

LEGENDA ČAR:


- katastr a koleje :
- hranice katastrálního území
 - směrová a výšková úprava koleje
 - hranice pozemků Správy Železnic

LEGENDA BAREV:

- barvy čar:
- katastrální mapa
 - zaměření stávajícího stavu
 - zaměření stávajících sítí
 - pozemní komunikace
 - železniční přejezdy
 - zpevněná plocha

typy použitých čar:

- vodovod pitná voda
- vodovod užitková voda
- vodovod obecně
- kanalizace dešťová
- kanalizace splašková
- kanalizace stoka
- plynovod NTL
- plynovod STL
- plynovod VTL
- ropovod
- Mikrovlnné (MW) spoje
- nadzemní vedení NN
- nadzemní vedení VN
- nadzemní vedení VVN
- podzemní vedení NN
- podzemní vedení VN
- podzemní vedení VVN
- sđelovací vedení
- zabezpečovací vedení

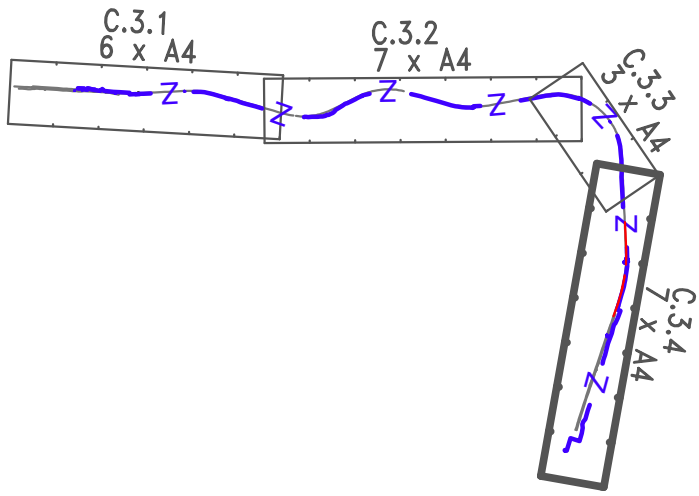

Jiná ověření:		Paré:	
Orientační schéma:		Razítko oprávněné osoby:	
Podpis:		Datum:	
Revize:	Datum:	Popis:	Kontroloval:
000	29.11.2024	Čistopis	Ing. Emil Špaček
Stavebník/Investor: Správa železnic, státní organizace			
Adresa: Dlážděná 1003/7, 110 00 Praha 1			
Zástupce investora: Stavební správa východ			
Adresa: Nerudova 773/1, 779 00 Olomouc			
Zhotovitel díla: SAGASTA s.r.o.			
Adresa: Novodvorská 1010/14, 142 00, Praha 4 - Lhotka			
Kontakt: T: +420 261 344 100			
Kontakt: E: info@sagasta.cz			
Zhotovitel části/objektu: SAGASTA s.r.o.			
Adresa: Novodvorská 1010/14, 142 00, Praha 4 - Lhotka			
Kontakt: T: +420 261 344 100			
Kontakt: E: info@sagasta.cz			
Hlavní projektant (HIP): Ing. Emil Špaček		Specialista:	
Název stavby/akce:	Prostá elektrizace vč. ETCS trati Rudoltice v Čechách - Lanškroun		Označení investora: S 622300370
Název části:	Doprovodné dokumentace - Příloha K		Zakázka: 124 007
Název objektu/díle části:	Výkresová část		Označení části: N.2.6
Název přílohy:	Komunikace a zpevněné plochy		Označení objektu/komplexu: K.8.2
Název díle části přílohy:	Přehledná situace		Číslo přílohy (typ/pořadí): 5 001
Odpovědný projektant: Ing. Emil Špaček	Zpracovatel přílohy: Ing. Zítka Ondřej	Měřítko: 1 : 1000	Stupeň dokumentace: ZP
Kraj: Pardubický	Katastrální území: viz textová část	Formáty: 2 x A4	Smluvní datum zpracování: 29.11.2024
TUDU: 192102 192181			
S-kgd: S 6 2 2 3 0 0 3 7 0 - Z P X X - N 2 6 X X - X 8 2 X X X X X - X X - S - 0 0 1 - 0 0 0			
DOKUMENTACI LZE UŽÍVAT POUZE VE SMYSLU PŘÍSLUŠNÉ SMLOUVY O DÍLO. VÝKRES, ČI JEHO ČÁST, MÁŽE BÝT KOPÍROVÁN NEBO JINÝM ZPŮSOBEM ROZŠÍŘOVÁN POUZE PO PŘEDCHOZÍM SOUHLASU SAGASTA, s.r.o.			