


LEGENDA NAVRŽENÝCH SÍTÍ SO 02.12


- Dělená chránička
- Silové podzemní kabely NN
- Sdělovací a zabezpečovací podzemní kabely

Celková situace:

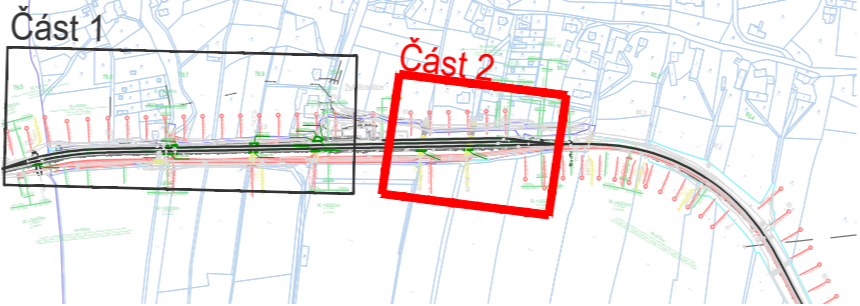

LEGENDA SITUACE:

- Zabezpečovací zařízení
- Sdělovací zařízení
- Silnoproudá zařízení, DŘT
- Ostatní technologická zařízení
- Žel. svršek a spodek, nástupiště, žel. přejezdy
- Poz. komunikace, zpev. plochy
- Mosty, propustky
- Zdi, Tunely
- Kanalizace
- Vodovody
- Plynovody
- Kabelovody, kolektory
- Protlukové objekty
- Pozemní objekty (budovy)
- Zastřešení nástupišť, přístřešky
- Orientační systém, drobná architektura, oplocení
- Trakční vedení
- ZOV (přístupové cesty, plochy ZS)
- Demolice, demontáže
- Hranice pozemku Českých drah, a.s.
- Hranice pozemku Správy železnic, s.o.
- Hranice pozemků katastrální mapy
- Hranice katastrálního území
- Stávající stav
- Stávající inženýrské sítě

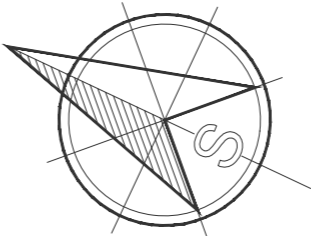

POZNÁMKY:

Souřadnicový systém S-JTSK
Výškový systém B.p.v.
Všechna staničení bez uvedení čísla koleje psaná standardním písmem (bez sklonu) jsou vztažena k koleji č. 1

Blažek profi group, s. r. o Přibice 392, 691 24 Brno-venkov tel.: 733 534 194, IČO: 19322844 PROJEKCE ELEKTRO A SILNOPROUDÝCH ZAŘÍZENÍ				
			ČÍSLO SOUPRAVY:	
REVIZE Č.	DATUM	ZMĚNA		
		EXPROJEKT s.r.o. tel. : +420 533 312 000 Heršpická 758/13 E-mail: info@exprojekt.cz 619 00 Brno ID: dh84e85		
OBJEDNATEL:		Správa železnic, státní organizace Oblastní ředitelství Ostrava, Muglinovská 1038/5, 702 00 Ostrava		
HLAVNÍ INŽENÝR PROJEKTU Ing. Dominik Mojižšek		ODPOVĚDNÝ PROJ. PS, SO Ing. Tomáš Blažek	VYPRACOVAL Ing. Tomáš Blažek	
KRAJ: Moravskoslezský		POVĚŘENÝ OÚ: Křnov / k.ú. Brantice	STUPEŇ: DPS+PDPS	
Prostá rekonstrukce trati v úseku Milotice nad Opavou – Brantice II. etapa – PD mostních objektů žst. Brantice SO 02.12 Přeložky a ochrany kabelizace SŽ SEE			ZAK. ČÍSLO 2024-187	
			MĚŘÍTKO 1:500	POČET FORMÁTŮ 3x A4
			DATUM: 04/2025	
Situace - část 2			ČÁST DOKUM. D - 194	PŘÍLOHA 02.2