


SITUACE  
M 1:500  
SO 28-31-01 TNS Břeclav, kanalizace dešťová

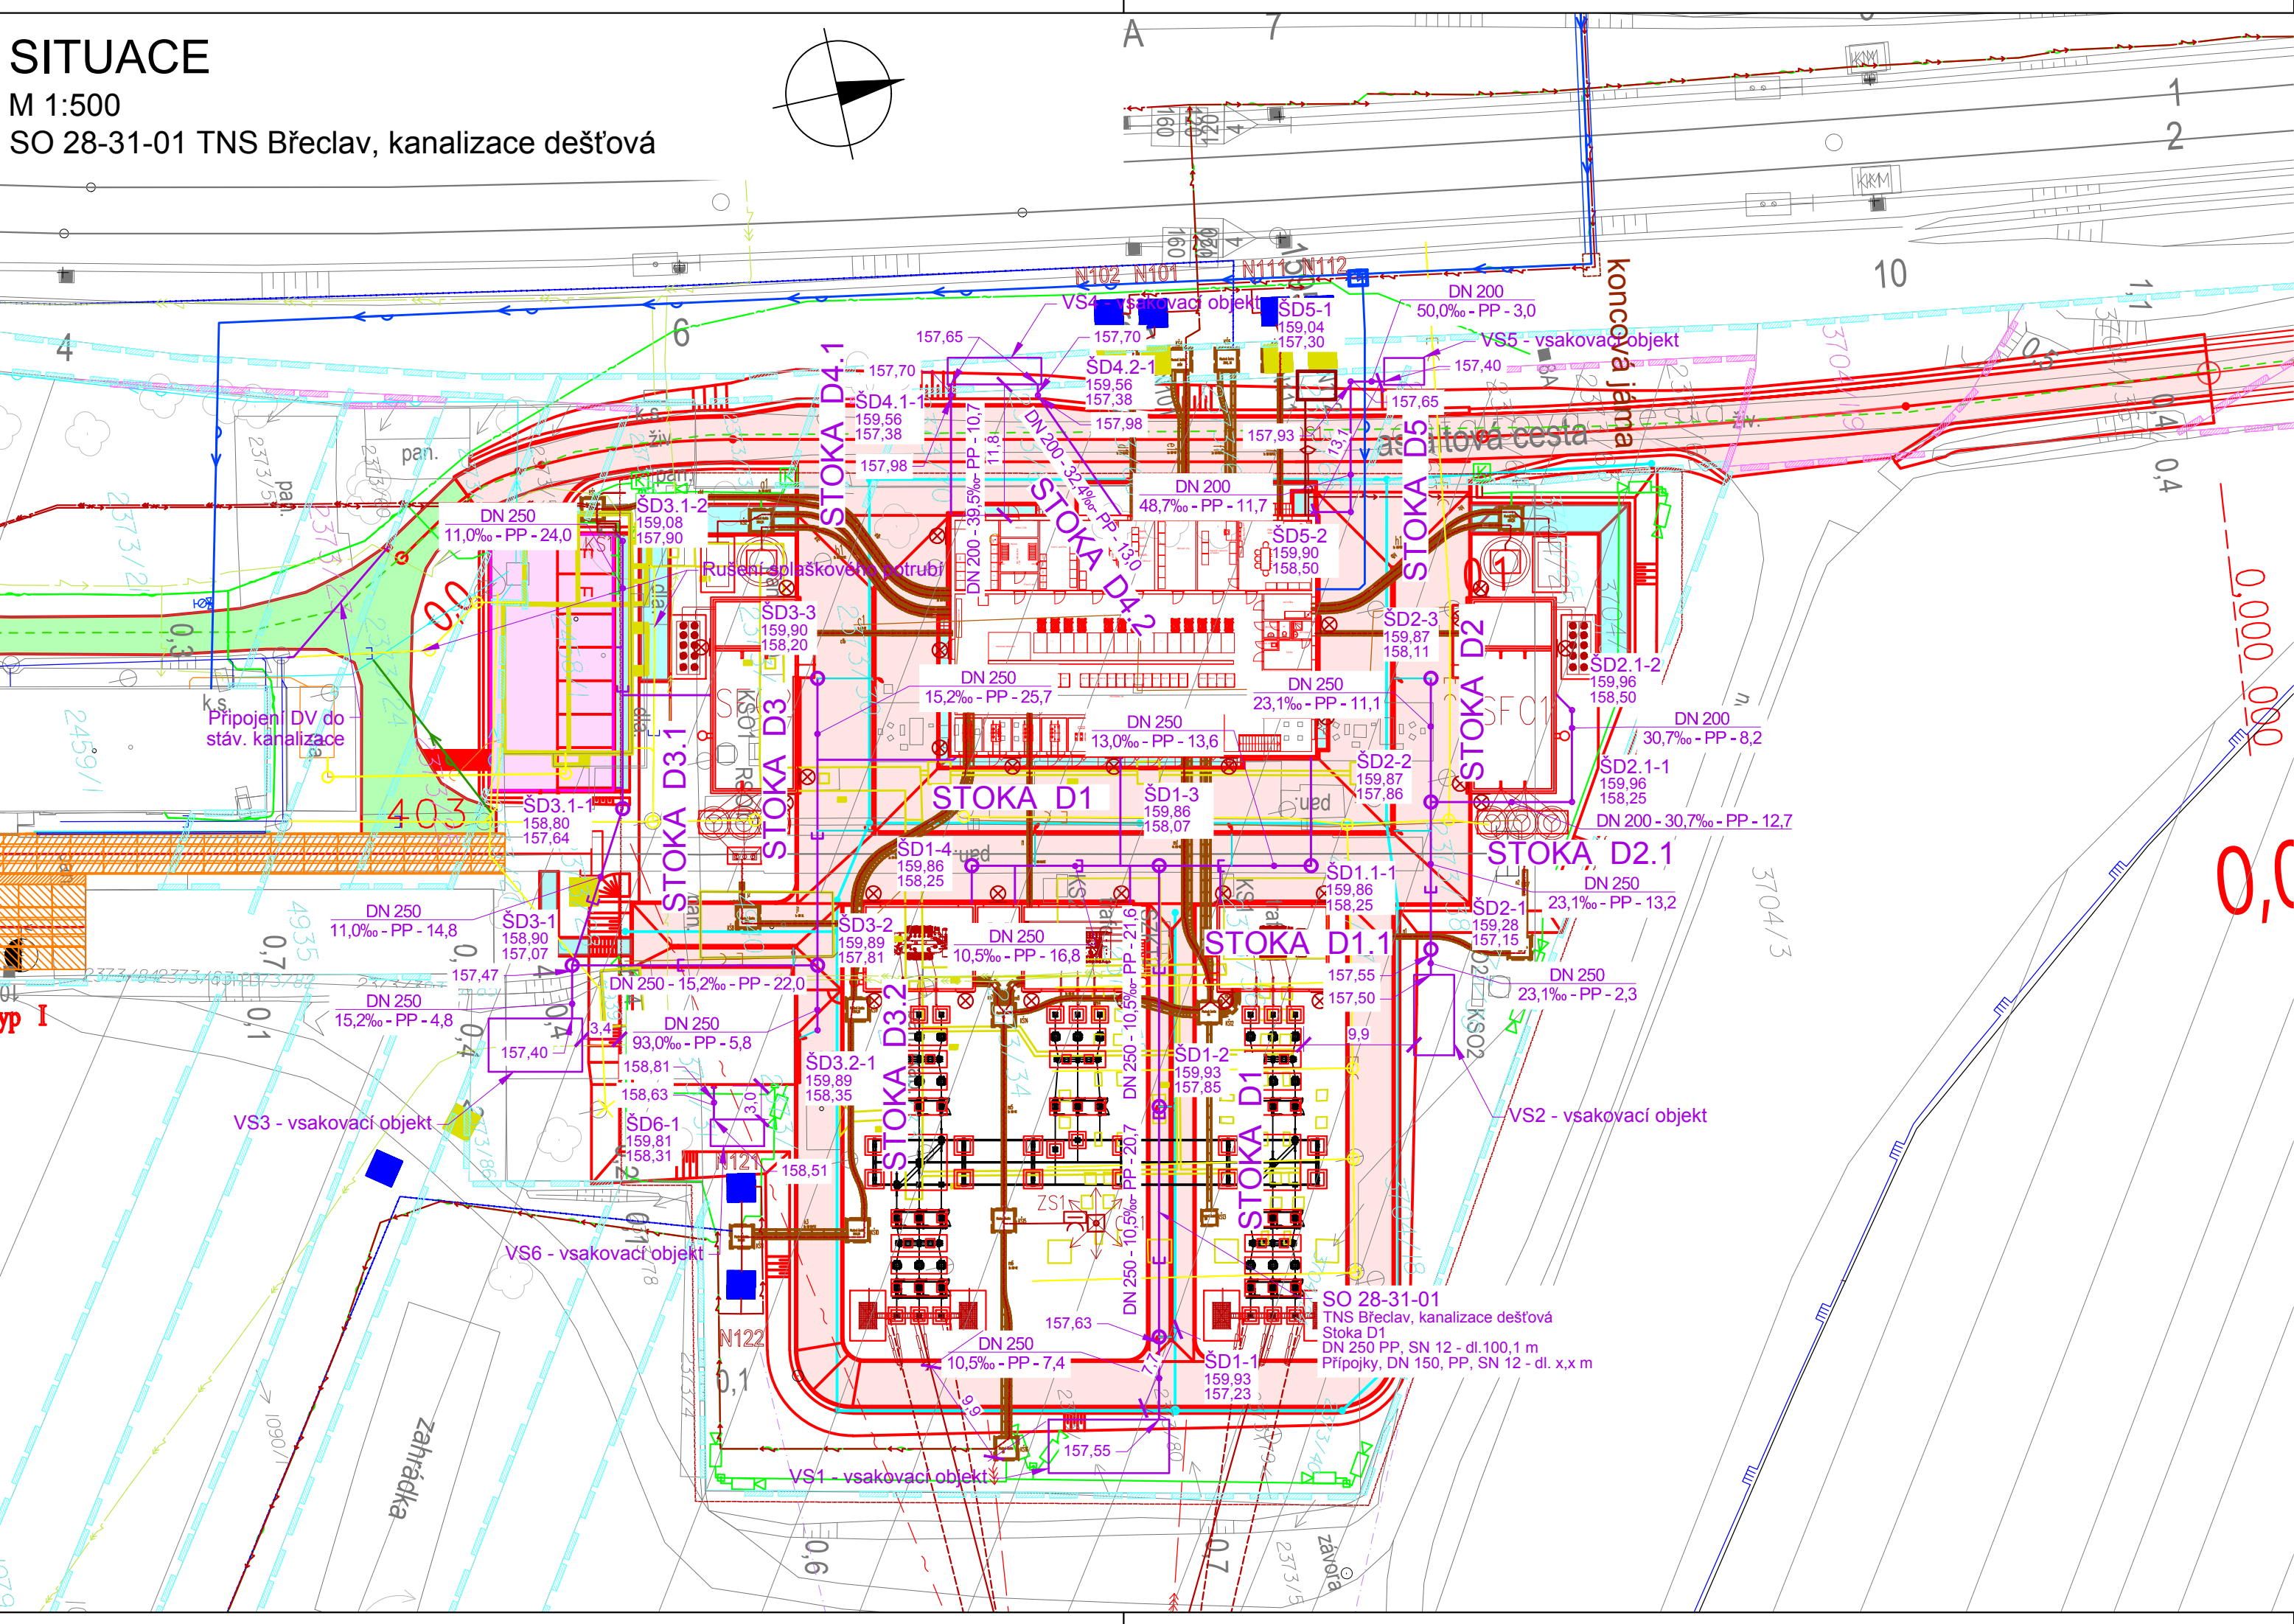

LEGENDA STÁVAJÍCÍCH INŽENÝRSKÝCH SÍTÍ

- Vodovod
- Kanalizace jednotná
- Kanalizace dešťová
- Kanalizace splašková
- EGD VVN nadzemní vedení
- EGD sdělovací nadzemní vedení
- CETIN sdělovací kabely
- EGD NN nadzemní vedení
- SŽ vodovod
- SŽ kanalizace dešťová, trativody
- SŽ kanalizace splašková
- SŽ kanalizace výtak
- ČD Telematika, SŽ - sdělovací kabely
- SŽ NN kabely
- SŽ SEE VN kabely

LEGENDA NAVRŽENÝCH INŽENÝRSKÝCH SÍTÍ

- vodovod
- vodovod provizorní
- kanalizace dešťová
- kanalizace spašková
- trativody
- sdělovací kabely
- NN kabely
- nadzemní vedení VN
- kabelovod
- rušení

Ostatní

- oplocení
- asfaltobetonový kryt
- výměna asfaltobetonového krytu OTV
- vegetační dlažba
- zámková dlažba
- zámková dlažba

Jiná ověření:		Paré:	
Orientační schéma:		Razítko oprávněné osoby:	
Revize:		Datum:	
000		30.09.2024	
Popis:		Kontroloval:	
Definitivní odevzdání dokumentace		Ing. Daniela Šimkovičová	
Stavebník/Investor:		Správa železnic, státní organizace	
Adresa:		Dlážděná 1003/7, 110 00 Praha 1	
Zástupce investora:		Stavební správa východ	
Adresa:		Nerudova 773/1, 779 00 Olomouc	
Zhotovitel díla:		SUDOP BRNO, spol. s r.o.	
Adresa:		Kounicova 26, 602 00 Brno	
Kontakt:		T: +420 972 625 804	
		E: sudop@sudop-brno.cz	
Zhotovitel části/objektu:		SUDOP BRNO, spol. s r.o.	
Adresa:		Kounicova 26, 602 00 Brno	
Kontakt:		T: +420 972 625 804	
		E: sudop@sudop-brno.cz	
Hlavní projektant (HIP):		Ing. Jiří Pelc	
		Specialista: Ing. Daniela Šimkovičová	
Název stavby/akce:		Zvýšení trakčního výkonu TNS Břeclav	
		Označení investora: S622000531	
Název části:		Potrubní vedení kanalizace, plynovod, vodovod	
		Zakázka: 23074-01	
Název objektu/díle části:		TNS Břeclav, kanalizace dešťová	
		Označení části: D.2.1.6	
		Označení objektu/komplexu: SO 28-31-01	
Název přílohy:		Situace	
		Číslo přílohy (typ/pořadí): 2. 101	
Název díle části přílohy:		Situace, kanalizace dešťová	
		Stupeň dokumentace: DUSL	
Odpovědný projektant:		Zpracovatel přílohy: Ing. Filip Haška	
		Měřítko: 1:500	
Kraj:		Katastrální území: viz. příloha A.	
		Formáty: 4 x A4	
		TUDU: viz. příloha A.	
		Smluvní datum zpracování: 30.09.2024	
Označení investora:		Stupeň dokumentace: Část:	
S 6 2 2 0 0 0 5 3 1		D U S L - D 2 1 0 6	
		Objekt: S 0 2 8 3 1 0 1	
		Podobjekt: X	
		Příloha: 2 - 1 0 1 - 0 0 0	
		Revize:	