


SITUACE KN
M 1:500
SO 28-31-01 TNS Břeclav, kanalizace dešťová

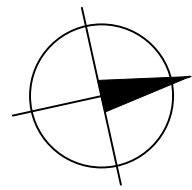





LEGENDA

- KATASTRÁLNÍ MAPA
- VNITŘNÍ KRESBA
- HRANICE DRÁHY - POZEMEK SŽ
- HRANICE DRÁHY - POZEMEK ČD
- HRANICE KATASTRŮ

LEGENDA NAVRŽENÝCH INŽENÝRSKÝCH SÍTÍ

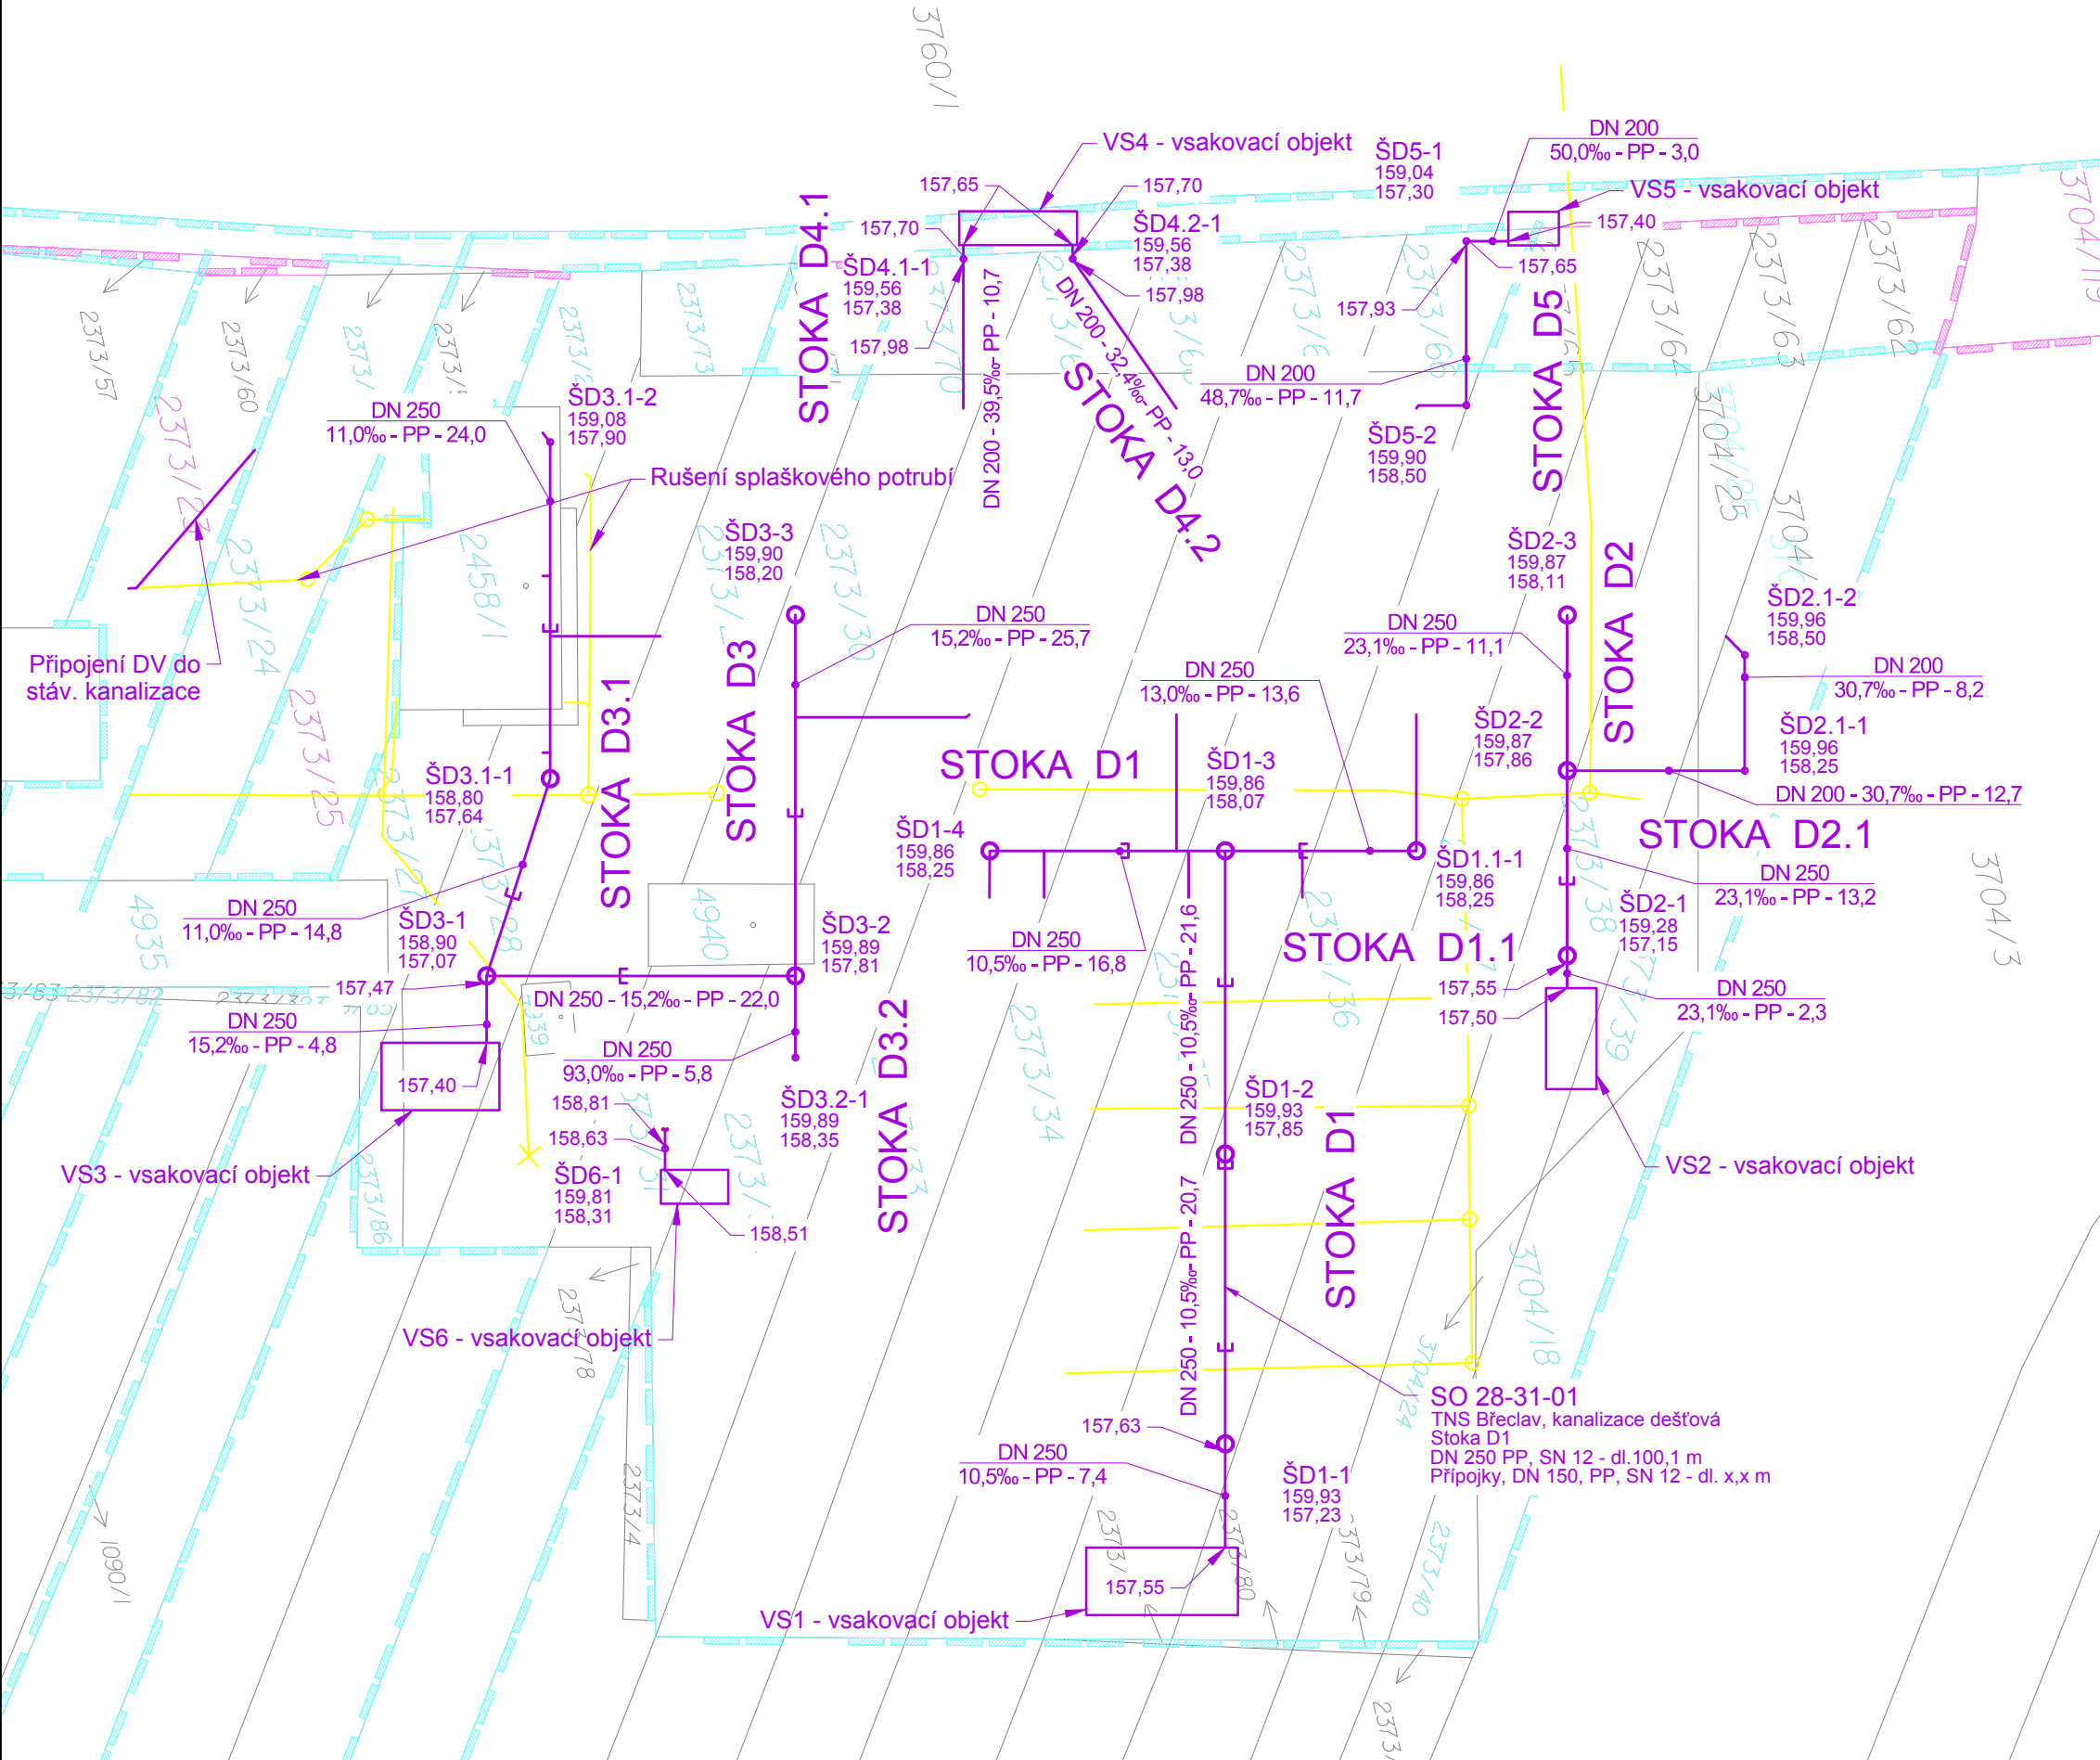- kanalizace dešťová
- rušení potrubí



Jiná ověření:			Paré:		
Orientační schéma:			Razítko oprávněné osoby:		
			Podpis: Datum:		
Revize:	Datum:	Popis:		Kontroloval:	
000	30.09.2024	Definitivní odevzdání dokumentace		Ing. Daniela Šimkovičová	
Stavebník/Investor:		Správa železnic, státní organizace		 SPRÁVA ŽELEZNIC	
Adresa:		Dlážděná 1003/7, 110 00 Praha 1			
Zástupce investora:		Stavební správa východ			
Adresa:		Nerudova 773/1, 779 00 Olomouc			
Zhotovitel díla:		SUDOP BRNO, spol. s r.o.		 SUDOP BRNO	
Adresa:		Kounicova 26, 602 00 Brno			
Kontakt:		T: +420 972 625 804 E: sudop@sudop-brno.cz			
Zhotovitel části/objektu:		SUDOP BRNO, spol. s r.o.		 SUDOP BRNO	
Adresa:		Kounicova 26, 602 00 Brno			
Kontakt:		T: +420 972 625 804 E: sudop@sudop-brno.cz			
Hlavní projektant (HIP):		Ing. Jiří Pelc		Specialista: Ing. Daniela Šimkovičová	
Název stavby/akce:		Zvýšení trakčního výkonu TNS Břeclav		Označení investora: S622000531	
				Zakázka: 23074-01	
Název části:		Potrubní vedení kanalizace, plynovod, vodovod		Označení části: D.2.1.6	
Název objektu/díleč části:		TNS Břeclav, kanalizace dešťová		Označení objektu/komplexu: SO 28-31-01	
Název přílohy:		Situace		Číslo přílohy (typ/pořadí): 2. 102	
Název díleč části přílohy:		Situace, kanalizace dešťová - KN		Stupeň dokumentace: DUSL	
Odpovědný projektant: Ing. Filip Haška		Zpracovatel přílohy: Ing. Filip Haška		Měřítko: 1:500 Formáty: 3 x A4	
Kraj: Jihomoravský		Katastrální území: viz. příloha A.		TUDU: viz. příloha A.	
Označení investora: S 6 2 2 0 0 0 5 3 1		Stupeň dokumentace: Část: D U S L		Podobjekt: D 2 1 0 6	
				Objekt: S 0 2 8 3 1 0 1	
				Příloha: X X	
				Revize: 2	
				1 0 2	
				0 0 0	