


1172600

*Pan*

26.9

327  
6-4

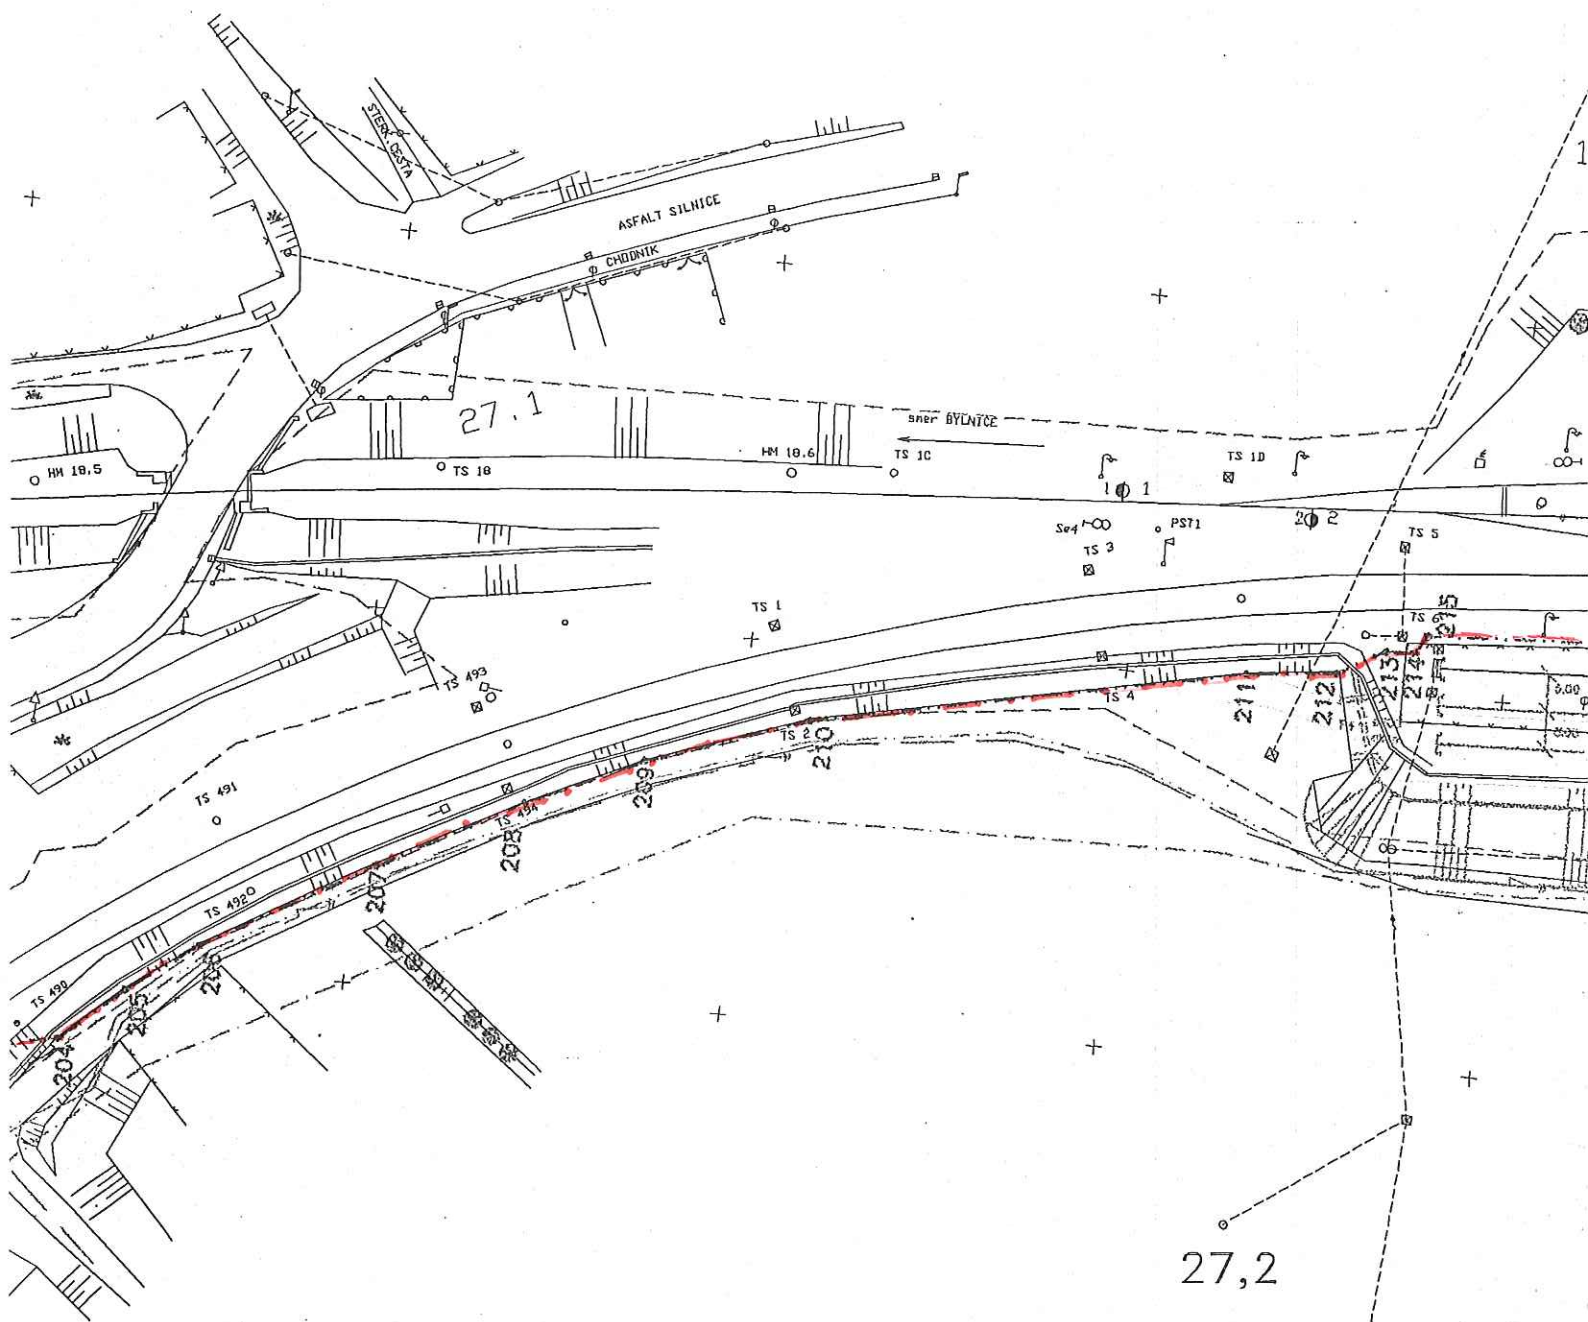


**PAVEL VAŇHA**  
zemní práce  
Politických vězňů 15  
779 00 OLOMOUČ

IČO 63312581 DIČ 379-7509235789

*Pavel*



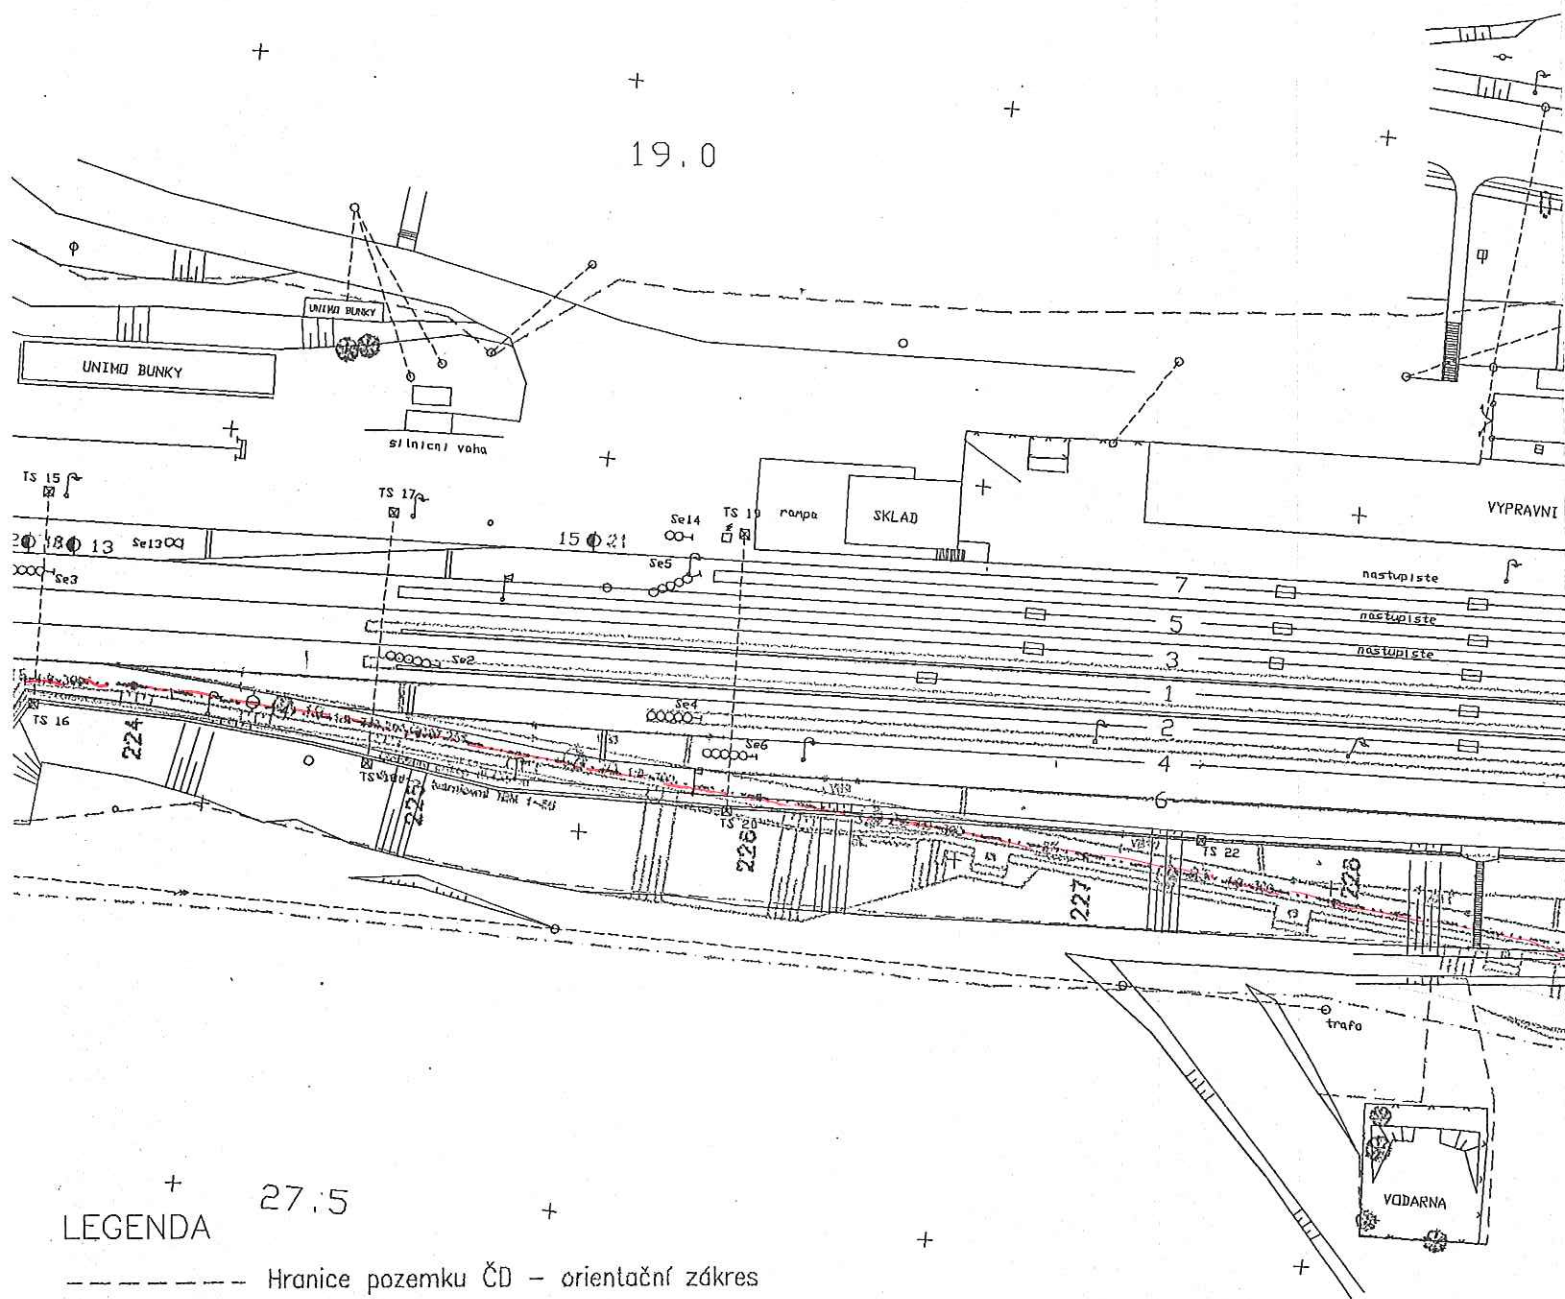

# LEGENDA


----- Hranice pozemku ČD - orientační zakres


Stávající inženýrské sítě -- informativní zakres  
(před započatím zemních prací nutno vytyčit polohu v terénu)

- dálkový kabel ČD
- kabel zab.zař. ČD
- vodovod
- kabel VN
- kabel NN
- kabel Telecomu

Nové zařízení

21 Kably a zařízení zabezpečovací, lomový bod kabelové trasy s pořadovým číslem

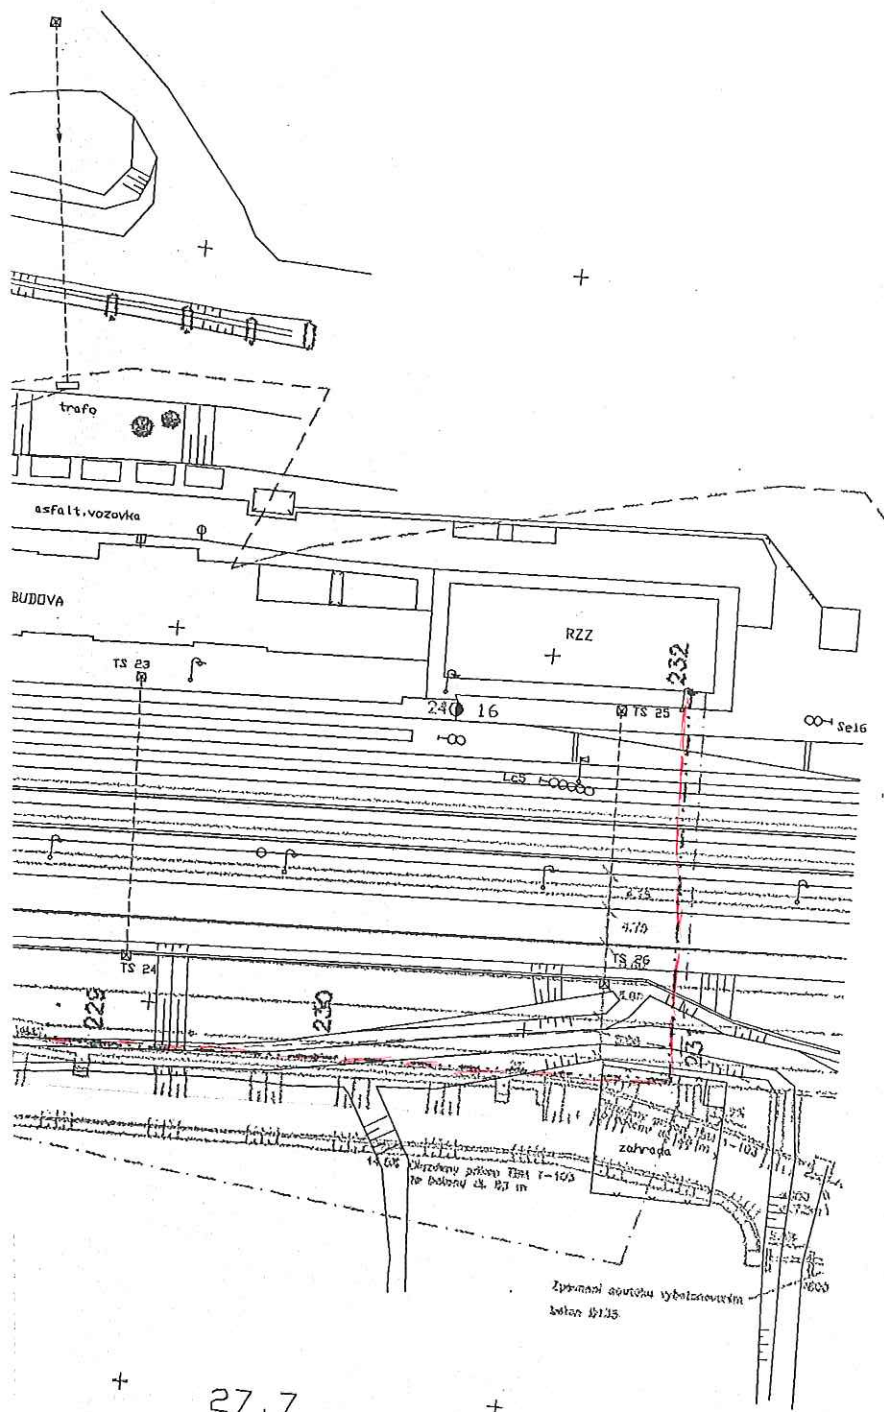

|   |                                 |                          |   |
|---|---------------------------------|--------------------------|---|
| ODPOV. PROJEKTANT PS  | Ing. KRUPICKA                   | <i>Ing. Krupicka</i>     |  |
| NAVRHL  | Ing. KRUPICKA                   | <i>Ing. Krupicka</i>     |   |
| KONTROLOVAL   | Ing. JANÁKOVÁ                   | <i>Ing. Janakova</i>     |   |
| INVESTOR  | ČD, DDC Stavební správa Olomouc | Projekt pro stav. povol. |   |
| ČD, DDC UAB HORNÍ LIDEČ – STÁT. HRANICE SR<br>PS 211 AUTOBLOK |                                 |                          | SUDOP Brno s.r.o.<br>ÚNOR 1996<br>3 0 6 0 0 1 0 1 9 6                                 |
| POLOHOVISNÝ VÝKRES  |                                 |                          | MĚŘÍTKO 1:1000<br>ČÁST. DOK. VÝKRES D 1.1<br>1f                                       |