






 
 
 
 
OSAZENÍ TRASOVACÍCH TRUBEK

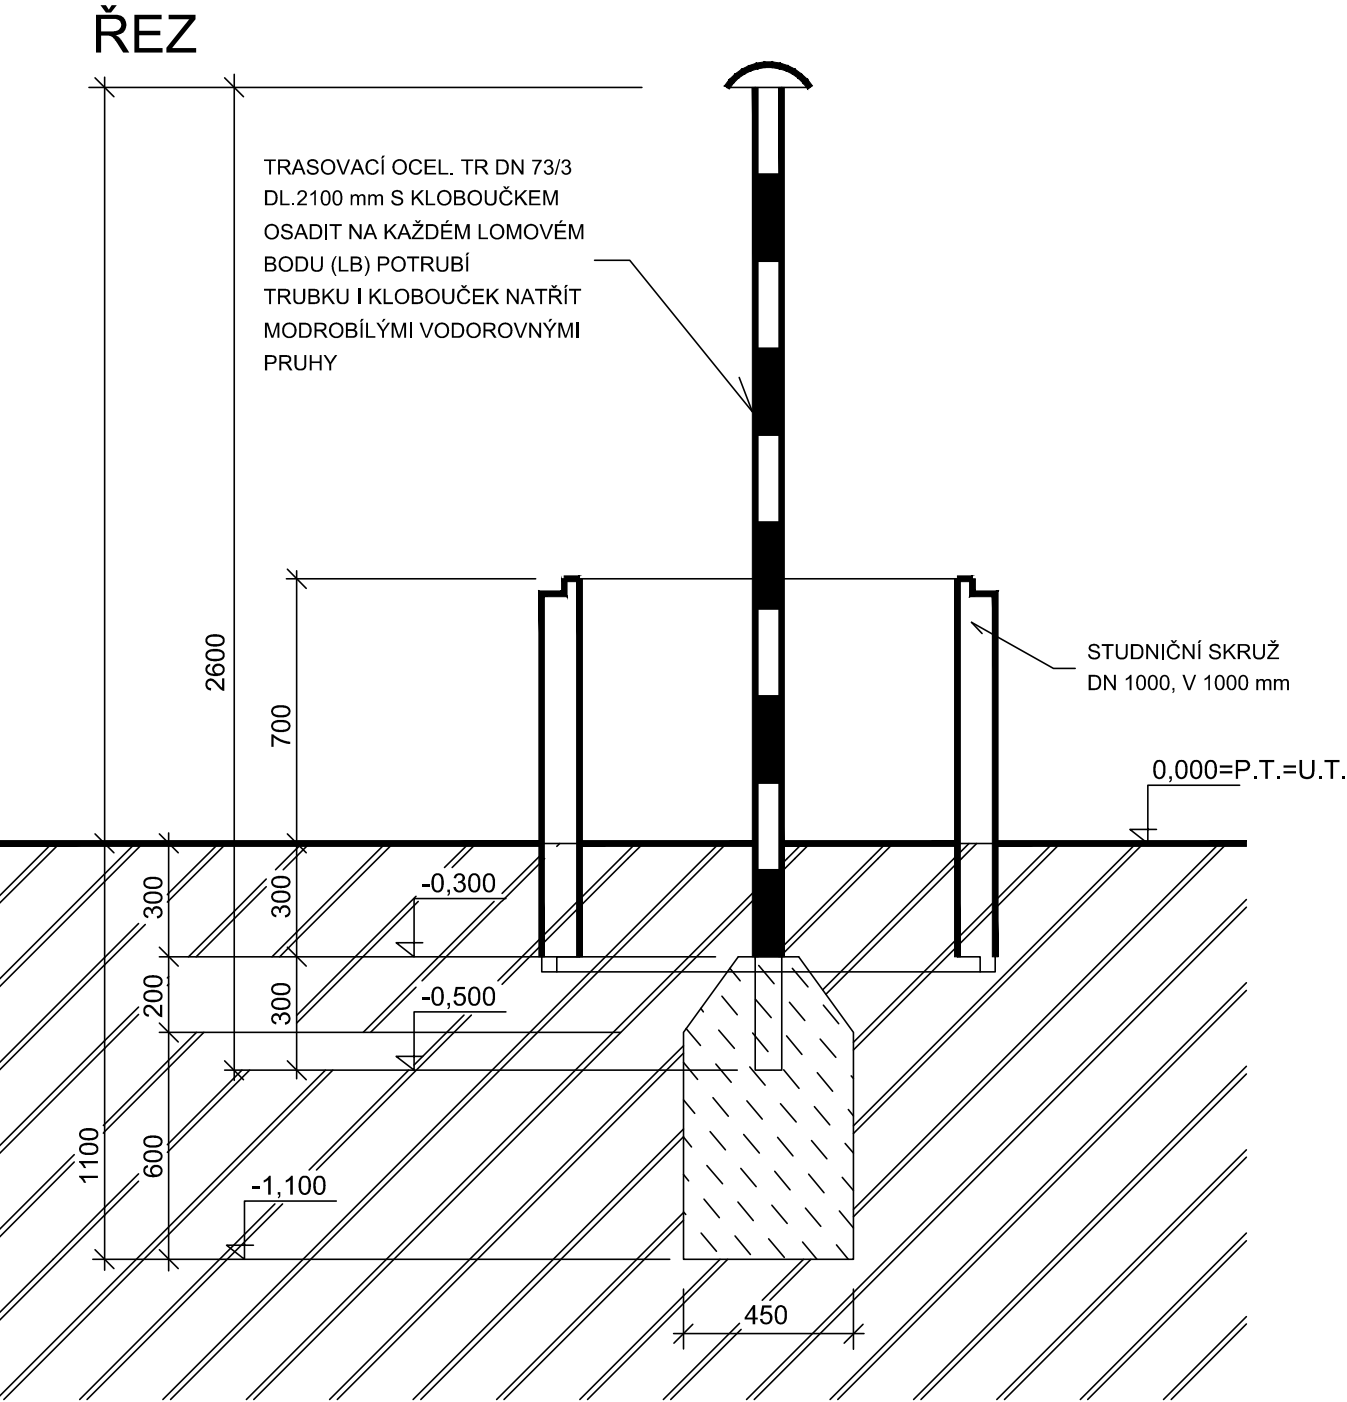

PŮDORYS

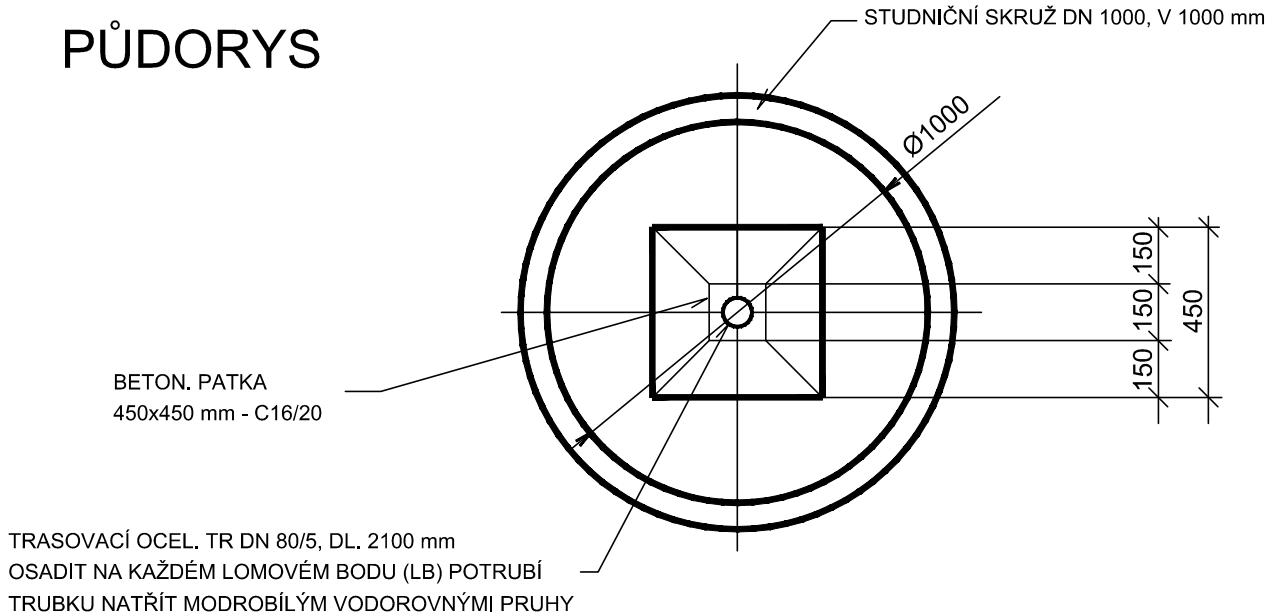

AKTUALIZACE 8/2018

Změna:	Název změny:	Datum:	Provedl:	Podpis:	
Investor, objednatel:		Inženýrská činnost:			
 Správa železniční dopravní cesty, státní organizace Dlážděná 1003/7 110 00 Praha 1		kontaktní adresa: Správa železniční dopravní cesty, s.o. Stavební správa západ Sokolovská 1955/278, 190 00 Praha 9		METROPROJEKT Praha a.s. nám. I. P. Pavlova 2/1786 120 00 Praha 2 ing. Aleš Smrček, tel: +420 296 154 348	
METROPROJEKT Praha a.s. nám. I. P. Pavlova 2/1786 120 00 Praha 2 generální ředitel: Ing. David Krása tel.: +420 296 154 105 www.metroprojekt.cz info@metroprojekt.cz				Souprava číslo:	
HIP: Ing. Petr Zobal tel.: +420 296 154 247 Stupeň: DSP (PROJEKT)		Podpis:  Název a účel díla: Modernizace trati Veselí n.L. – Tábor - II.část, úsek Veselí n.L. - Doubí u Tábora, 2. etapa Soběslav - Doubí			
Zpracovatelský útvar: stř. S80 tel.: +420 296 154 400 Vedoucí útvaru: Ing. Jakub Huml Odpovědný projektant: Ing. Lenka Janoutová		Podpis:  Podpis:  Název části díla: STAVEBNÍ ČÁST INŽENÝRSKÉ OBJEKTY POTRUBNÍ VEDENÍ ÚPRAVY VODOVODŮ SO 52-71-04.1 Soběslav-Doubí, provizorní přeložka vody DN 400 ET v km 69,3		E E.1 E.1.6 E.1.6.37	
Vypracoval: Ing. Lenka Janoutová Kontroloval: Jakub Rybář Skart. znak: V20/2039 Počet formátů: 2xA4		Podpis:  Podpis:  Datum: 8/2018 Měřítko: 1:20		Název přílohy: OSAZENÍ TRASÍROVACÍCH TRUBEK Složka: - Číslo příl.: 005	
IČD:		12		5600 05 01 06 37	