



PODÉLNÝ PROFIL, M1:100/500
PŘÍPOJKA VODOVODU

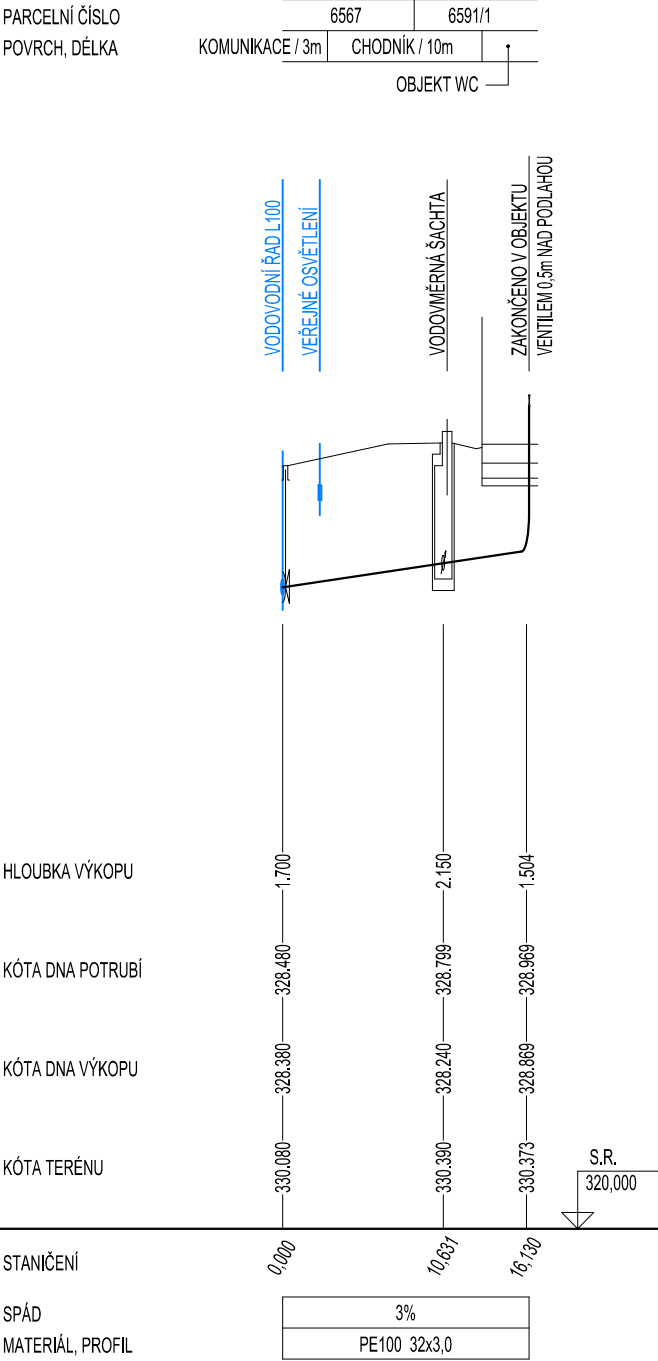

VZOROVÝ PŘÍČNÝ PROFIL ULOŽENÍ VODOVODNÍHO POTRUBÍ
M 1:20

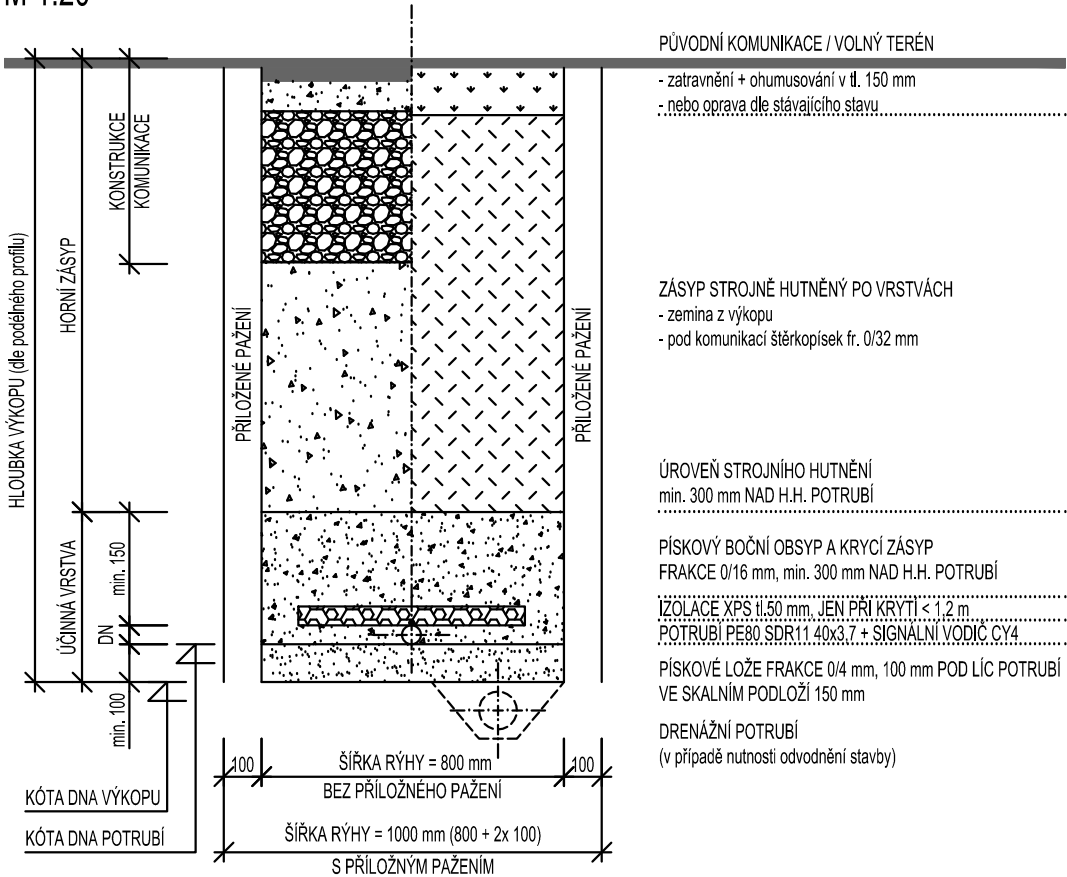

TRAŤ Č. 205 00 Plzeň hl. n. - Klatovy; 95,865 km; Plzeň zastávka, zastávka
VÝŠKOVÝ SYSTÉM: Bpv - ±0,000 = 330,373
POLOHOVÝ SYSTÉM: S-JTSK

STAVEBNÍK :	Správa železniční dopravní cesty, s. o. IČO: 70994234, Dílčeděná 1003/7, Nové Město, 110 00 Praha 1	GENERÁLNÍ PROJEKTANT :	A3 PROJEKT
PROJEKTANT ČÁSTI/PROFESE :	A 3 PROJEKT, s.r.o. J. V. Sládka 699 391 81 Veselí nad Lužnicí IČO: 26046920 tel.: +420 381 582 202 e-mail: a3projekt@a3projekt.cz		A 3 PROJEKT, s.r.o. J. V. Sládka 699 391 81 Veselí nad Lužnicí IČO: 26046920 tel.: +420 381 582 202 e-mail: a3projekt@a3projekt.cz
PROJEKT :	„TOA POINT NRZO“ - SO 03 - Plzeň - zastávka		
STUPEŇ :	PROJEKT (P)	ČÁST/PROFESE :	POTRUBNÍ VEDENÍ
OBSAH/VÝKRES :			

SO 03.4 - VODOVOD - PROFILY

KÓD/ČÍSLO VÝKRESU/PŘÍLOHY :

E.1.6.b.4.

VYPRACOVAL :	DATUM AKTUALIZACE : 26.07.2017	MĚŘÍTKO : 1:100/500; 1:20	ZODPOVĚDNÝ PROJEKTANT : ING. JAROSLAV HEJL
Jakub Rohlík	ZAKÁZKA: 31/2016	VÝTISK :	
SOUBOR : SO 03_Plzeň - zastávka_situace E.1.6.dwg			