



PODÉLNÝ PROFIL, M1:100/200

PŘÍPOJKA SPLAŠKOVÉ KANALIZACE

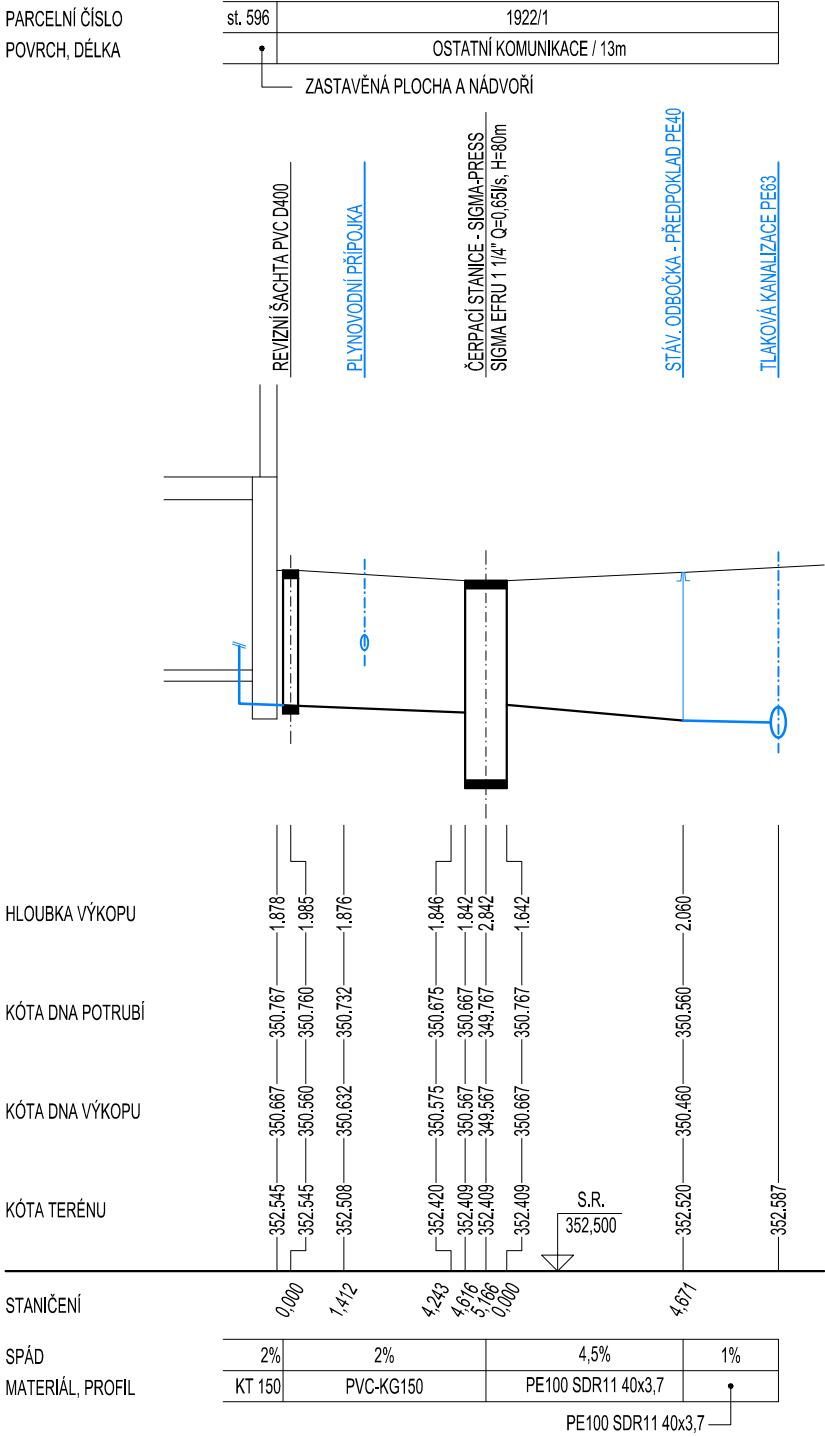


VZOROVÝ PŘÍČNÝ PROFIL ULOŽENÍ KANALIZAČNÍHO POTRUBÍ

M 1:20

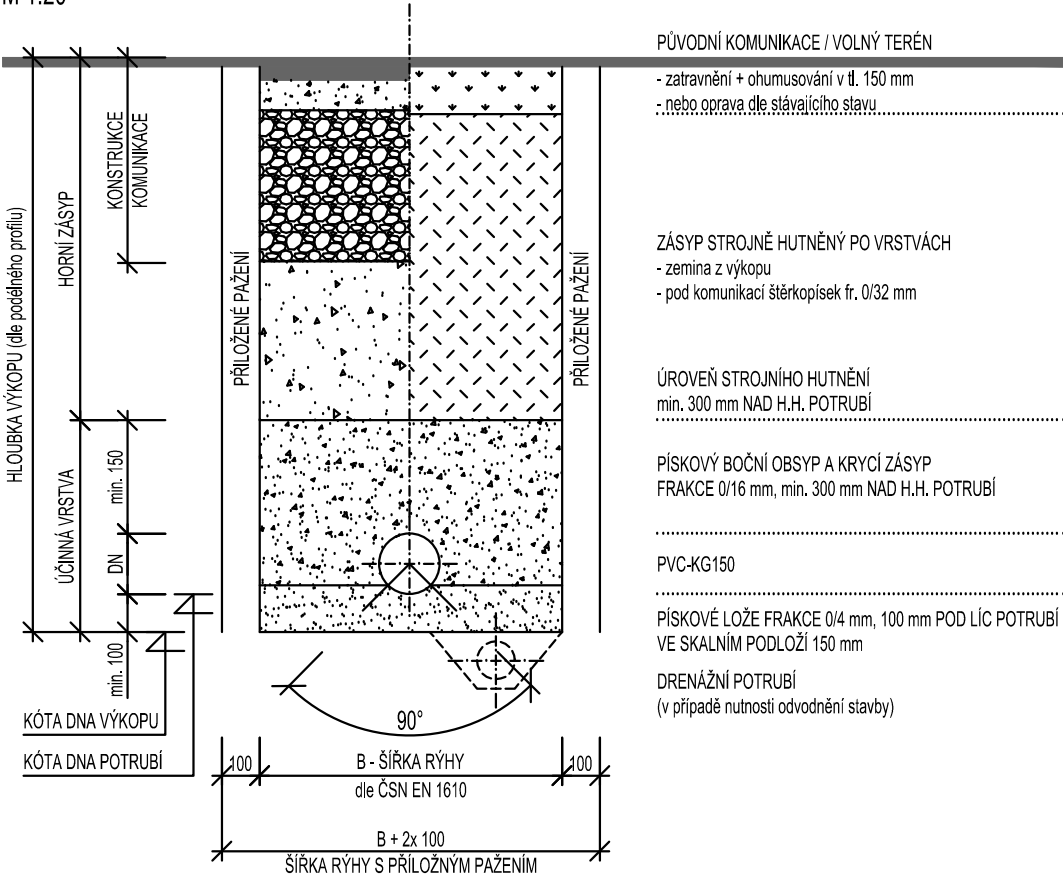

VZOROVÝ PŘÍČNÝ PROFIL ULOŽENÍ POTRUBÍ TLAKOVÉ KANALIZACE

M 1:20

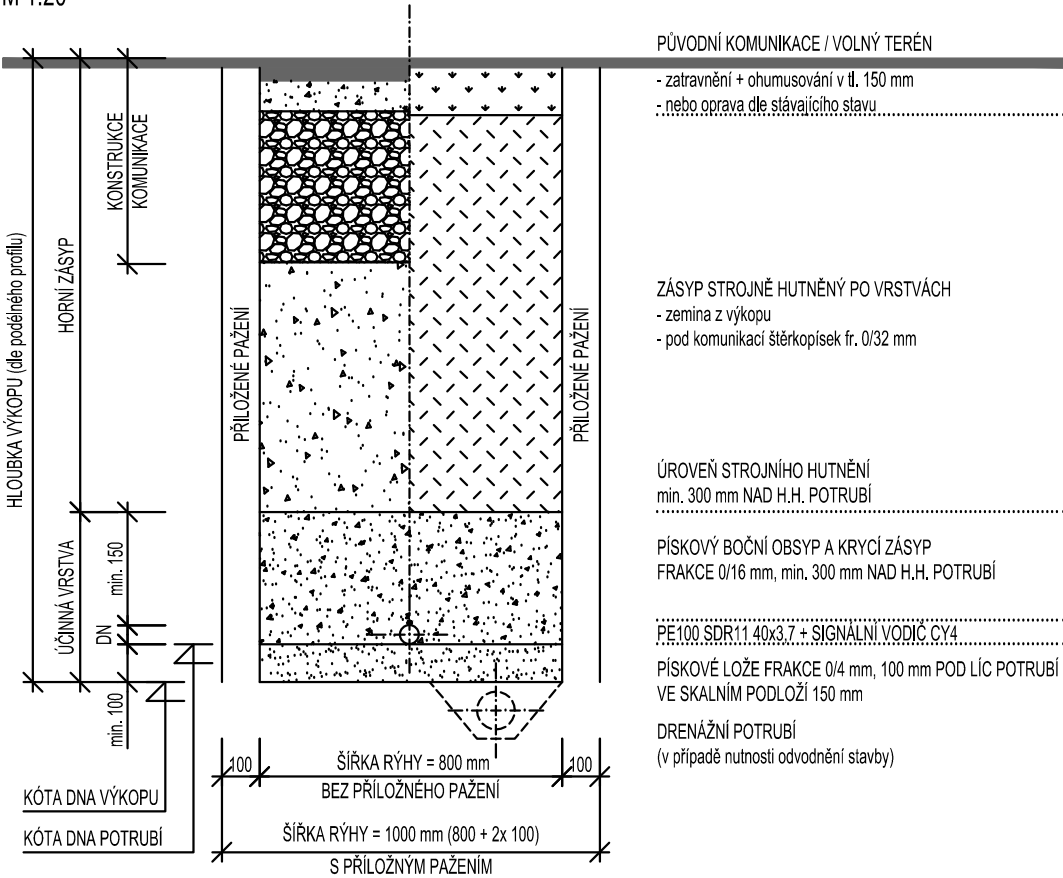

STAVEBNÍK : IČO: 70994234, Dílžděná 1003/7, Nové Město, 110 00 Praha 1	<b>Správa železniční dopravní cesty, s. o.</b> <b>57DC</b> <small>Správa železniční dopravní cesty</small>	GENERÁLNÍ PROJEKTANT : <b>A 3 PROJEKT</b>
PROJEKTANT ČÁSTI/PROFESE :	<b>A 3 PROJEKT, s.r.o.</b> J. V. Sládka 699 391 81 Veselí nad Lužnicí IČO: 26046920 tel.: +420 381 582 202 e-mail: a3projekt@a3projekt.cz	<b>A 3 PROJEKT, s.r.o.</b> J. V. Sládka 699 391 81 Veselí nad Lužnicí IČO: 26046920 tel.: +420 381 582 202 e-mail: a3projekt@a3projekt.cz
PROJEKT :	<b>„TOA POINT NRZO“ - SO 04 - Mirošovice u Prahy</b>	
STUPEŇ :	<b>PROJEKT (P)</b>	ČÁST/PROFESE : <b>POTRUBNÍ VEDEBÍ</b>
OBSAH/VÝKRES :		

SO 04.4 - PODÉLNÝ PROFIL, PŘÍČNÝ PROFIL

KÓD/ČÍSLO VÝKRESU/PŘÍLOHY :			
E.1.6.b.3.			
VYPRACOVAL :	DATUM AKTUALIZACE : 26.07.2017	MĚŘÍTKO : 1:100/200; 1:20	ZODPOVĚDNÝ PROJEKTANT : ING. JAROSLAV HEJL
Jakub Rohlík	ZAKÁZKA: 31/2016	VÝTISK :	
SOUBOR : SO 04_Mirošovice u Prahy_situace E.1.6.dwg			