



ŘEZ KABELOVOU ŠACHTOU SPOJKOVIŠTĚ
měřítko 1:30
kótováno v mm

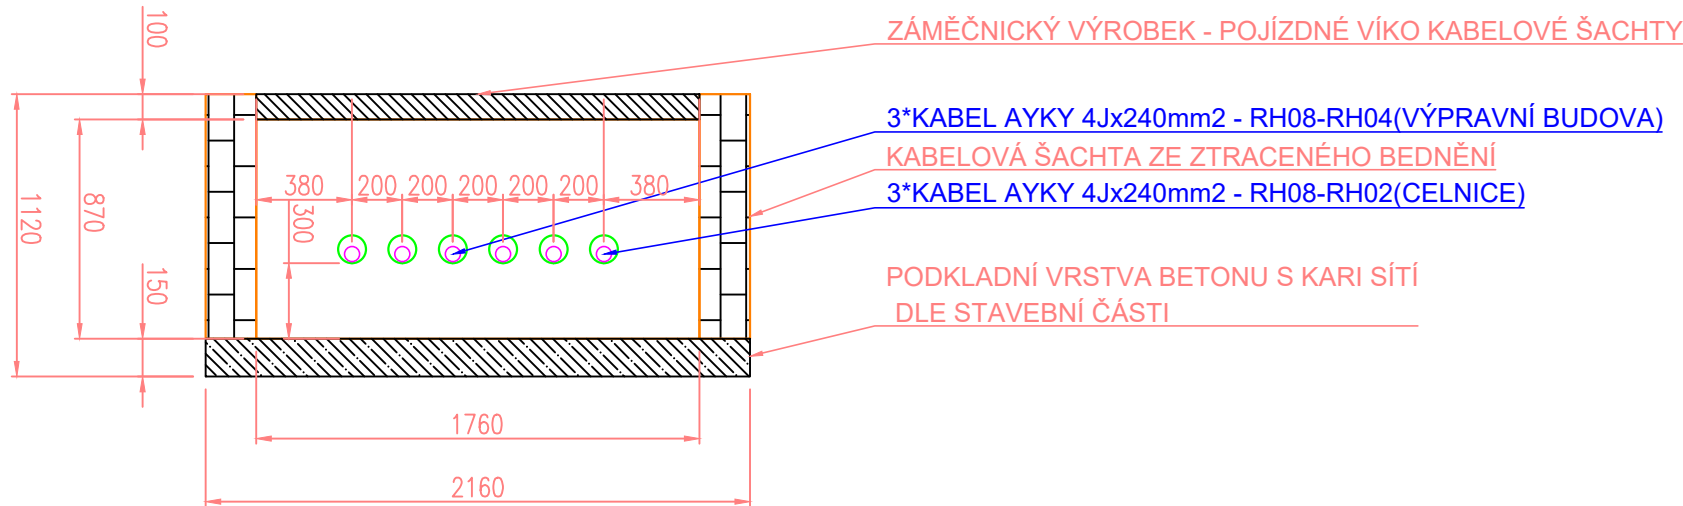

PŮDORYS KABELOVÉ ŠACHTY SPOJKOVIŠTĚ
měřítko 1:30
kótováno v mm

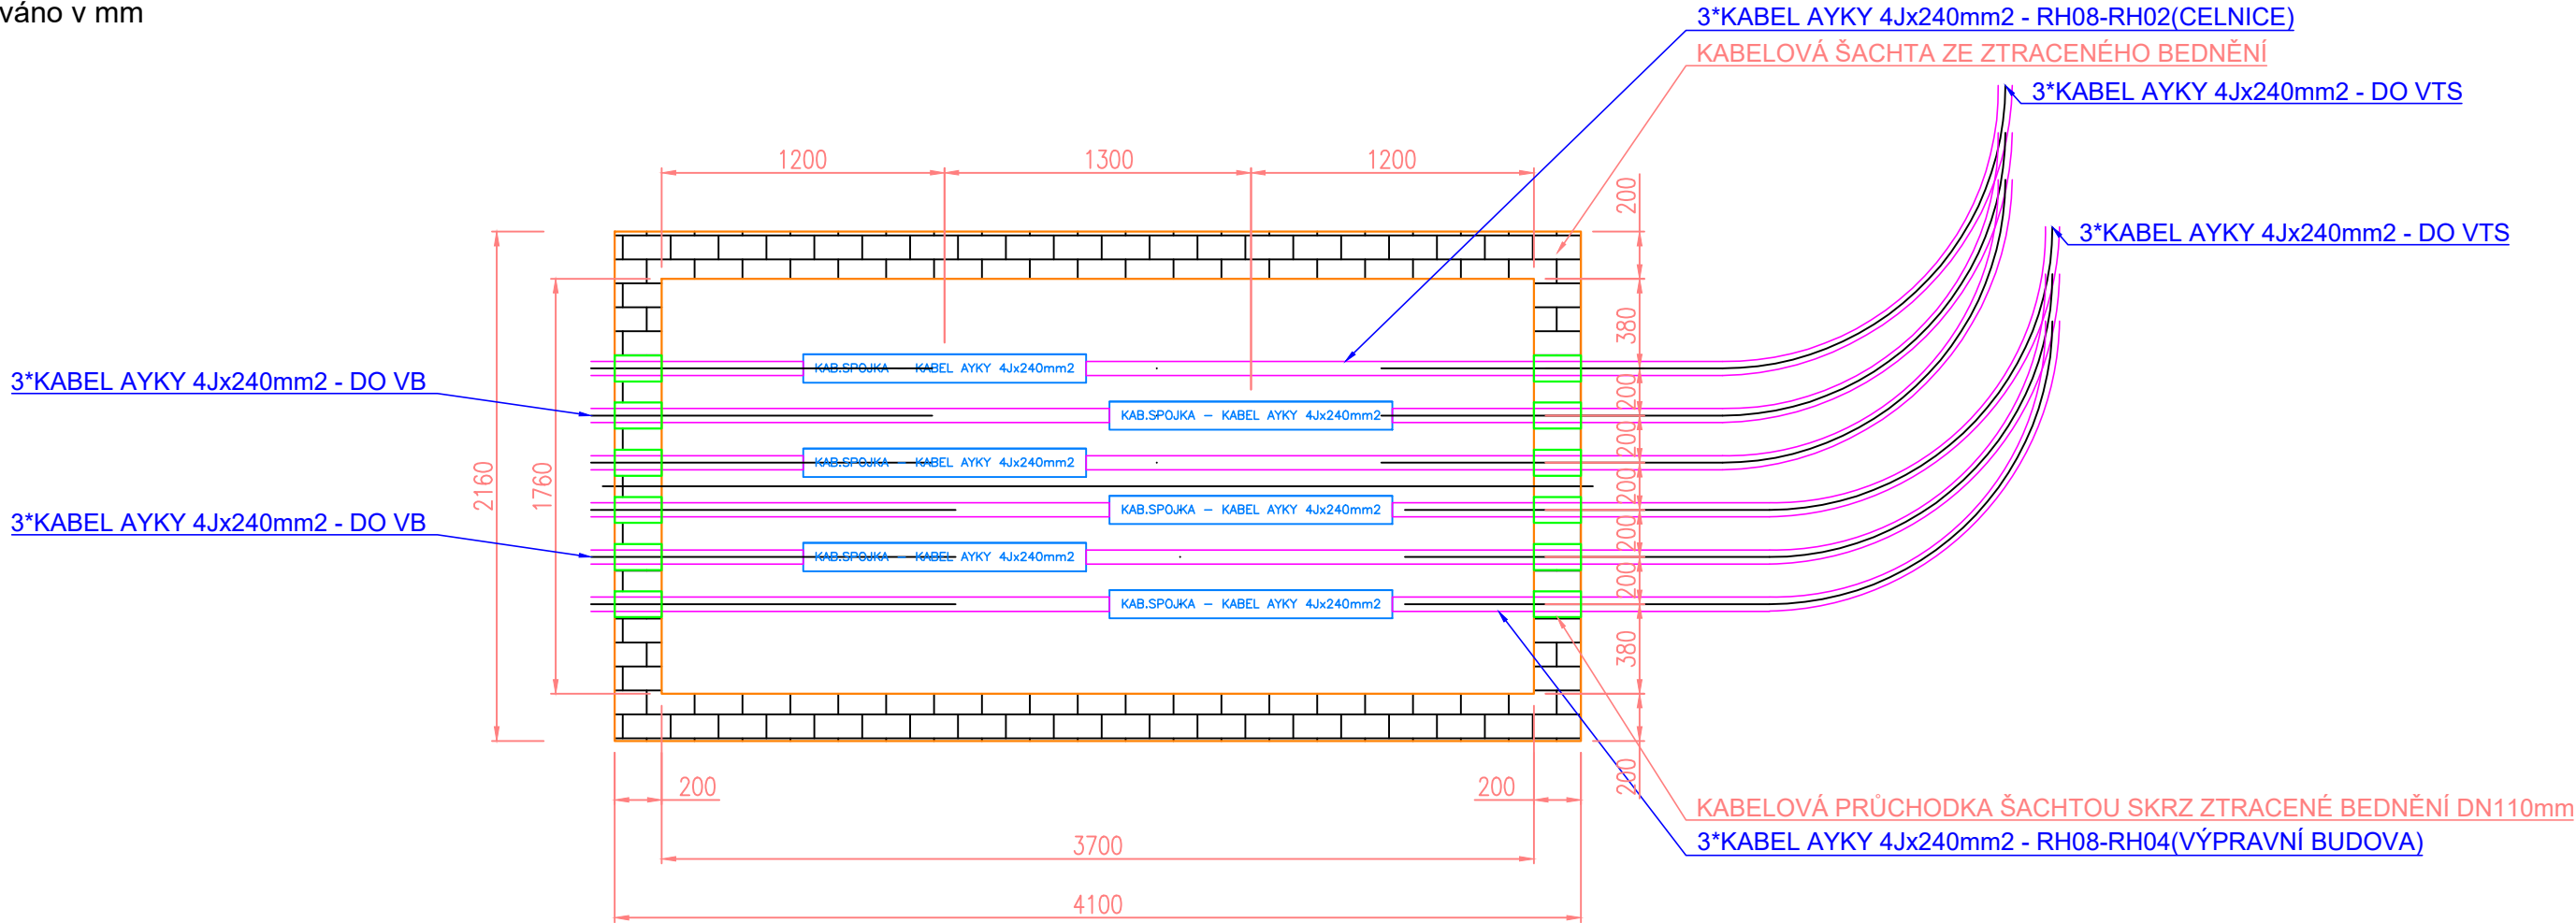

KABELOVÁ ŠACHTA SPOJKOVIŠTĚ PŘED VTS

Orientační schéma:


Razítko oprávněné osoby:

Podpis:

Datum:

| | | | |
|---------|--------|--------|--------------|
| Revize: | Datum: | Popis: | Kontroloval: |
| | | | |
| | | | |
| | | | |

| | | |
|---------------------|-------------------------------------|--|
| Stavebník/investor | Správa železnic, státní organizace | |
| Adresa: | Dlážděná 1003/7, 110 00 Praha 1 | |
| Zástupce investora: | Stavební správa západ | |
| Adresa: | Sokolovská 1995/278, 190 00 Praha 9 | |

| | | | |
|----------------------------------------------------------------|-----------------------------------------------------------------------------------------------------------------------------------------------------|---------------------------------------------------------------------------------------|--------------------------------------|
| Zhotovitel stavby: Vedoucí účastník: Adresa: Kontakt: | SAGASTA-HELIKA-A8000 VB CHEB SAGASTA s.r.o. Novodvorská 1010/14, 142 00, Praha 4 - Lhotka T: +420 261 344 100 E: info@sagasta.cz | | |
| Zhotovitel objektu: Adresa: Kontakt: | SAGASTA s.r.o. Novodvorská 1010/14, 142 00, Praha 4 - Lhotka T: +420 261 344 100 E: info@sagasta.cz | | |
| | |  | |
| Hlavní projektant (HIP): Ing. Adam Špunda | Specialista: Ondřej Fabry | Odpovědný projektant: Ondřej Fabry | Zpracovatel přílohy: Ondřej Fabry |

| | | | | | |
|----------------------------|--|------------------------------------------------------------------|-----------|------------------------------------------|---------------------------|
| Název stavby/akce: | | Rekonstrukce výpravní budovy v žst. Cheb | | S-kód: S631700106 | |
| Název části: | | Parkovací a cyklo-parkovací stání pro veřejnost | | Zakázka: 121 066 | |
| Název objektu: | | Parkovací a cyklo-parkovací stání - sever PŘELOŽKY - NN - SEE | | Označení části: D.2.1.8.2 | |
| Název přílohy: | | KABELOVÁ ŠACHTA - SPOJKOVIŠTĚ | | Číslo objektu/komplexu: SO.01-51-01.07.2 | |
| Název dílčí části přílohy: | | - | | Číslo přílohy: 2. 021 | |
| Kraj: | | Katastrální území: | TUDU: | Paré: | |
| Karlovarský | | Cheb [650919] | 0203VI | | |
| Dokumentace: | | | | | |
| Stupeň dokumentace: | | Datum zpracování: | Formáty: | | |
| PDPS | | 08/2024 | 3xA4 | 1:100 | |
| S-kód: | | Stupeň dokumentace: | Čísť: | Objekt: | Podobjekt: Příloha: |
| S 6 3 1 7 0 0 1 0 6 | | _ P D P S | D 2 1 8 2 | _ S O 0 1 5 1 0 1 | _ 0 7 _ 2 _ 0 2 1 _ V 0 0 |

Prostor pro další informace