

LEGENDA VSS – ORIENTAČNÍ (MOŽNÝ) VZHLED

- 

KAMERA V DOME KRYTU
- 


MULTISENZOROVÁ KAMERA 4x
- 

MULTISENZOROVÁ KAMERA 2x
- 

KAMERA 360° (FISH EYE)
- 

KAMERA VENKOVNÍ (BULLET)
- 
- 
- 
- 
- 

Orientační schéma:

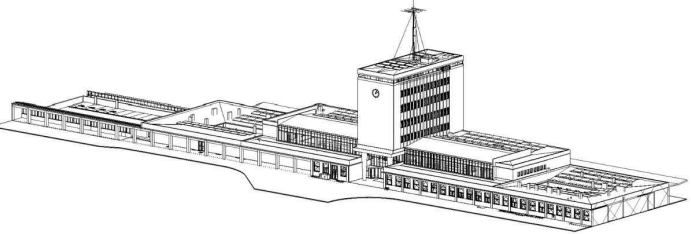

Razítko oprávněné osoby:

Revize:	Datum:	Popis:	Podpis:	Datum:

Stavebník/investor Adresa: Zástupce investora: Adresa:		Správa železnic, státní organizace Dlažďená 1003/7, 110 00 Praha 1 Stavební správa západ Sokolovská 1995/278, 190 00 Praha 9	
Zhotovitel stavby: Vedoucí účastník: Adresa: Kontakt:		SAGASTA-HELIKA-A8000 VB CHEB SAGASTA s.r.o. Novodvorská 1010/14, 142 00, Praha 4 - Lhotka T: +420 261 344 100 E: info@sagasta.cz	
Zhotovitel objektu: Adresa: Kontakt:		SAGASTA s.r.o. Novodvorská 1010/14, 142 00, Praha 4 - Lhotka T: +420 261 344 100 E: info@sagasta.cz	
Hlavní projektant (HIP): Ing. Adam Spunda		Specialista: Václav Mašek	Odpovědný projektant: Václav Mašek
		Zpracovatel přílohy: Ing. Eduard Střelka	

Název stavby/akce:		Rekonstrukce výpravní budovy v žst. Cheb		S-kód:	5631700106
Název části:		VSS objektové (bezpečnostní)		Zakázka:	121 066
Název objektu:				Označení části:	D.1.2.4
Název přílohy:		Půdorys 2.NP		Číslo objektu/komplexu:	PS 11-02-41
Název dílčí části přílohy:		-		Číslo přílohy:	2. 121
Kraj: Karlovarský		Katastrální území: Cheb [650919]	TUDU: 0203V1	Paré:	
Dokumentace:					
Stupeň dokumentace: PDPS		Datum zpracování: 08/2024	Formáty: -	Měřítko: 1:100	
S-kód:		Stupeň dokumentace:	Část:	Objekt:	Příloha:
S 6 3 1 7 0 0 1 0 6		P D P S	D 1 2 4 X	P S 1 1 0 2 4 1	X X 2 1 2 1 V 0 1
Prostor pro další informace					