
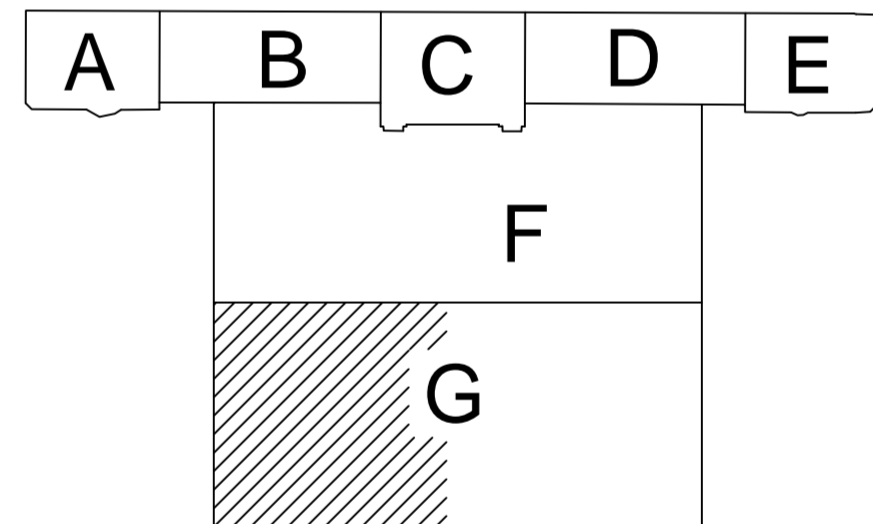


	Mřížka		Regulační klapka		AI Akustická izolace
	Ventil přívodu vzduchu		Regulační klapka do DN315		PI Požární izolace
	Ventil odvodu vzduchu		Regulační klapka		TI Tepelná izolace
	Vyústka odvodu vzduchu		Tlumič hluku		
	Vyústka přívodu vzduchu		Požární klapka		
	Anemostat přívod				
	Anemostat odvod				

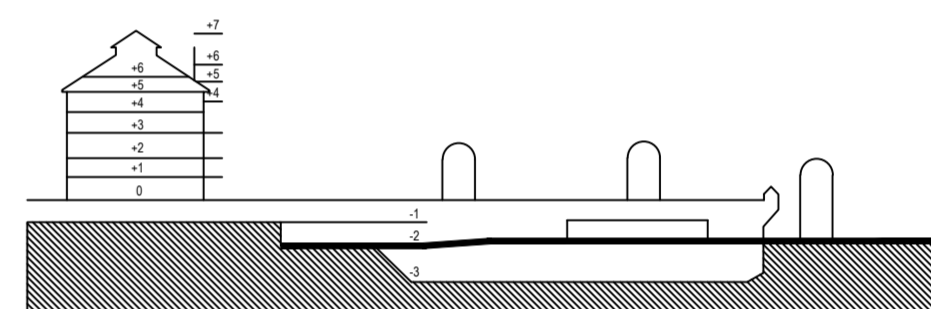

Investor:  <b>GrandStazioni</b> Česká republika	Grandi Stazioni Česká republika, s.r.o. Zlíná 1578/52 Praha 2 120 00	Objednatel:  <b>METROSTAV</b>	METROSTAV a.s., Divize 9 Jablonského 26/40 Praha 7 170 00	Souprava č.:    
Místní stavby: Wilsonova 80, 120 00 Praha 2		katastrální území: Nové Město - obvod Praha 1 Vinohrady - obvod Praha 2		
<b>METROPROJEKT Praha a.s.</b>		<b>ATELIER PATRIK KOTAS</b> ATELIER DESIGNU A ARCHITECTURY		
Generální projektanti: <b>METROPROJEKT Praha a.s.</b> Nám. I. P. Pavlova 2/1786, 120 00 Praha 2 Generální ředitel: Ing. Jiří Pokorný tel.: +420 295 154 105, metroprojekt@metroprojekt.cz		Ing. arch. Patrik KOTAS Atelier designu a architektury Janáčkovo nábřeží 5, 150 00 Praha 5 tel/fax: +420 224 942 588, atelier@patrikkotas.com		
Hlavní inženýrský zápis: Ing. Libor Martinek Hlavní technologický zápis: Ing. Věra Langmajerová		Hlavní architektský zápis: Ing. arch. Patrik KOTAS		
Odpovědný projektant stavby: Roman Voráč Odpovědný statik: Ing. Jaroslav Kácovský		Odpovědný architekt projektu: Ing. arch. Jaroslav Smola		
Suplet:	Název a obel díla:			
<b>DSPS</b>		<b>REKONSTRUKCE ŽST. PRAHA HLAVNÍ NÁDRAŽÍ</b> <b>ETAPA 0-3</b> <b>NOVÁ ODBAVOVACÍ HALA, SUTERÉN FANTOVY BUDOVY</b>		
Zpracovatelský ústav:	Název části díla – SOU:		Část:	
METROSTAV a.s., Divize 9 Jablonského 26/40 Praha 7 170 00	Technické prostředí NOH		DR:	
Účel: +420 284 002 111	Stavební objekt:		Příložka:	
	Podoblast: 20 Vzduchotechnika			
Kontrolní: Ing. Šárka Rožičková	Podpis:	Název přílohy:	Známka:	
Vypracoval: Michal Klodner	Podpis:	PŮDORYS 203 ČÁST 1		Číslo příl.: 10
Start. číslo: 10 X A Datum: 8/2012 Měřítko: 1:100				