
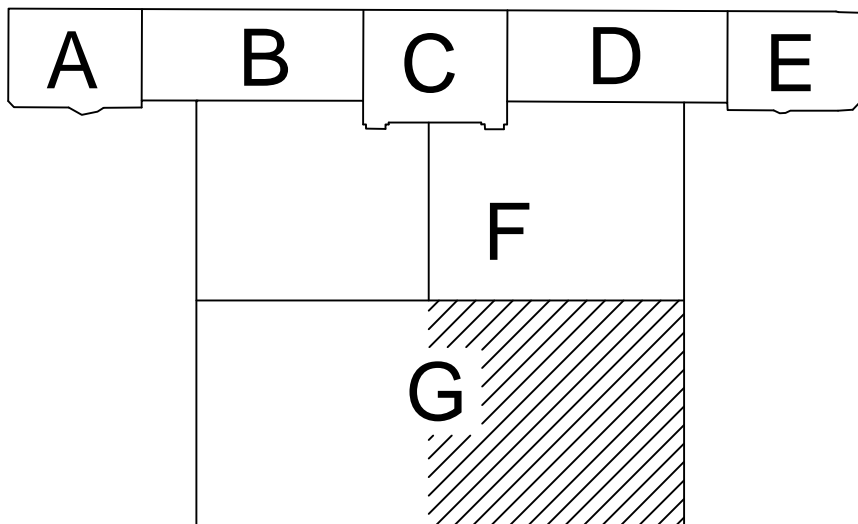


LEGENDA PRVKŮ

	Mřížka		Regulační klapka		Akustická izolace
	Ventil přívodu vzduchu		Regulační klapka do DN315		Požární izolace
	Ventil odvodu vzduchu		Regulační klapka		Tepelná izolace
	Vyústka odvodu vzduchu		Regulační klapka		
	Vyústka přívodu vzduchu		Tlumič hluku		
	Anemostat přívod		Požární klapka		
	Anemostat odvod				

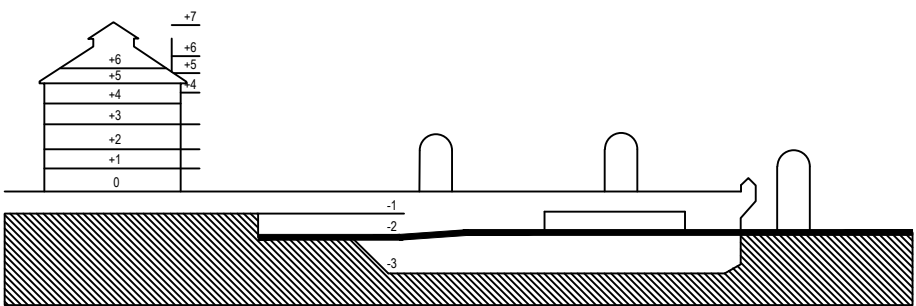

DOKUMENTACE SKUTEČNÉHO PROVEDENÍ STAVBY

<div>Investor: Grandi Stazioni Česká republika, s.r.o. Zná 157852 Praha 2 120 00</div> <div>Grandi Stazioni ČESKÁ REPUBLIKA</div>		<div>Objednatel: METROSTAV a.s., Divize 9 Jablonského 2640 Praha 7 170 00</div> <div>metrostav</div>		Souprava č.: 170 00	
Místo stavby: Wilsonova 80, 120 00 Praha 2		katastrální území: Nové Město - obvod Praha 1 Vinohrady - obvod Praha 2			
<div>METROPROJEKT Praha a.s. Generální projektanti: METROPROJEKT Praha a.s. Nám. I. P. Pavlova 2/1786, 120 00 Praha 2 Generální ředitel: Ing. Jiří Pokorný tel: +420 286 154 105, metroprojekt@metroprojekt.cz Hlavní inženýr zakázky: Ing. Libor Martinek Odpovědný projektant stavby: Roman Voráč</div>		<div>ING. ARCH. PATRIK KOTAS ATELIER DESIGNU A ARCHITEKTURY Ing. arch. Patrik KOTAS Atelier designu a architektury Janiškovského náměstí 5, 150 00 Praha 5 tel/fax: +420 224 842 588, atelier@patrikkotas.com Hlavní technolog. zakázky: Ing. Věra Langmalerová Odpovědný státník: Ing. Jaroslav Kácovský</div>			
Stupeň: DSPS		Název a účel díla: REKONSTRUKCE ŽST. PRAHA HLAVNÍ NÁDRAŽÍ ETAPA 0-3 NOVÁ ODBAVOVACÍ HALA, SUTERÉN FANTOVY BUDOVY			
Zpracovatelství úprav: METROSTAV a.s., Divize 9 Jablonského 2640 Praha 7 170 00 tel: +420 284 002 111		Název části díla: 500 Technika prostředí NOH Stavební objekt: Podoblast: 20 Vzduchotechnika		Číslo: Díl: Podoba:	
Kontroloval: Ing. Šárka Růžicková Výpracoval: Michal Klodner Datum: 8/2012 Forma: 10 X A4 Měřítko: 1:100		Podpis: PŮDORYS 203 ČÁST 2 Název přílohy:		Znak: - Číslo výt.: 11	