


LEGENDA CHLAZENÍ

HLAVNÍ VĚTVĚ POTRUBÍ S NEMRZNOUČÍ KAPALINOU

CHLAZENÁ NEMRZNOUČÍ KAPALINA 12"

CHLAZENÁ NEMRZNOUČÍ KAPALINA 6"

- - UZÁVÍRAČÍ ARMATURA - KK - KILOVÝ KONDZIT
- - UZÁVÍRAČÍ ARMATURA - UK - MEZIPRÍRUBOVÁ UZÁVÍRAČÍ KLAPEK
- - F - FILTR
- - VZ - ZPĚTNÁ ARMATURA, ZPĚTNÝ VENTIL
- - V - VYVÁŽOVACÍ (BALANČNÍ) VENTIL S UZÁVÍRAČÍ FUNKCÍ
- - MT - MĚŘÍČ TEPLA, MĚŘÍČ CHLADU
- - RV - REGULÁČNÍ VENTIL
- - KV - KILOVÝ FILTR
- - GK - GUMOVÝ KOMPENZÁTOR
- - OV - ODVZDUŠŇOVACÍ VENTIL
- - PŘECHOD NA POTRUBÍ
- - TLAKOMĚR
- - TEPLOMĚR
- - HLADNOZNAK

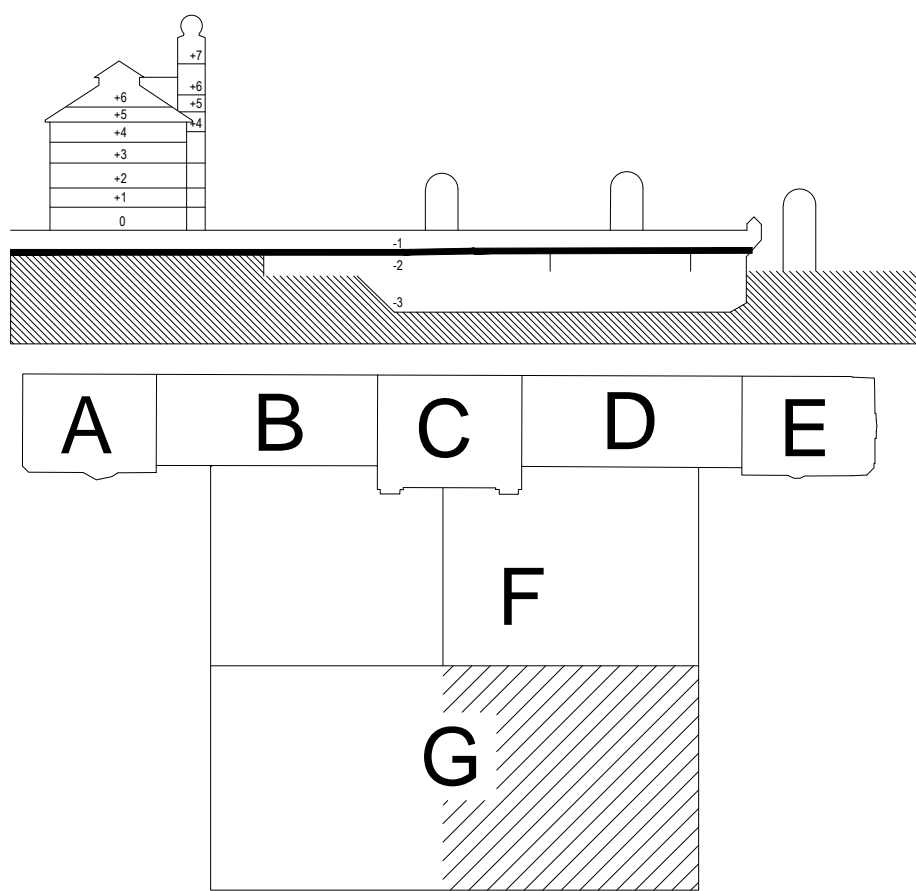

DOKUMENTACE SKUTEČNÉHO PROVEDENÍ STAVBY

 <div>Grand Stazioni Česká republika, s.r.o. Zlíná 1578/82 Praha 2 170 00</div>	<div>Objednatel:</div> <div>METROSTAV a.s., Divize 9 Jablonského 2/640 Praha 7 170 00</div>	<div>Souprava č.:</div> <div>170 00</div>
<div>Město stavby: Wilsonova 80, 120 00 Praha 2</div>	<div>katastrální území: Nové Město - obvod Praha 1 Vinohrady - obvod Praha 2</div>	
<div>METROPROJEKT Praha a.s.</div> <div>Generální projektant: METROPROJEKT Praha a.s. Nám. I. P. Pavlova 2/1786, 120 00 Praha 2 Generální ředitel: Ing. Jiří Pokorný tel: +420 296 154 105, metroprojekt@metroprojekt.cz</div>	<div>ING. ARCH. PATRIK KOTAS ATELIER DESIGNU A ARCHITEKTURY</div> <div>Ing. arch. Patrik KOTAS Atelier designu a architektury Janáčkovo nábřeží 5, 150 00 Praha 5 tel/fax: +420 224 942 388, atelier@patrikotas.com</div>	
<div>Hlavní inženýr stavby: Ing. Libor Martinek</div>	<div>Hlavní technolog stavby: Ing. Věra Langmaierová</div>	<div>Hlavní architekt: Ing. arch. Patrik Kotas</div>
<div>Odpovědný projektant stavby: Roman Voráč</div>	<div>Odpovědný státek: Ing. Jaroslav Kácovský</div>	<div>Odpovědný architekt projektu: Ing. arch. Jaroslav Smola</div>
<div>Služba:</div>	<div>Název a účel díla:</div>	
<div>DSPS</div>	<div>REKONSTRUKCE ŽST. PRAHA HLAVNÍ NÁDRAŽÍ ETAPA 0-3 NOVÁ ODBAVOVACÍ HALA, SUTERÉN FANTOVY BUDOVOY</div>	
<div>Zpracovatelství díla: METROSTAV a.s., Divize 9 Jablonského 2/640 Praha 7 170 00</div>	<div>Název části díla - SÚD: Technika prostředí NOH</div>	<div>Číslo:</div>
<div>tel: +420 284 002 111</div>	<div>Stavění objektu:</div>	<div>Dle:</div>
<div>Kontrola: Ing. Sárka Růžicková</div>	<div>Podpis: 23 Chlazení</div>	<div>Podpis:</div>
<div>Výpracoval: Michal Klodner</div>	<div>Podpis:</div>	<div>Změna:</div>
<div>Škála projevu: 10 X A4</div>	<div>Datum: 8/2012</div>	<div>Číslo přílohy: 4</div>
<div>Měřítko: 1:100</div>	<div>PŮDORYS 205 ČÁST 2</div>	