


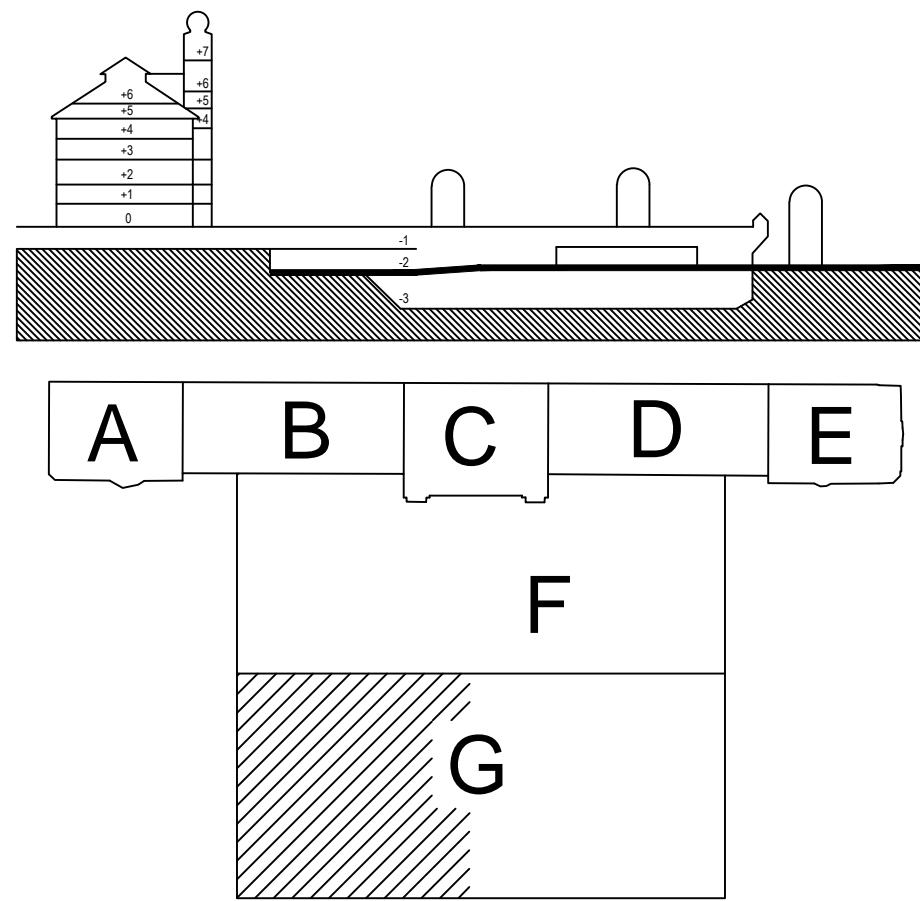

LEGENDA:

- MAJÁČEK OHM
- MAJÁČEK OHM/C27
- NAPÁJENÍ MAJÁČKŮ 1-CHKE-R 3Cx2,5
- ŘÍZENÍ MAJÁČKŮ JXFR 10x2x0,8



DOKUMENTACE SKUTEČNÉHO PROVEDENÍ STAVBY

 <div>Grandi Stazioni Česká republika, s.r.o. Žitná 1578/52 Praha 2 120 00</div>		<div>Objednatel: METROSTAV a.s., Divize 9 Jablonského 2/640 Praha 7 170 00</div> 		Souprava č.: Praha 7 170 00	
Místo stavby: Wilsonova 80, 120 00 Praha 2		katastrální území: Nové Město - obvod Praha 1 Vinohrady - obvod Praha 2			
Generální projektanti: METROPROJEKT Praha a.s. Nám. I. P. Pavlova 2/1786, 120 00 Praha 2 Generální ředitel: Ing. Jiří Pokorný tel: +420 296 154 105, metroprojekt@metroprojekt.cz		Ing. arch. Patrik KOTAS Atelier designu a architektury Janáčkovo nábřeží 5, 150 00 Praha 5 tel/fax: +420 224 942 588, atelier@patrikkotas.com			
Hlavní inženýr zakázky: Ing. Libor Martinek		Hlavní technolog zakázky: Ing. Věra Langmaierová		Hlavní architekt zakázky: Ing. arch. Patrik Kotas	
Odpovědný projektant stavby: Roman Voráč		Odpovědný státek: Ing. Jaroslav Kácovský		Odpovědný architekt projektu: Ing. arch. Jaroslav Smola	
Stupeň: DSPS		Název a účel díla: REKONSTRUKCE ŽST. PRAHA HLAVNÍ NÁDRAŽÍ ETAPA 0-3 NOVÁ ODBAVOVACÍ HALA, SUTERÉN FANTOVY BUDOVY			
Zpracovatelský útvar: METROSTAV a.s., Divize 9 Jablonského 2/640 Praha 7 170 00 tel: +420 284 002 111		Název části díla – SO: Technologická zařízení Stavební objekt: SO 24 - Měření a regulace		Část: Díl: 1 Početlist: 1	
Kontroloval: Ing. Šárka Růžicková		Podpis: Ing. Šárka Růžicková		Změna: -	
Vypracoval: Ing. Šárka Růžicková		Podpis: Ing. Šárka Růžicková		Číslo příl.: 10	
Start: znak: 8 X A4		Datum: 8/2012			
Formát: formát: 1:100		Měřítko: 1:100			
PŮDORYS 203 ČÁST 1					