



PŮDORYS 210 ČÁST 5

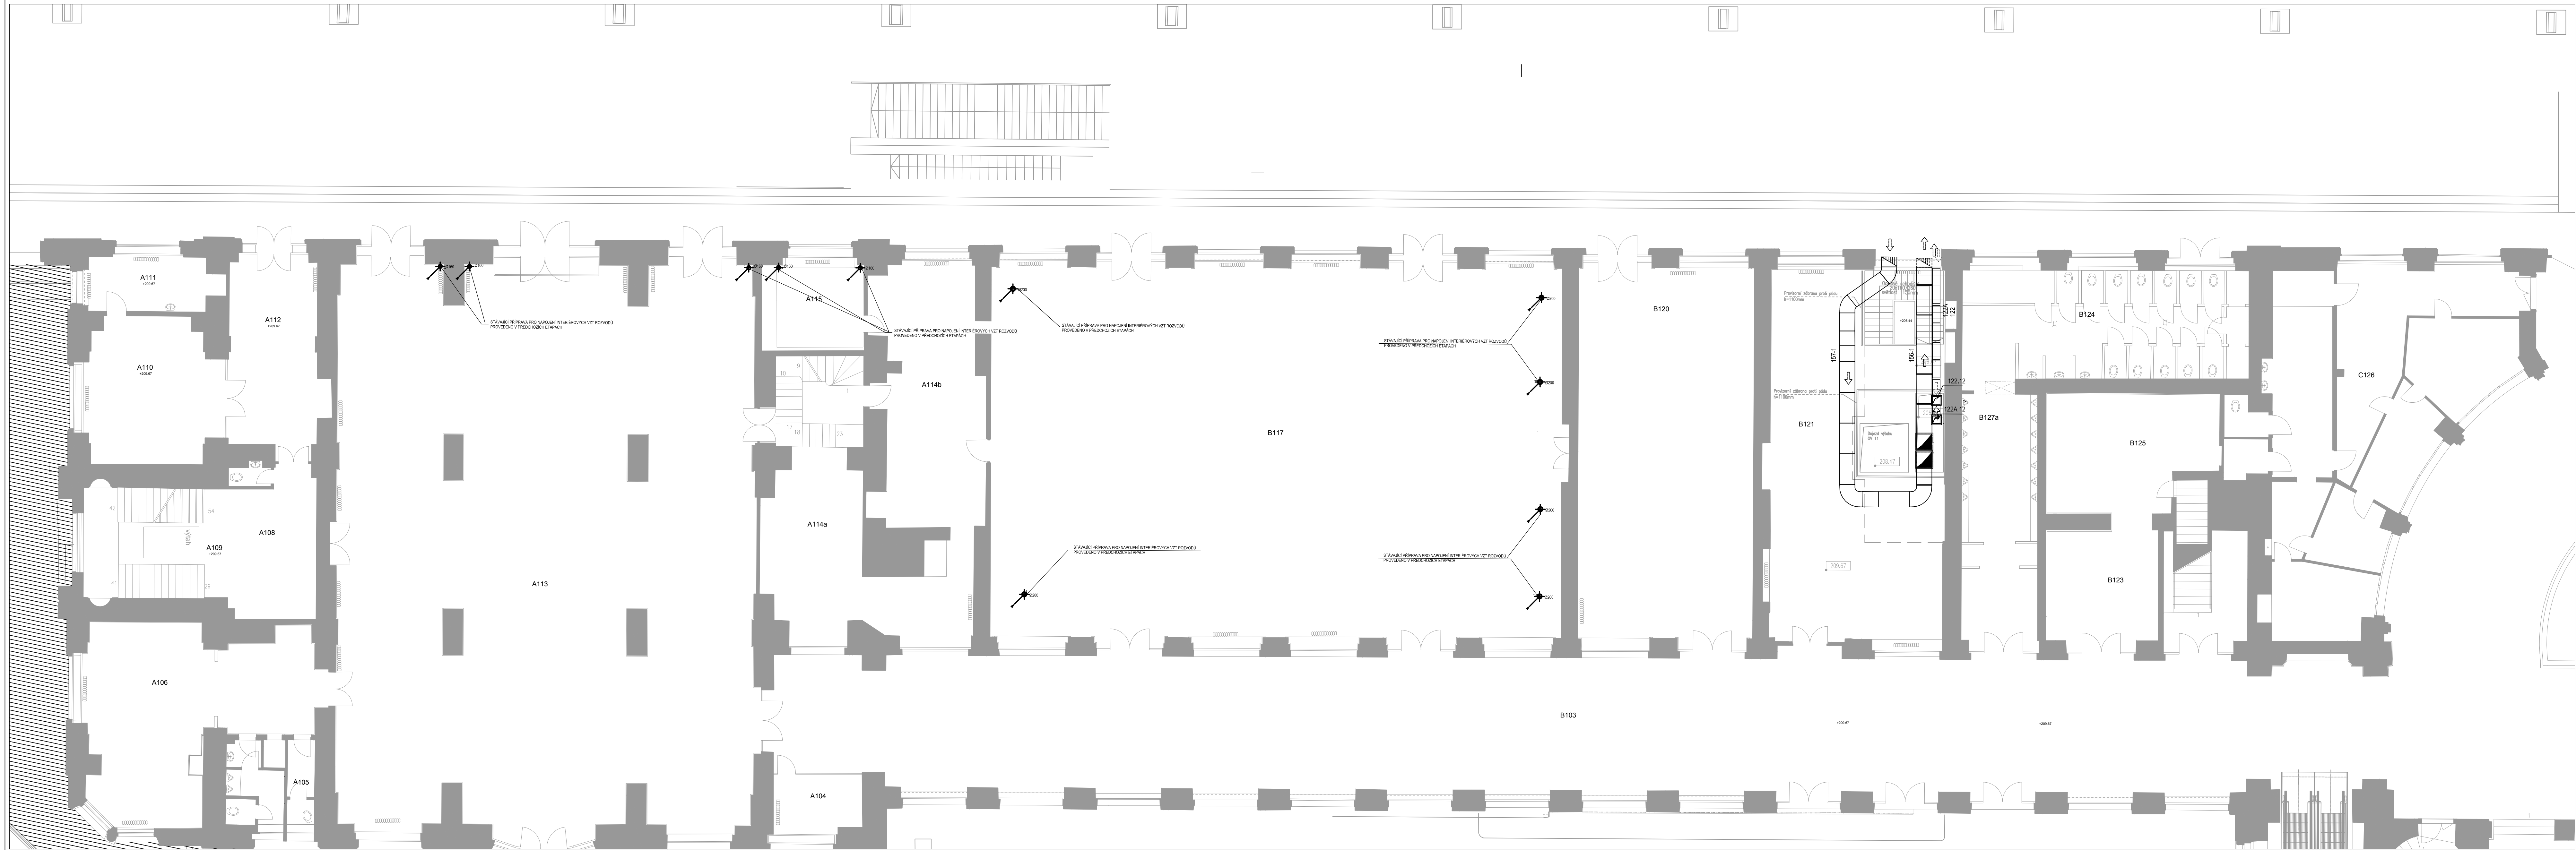

LEGENDA PRVKŮ

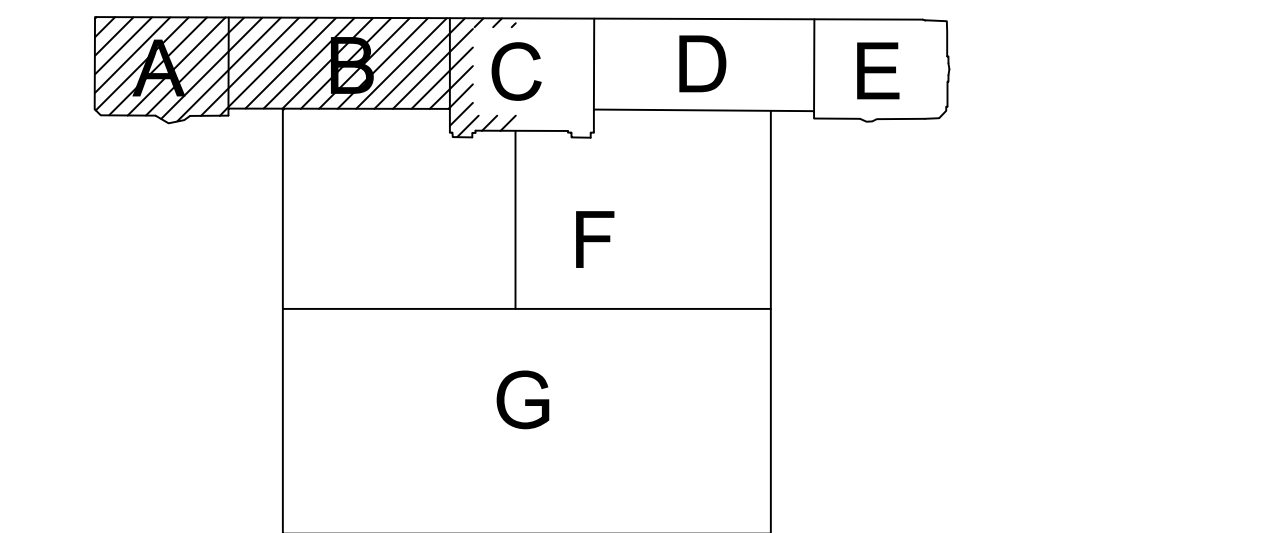

DOKUMENTACE SKUTEČNÉHO PROVEDENÍ STAVBY

Investor: Grandi Stazioni Grandi Stazioni Česká republika, s.r.o. Žitná 1578/52 Praha 2 120 00		Objednatel: METROSTAV a.s., Divize 9 Jablonského 2/640 Praha 7 170 00		Souprava č.: Katastrální území: Nové Město - obvod Praha 1 Vinohrady - obvod Praha 2	
METROPROJEKT Praha a.s. Generální projektant: METROPROJEKT Praha a.s. Nám. I. P. Pavlova 2/1786, 120 00 Praha 2 Generální ředitel: Ing. Jiří Pokorný tel: +420 296 154 105; metroprojekt@metroprojekt.cz Hlavní inženýr zakázky: Ing. Libor Martinek Odpovědný projektant stavby: Roman Voráč		ING. ARCH. PATRIK KOTAS ATELIER DESIGNU A ARCHITEKTURY Ing. arch. Patrik KOTAS Atelier designu a architektury Janáčkovo nábřeží 5, 150 00 Praha 5 telefon: +420 224 942 588; atelier@patrikkotas.com Hlavní technolog zakázky: Ing. Věra Langmalerová Hlavní architekt projektu: Ing. arch. Patrik Kotas Ing. arch. Jaroslav Kácovský Ing. arch. Jaroslav Smola		Stupeň: DSPS Název a kód díla: REKONSTRUKCE ŽST. PRAHA HLAVNÍ NÁDRAŽÍ ETAPA 0-3 NOVÁ ODBAVOVACÍ HALA, SUTERÉN FANTOVY BUDOVOY	
Zpracovatelský úbor: METROSTAV a.s., Divize 9 Jablonského 2/640 Praha 7 170 00		Název části díla – SÚB: Technika prostředí NOH		Číslo: -	
tel.: +420 284 002 111		Sloverbí objekt:		Díl:	
Kontroloval: Ing. Šárka Růžičková		Podobit: 20 Vzduchotechnika		Podpis:	
Vyracoval: Michal Klodner		Název přílohy: PŮDORYS 210 ČÁST 5		Změna: -	
Škrti: zprac.		Datum: 8/2012		Číslo příl: 1.b	
Podpis: 12 X A4		Měřítko: 1:100			