



PŮDORYS 203 ČÁST 1

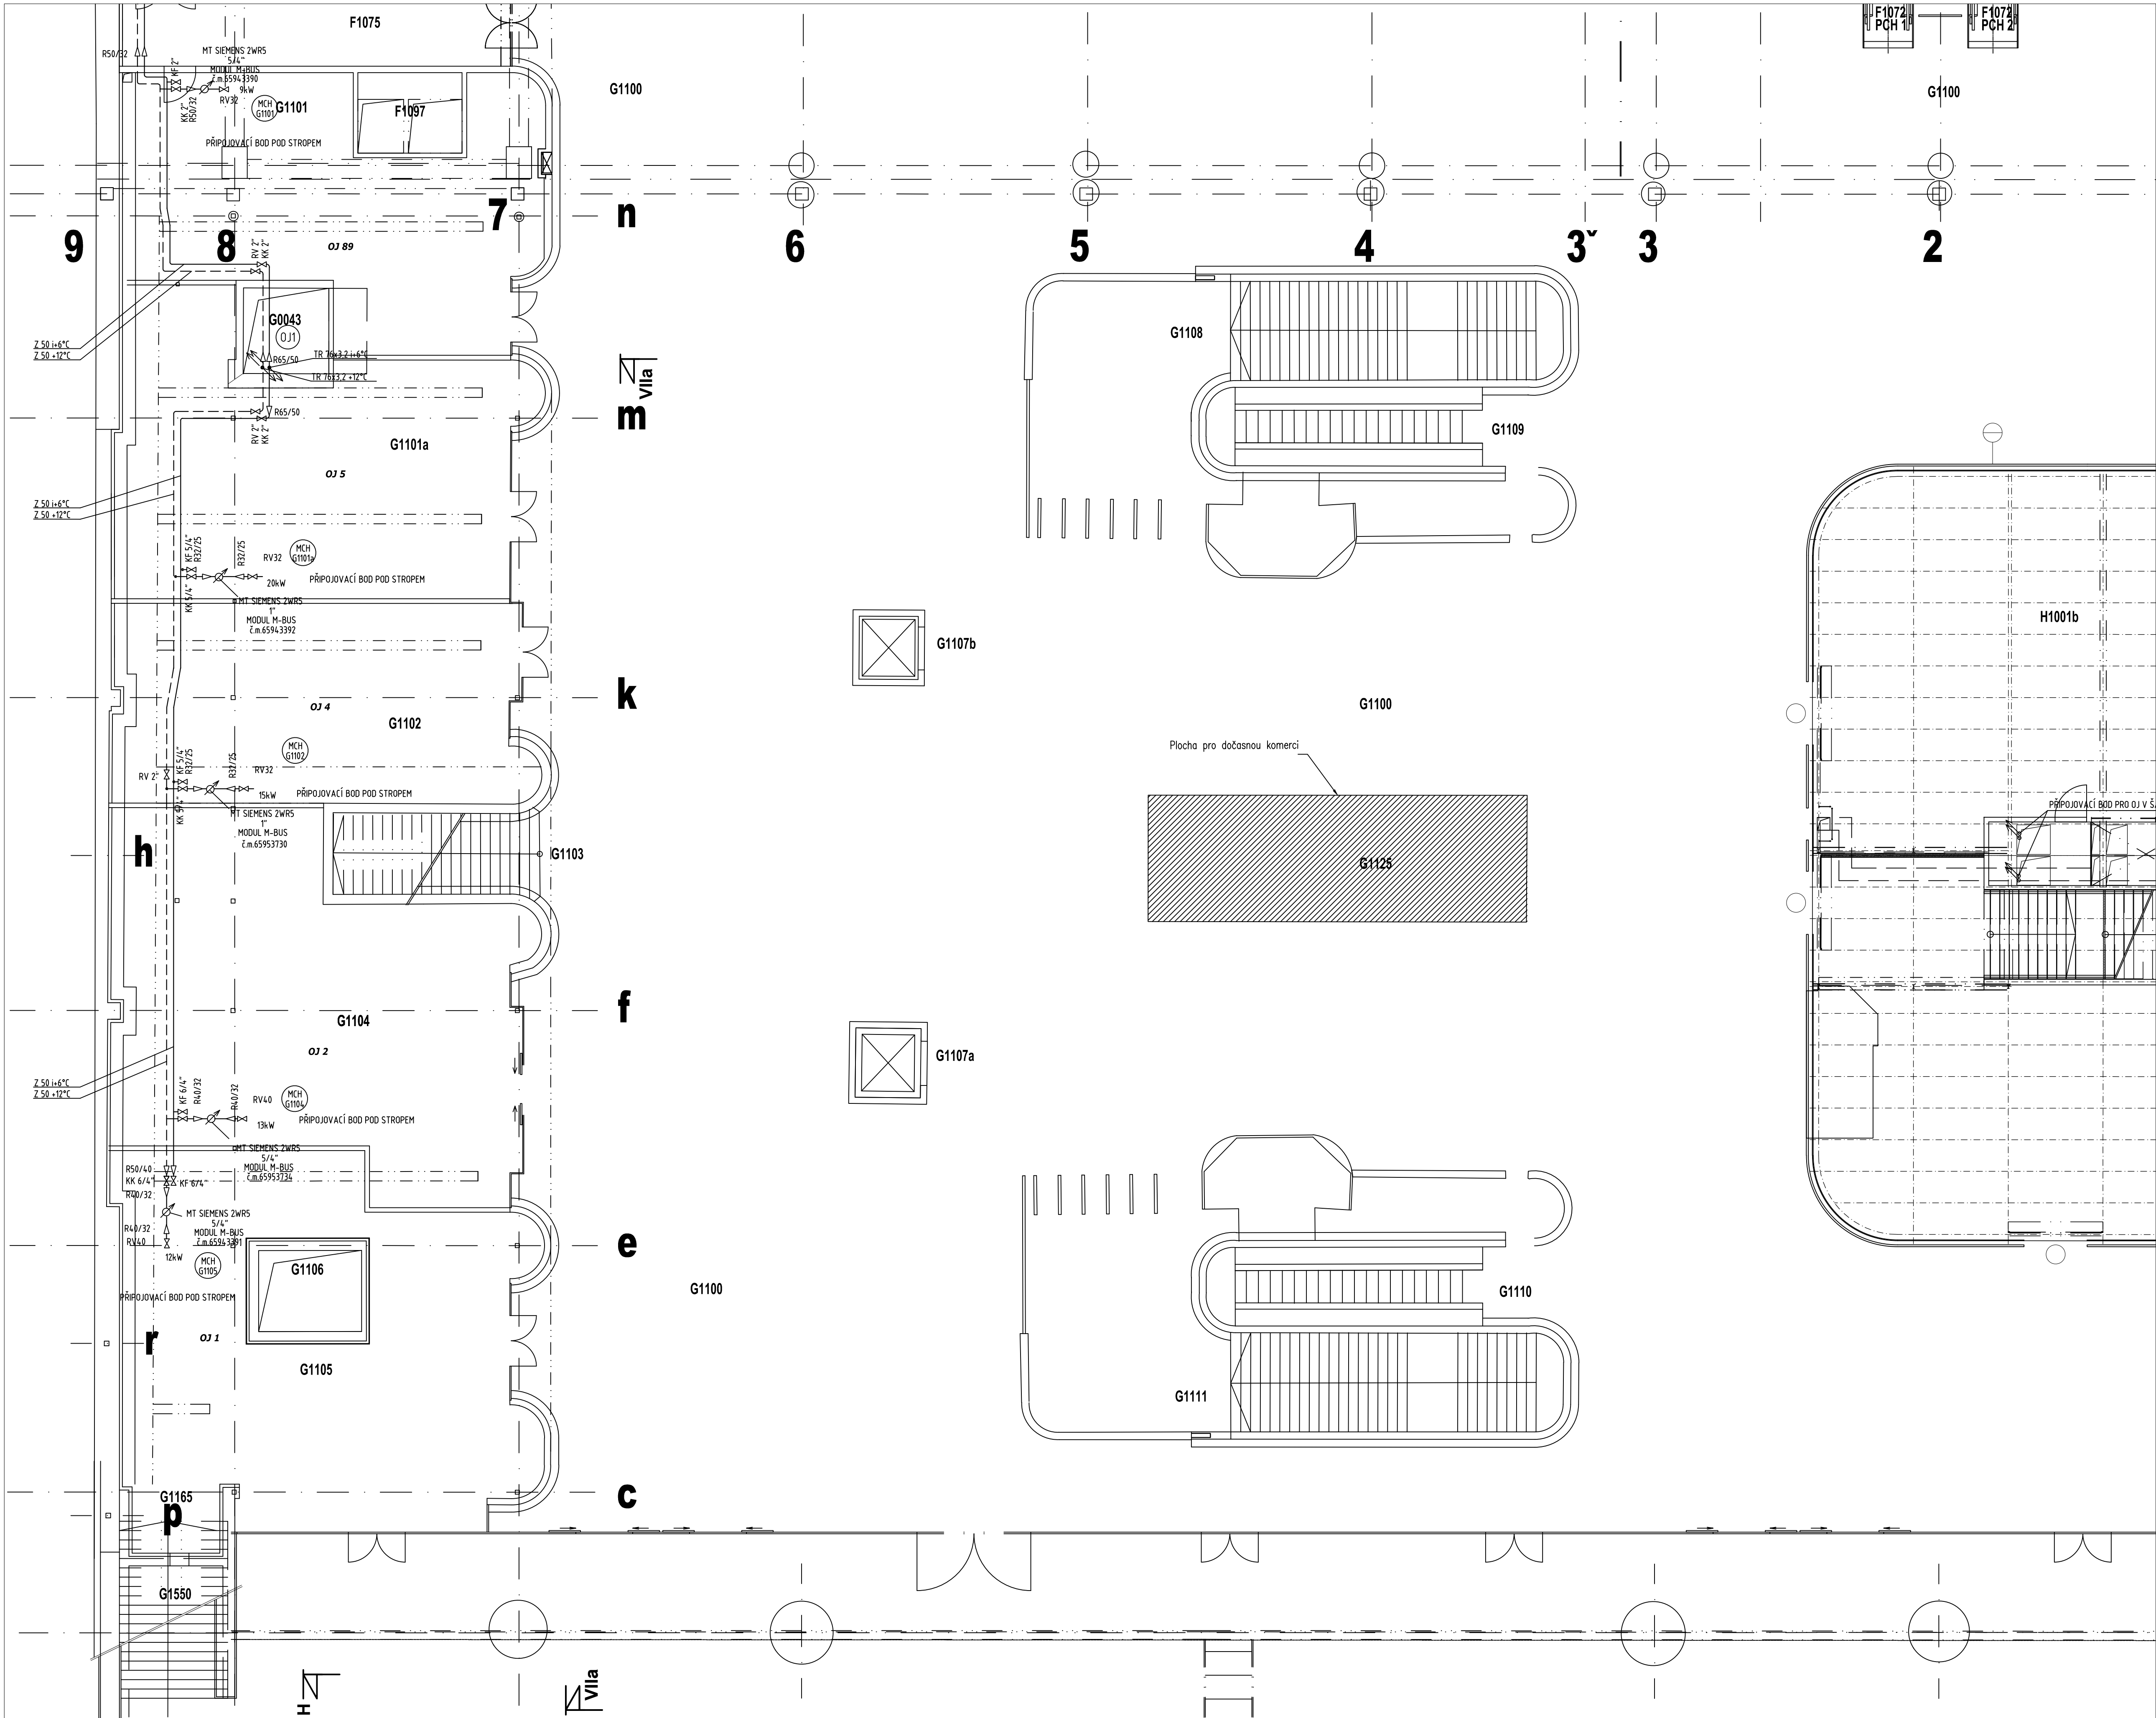

LEGENDA CHLAZENÍ

- HLAVNÍ VĚTVĚ POTRUBÍ S NEMRZNOUCÍ KAPALINOU
- CHLAZENÁ NEMRZNOUCÍ KAPALINA 12°
- CHLAZENÁ NEMRZNOUCÍ KAPALINA 6°
- UZAVÍRAČÍ ARMATURA - KK: KULOVÝ KOHOUT
- UZAVÍRAČÍ ARMATURA - UK: MEZIPŘÍRUBOVÁ UZAVÍRAČÍ KLAPEKA
- F: FILTR
- VZ: ZPĚTNÁ ARMATURA, ZPĚTNÝ VENTIL
- V: VYVAŽOVACÍ (BALANČNÍ) VENTIL S UZAVÍRAČÍ FUNKCÍ
- MT: MĚŘÍCÍ TEPLA, MĚŘÍCÍ CHLADU
- RV: REGULAČNÍ VENTIL
- KV: KULOVÝ FILTR
- OK: GUMOVÝ KOMPENZÁTOR
- OV: ODVZDUŠŇOVACÍ VENTIL
- PŘECHOD NA POTRUBÍ
- TLAKOMĚR
- TEPLOMĚR
- HLADINOVÝ ZNAK

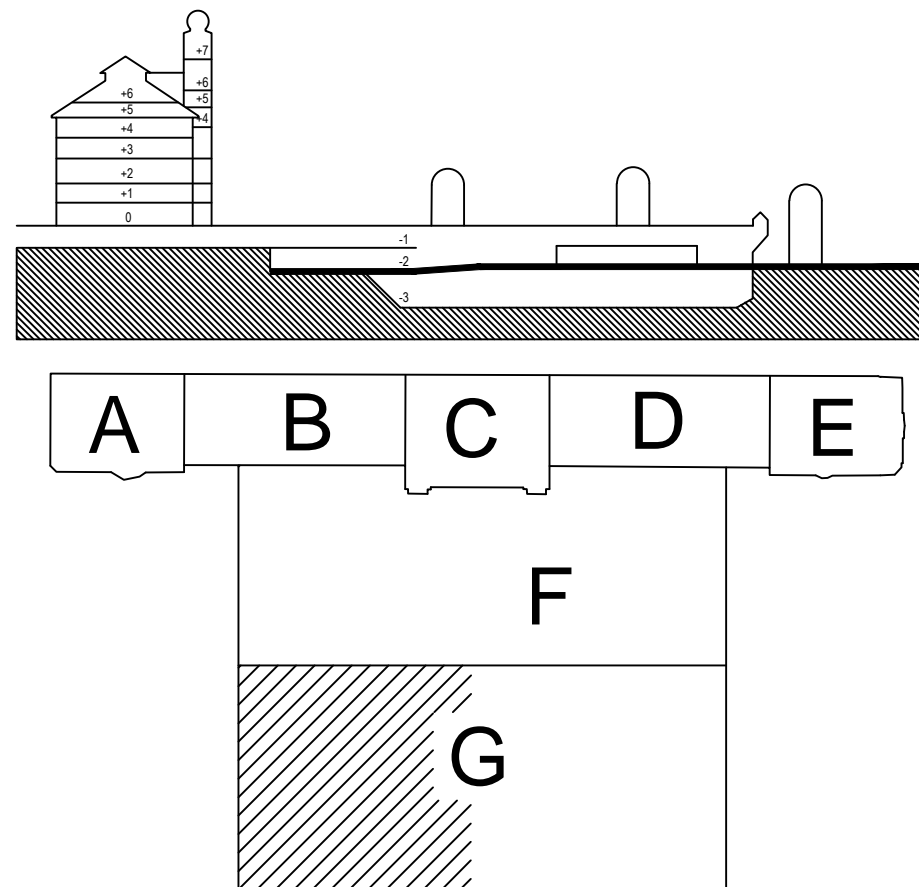

DOKUMENTACE SKUTEČNÉHO PROVEDENÍ STAVBY

Investor: Grandi Stazioni Česká republika, s.r.o. Žitná 1578/52 Praha 2 120 00		Objednatel: METROSTAV a.s., Divize 9 Jablonského 2/640 Praha 7 170 00		Souprava č.: Katastrální území: Nové Město - obvod Praha 1 Vinohrady - obvod Praha 2	
Místo stavby: Wilsonova 80, 120 00 Praha 2		Ing. arch. PATRIK KOTAS ATELIER DESIGNU A ARCHITEKTURY			
Generální projektant: METROPROJEKT Praha a.s. Nam. L. P. Pavlova 2/1736, 120 00 Praha 2 Generální ředitel: Ing. Jiří Pokorný tel: +420 296 154 105, metroprojekt@metroprojekt.cz		Ing. arch. PATRIK KOTAS Atelier designu a architektury Janáčkovo nábřeží 5, 150 00 Praha 5 tel/fax: +420 224 942 588, atelier@patrikotas.com			
Hlavní inženýr základky: Ing. Libor Martinek		Hlavní technolog základky: Ing. Věra Langmaierová		Hlavní architekt základky: Ing. arch. Patrik Kotas	
Odpovědný projektant stavby: Roman Voráč		Odpovědný státek: Ing. Jaroslav Kácovský		Odpovědný architekt projektu: Ing. arch. Jaroslav Smola	
Stupeň: DPS		Název a účel díla: REKONSTRUKCE ŽST. PRAHA HLAVNÍ NÁDRAŽÍ ETAPA 0-3 NOVÁ ODBAVOVACÍ HALA, SUTERÉN FANTOVY BUDOVY			
Zpracovatelství díla: METROSTAV a.s., Divize 9 Jablonského 2/640 Praha 7 170 00		Název části díla - SÚD: Technika prostředí NOH Stavební objekt:		Číslo: Dě:	
tel: +420 284 002 111		Podpis: Ing. Šárka Růžičková		Podpis: Ing. arch. Patrik Kotas	
Kontrola: Ing. Šárka Růžičková		Název přílohy: PŮDORYS 203 ČÁST 1		Změna: -	
Výpracoval: Michal Klodner		Podpis: Ing. arch. Patrik Kotas		Číslo příl: 10	
Skart. číslo: Prost. číslo: Formát: 6 X A4		Datum: 8/2012		Měřítko: 1:100	