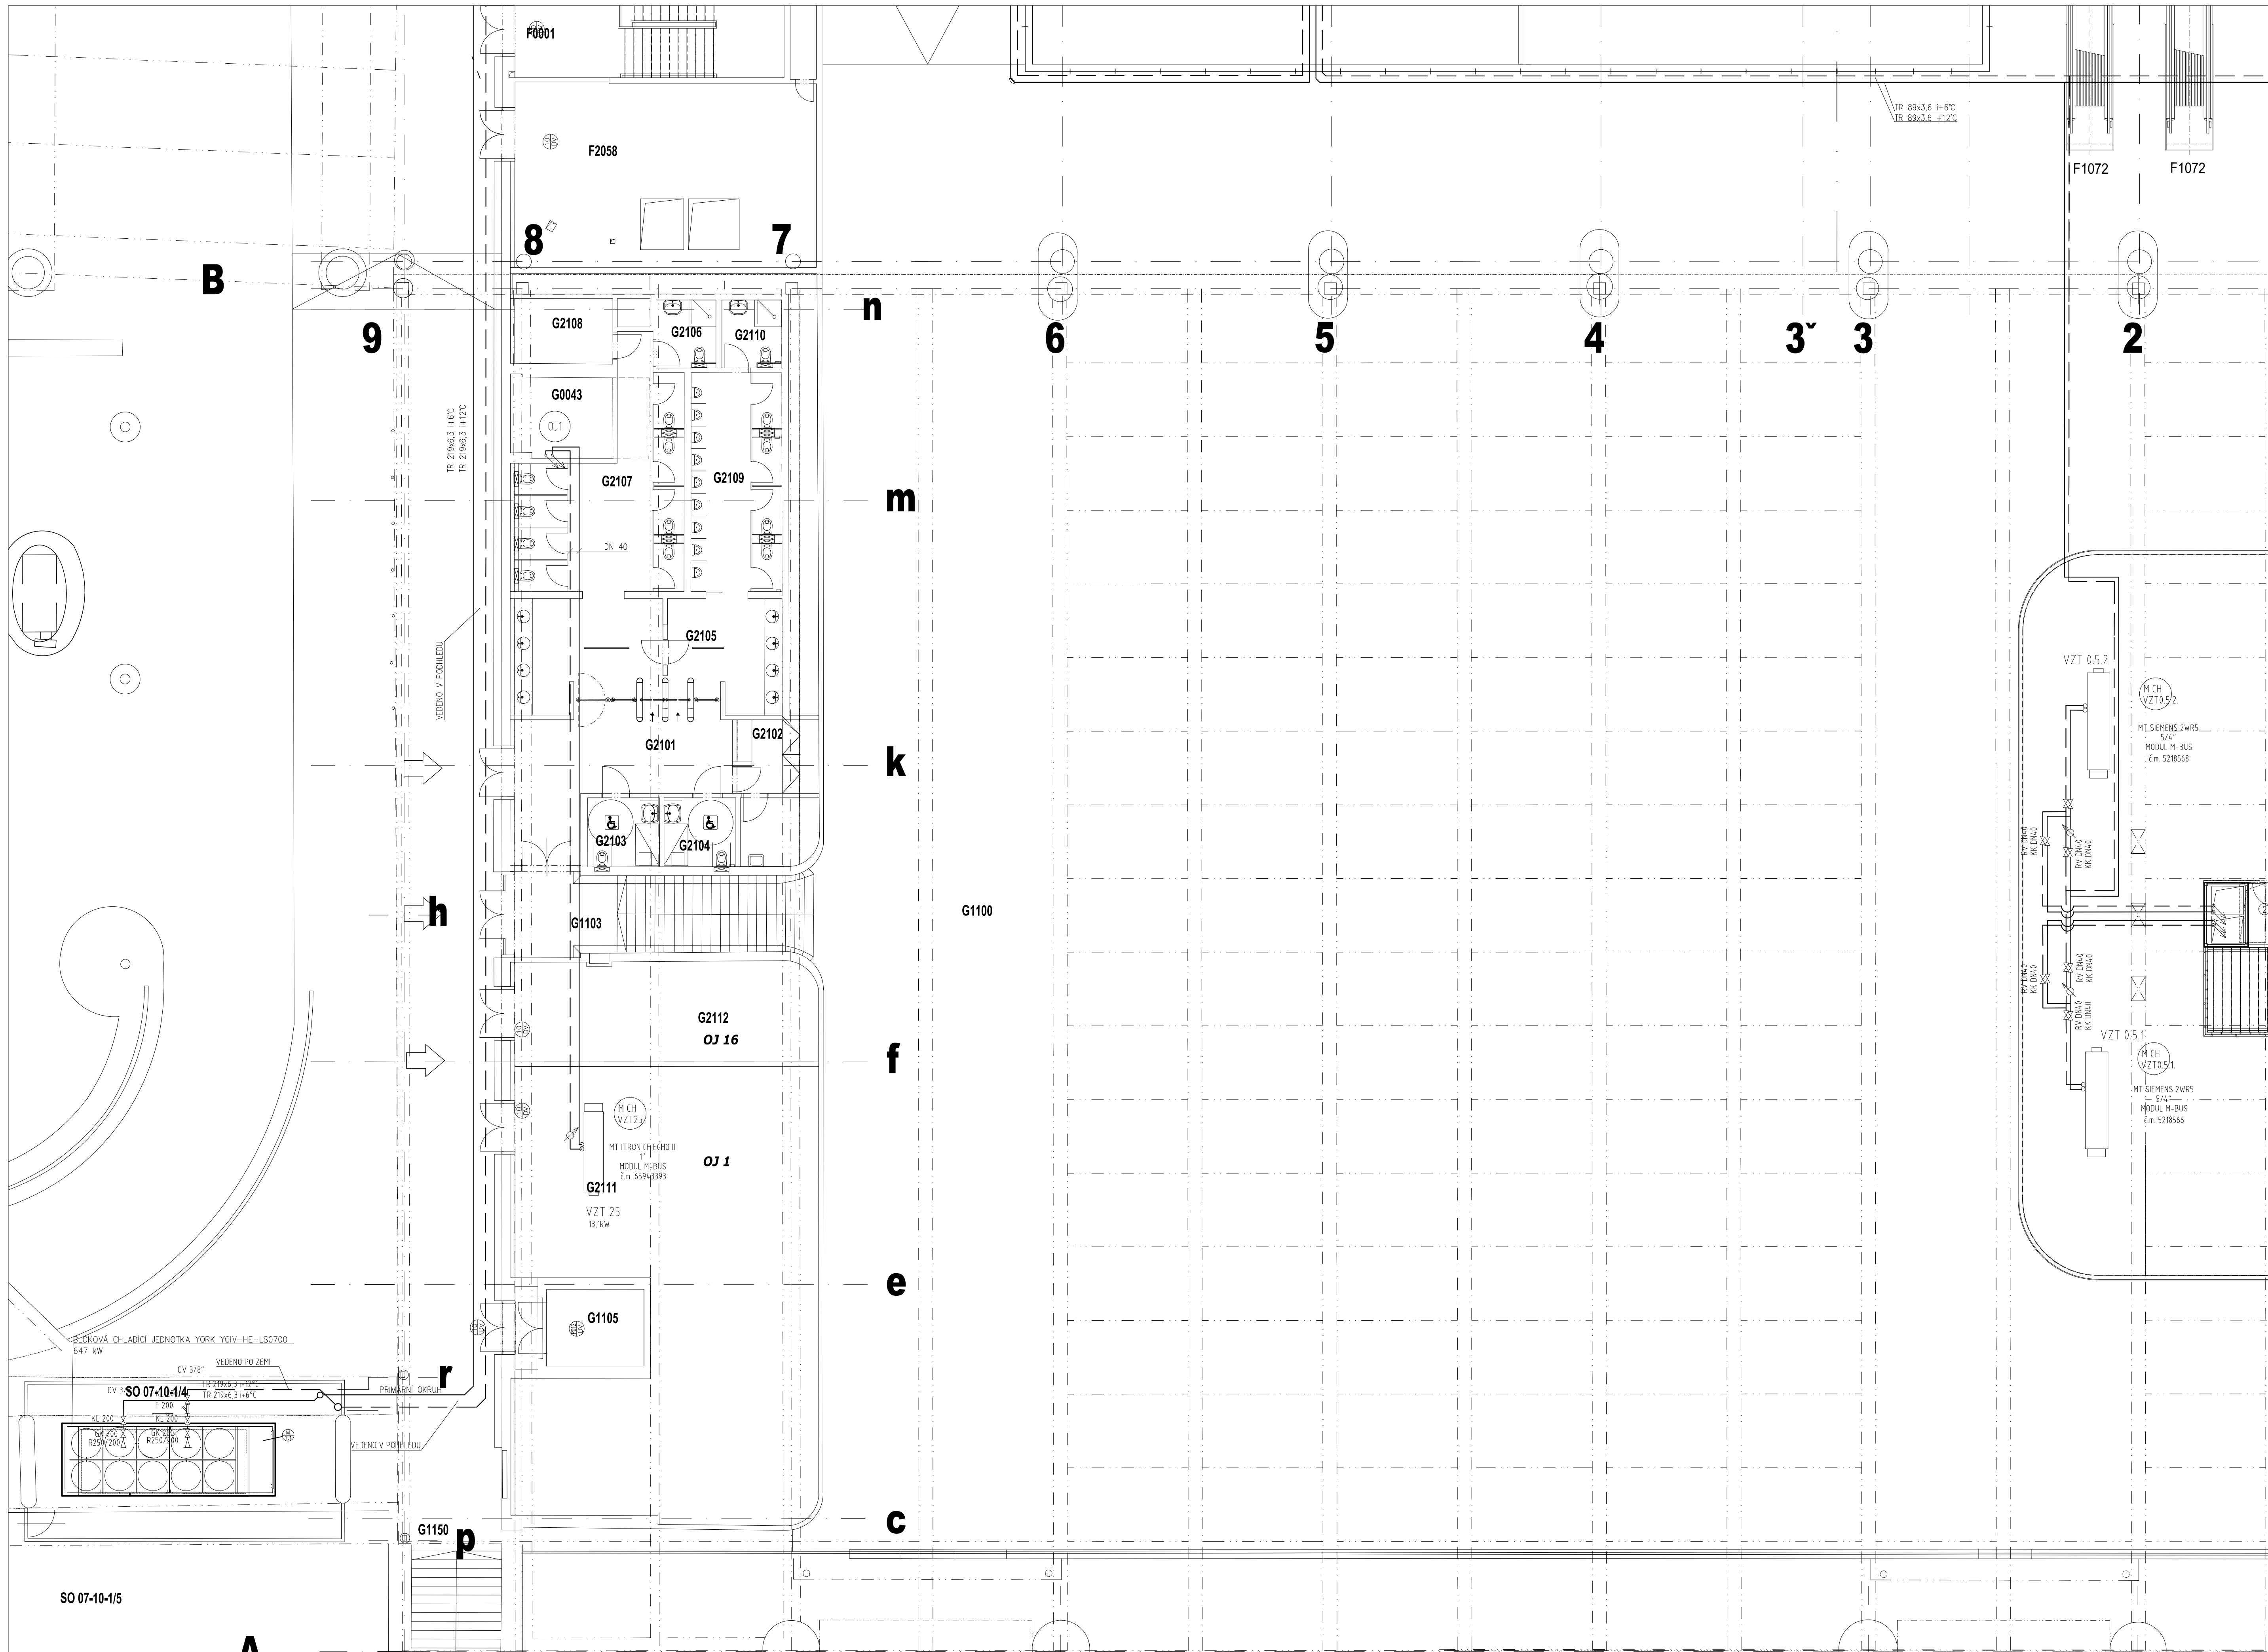


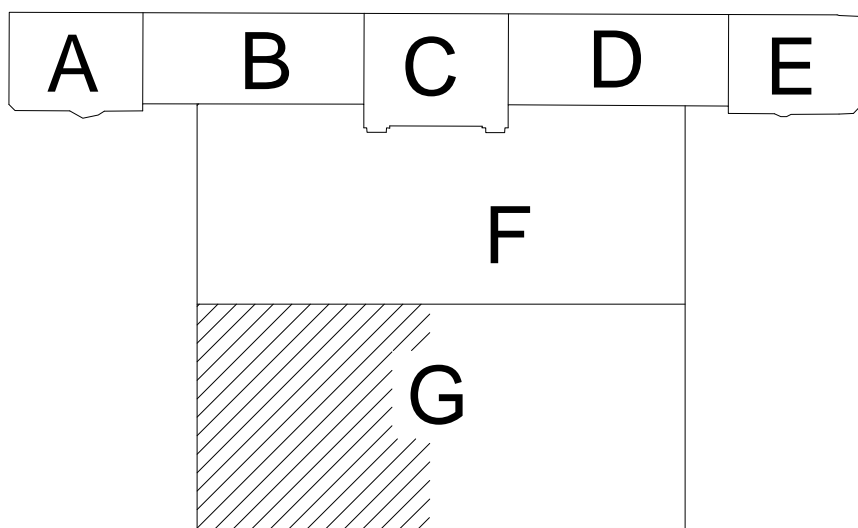
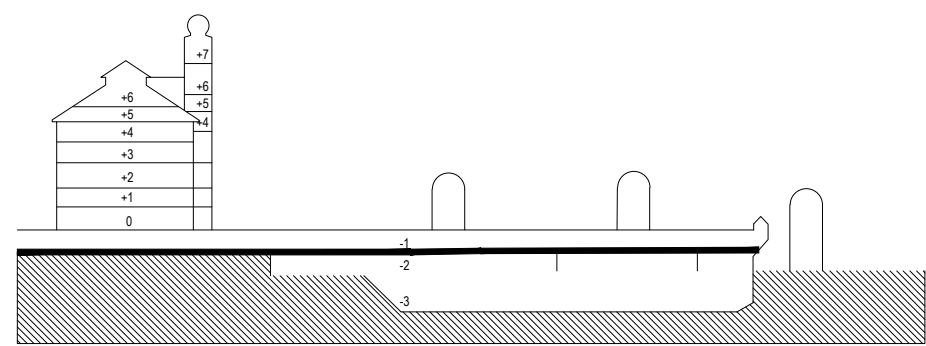
PŮDORYS 205 ČÁST 1





LEGENDA CHLAZENÍ

- HLAVNÍ VĚTVĚ POTRUBÍ S NEMRZNOUCÍ KAPALINOU
- CHLAZENÁ NEMRZNOUCÍ KAPALINA 10"
- CHLAZENÁ NEMRZNOUCÍ KAPALINA 6"

- UZAVÍRAČÍ ARMATURA - KK: KULOVÝ KOHOUT
- UZAVÍRAČÍ ARMATURA - UK: MEZIPŘÍRUBOVÁ UZAVÍRAČÍ KLAPKA
- F: F. FILTR
- VZ: ZPĚTNÁ ARMATURA, ZPĚTNÝ VENTIL
- V: VYVÁŽOVACÍ BALANČNÍ VENTIL, S UZAVÍRAČÍ FUNKCÍ
- MT: MĚŘÍČ TEPLA, MĚŘÍČ CHLAZU
- RV: REGULÁČNÍ VENTIL
- KV: KULOVÝ FILTR
- GA: GUMOVÝ KOMPENZÁTOR
- OV: ODVZDUŠŇOVACÍ VENTIL
- P: PŘECHOD NA POTRUBÍ
- TL: TLAKOMĚR
- TI: TEPLOMĚR
- LI: HLADNOZNAK



DOKUMENTACE SKUTEČNÉHO PROVEDENÍ STAVBY

 <div>Grandi Stazioni Česká republika, s.r.o. Zitná 157/852 Praha 2 120 00 ČESKÁ REPUBLIKA</div>		<div>Objednatel: <b>METROSTAV a.s., Divize 9</b> Jablonského 2/640 Praha 7 170 00</div> 		<div>Souprava č.: Praha 7 170 00</div>	
Město stavby: Wilsonova 80, 120 00 Praha 2		katastrální území: Nové Město - obvod Praha 1 Vinohrady - obvod Praha 2			
<b>METROPROJEKT Praha a.s.</b>		<b>ING. P. PATRIK KOTAS</b> ATELIER DESIGNU A ARCHITEKTURY			
Generální projektant: <b>METROPROJEKT Praha a.s.</b> Nám. I. P. Pavlova 2/1786, 120 00 Praha 2 Generální řešitel: Ing. Jiří Pokorný tel: +420 286 154 105, metroprojekt@metroprojekt.cz		Ing. arch. Patrik KOTAS Atelier designu a architektury Janáčkovo nábřeží 5, 150 00 Praha 5 tel/fax: +420 224 942 388, atelier@patrikkotas.com			
Hlavní inženýr stavby: Ing. Libor Martinek		Hlavní technolog základů: Ing. Věra Langmalerová		Hlavní architek. základů: Ing. arch. Patrik Kotas	
Odpovědný projektant stavby: Roman Voráč		Odpovědný státek: Ing. Jaroslav Kácovský		Odpovědný architekt projektu: Ing. arch. Jaroslav Smola	
Služba: <b>DSPS</b>		Název a účel díla: <b>REKONSTRUKCE ŽST. PRAHA HLAVNÍ NÁDRAŽÍ ETAPA 0-3 NOVÁ ODBAVOVACÍ HALA, SUTERÉN FANTOVY BUDOVOY</b>			
Zpracovatelství ústav: <b>METROSTAV a.s., Divize 9</b> Jablonského 2/640 Praha 7 170 00		Název části díla: - SDP: <b>Technika prostředí NOH</b>		Část:	
tel: +420 284 002 111		Stavební objekt: <b>23 Chlazení</b>		Dě:	
Kontroloval: Ing. Sárka Růžicková		Podpis: Název přílohy: <b>PŮDORYS 205 ČÁST 1</b>		Počet:	
Vypracoval: Michal Klodner		Datum: 8/2012		Změna: -	
Měřítko: <b>10 X A4</b>		Měřítko: 1:100		Číslo příl.: <b>3</b>	