



PŮDORYS 205 ČÁST 6

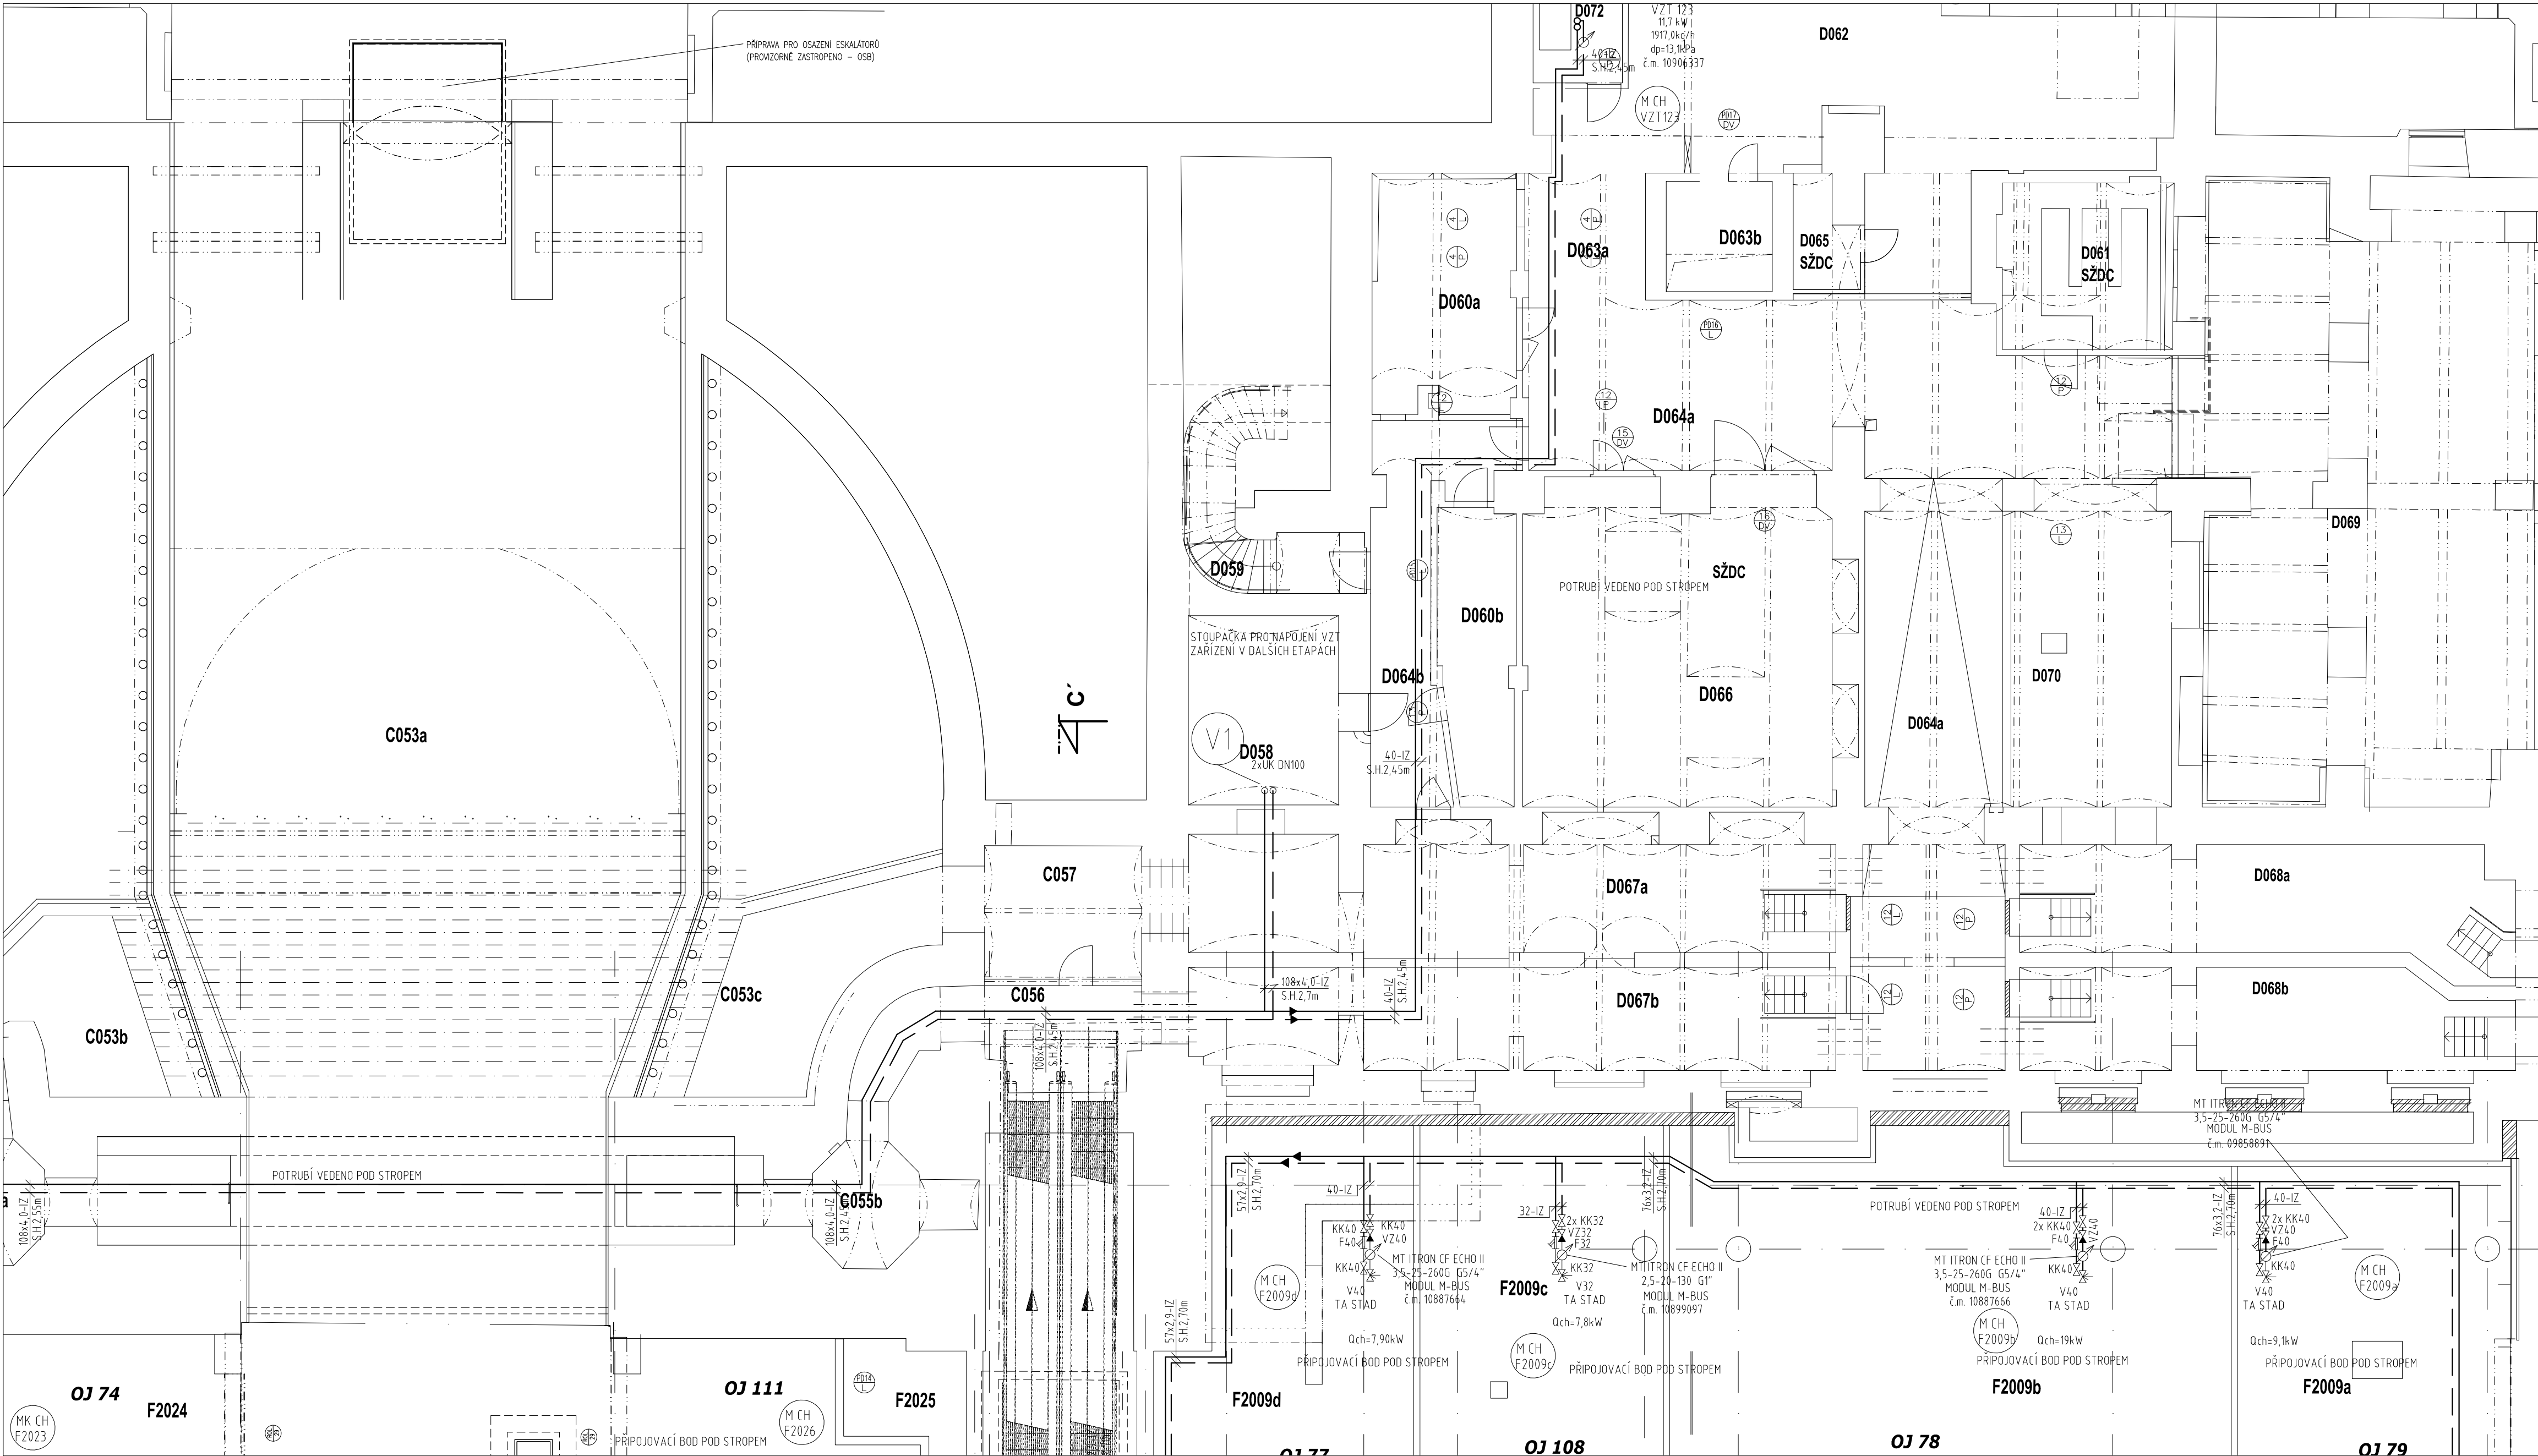

- LEGENDA CHLAZENÍ
- HLAVNÍ VĚTVE POTRUBÍ S NEMRZNOUCÍ KAPALINOU
 - CHLAZENÁ NEMRZNOUCÍ KAPALINA 12°
 - CHLAZENÁ NEMRZNOUCÍ KAPALINA 6°
 - UZAVÍRACÍ ARMATURA - KK - KULOVÝ KOHOUT
 - UZAVÍRACÍ ARMATURA - UK - MEZIPŘÍRUBOVÁ UZAVÍRACÍ KLAPEK
 - F - FILTR
 - VZ - ZPĚTNÁ ARMATURA, ZPĚTNÝ VENTIL
 - V - VYVÁŽOVACÍ (BALANČNÍ) VENTIL S UZAVÍRACÍ FUNKCÍ
 - MT - MĚŘÍCÍ TEPLA, MĚŘÍCÍ CHLADU
 - RV - REGULAČNÍ VENTIL
 - KV - KULOVÝ FILTR
 - GK - GUMOVÝ KOMPENZÁTOR
 - OV - ODVZDUŠŇOVACÍ VENTIL
 - PŘECHOD NA POTRUBÍ
 - TLAKOMĚR
 - TEPLOMĚR
 - HLADINOZNÁK

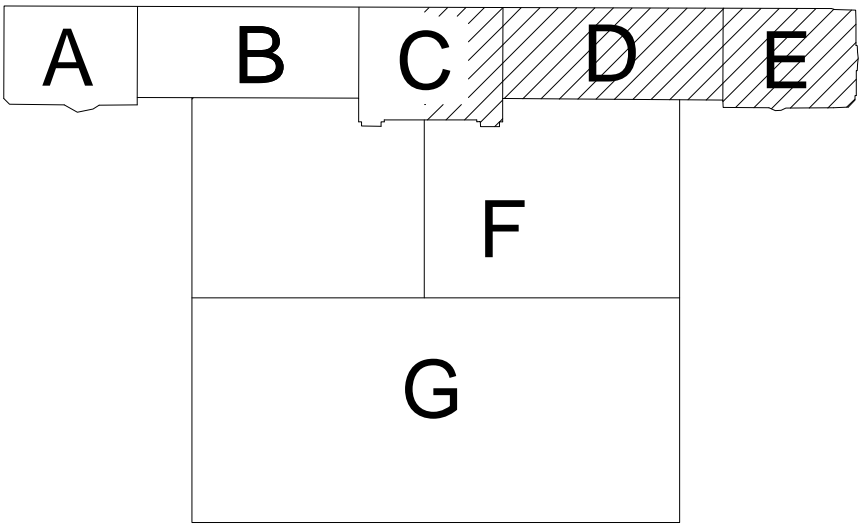

DOKUMENTACE SKUTEČNÉHO PROVEDENÍ STAVBY

Investor: Grandi Stazioni Česká republika, s.r.o. Žitná 1578/52 Praha 2 120 00 GrandiStazioni ČESKÁ REPUBLIKA		Objednatel: METROSTAV a.s., Divize 9 Jablonského 2/640 Praha 7 170 00 metrostav		Souprava č.:
Místo stavby: Wilsonova 80, 120 00 Praha 2		katastrální území: Nové Město - obvod Praha 1 Vinohrady - obvod Praha 2		
METROPROJEKT Praha a.s. Generální projektant: METROPROJEKT Praha a.s. Nám. I. P. Pavlova 2/1786, 120 00 Praha 2 Generální ředitel: Ing. Jiří Pokorný tel: +420 296 154 105, metroprojekt@metroprojekt.cz		ING. ARCH. PATRIK KOTAS ATELIER DESIGNU A ARCHITEKTURY Ing. arch. Patrik KOTAS Atelier designu a architektury Janáčkovo nábřeží 5, 150 00 Praha 5 tel/fax: +420 224 942 588, atelier@patrikotas.com		
Hlavní inženýr zakázky: Ing. Libor Martinek		Hlavní technolog zakázky: Ing. Věra Langmaierová		Hlavní architekt zakázky: Ing. arch. Patrik Kotas
Odpovědný projektant stavby: Roman Voráč		Odpovědný statik: Ing. Jaroslav Kácovský		Odpovědný architekt projektu: Ing. arch. Jaroslav Smola
Stupeň: DSPS		Název a účel díla: REKONSTRUKCE ŽST. PRAHA HLAVNÍ NÁDRAŽÍ ETAPA 0-3 NOVÁ ODBAVOVACÍ HALA, SUTERÉN FANTOVY BUDOVY		
Zpracovatelský úřad: METROSTAV a.s., Divize 9 Jablonského 2/640 Praha 7 170 00		Název části díla - SOD: Technika prostředí NOH		Část:
tel.: +420 284 002 111		Stavební objekt:		Díl:
Kontroloval: Ing. Šárka Růžičková		Podobjekt: 23 Chlazení		Poloha:
Vypracoval: Michal Klodner		Název přílohy: PŮDORYS 205 ČÁST 6		Změna:
Skart. znak: 8 X A4		Datum: 8/2012		Číslo příl.:
Počet fólií: 8 X A4		Měřítko: 1:100		8