



LEGENDA:

- MAJAČEK OHM
- MAJAČEK OHM/C27
- NAPAĽENÍ MAJAČKŮ 1-CHKE-R 3Cx2,5
- RÍZENÍ MAJAČKŮ JXFR 10x2x0,8

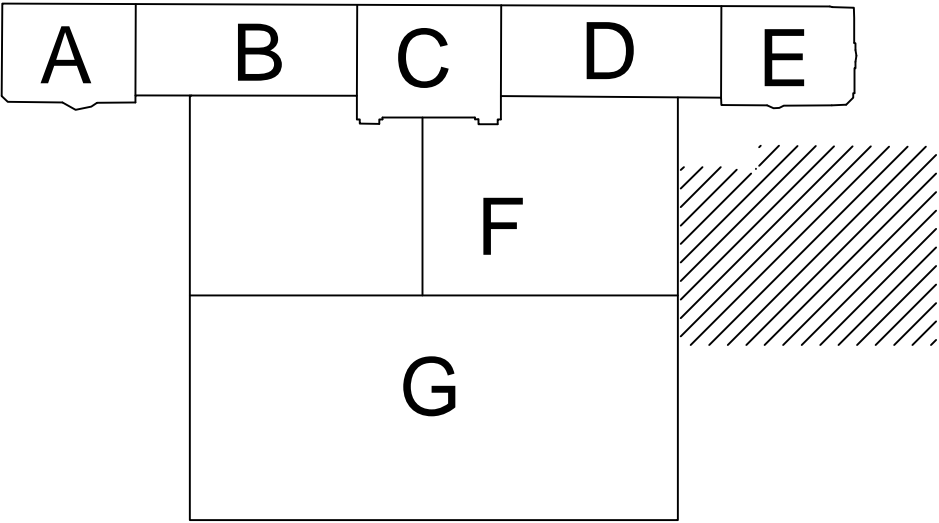

DOKUMENTACE SKUTEČNÉHO PROVEDENÍ STAVBY

Investor: Grandi Stazioni Česká republika, s.r.o. 		Objednatel: METROSTAV a.s., Divize 9 Jablonského 216/40 Praha 7 170 00		Správce ž.: METROSTAV a.s., Divize 9 Jablonského 216/40 Praha 7 170 00	
Místo stavby: Wilsonova 80, 120 00 Praha 2		katastrální území: Nové Město - obvod Praha 1 Vinohrady - obvod Praha 2			
<b>METROPROJEKT Praha a.s.</b>		<b>ING. ARCH. PATRIK KOTAS</b> <b>ATELIER DESIGNU A ARCHITEKTURY</b>			
Generální projektant: METROPROJEKT Praha a.s. Nám. I. P. Pavlova 2/1786, 120 00 Praha 2 Generální ředitel: Ing. Jiří Pokorný tel: +420 296 154 105, metroprojekt@metroprojekt.cz		Ing. arch. Patrik KOTAS Atelier designu a architektury Janáčkovo nábřeží 5, 150 00 Praha 5 tel/fax: +420 224 942 585, atelier@patrikotas.com			
Hlavní inženýr: stavitel: Ing. Libor Martinek		Hlavní architekt: stavitel: Ing. arch. Patrik Kotas			
Odpovědný projektant stavby: Roman Voráč		Odpovědný státek: Ing. Jaroslav Kácovský		Odpovědný architekt projektu: Ing. arch. Jaroslav Šmola	
Stupeň: <b>DSPS</b>		Název a účel díla: <b>REKONSTRUKCE ŽST. PRAHA HLAVNÍ NÁDRAŽÍ ETAPA 0-3 NOVÁ ODBAVOVACÍ HALA, SUTERÉN FANTOVY BUDOVY</b>			
Zpracovatelství dílov: METROSTAV a.s., Divize 9 Jablonského 216/40 Praha 7 170 00		Název části díla – 500: <b>Slaboproudé rozvody a zařízení ČD</b>		Stavbní objekt: <b>SO 24 - Měření a regulace</b>	
tel.: +420 284 002 111		Podpis: Ing. Sárka Růžicková		Podpis: Ing. Sárka Růžicková	
Datum: 8/2012		Měřítko: 1:250		PŮDORYS 198 DODATEK	