
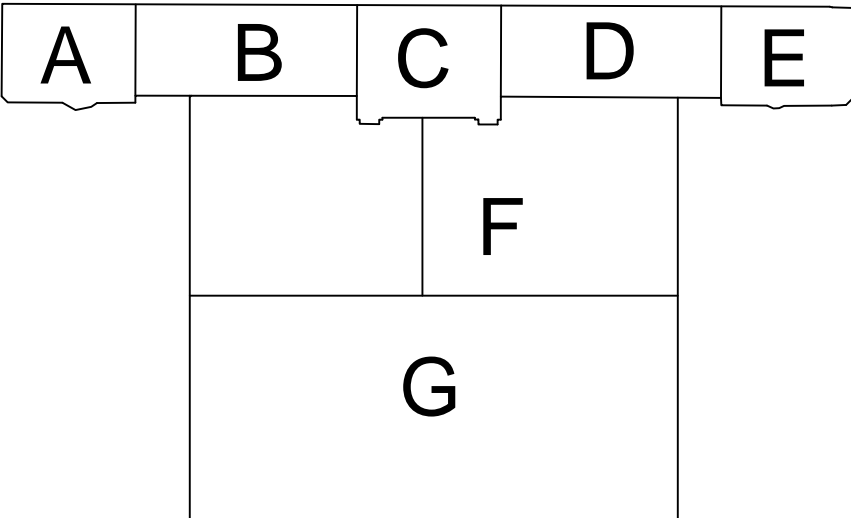



LEGENDA:

- MAJÁČEK OHM
- MAJÁČEK OHM/C27
- NAPÁJENÍ MAJÁČKŮ 1-CHKE-R 3Cx2,5
- ŘÍZENÍ MAJÁČKŮ JXFR 10x2x0,8

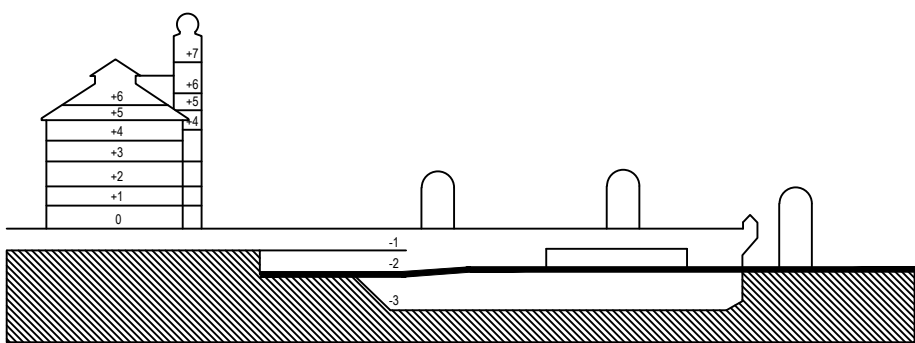

DOKUMENTACE SKUTEČNÉHO PROVEDENÍ STAVBY

 <div>GrandStazioni ČESKÁ REPUBLIKA</div>		Investor: Grandi Stazioni Česká republika, s.r.o. Zlín 517802 Praha 2 120 00	Objednatel: METROSTAV a.s., Divize 9 Jablonského 2/640 Praha 7 170 00	Souprava č.: Praha 7 170 00
Město stavby: Wilsonova 80, 120 00 Praha 2			katastrální území: Nové Město - obvod Praha 1 Vinohrady - obvod Praha 2	
Generální projektant: METROPROJEKT Praha a.s. Nám. I. P. Pavlova 2/1786, 120 00 Praha 2 Generální řešitel: Ing. Jiří Pokorný tel: +420 296 154 105, metroprojekt@metroprojekt.cz			Ing. arch. Patrik KOTAS Atelier designu a architektury Janáčkovo nábřeží 5, 150 00 Praha 5 tel/fax: +420 224 942 988, atelier@patrikkotas.com	
Hlavní inženýr zakázky: Ing. Libor Martinek			Hlavní technolog zakázky: Ing. Věra Langmalerová	
Odpovědný projektant stavby: Roman Voráč			Odpovědný státník: Ing. Jaroslav Kácovský	
Stupeň: DSPS			Název a účel díla: REKONSTRUKCE ŽST. PRAHA HLAVNÍ NÁDRAŽÍ ETAPA 0-3 NOVÁ ODBAVOVACÍ HALA, SUTERÉN FANTOVY BUDOVOVY	
Zpracovatelství díla: METROSTAV a.s., Divize 9 Jablonského 2/640 Praha 7 170 00 tel: +420 284 002 111			Název díla díla - SOD: Technologická zařízení	
Podobojekt: SO 24 - Měření a regulace			Číslo: 1	
Kontroloval: Ing. Sárka Růžicková			Podpis: Název přílohy:	
Vypracoval: Ing. Sárka Růžicková			Datum: 8/2012	
Stupeň: 10 X A4			Měřítko: 1:250	
PŮDORYS 203			Číslo příl.: 9	