
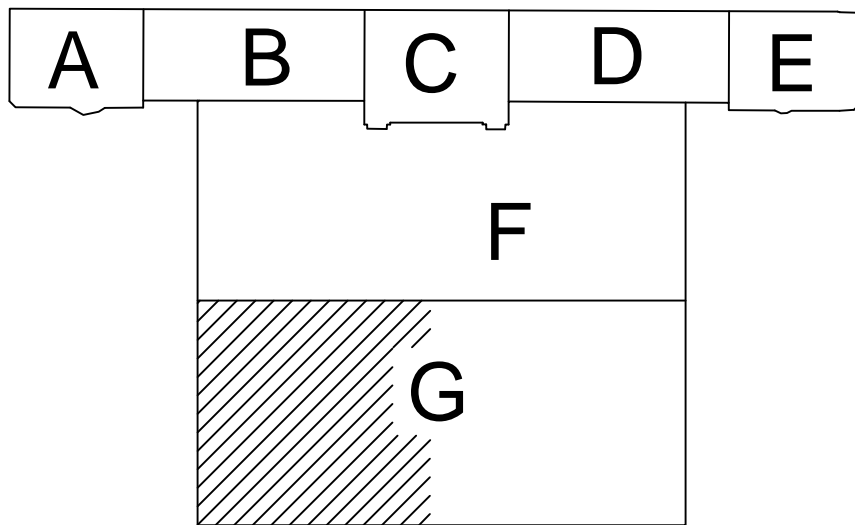


LEGENDA:

- MAJÁČEK OHM
- MAJÁČEK OHM/C27
- NÁPÁJENÍ MAJÁČKŮ 1-CHKE-R 30x2,5
- ŘÍZENÍ MAJÁČKŮ JXFR 10x2x0,8

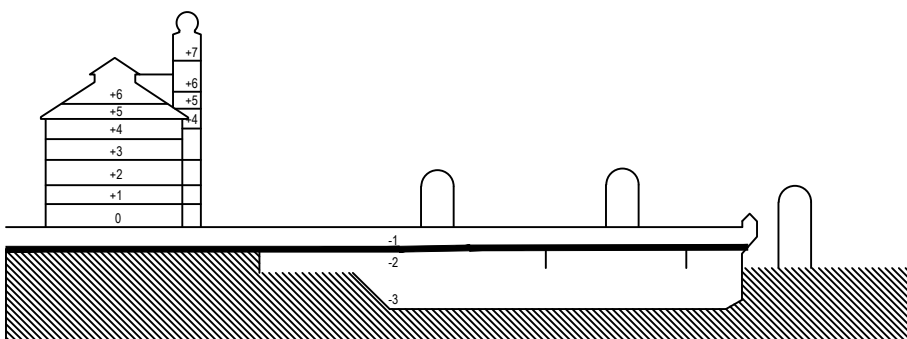

DOKUMENTACE SKUTEČNÉHO PROVEDENÍ STAVBY

| | | | |
|--|---|---------------------------------|---|
| Investor: Grandi Stazioni ČESKÁ REPUBLIKA | Grandi Stazioni Česká republika, s.r.o. Žitná 1578/52 Praha 2 120 00 | Objednatel: METROSTAV | Souprava č.: METROSTAV a.s., Divize 9 Jablonského 2640 Praha 7 170 00 |
| | | | |

Místo stavby: Wilsonova 80, 120 00 Praha 2 katastrální území: Nové Město - obvod Praha 1 Vinohrady - obvod Praha 2

| | |
|---|---|
| METROPROJEKT Praha a.s. Generální projektant: METROPROJEKT Praha a.s. Nám. I. P. Pavlova 2/1786, 120 00 Praha 2 Generální ředitel: Ing. Jiří Pokorný tel: +420 296 154 105, metroprojekt@metroprojekt.cz Hlavní inženýr: Ing. Libor Martinek Odpovědný projektant stavby: Roman Voráč | ING. ARCH. PATRIK KOTAS ATELIER DESIGNU A ARCHITEKTURY Ing. arch. Patrik KOTAS Atelier designu a architektury Janáčkovo nábřeží 5, 150 00 Praha 5 tel/fax: +420 224 942 588, atelier@patrikotas.com Hlavní architekt: Ing. Věra Langmalerová Ing. arch. Patrik Kotas Odpovědný architekt stavby: Ing. Jaroslav Kácovský Ing. arch. Jaroslav Smola |
| | |

| | | | | | |
|--|--|---|--|-----------------------|--|
| Stupeň: DSPS | | Název a účel díla: REKONSTRUKCE ŽST. PRAHA HLAVNÍ NÁDRAŽÍ ETAPA 0-3 NOVÁ ODBAVOVACÍ HALA, SUTERÉN FANTOVY BUDOVY | | | |
| Zpracovatelství dle: METROSTAV a.s., Divize 9 Jablonského 2640 Praha 7 170 00 | | Název části díla - SO: Technologická zařízení | | Číslo: 1 | |
| tel: +420 284 002 111 | | Stavební objekt: Podoblast SO 24 - Měření a regulace | | Dle: 1 | |
| Kontrola: Ing. Sárka Růžicková | | Podpis: Ing. Sárka Růžicková | | Změna: - | |
| Výpracovatel: Ing. Sárka Růžicková | | PŮDORYS 205 ČÁST 1 | | | |
| Stupeň: 12 X A4 | | Datum: 8/2012 | | Číslo příl.: 3 | |
| Měřítko: 1:100 | | | | | |