


BTS 219 Brandýs n/O.

M1:500

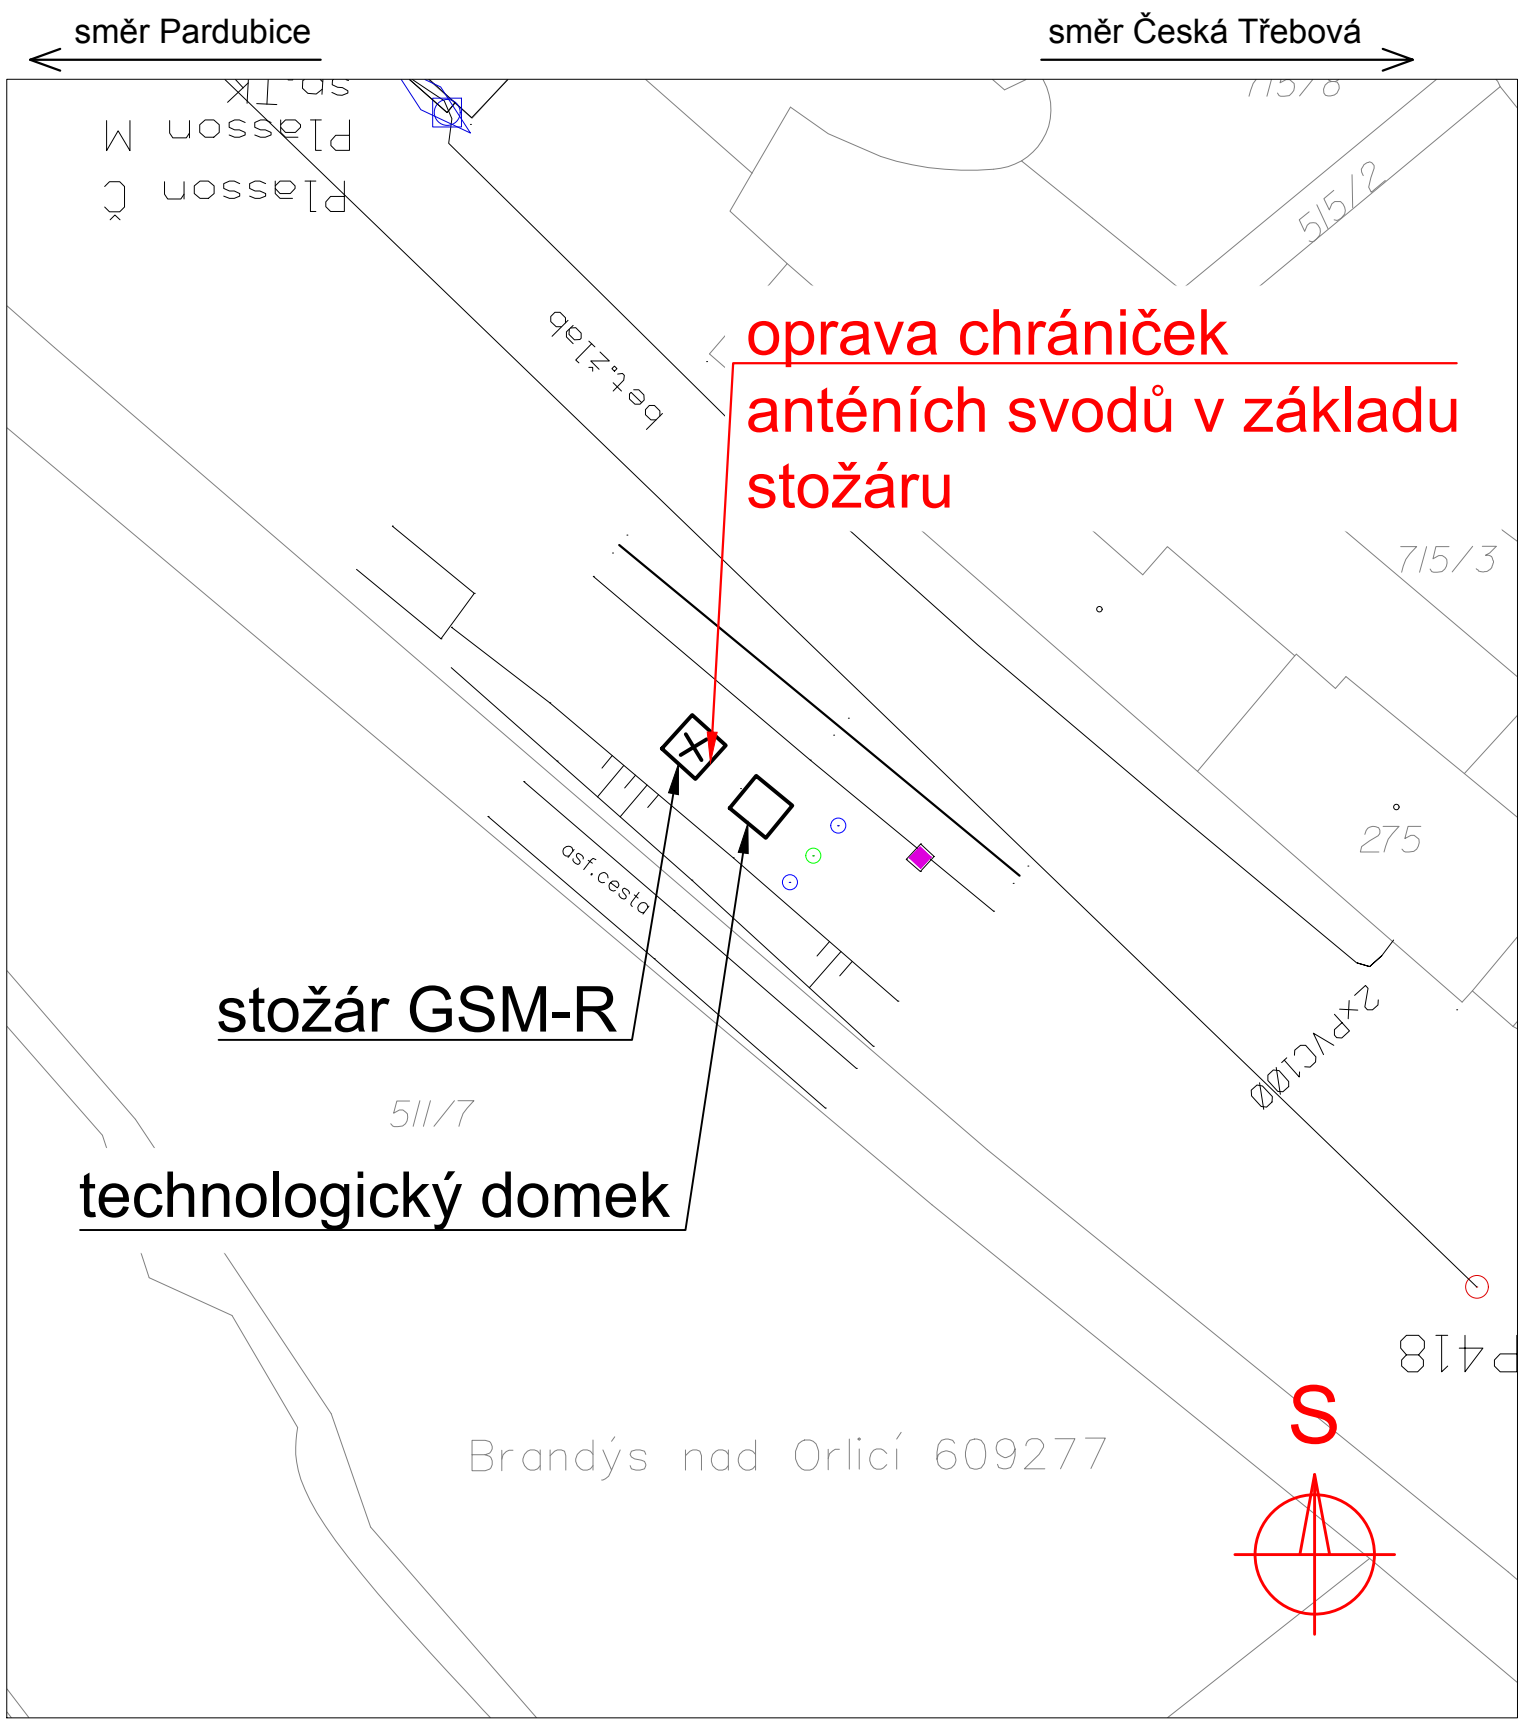

LEGENDA BAREVNÉHO ROZLIŠENÍ OBJEKTŮ:

	STÁVAJÍCÍ KOLEJE A JINÉ STÁVAJÍCÍ OBJEKTY
	KATASTRÁLNÍ MAPA
	NOVÉ ZAŘÍZENÍ

Ministerstvo dopravy
Státní fond dopravní
infrastruktury

Jiná ověření:		Paré:	
Orientační schéma: 		Razítko oprávněné osoby:	
Revize: 000		Datum: 24.08.2025	
Popis: Projednaný čístopis ZDS2		Kontroloval: Ing. Josef Naništa	

Stavebník/Investor:	Správa železnic, státní organizace	
Adresa:	Dlážděná 1003/7, 110 00 Praha 1	
Zástupce investora:	Stavební správa západ	
Adresa:	Sokolovská 1955/278, 190 00 Praha 9	

Zhotovitel díla:	SUDOP Brno, spol. s r.o.	
Adresa:	Kounicova 688/26, 611 36 Brno	
Kontakt:	T: +420 972 625 804 E: sudop@sudop-brno.cz	
Zhotovitel objektu:	SUDOP Brno, spol. s r.o.	
Adresa:	Kounicova 688/26, 611 36 Brno	
Kontakt:	T: +420 972 625 804 E: sudop@sudop-brno.cz	
Hlavní projektant (HIP): Ing. Naništa Josef		Specialista: Ing. Naništa Josef

Název stavby/akce:	Úpravy základnových radiostanic BTS síť GSM-R řady S8003	Označení investora: S632400188
Název části:	-	Označení zhotovitele: 25013-01
Název objektu/dílní části:	Situace v JŽM	Označení části:
Název přílohy:	BTS 219 Brandýs n/O.	Označení objektu/komplexu:
Název dílní části přílohy:		Číslo přílohy: 3.11
Odpovědný projektant:	Zpracovatel přílohy:	Měřítko: 1:500
Ing. Josef Naništa	Ing. David Tribula	Formáty: 2 x A4
Kraj:	Katastrální území:	TUDU:
Jihomoravský, Pardubický, Středočeský	viz textová část	viz textová část
Označení investora: S 6 3 2 4 0 0 1 8 8 - Z D S 2 - X X X X X X - X X X X X X X X X X - X X - 3 - 1 1 X - 0 0 0		Revize: 0
[Prostor pro další informace]		