


BTS 265 žst. Hrušovany u Brna

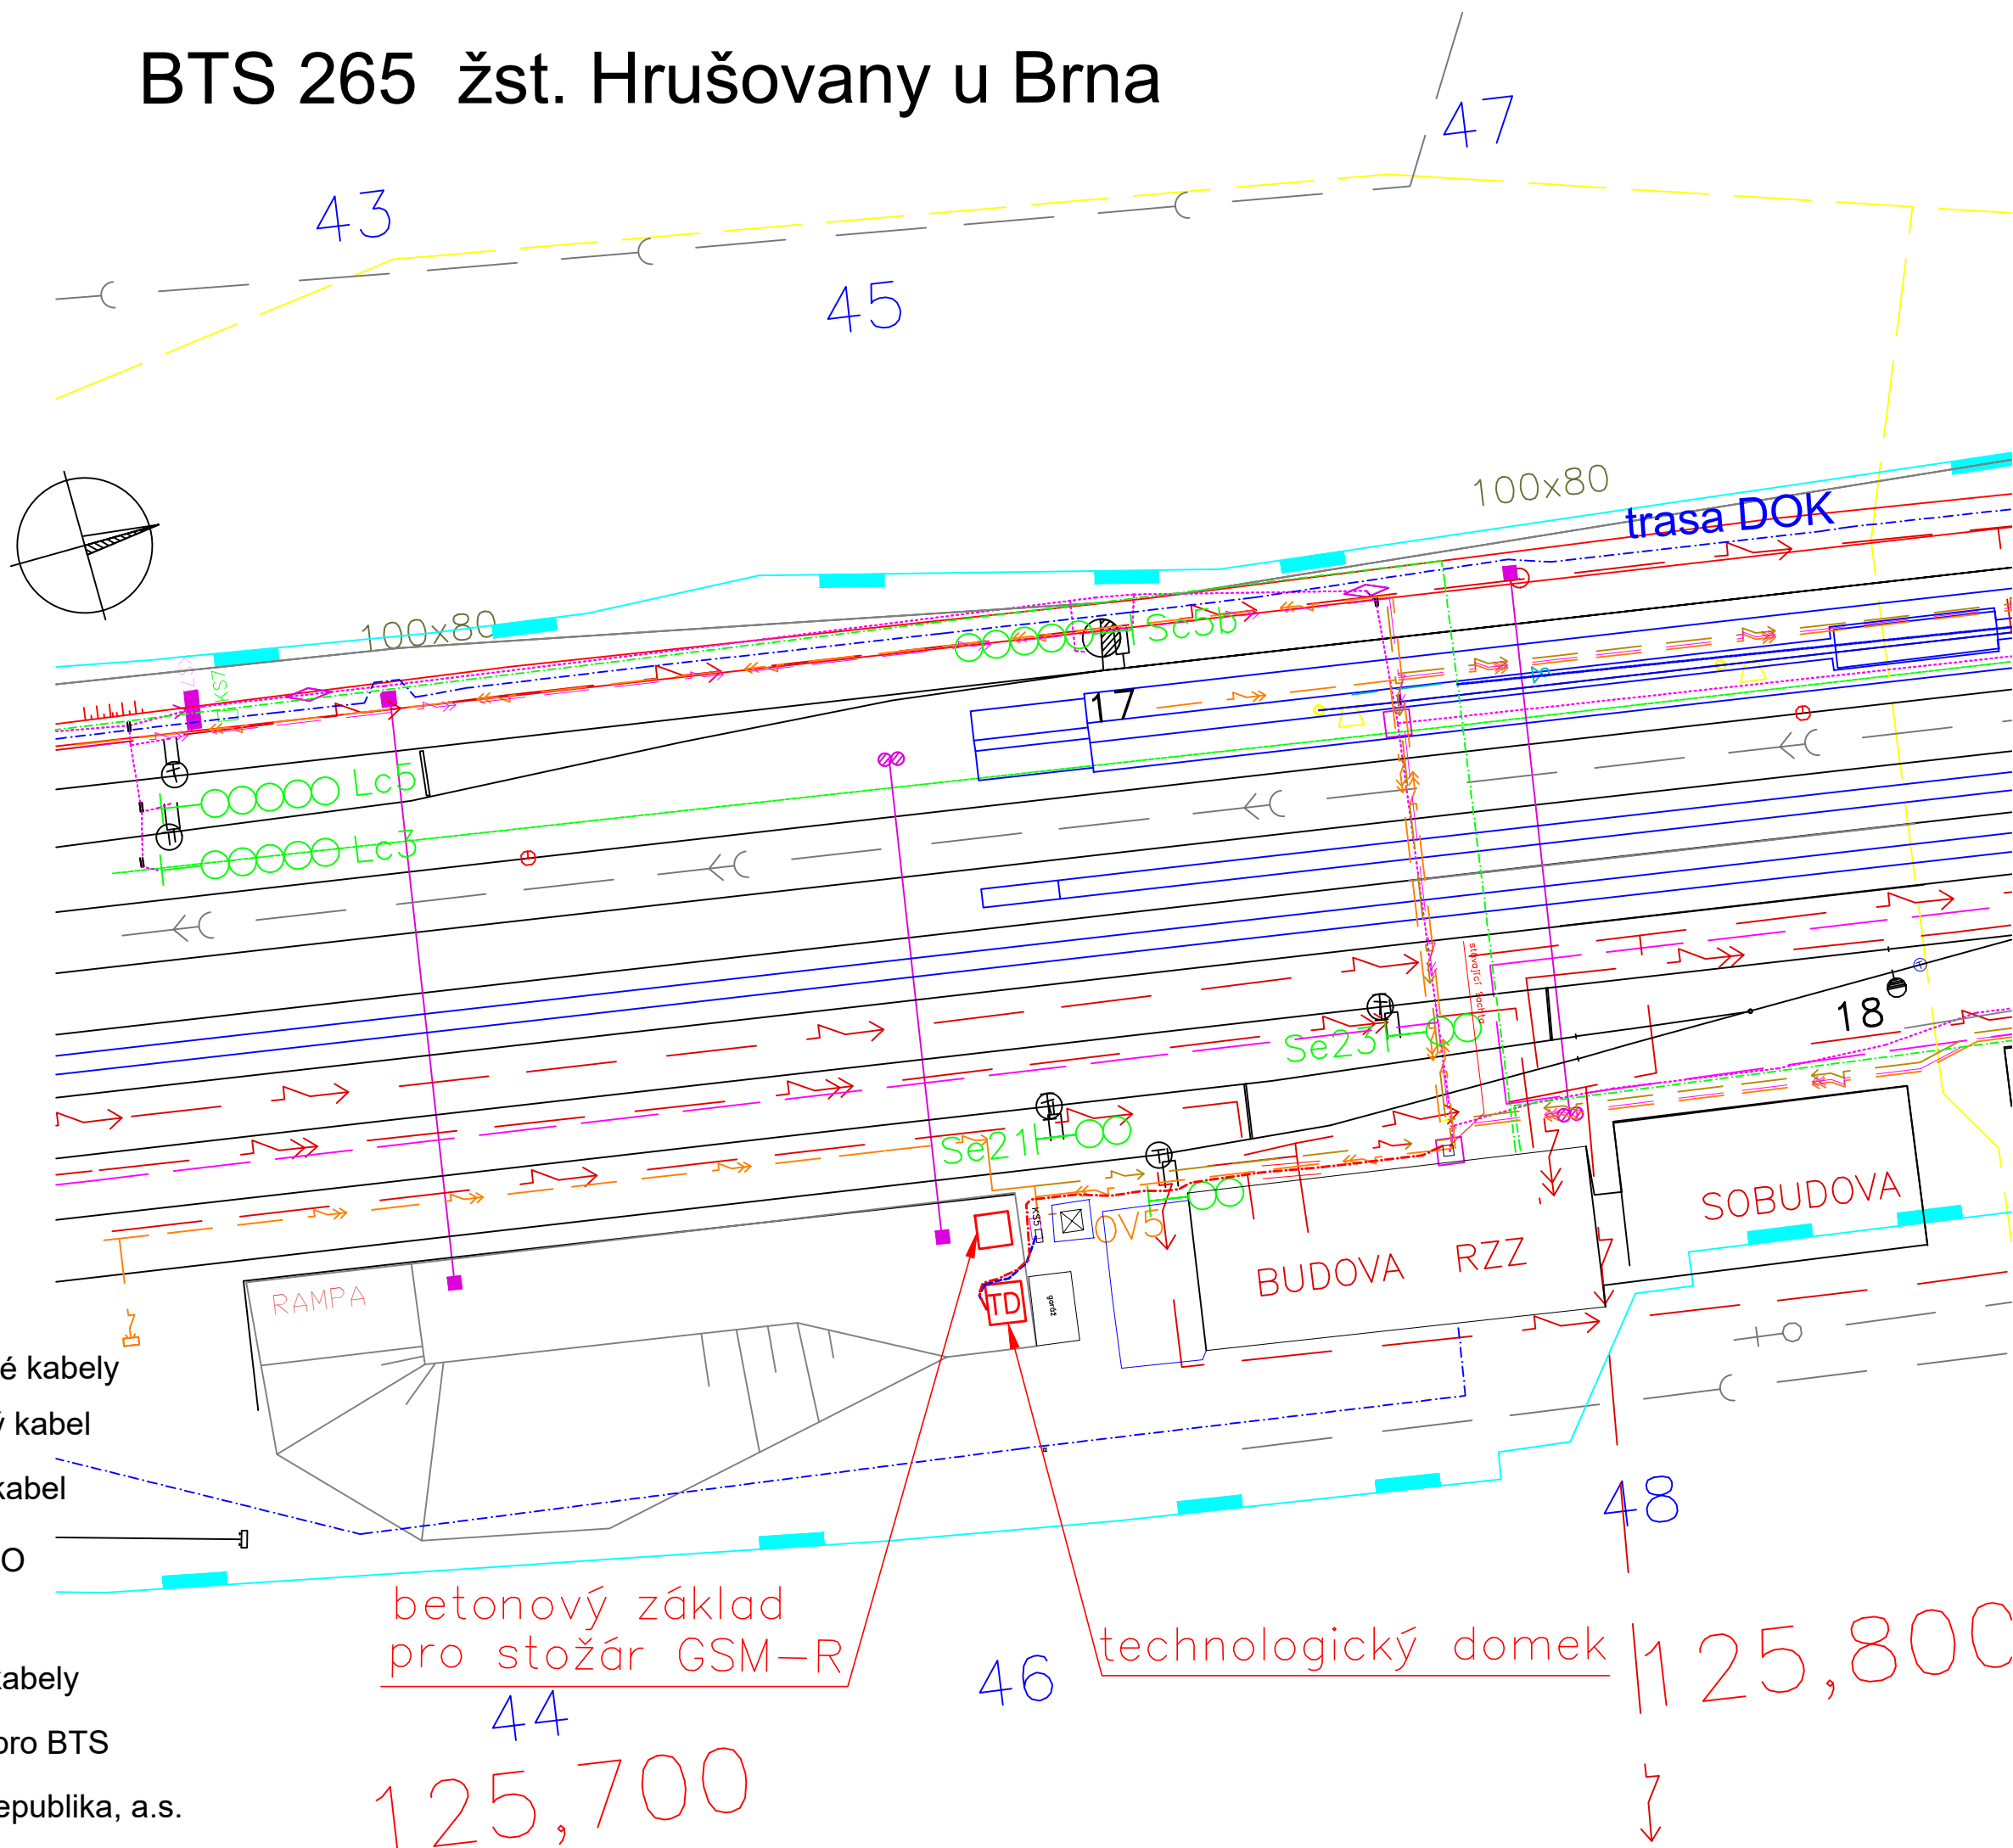

Legenda inženýrských sítí:

- SŽ - dálkové metalické kabely
- SŽ - traťový metalický kabel
- SŽ - dálkový optický kabel
- SŽ - kabely nn,vn a VO
- SŽ - sdělovací kabely
- SŽ - zabezpečovací kabely
- SŽ - MOK 12 vláken pro BTS
- kabely E.ON Česká republika, a.s.

		EVROPSKÁ UNIE Evropské strukturální a investiční fondy Operační program Doprava		Ministerstvo dopravy Státní fond dopravní infrastruktury	
Jiná ověření:			Paré:		
Orientační schéma:					
Revize:			Datum:		Popis:
000			24.08.2025		Projednaný čistopis ZDS2
Kontroloval:			Ing. Zdeněk Španěl		
Stavebník/Investor:			Správa železnic, státní organizace		
Adresa:			Dlážděná 1003/7, 110 00 Praha 1		
Zástupce investora:			Stavební správa západ		
Adresa:			Sokolovská 1955/278, 190 00 Praha 9		
Zhotovitel díla:			SUDOP Brno, spol. s r.o.		
Adresa:			Kounicova 688/26, 611 36 Brno		
Kontakt:			T: +420 972 625 804 E: sudop@sudop-brno.cz		
Zhotovitel objektu:			SUDOP Brno, spol. s r.o.		
Adresa:			Kounicova 688/26, 611 36 Brno		
Kontakt:			T: +420 972 625 804 E: sudop@sudop-brno.cz		
Hlavní projektant (HIP):			Ing. Naništa Josef		Specialista: Ing. Naništa Josef
Název stavby/akce:		Úpravy základnových radiostanic BTS sítě GSM-R řady S8003			Označení investora: S632400188
Název části:		-			Označení zhotovitele: 25013-01
Název objektu/díleč části:		Situace v JŽM			Označení objektu/komplexu:
Název přílohy:		BTS 265 žst. Hrušovany u Brna			Číslo přílohy: 3.24
Název díleč části přílohy:					Stupeň dokumentace: ZDS2
Odpovědný projektant:		Zpracovatel přílohy:		Měřítko: 1:500	Smluvní datum zpracování: 08/2025
Ing. Josef Naništa		Ing. Josef Naništa		Formáty: 3x A4	
Kraj: Jihomoravský, Pardubický, Středočeský		Katastrální území:		TUDU:	
		viz textová část		viz textová část	
Označení investora: S 6 3 2 4 0 0 1 8 8 - Z D S 2 - X X X X X X - X X X X X X X X X X X X - X X X - 3 - 2 4 X - 0 0 0					
Stupeň dokumentace: Část: Objekt: Podoba: Příloha: Revize:					
[Přístroj pro další informace]					