

LEGENDA BAREVNÉHO ROZLIŠENÍ OBJEKTŮ:

- STÁVAJÍCÍ KOLEJE A JINÉ STÁVAJÍCÍ OBJEKTY
- KATASTRÁLNÍ MAPA
- NOVÉ KOLEJE, TUNELY, KOMUNIKACE A POZ. STAVBY
- KABELOVODY, KOLEKTORY
- PHS
- ODVODNĚNÍ KOLEJIŠTĚ, TUNELU
- PROVIZORNÍ KOMUNIKACE
- TRAKČNÍ VEDENÍ, MOSTNÍ OBJEKTY
- VODOVODY
- KANALIZACE
- PLYNOVODY
- ZABEZPEČOVACÍ ZAŘÍZENÍ
- SILNOPROUD
- SDĚLOVACÍ ZAŘÍZENÍ
- PROVIZORNÍ STAVY
- OCHRANY
- VODOROVNÉ DOPRAVNÍ ZNAČENÍ
- SOUVISEJÍCÍ STAVBA - BRNO-PŘEROV, 3. STAVBA
- DEMOLICE A DEMONTÁŽE
- OCHRANNÉ PÁSMO NAVRHOVANÉ DRÁHY
- OCHRANNÉ PÁSMO NAVRHOVANÉ KOMUNIKACE II. TŘÍDY
- OCHRANNÉ PÁSMO NAVRHOVANÉ KOMUNIKACE III. TŘÍDY
- ZÚR JIHOMORAVSKÉHO KRAJE
- HRANICE KATASTRU
- HRANICE OBVODU DRÁHY - POZEMEK SŽ
- HRANICE OBVODU DRÁHY - POZEMEK ČD
- BUDOUCÍ HRANICE SŽ

LEGENDA BAREVNÉHO ROZLIŠENÍ POVRCHŮ:


- ZELEŇ
- CHODNÍK
- CHODNÍK NA NÁSTUPIŠTI
- NAKLÁDACÍ PLOCHY
- VOZOVKA
- NÁSTUPIŠTĚ
- RECYKLAČNÍ ZÁKLADNA
- ZAŘÍZENÍ STAVENIŠTĚ
- DEMOLICE BUDOV S ČÍSLEM POPISNÝM
- HRUBÉ TERÉNNÍ ÚPRAVY
- OCHRANNÉ PÁSMO DÁLNIČE
- OCHRANNÉ PÁSMO KOMUNIKACE I.TŘÍDY
- OCHRANNÉ PÁSMO KOMUNIKACE II.TŘÍDY
- OCHRANNÉ PÁSMO KOMUNIKACE III.TŘÍDY

LEGENDA STÁVAJÍCÍCH INŽENÝRSKÝCH SÍTÍ:

- SDĚLOVACÍ KABELY
- ZABEZPEČOVACÍ KABELY
- NN KABELY
- VN KABELY
- VVN KABELY
- VODOVOD
- KANALIZACE
- NTL PLYNOVOD
- STL PLYNOVOD
- VTL PLYNOVOD
- TEPLOVOD
- HORKOVOD
- PAROVOD

TABULKA VYTÝČOVACÍCH BODŮ

Bod	X	Y	Popis
1	841604.89	1069918.66	vstup do podchodu
2	841601.61	1069915.56	kabelová trasa
3	841597.56	1069917.43	kabelová trasa
4	841590.22	1069910.83	kabelová trasa
5	841589.77	1069910.75	kabelová trasa
6	841587.92	1069909.15	kabelová trasa
7	841587.80	1069908.66	kabelová trasa
8	841577.94	1069899.79	kabelová trasa
9	841575.33	1069896.74	kabelová trasa
10	841572.29	1069894.03	vstup do kabelovodu
11	841564.76	1069886.41	vstup do kabelovodu
12	841564.43	1069884.64	kabelová trasa
13	841559.16	1069879.96	kabelová trasa
14	841558.24	1069880.02	kabelová trasa
15	841553.82	1069875.23	stožár osvětlení
16	841549.29	1069872.08	kabelová trasa
17	841546.93	1069870.55	kabelová trasa
18	841541.52	1069865.75	kabelová trasa
19	841541.43	1069864.25	kabelová trasa
20	841528.01	1069852.36	kabelová trasa
21	841526.52	1069852.17	kabelová trasa
22	841525.04	1069850.83	kabelová trasa
23	841524.65	1069849.38	kabelová trasa
24	841521.64	1069846.71	stožár osvětlení
25	841549.87	1069874.27	vstup do kabelovodu
26	841540.95	1069884.33	kabelová trasa
27	841535.05	1069879.09	kabelová trasa
28	841534.87	1069877.61	kabelová trasa
29	841523.83	1069869.16	stožár osvětlení
30	841515.97	1069860.85	kabelová trasa
31	841515.52	1069859.66	kabelová trasa
32	841511.18	1069855.81	kabelová trasa
33	841508.86	1069855.89	kabelová trasa
34	841495.49	1069844.04	stožár osvětlení

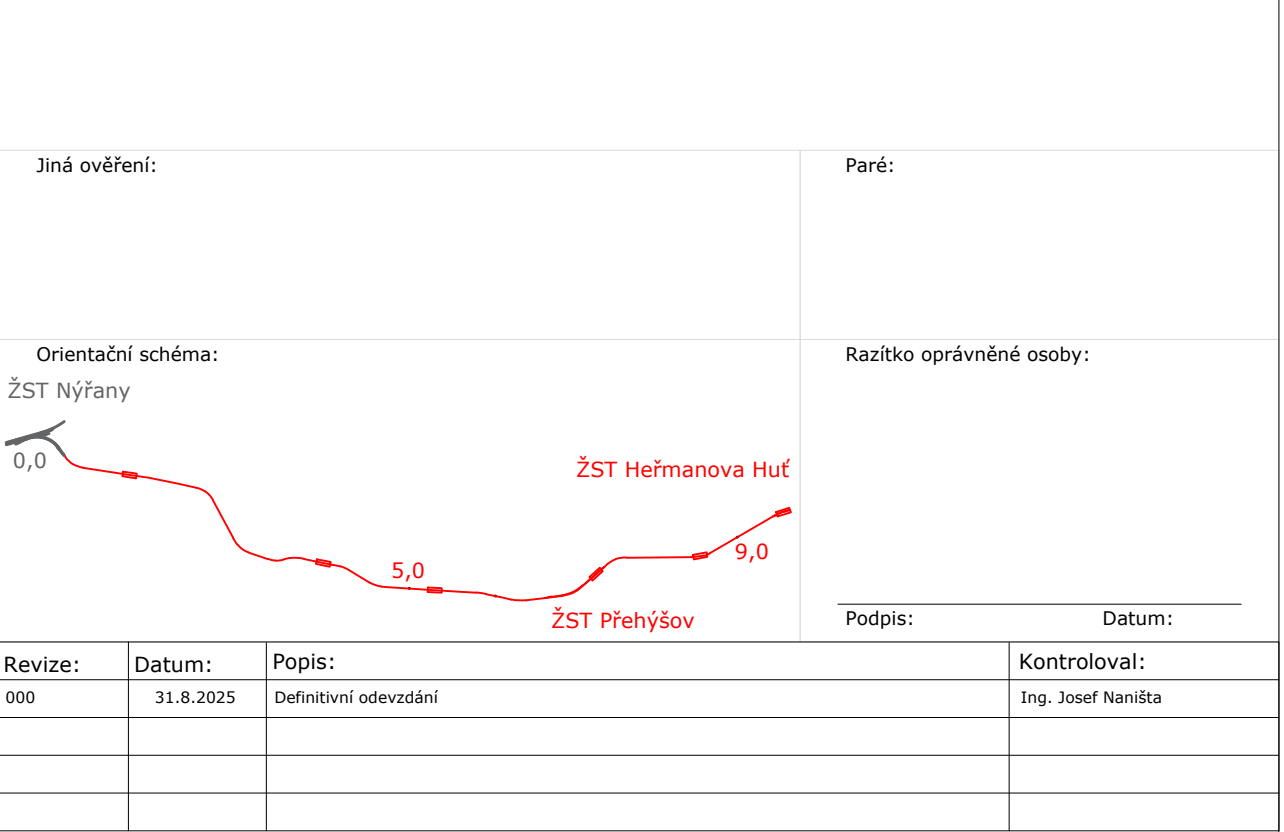

Stavebník/Investor: **Správa železnic, státní organizace**

Adresa: **Dlážděná 1003/7, 110 00 Praha 1**

Zástupce investora: **Stavební správa západ**

Adresa: **Ke Štvanici 656/3, 186 00 Praha 8**

SPRÁVA ŽELEZNIC

Zhotovitel díla: **SUDOP BRNO, spol. s r.o.**

Adresa: **Kounicova 26, 602 00 Brno**

Kontakt: **T: +420 972 625 804 E: sudop@sudop-brno.cz**

SUDOP BRNO

Zhotovitel části/objektu: **SUDOP BRNO, spol. s r.o.**

Adresa: **Kounicova 26, 602 00 Brno**

Kontakt: **T: +420 972 625 804 E: sudop@sudop-brno.cz**

SUDOP BRNO

Hlavní projektant (HIP): **Ing. Jiří Pelc**

Specialista: **Ing. Josef Naništa**

Název stavby/akce:	Revitalizace a elektrizace trati Nýřany - Heřmanova Huť	Označení investora: S631700063
Název části:	Železniční sdělovací zařízení	Zakázka: 22067-01
Název objektu/díle části:	ŽST Přehýšov, kamerové zařízení	Označení části: D.1.2.4
		Označení objektu/komplexu: PS 12-02-41
Název přílohy:	Situace JŽM	Číslo přílohy (typ/pořadí): 2. 201
Název dílčí části přílohy:	-	
Odpovědný projektant: Ing. Josef Naništa	Zpracovatel přílohy: Ing. Tomáš Matula	Měřítko: 1:500
Kraj: Plzeňský	Katastrální území: viz. příloha A.	Formáty: 4x A4
		TUDU: viz. příloha A.
Označení investora: S 6 3 1 7 0 0 0 6 3	Stupeň dokumentace: Část: P D P S - D 1 2 4	Objekt: P S 1 2 0 2 4 1 - X
		Podobjekt: P S 1 2 0 2 4 1 - X
		Příloha: 2 - 2 0 1 - 0 0 0
		Revize: 31.8.2025