


RUŠENÝ PLYNOVOD OC DN 200 dl. 25,0 m

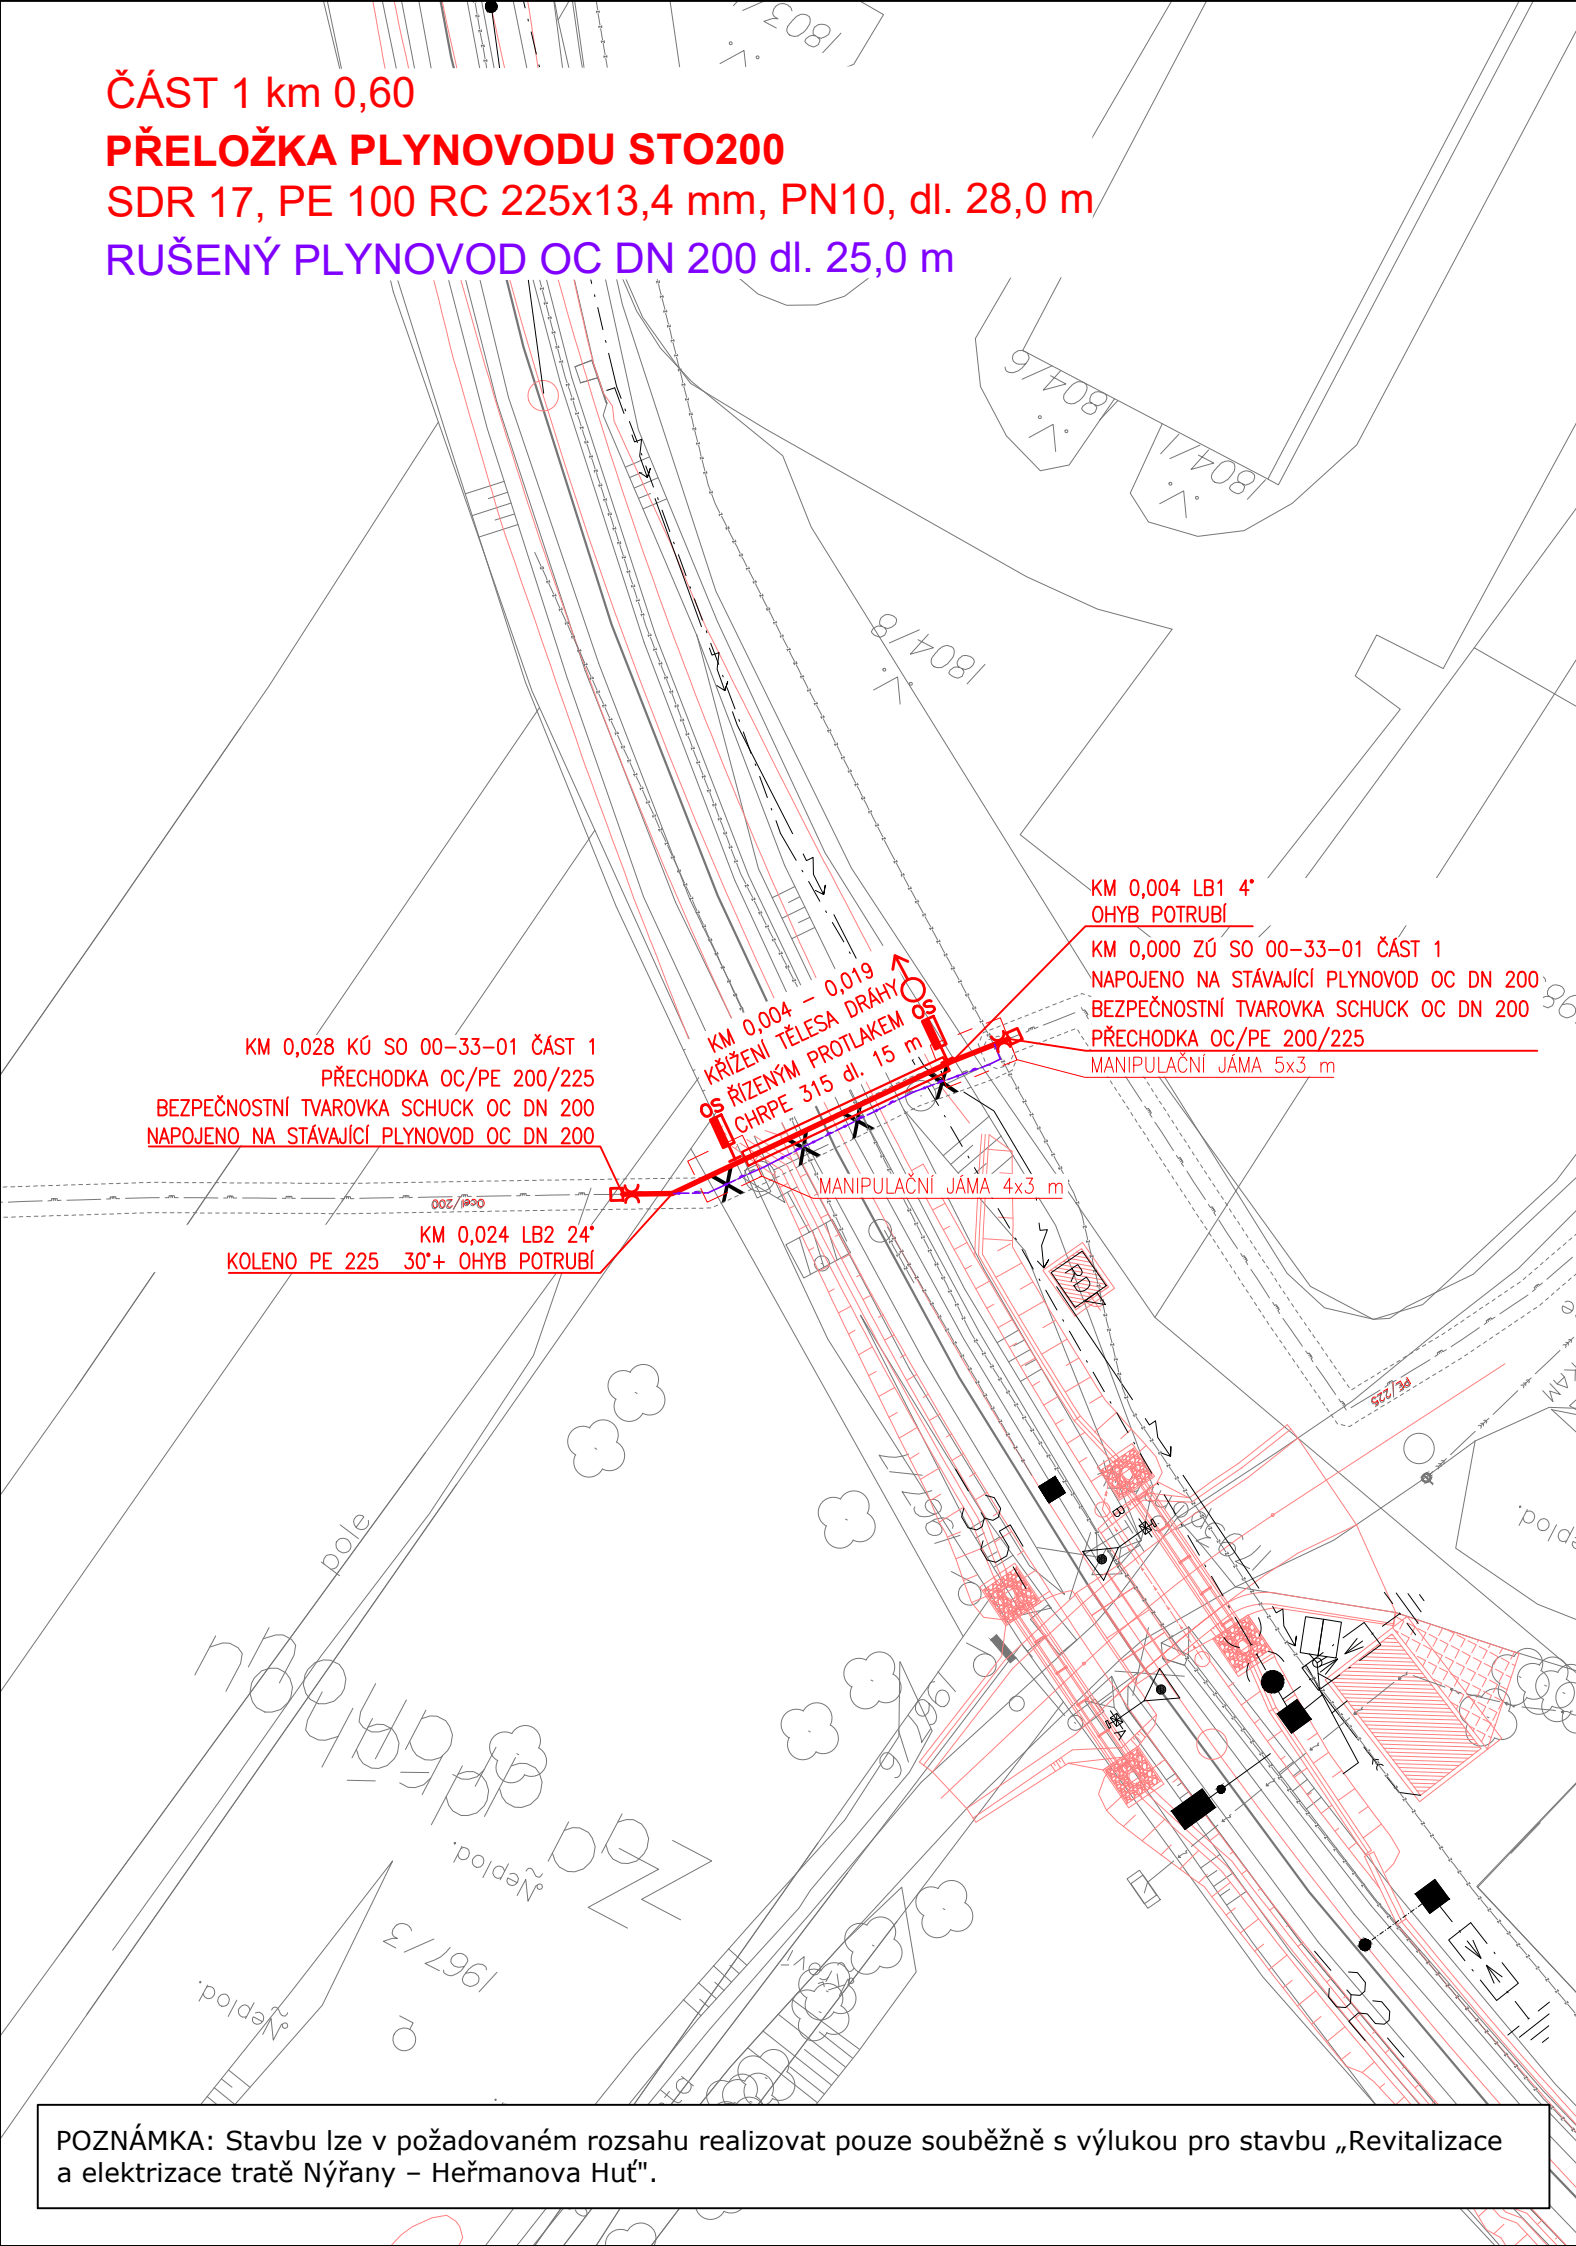

POZNÁMKA: Stavbu lze v požadovaném rozsahu realizovat pouze souběžně s výlukou pro stavbu „Revitalizace a elektrizace tratě Nýřany – Heřmanova Huť“.

Jiná ověření:			Paré:																																																														
<div>Orientační schéma: ŽST Nýřany </div>			Razítko oprávněné osoby:																																																														
Podpis:			Datum:																																																														
Revize:	Datum:	Popis:	Kontroloval:																																																														
000	31.8.2025	Definitivní odevzdání	Ing. Jiří Pelc																																																														
<table><tr><td>Stavebník/Investor:</td><td>Správa železnic, státní organizace</td><td rowspan="4">SPRÁVA ŽELEZNIC</td></tr><tr><td>Adresa:</td><td>Dlážděná 1003/7, 110 00 Praha 1</td></tr><tr><td>Zástupce investora:</td><td>Stavební správa západ</td></tr><tr><td>Adresa:</td><td>Ke Štvanici 656/3, 186 00 Praha 8</td></tr></table>						Stavebník/Investor:	Správa železnic, státní organizace	 SPRÁVA ŽELEZNIC	Adresa:	Dlážděná 1003/7, 110 00 Praha 1	Zástupce investora:	Stavební správa západ	Adresa:	Ke Štvanici 656/3, 186 00 Praha 8																																																			
Stavebník/Investor:	Správa železnic, státní organizace	 SPRÁVA ŽELEZNIC																																																															
Adresa:	Dlážděná 1003/7, 110 00 Praha 1																																																																
Zástupce investora:	Stavební správa západ																																																																
Adresa:	Ke Štvanici 656/3, 186 00 Praha 8																																																																
<table><tr><td>Zhotovitel díla:</td><td>SUDOP BRNO, spol. s r.o.</td><td rowspan="3">SUDOP BRNO</td></tr><tr><td>Adresa:</td><td>Kounicova 26, 602 00 Brno</td></tr><tr><td>Kontakt:</td><td>T: +420 972 625 804 E: sudop@sudop-brno.cz</td></tr></table>						Zhotovitel díla:	SUDOP BRNO, spol. s r.o.	 SUDOP BRNO	Adresa:	Kounicova 26, 602 00 Brno	Kontakt:	T: +420 972 625 804 E: sudop@sudop-brno.cz																																																					
Zhotovitel díla:	SUDOP BRNO, spol. s r.o.	 SUDOP BRNO																																																															
Adresa:	Kounicova 26, 602 00 Brno																																																																
Kontakt:	T: +420 972 625 804 E: sudop@sudop-brno.cz																																																																
<table><tr><td>Zhotovitel části/objektu:</td><td>GASAG, spol. s r.o.</td><td rowspan="3">GASAG</td></tr><tr><td>Adresa:</td><td>V Újezdech 559/2, 621 00 Brno</td></tr><tr><td>Kontakt:</td><td>T: +420 541 227 628 E: gasag@gasag.cz</td></tr></table>						Zhotovitel části/objektu:	GASAG, spol. s r.o.	 GASAG	Adresa:	V Újezdech 559/2, 621 00 Brno	Kontakt:	T: +420 541 227 628 E: gasag@gasag.cz																																																					
Zhotovitel části/objektu:	GASAG, spol. s r.o.	 GASAG																																																															
Adresa:	V Újezdech 559/2, 621 00 Brno																																																																
Kontakt:	T: +420 541 227 628 E: gasag@gasag.cz																																																																
Hlavní projektant (HIP):		Ing. Jiří Pelc	Specialista: Ing. Petr Štrýncl																																																														
<table><tr><td>Název stavby/akce:</td><td colspan="2">Revizitalizace a elektrizace trati Nýřany - Heřmanova Huť</td><td colspan="3">Označení investora: S631700063</td></tr><tr><td>Název části:</td><td colspan="2">Potrubní vedení plynovod</td><td colspan="3">Zakázka: 22067-01</td></tr><tr><td>Název objektu/díleč části:</td><td colspan="2">Přeložka a ochrana plynovodů</td><td colspan="3">Označení části: D.2.1.6.3</td></tr><tr><td>Název přílohy:</td><td colspan="2">Situace SO 00-33-01</td><td colspan="3">Označení objektu/komplexu: SO 00-33-01</td></tr><tr><td>Název díleč části přílohy:</td><td colspan="2">ČÁST 1</td><td colspan="3">Číslo přílohy (typ/pořadí): 2. 002</td></tr><tr><td>Odpovědný projektant:</td><td>Zpracovatel přílohy: Ing. arch. M. Kabát</td><td>Měřítko: 1:500 Formáty: 2x A4</td><td colspan="3">Stupeň dokumentace: PDPS</td></tr><tr><td>Kraj: Plzeňský</td><td>Katastrální území: viz. příloha A.</td><td>TUDU: viz. příloha A.</td><td colspan="3">Smluvní datum zpracování: 31.8.2025</td></tr><tr><td colspan="6"><table><tr><td>Označení investora:</td><td>Stupeň dokumentace: Část:</td><td>Objekt:</td><td>Podoblet:</td><td>Příloha:</td><td>Revize:</td></tr><tr><td>S 6 3 1 7 0 0 0 6 3</td><td>- P D P S - D 2 1 6 3</td><td>- S 0 0 0 3 3 0 1</td><td>- - -</td><td>- 2 - 0 0 2</td><td>- 0 0</td></tr></table></td></tr></table>						Název stavby/akce:	Revizitalizace a elektrizace trati Nýřany - Heřmanova Huť		Označení investora: S631700063			Název části:	Potrubní vedení plynovod		Zakázka: 22067-01			Název objektu/díleč části:	Přeložka a ochrana plynovodů		Označení části: D.2.1.6.3			Název přílohy:	Situace SO 00-33-01		Označení objektu/komplexu: SO 00-33-01			Název díleč části přílohy:	ČÁST 1		Číslo přílohy (typ/pořadí): 2. 002			Odpovědný projektant:	Zpracovatel přílohy: Ing. arch. M. Kabát	Měřítko: 1:500 Formáty: 2x A4	Stupeň dokumentace: PDPS			Kraj: Plzeňský	Katastrální území: viz. příloha A.	TUDU: viz. příloha A.	Smluvní datum zpracování: 31.8.2025			<table><tr><td>Označení investora:</td><td>Stupeň dokumentace: Část:</td><td>Objekt:</td><td>Podoblet:</td><td>Příloha:</td><td>Revize:</td></tr><tr><td>S 6 3 1 7 0 0 0 6 3</td><td>- P D P S - D 2 1 6 3</td><td>- S 0 0 0 3 3 0 1</td><td>- - -</td><td>- 2 - 0 0 2</td><td>- 0 0</td></tr></table>						Označení investora:	Stupeň dokumentace: Část:	Objekt:	Podoblet:	Příloha:	Revize:	S 6 3 1 7 0 0 0 6 3	- P D P S - D 2 1 6 3	- S 0 0 0 3 3 0 1	- - -	- 2 - 0 0 2	- 0 0
Název stavby/akce:	Revizitalizace a elektrizace trati Nýřany - Heřmanova Huť		Označení investora: S631700063																																																														
Název části:	Potrubní vedení plynovod		Zakázka: 22067-01																																																														
Název objektu/díleč části:	Přeložka a ochrana plynovodů		Označení části: D.2.1.6.3																																																														
Název přílohy:	Situace SO 00-33-01		Označení objektu/komplexu: SO 00-33-01																																																														
Název díleč části přílohy:	ČÁST 1		Číslo přílohy (typ/pořadí): 2. 002																																																														
Odpovědný projektant:	Zpracovatel přílohy: Ing. arch. M. Kabát	Měřítko: 1:500 Formáty: 2x A4	Stupeň dokumentace: PDPS																																																														
Kraj: Plzeňský	Katastrální území: viz. příloha A.	TUDU: viz. příloha A.	Smluvní datum zpracování: 31.8.2025																																																														
<table><tr><td>Označení investora:</td><td>Stupeň dokumentace: Část:</td><td>Objekt:</td><td>Podoblet:</td><td>Příloha:</td><td>Revize:</td></tr><tr><td>S 6 3 1 7 0 0 0 6 3</td><td>- P D P S - D 2 1 6 3</td><td>- S 0 0 0 3 3 0 1</td><td>- - -</td><td>- 2 - 0 0 2</td><td>- 0 0</td></tr></table>						Označení investora:	Stupeň dokumentace: Část:	Objekt:	Podoblet:	Příloha:	Revize:	S 6 3 1 7 0 0 0 6 3	- P D P S - D 2 1 6 3	- S 0 0 0 3 3 0 1	- - -	- 2 - 0 0 2	- 0 0																																																
Označení investora:	Stupeň dokumentace: Část:	Objekt:	Podoblet:	Příloha:	Revize:																																																												
S 6 3 1 7 0 0 0 6 3	- P D P S - D 2 1 6 3	- S 0 0 0 3 3 0 1	- - -	- 2 - 0 0 2	- 0 0																																																												