


Revitalizace trati Lovosice - Česká Lípa
Koordinační situace stavby km 60,7 - 61,2
M 1:1000

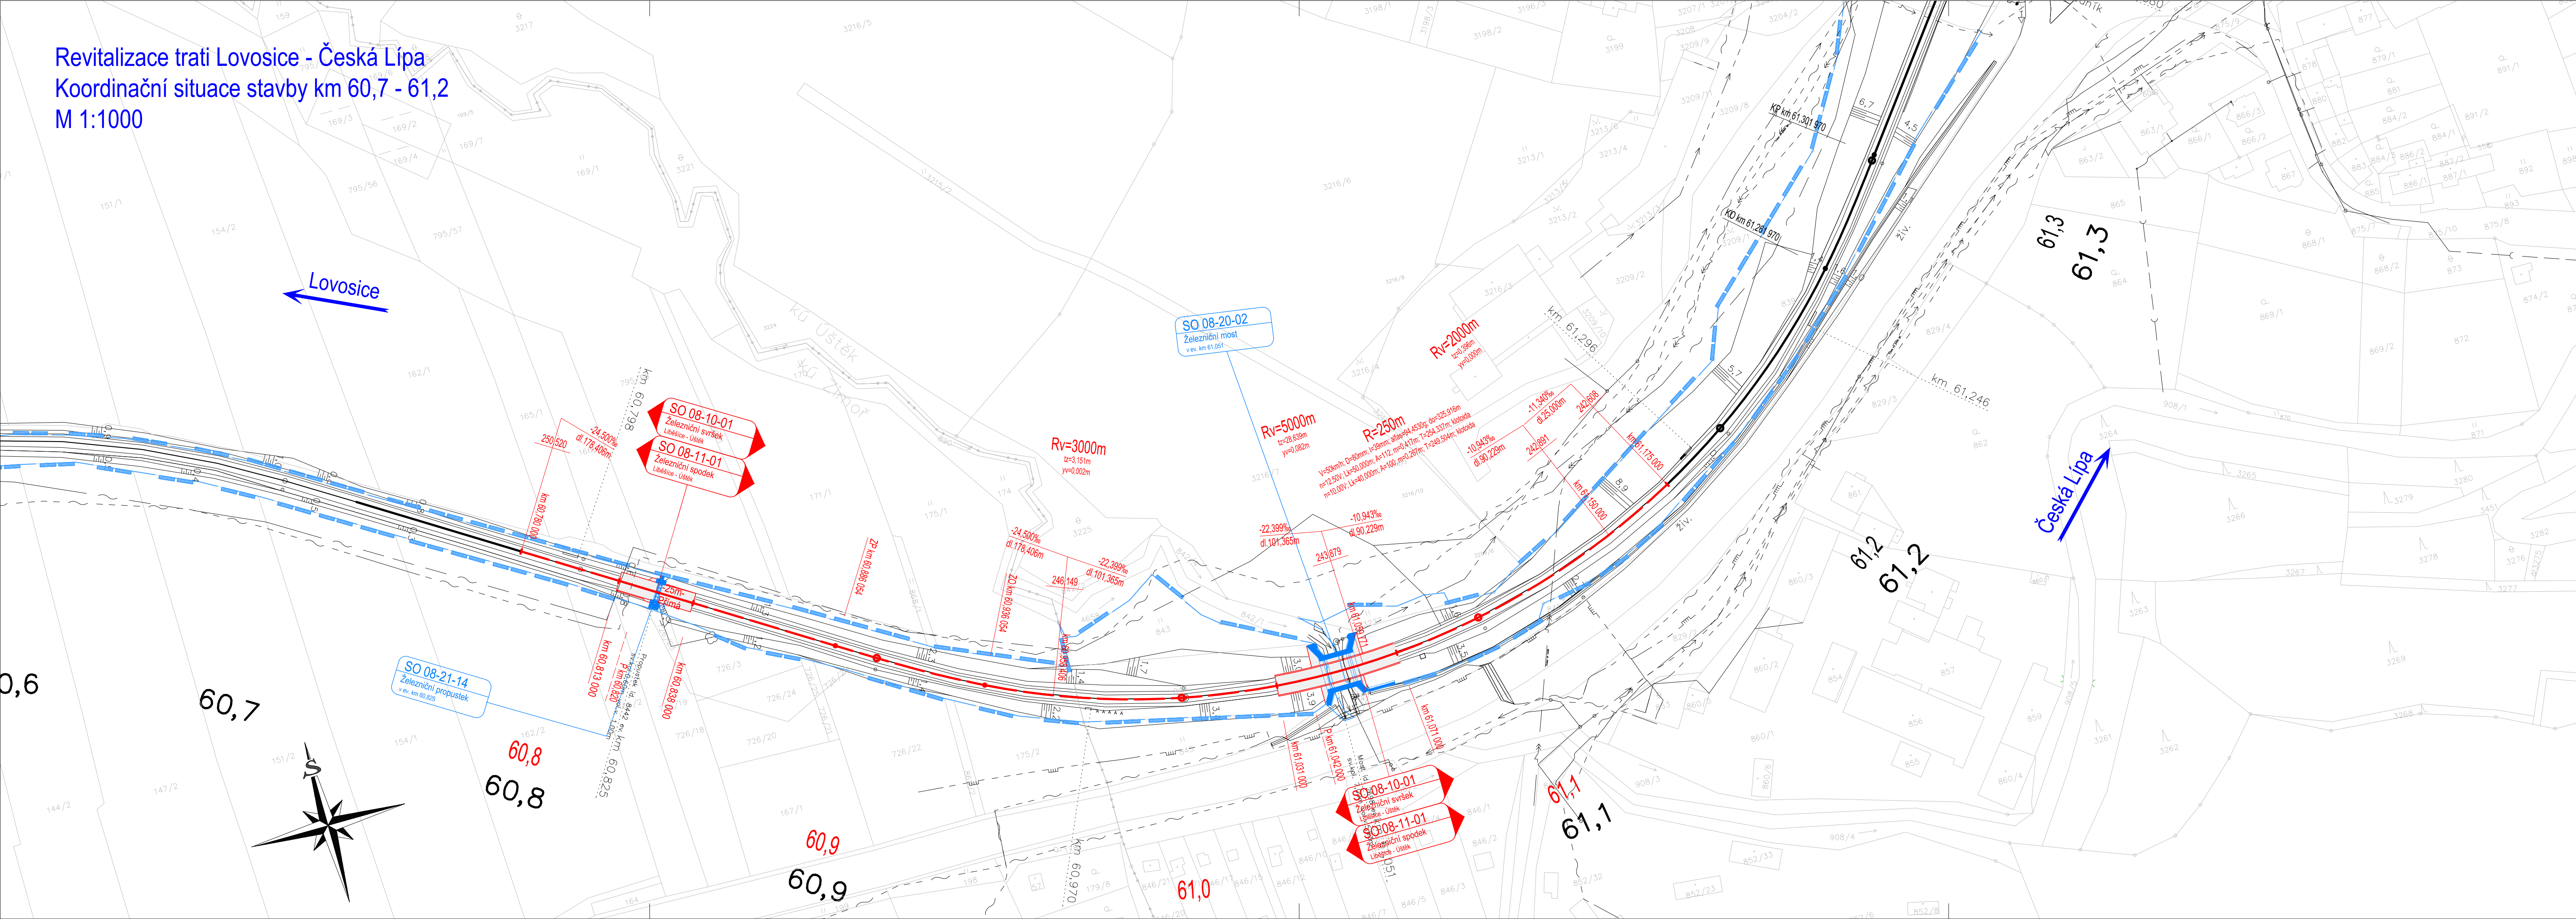

LEGENDA:

- nový železniční svršek a spodek
- směrová a výšková úprava koleje
- rušené koleje
- trativody
- - - nová poloha zabezpečovacích kabelů
- - - nová poloha sdělovacích kabelů
- úprava a ochrana sdělovacího vedení
- úprava a ochrana silnoproudých vedení
- úprava a ochrana vedení vodovodu
- úprava a ochrana vedení plynovodu
- úprava a ochrana vedení kanalizace
- úprava a ochrana vedení teplovodu

- obvod staveniště
dočasný zábor
trvalý zábor
věcné břemeno
zařízení staveniště

-  přístup na staveniště
-  vsakovací objekt

LEGENDA PLOCH:

- | | |
|-------------------------------------------------------------------------------------|--------------------------|
|  | pozemní komunikace |
|  | mostní objekty |
|  | pozemní objekty |
|  | nástupiště |
|  | zařízení staveniště (ZS) |
|  | železniční přejezdy |
|  | rekonstrukce komunikací |
|  | železniční spodek |
|  | demolice |

LEGENDA STÁVAJÍCÍCH SÍTÍ

- | | |
|--|---------------------------------|
| | kanalizace |
| | zabezpečovací kabel - pozemní |
| | sdělovací kabel - pozemní |
| | sdělovací kabel - nadzemní |
| | silnoproudý kabel vn - pozemní |
| | silnoproudý kabel vn - nadzemní |
| | slaboproudý kabel nn - pozemní |
| | slaboproudý kabel nn - nadzemní |
| | plynovod |
| | vodovod |
| | teplovod |

LEGENDA STÁVAJÍCÍ SITUACE:

- | | |
|-------|--------------------------|
| _____ | stáv. koleje |
| _____ | stávající (stav) situace |
| _____ | hranice drážního pozemku |
| _____ | katastr |







Operační program
Doprava

Investice do vaší budoucnosti
Fond soudržnosti

AKTUALIZACE 08/2017 - po připomínkách

				číslo soupřavy
-	-	-	-	
č. změny	datum	popis a zdůvodnění	podpis	

		STRABAG Rail a.s. Železničářská 1385/29 400 03 Ústí nad Labem - Střekov tel.: +420 475 300 111 e-mail: projekt.ul@strabag.com		Investor:  Správa železniční dopravní cesty	
Odpov. projektant stavby  Ing. David Růža		Odpov. projektant PS, SO, části  Ing. Tomáš Chaloupka		Kontroloval  Ing. Tomáš Chaloupka	
Stavba <div style="text-align: center;"> Revitalizace trati Lovosice - Česká Lípa </div>		Vypracoval  Andrea Chmelíková, DIS.			
Objekt <div style="text-align: center;"> Koordinační situace stavby </div>		Místo stavby: Lovosice - Česká Lípa			
		Stupeň PD		Datum 08/2017	
		Formát 6xA4		Měřítko 1:1000	
		Příloha <div style="text-align: center;"> Situace km 60,7 - 61,2 </div>		Část <div style="text-align: center;"> C.2 </div>	
				Příloha <div style="text-align: center;"> 16 </div>	