



PŮDORYS 3.NP

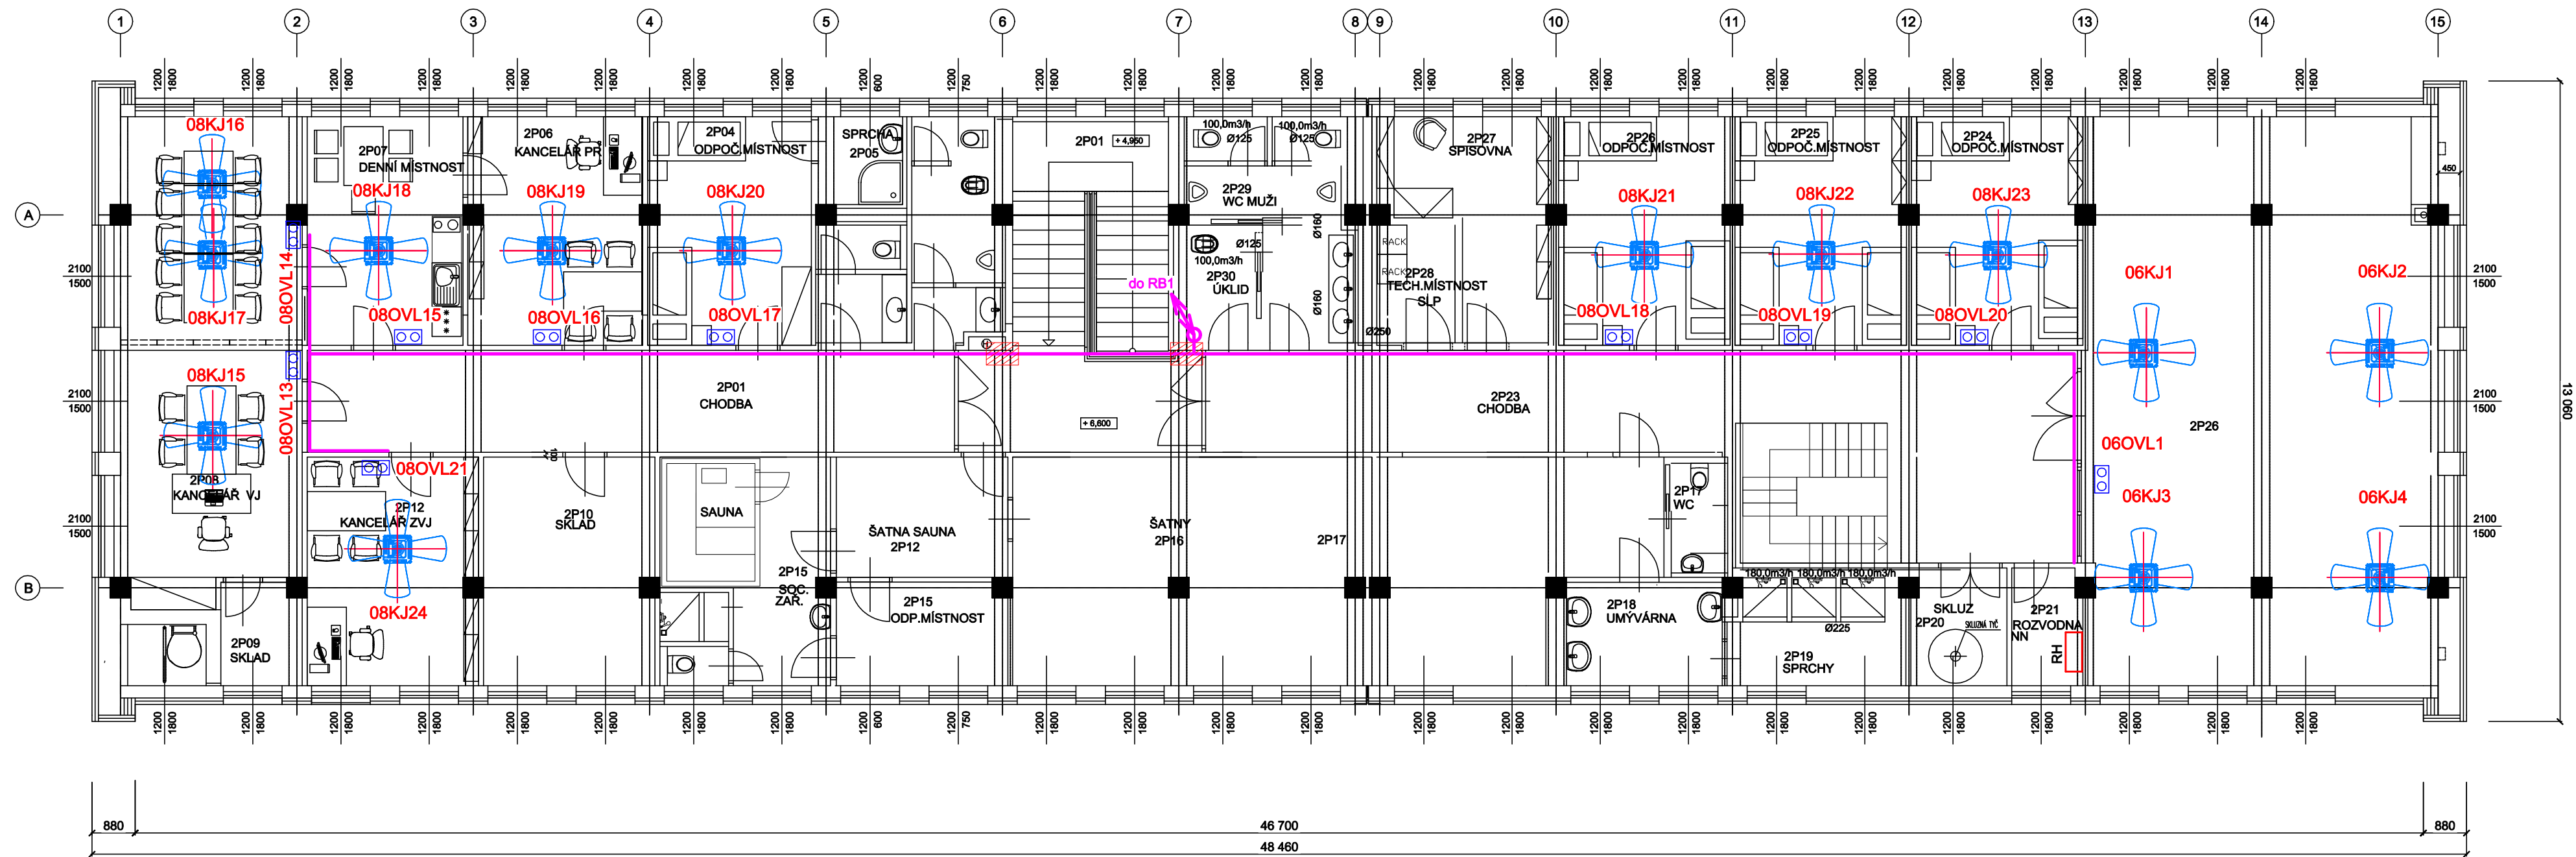

Legenda

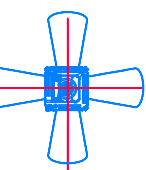

MULTI V -vnitřní jednotky kazetové
Kazetové jednotky 4 cestné 1f 220-240V 50Hz
Rozměr 570 x 570 mm Qch=1,6kW P=13/30W
ARNU05GTRC4 Qt =1,6kW
PT-UQC 700X700mm



Ovládání kazetové jednotky



Hlavní kabelová trasa v pohledu
Drátěný žláb 50x50, pozink



Stoupání/klesání kabelové trasy na stěně
Drátěný žláb 200x50, s víkem, pozink



Protipožární prepážka (kabelová) RE30



Rozvaděč




| | | | |
|-----------|-------|-------------------------|--|
| | | ČÍSLO SOUPRAVY: | |
| | | PO PŘIPOMÍNKOVÉM ŘÍZENÍ | |
| REVIZE Č. | DATUM | ZMĚNA | |

**MORAVIA CONSULT Olomouc a.s.**
LEGIONÁŘSKÁ 1085/8 , 779 00 Olomouc

tel.: +420 585 570 444
ID schránky: kjee9md
e-mail: moravia@moravia.cz
http://www.moravia.cz

OBJEDNATEL

 **Správa železniční dopravní cesty, státní organizace**
v zastoupení: SZDC, s.o., Stavební správa východ, Nerudova 1, 772 58 Olomouc

| | | | | | |
|--|--------------|----------------|-------------------------|---|-----------|
| PROSPECT spol. s r.o. VÝSTAVNÍ 2224/8, PSČ 709 00, OSTRAVA – MAR.HORY Tel: 596 616 606, Fax: 596 616 265 | | | |  | |
| PROJEKTANT | VYPRACOVAL | KONTROLA | HIP | ČÍSLO ZAKÁZKY | 17049 |
| Ing. Šimon Robenek | Lukáš Rosina | Ing. Ján Vilím | Ing. arch. J. Böserlová | DOKUMENTACE | DSP – DPS |
| AKCE | | | | MĚŘÍTKO | 1:100 |
| REKONSTRUKCE AREÁLU HZS OSTRAVA SO 01 – Hlavní budova D.1.4.5 Měření a regulace | | | | DATUM | 2/2018 |
| Obsah přílohy | | | | POČET FORMÁTŮ | 4 x A4 |
| Dispozice 3.NP | | | | ČÁST | E |
| | | | | ČÍSLO PŘÍLOHY | 15 |
| | | | | KÓD | |
| DOKUMENTACI LZE UŽÍVAT POUZE VE SMYSLU PŘÍSLUŠNÉ SMLOUVY O DÍLO. VÝKRES, ČI JEHO ČÁST, MŮŽE BÝT KOPÍROVÁN NEBO JINÝM ZPŮSOBEM ROZŠŘOVÁN POUZE PO PŘEDCHOZÍM SOUHLASU VPŮ DECO PRAHA a.s. | | | | | |