



SO 07 NOVÉ GARÁŽE, M1:100
PŮDORYS

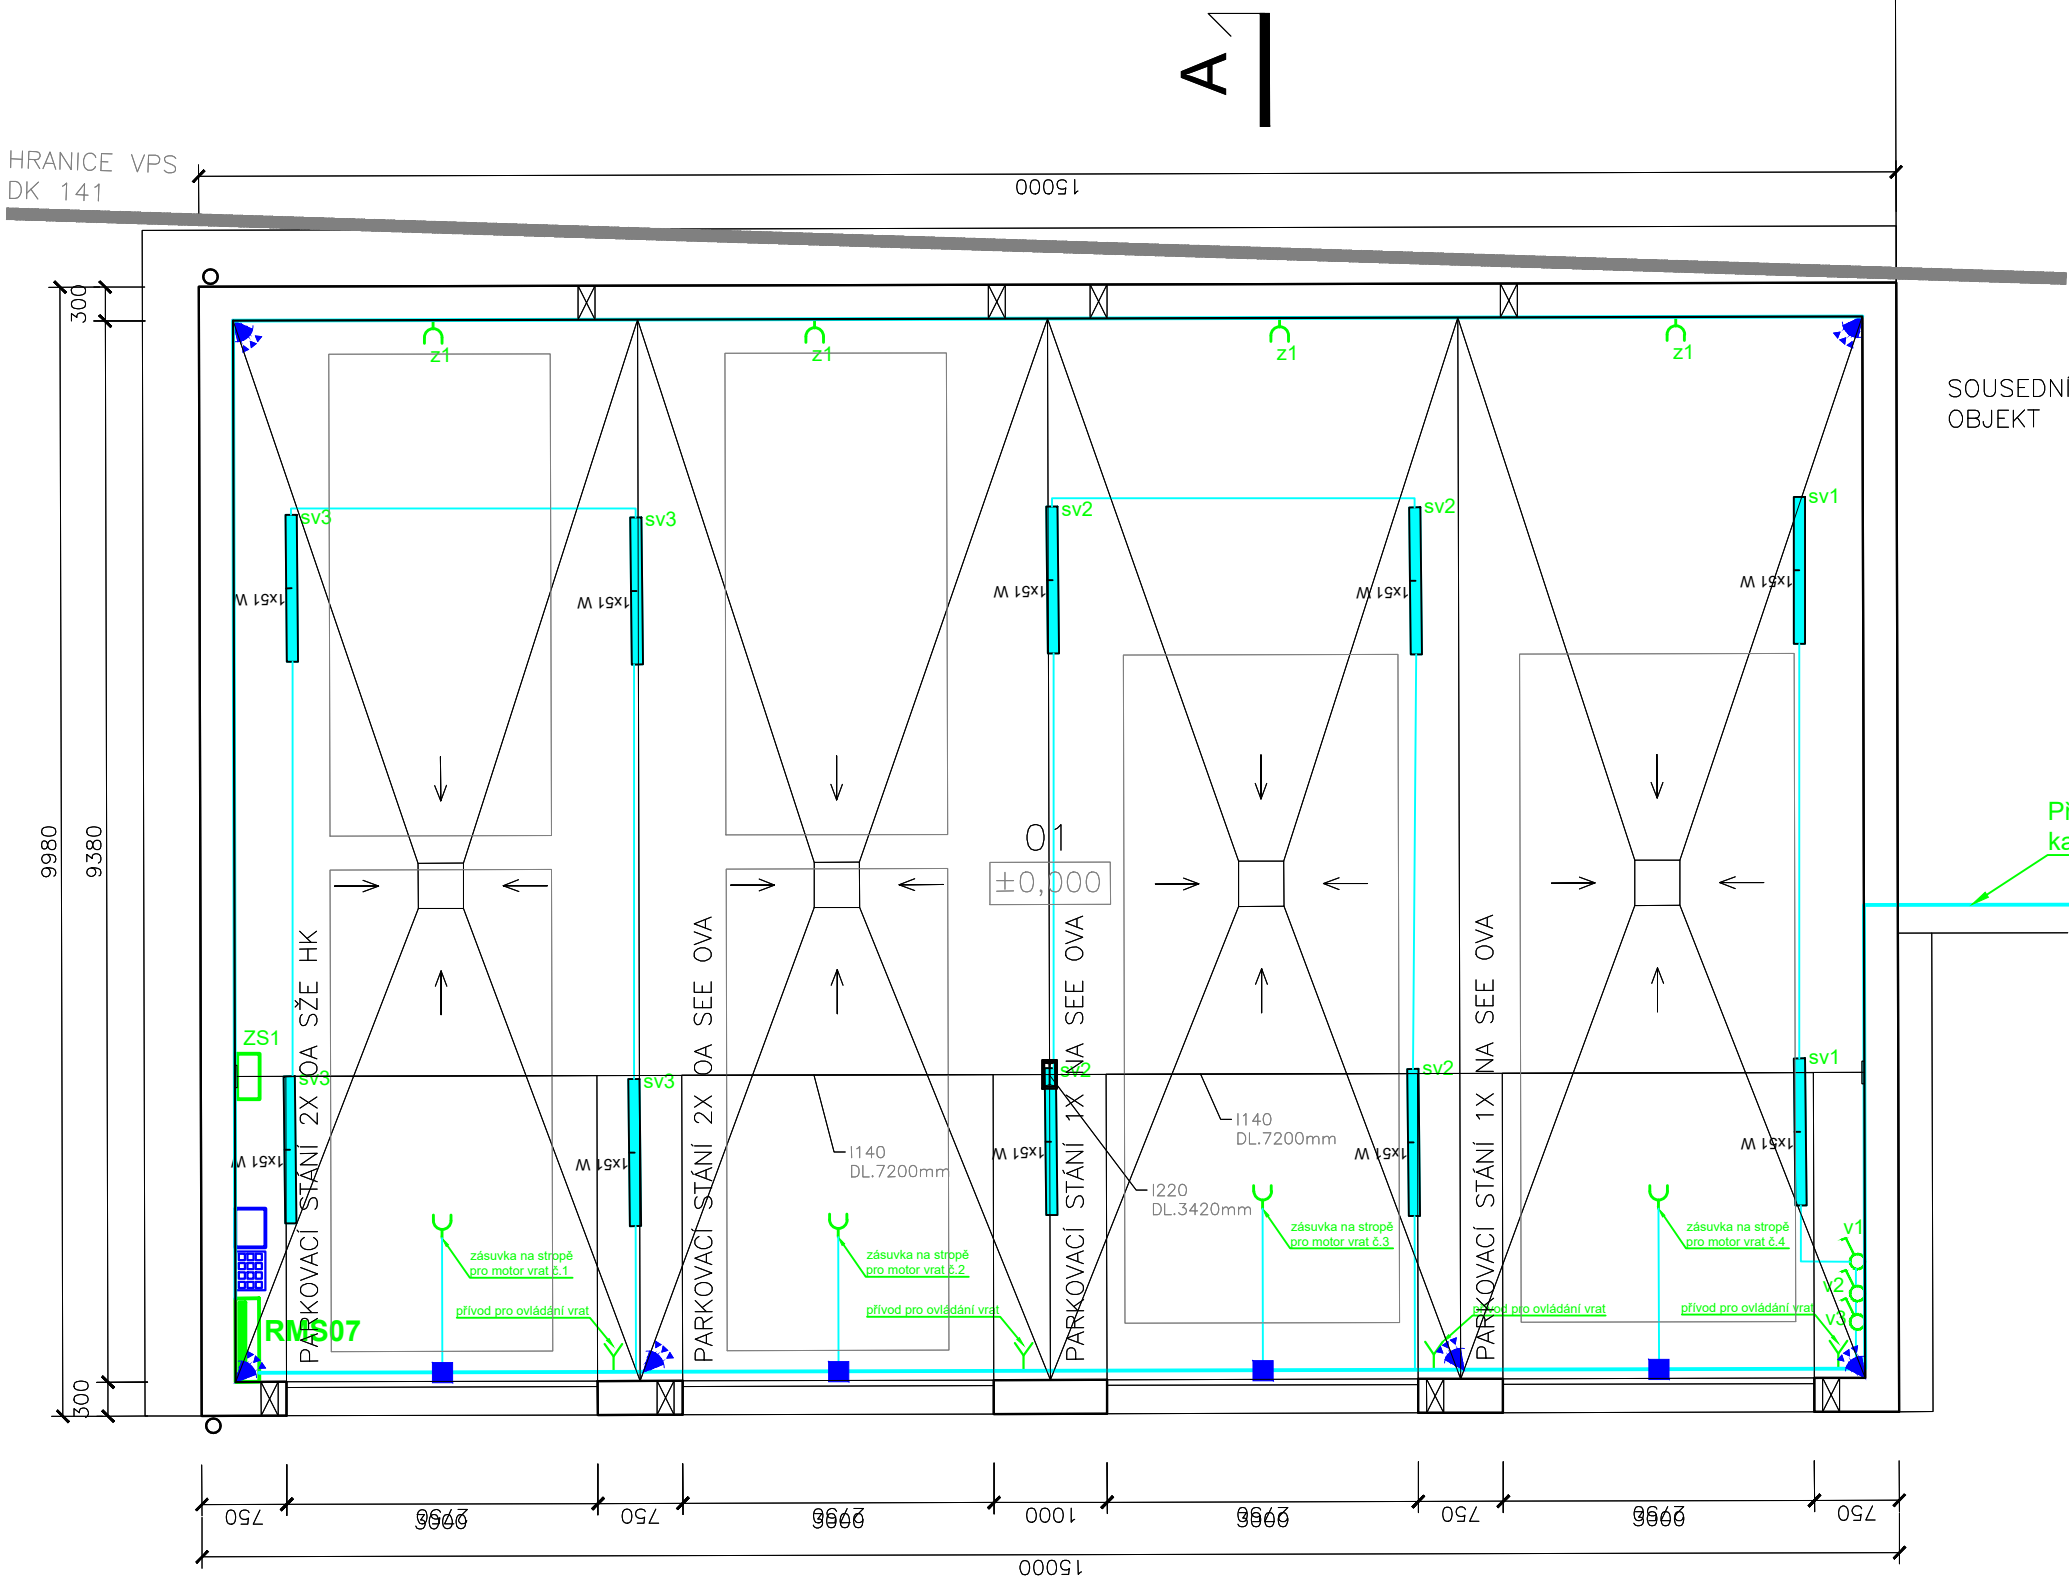

ZPEVNĚNÁ PLOCHA

POHLED ČELNÍ

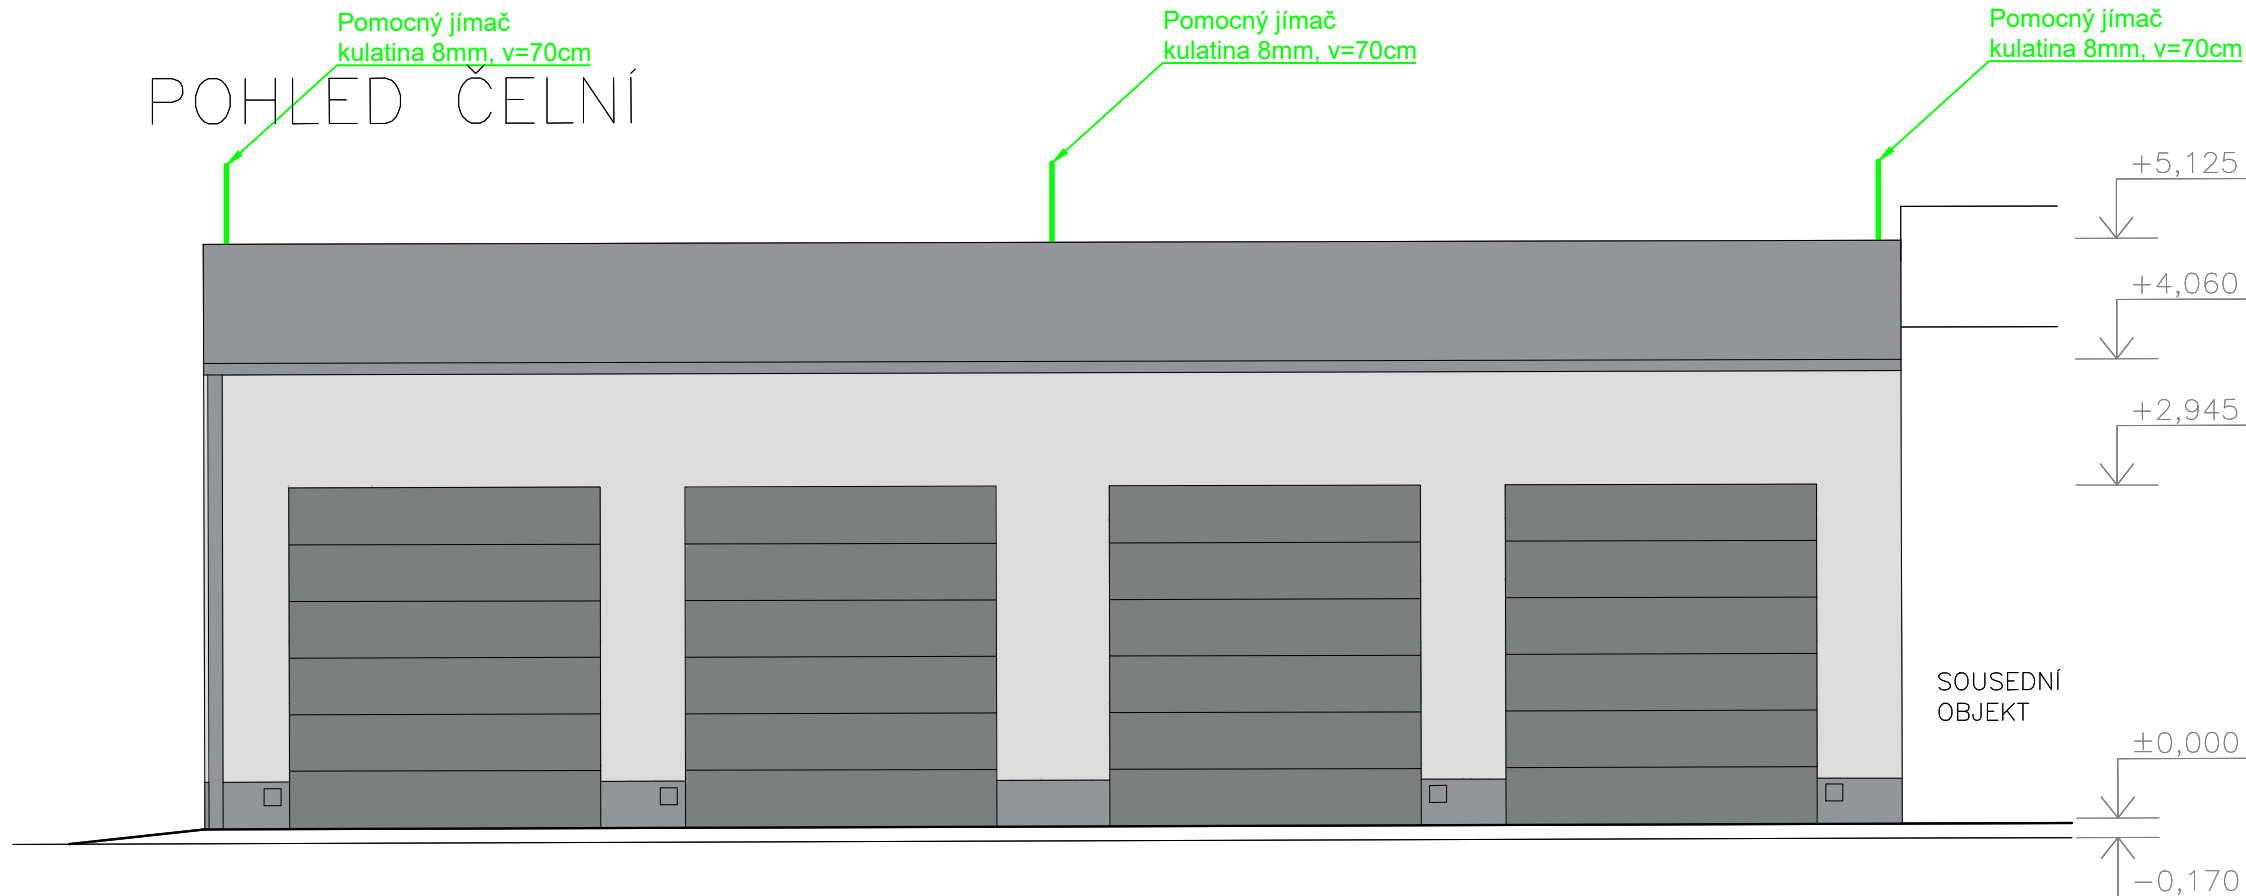

LEGENDA MÍSTNOSTÍ


ČÍSLO MÍST.	ÚČEL MÍSTNOSTI	PLOCHA (M²)	PODAHA	POZNÁMKA
01	GARÁŽ	135,07	BETONOVÁ MAZANINA	

LEGENDA MATERIÁLŮ


	ZDÍVO Z KERAMICKÝCH CIHELNÝCH BLOKŮ TL. 300MM
	BETON PROSTÝ
	BETON SLABĚ VYZTUŽENÝ
	ŽELEZOBETON
	PODKLADNÍ LOŽE
	ROSTLÝ TERÉN

POZN.: V SOUSEDNÍM OBJEKTU DOJDE K ZAŽDĚNÍ DVOU STÁVAJÍCÍCH OTVORŮ O VELIKOSTI CCA 2X1M VÝPLŇ OTVORŮ SKLENĚNÉ TVÁRNICE ZAŽDÍVKA PROVEDENA Z PÓROBETONOVÝCH TVÁRNIC TL. 250MM. TAKTĚŽ DOJDE K PŘEMÍSTĚNÍ STŘEŠNÍHO AVODU SOUSEDNÍHO OBJEKTU.

ŘEZ A-A'

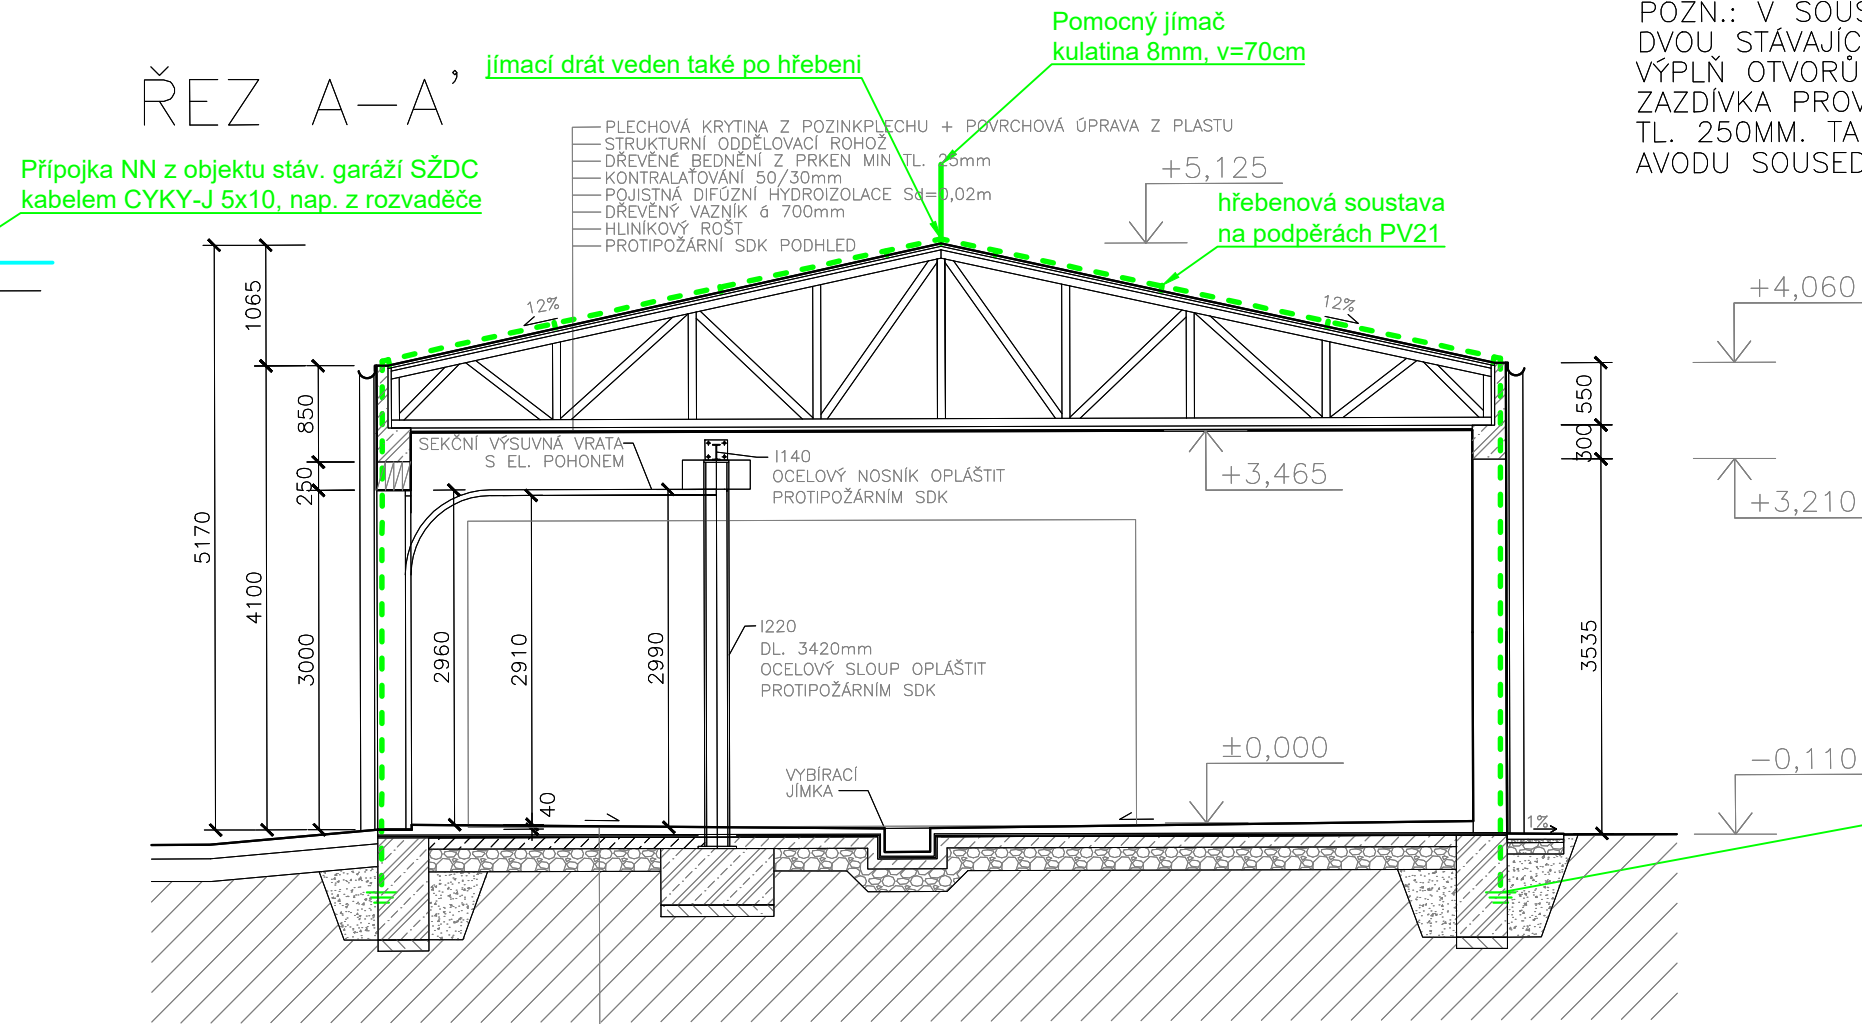

ZEMNÍCI SOUSTAVA

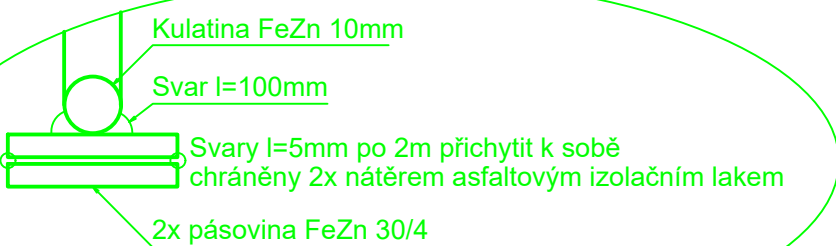

LEGENDA:

	RMS07 Rozvaděč RMS07
	Jednonásobná zásuvka 230V/16A 50Hz, krytí IP20
	Volný vývod pro napájení technologií a okruhů
	Vypínač řízení č.1, 230V/10A 50Hz krytí IP20
	LED svítidlo 230V/10A 50Hz, 51W krytí IP65, 4000K, 6300lm, s rozměry 1340x84x99

POZNÁMKA:

Provedení zemnice zajišťit:

podle ČSN 332000-5-54 ed.2 pro strojené základové zemnice, zdvojený vodič 2x FeZn uložit v základní prosté bet. mazanině v hloubce 50 mm nad základovou spárou výstupy zemních vodičů na povrch izolovat proti korozi podle ČSN !

praporec pro napojení pospojovacích sběrnic "HOP" kulatina 10mm FeZn, R= max. 10 ohmů

UPOZORNĚNÍ:

ZVÝŠENÁ KOROZNÍ SITUACE

PLECHOVOU KRYTINU DŮSLEDNĚ SPOJIT S HŘEBENOVOU JÍMACÍ SOUSTAVOU VČETNĚ OKAPŮ A RÝN

LEGENDA ZNAČEK EZS:

- IR detektor prostorový
- čtečka s terminálem pro určení důvodu načení
- magnetický kontakt
- koncentrátor s integrovaným zdrojem

UPOZORNĚNÍ:

NAPOJENÍ EZS PŘES KONCENTRÁTOR DO STÁVAJÍCÍ ÚSTŘEDNY GALAXY V OBJEKTU SEE



			ČÍSLO SOUPRAVY:
REVIZE Č.	DATUM	PO PŘÍPOMÍNKOVÉM ŘÍZENÍ ZMĚNA	

MORAVIA CONSULT Olomouc a.s.
LEGIONÁŘSKÁ 1085/8, 779 00 Olomouc

tel.: +420 585 570 444
ID schránky: kje9md
e-mail: moravia@moravia.cz
http://www.moravia.cz

OBJEDNATEL

Správa železniční dopravní cesty, státní organizace
v zastoupení: SZDC, s.o., Stavební správa východ, Nerudova 1, 772 58 Olomouc

JTSK	DĚL - TECHNICKÁ PROSTŘEDÍ STAVEB	BPV
PROJEKTOVÁ, INŽENÝRSKÁ A KONSULTAČNÍ ORGANIZACE CERTIFIKÁT ISO 9001 VÝVOJ DECO PRAHA a.s., PODOBÁBSKÁ 1014/20, 160 00 PRAHA 6 www.vpupraha.cz		VPÚ DECO PRAHA a.s.
PROJEKTANT Alois Vágner	VYPRACOVAL David Vágner	KONTROLA Ing. Miroslav Šemerád
AKCE REKONSTRUKCE AREÁLU HZS OSTRAVA		ATELIER POZEMNÍCH STAVEB
SO 07 - NOVÉ GARÁŽE		ČÍSLO ZAKÁZKY 2-0474-00/40
J00+20 - ZAŘÍZENÍ SILNOPROUDÉ ELEKTROTECHNIKY, K00-30 - ZAŘÍZENÍ SLABOPROUDÉ ELEKTROTECHNIKY		DOKUMENTACE DSP-DPS
PŮDORYS 1NP A ŘEZ		MĚŘÍTKO 1:50
		DATUM 02.2018
		POČET FORMÁTŮ 5x A4
		ČÍSLO KOPIE 4
		KÓD
DOKUMENTACE LZE UŽÍVAT POUZE VE SMYSLU PŘÍSLUŠNÉ SILNOUJY O DÍLO VÝKRES, ŽE JEHO ČÁST, MŮŽE BÝT KOPÍROVÁN NEBO JINÝM ZPŮSOBEM ROZŠŮŘOVÁN POUZE PO PŘEDCHOZÍM SOHLASÍ VÝVOJ DECO PRAHA a.s.		