



ZÁKLADOVÝ ZEMNIČ

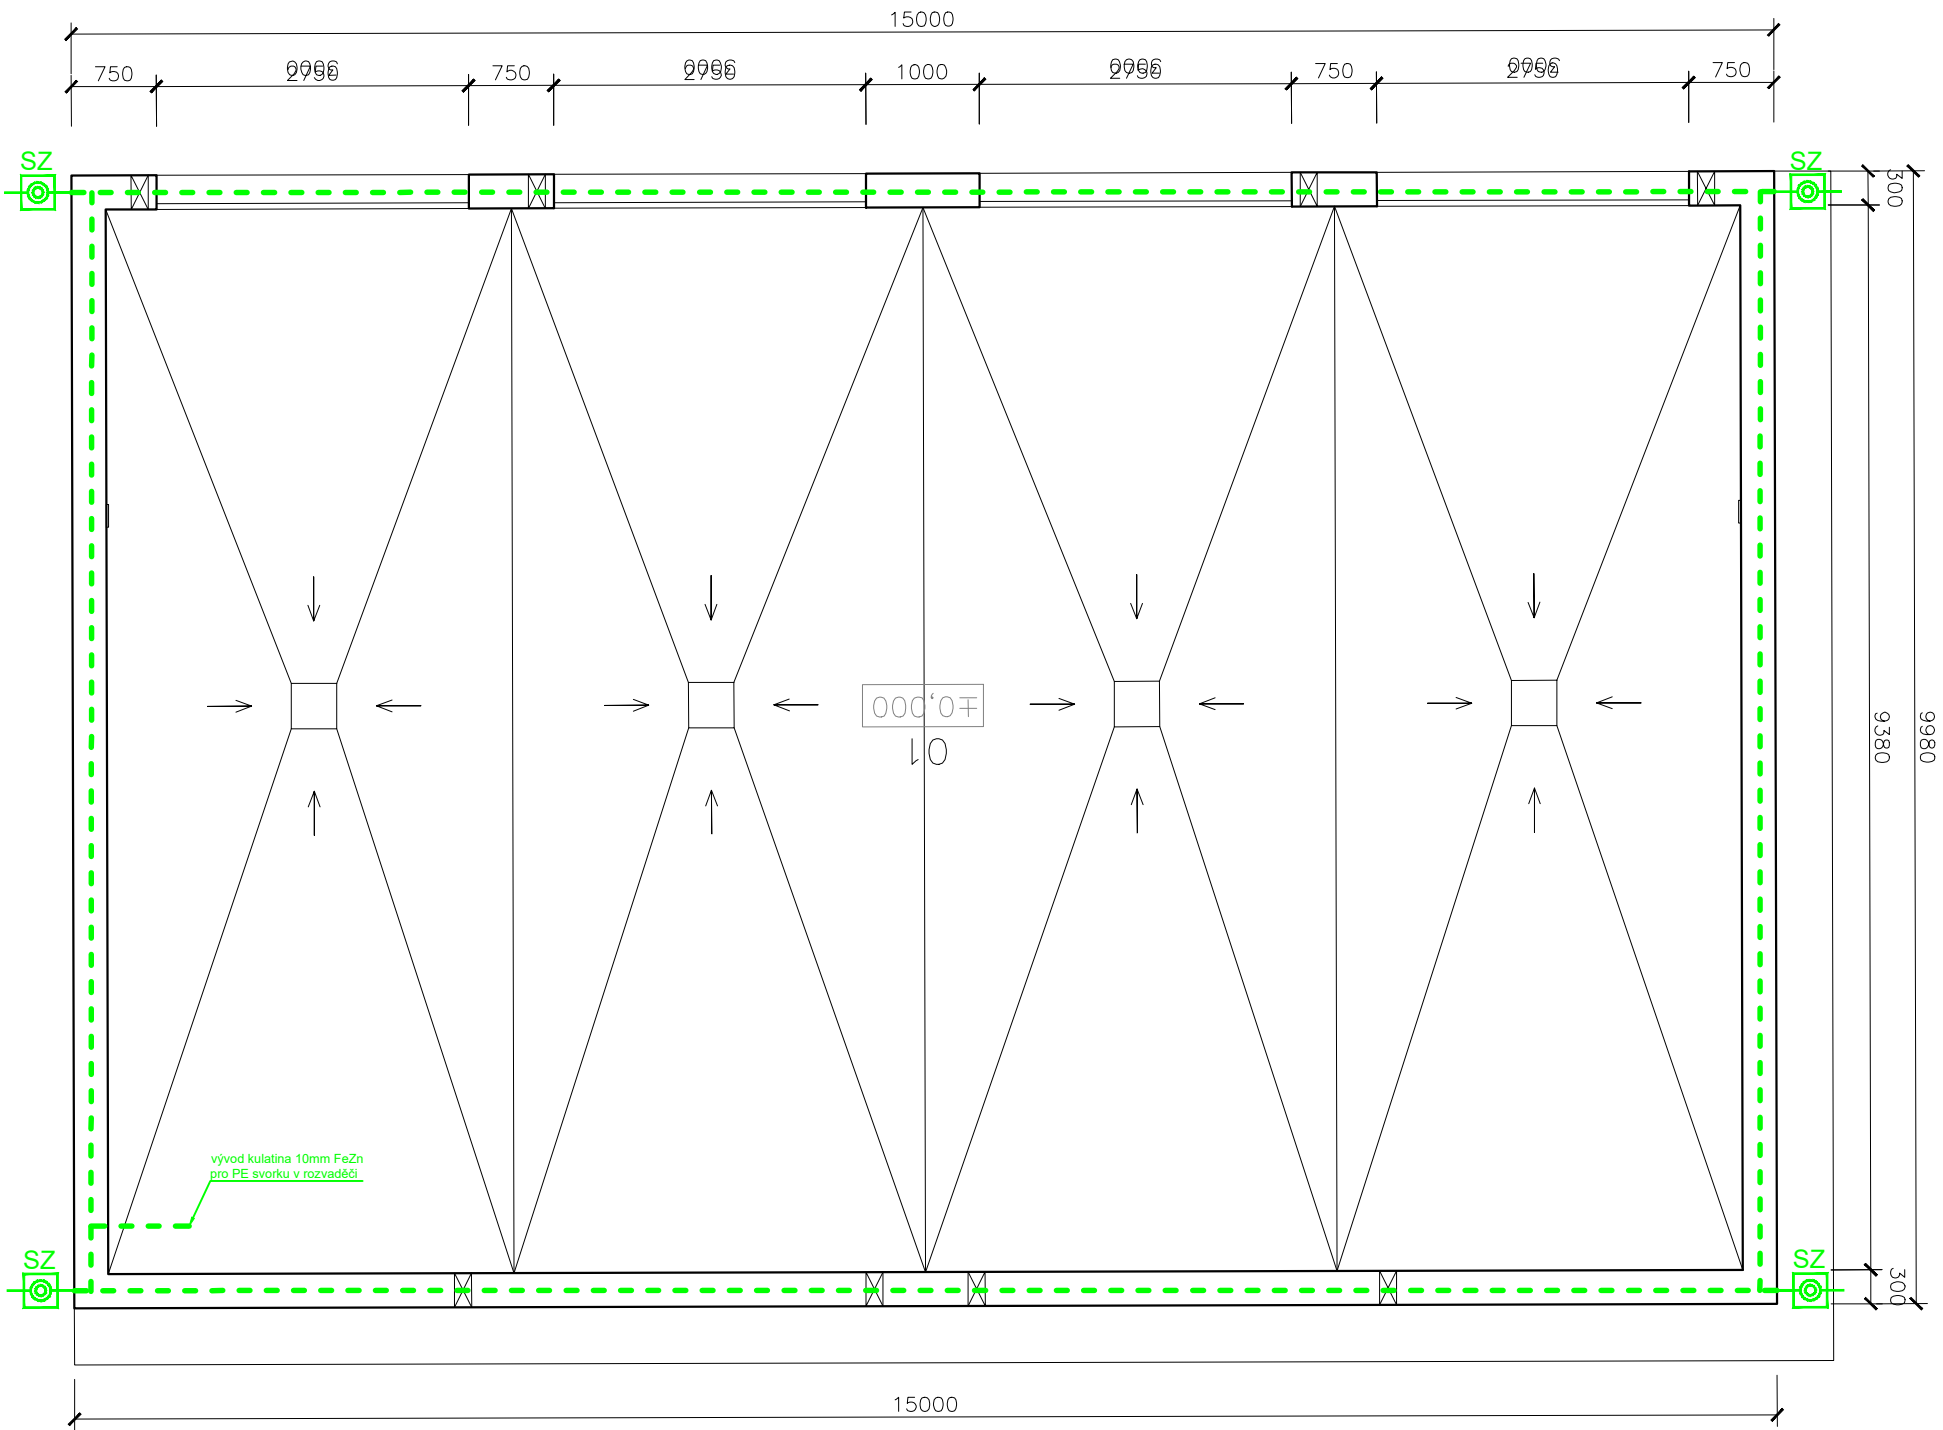

HROMOSVOD

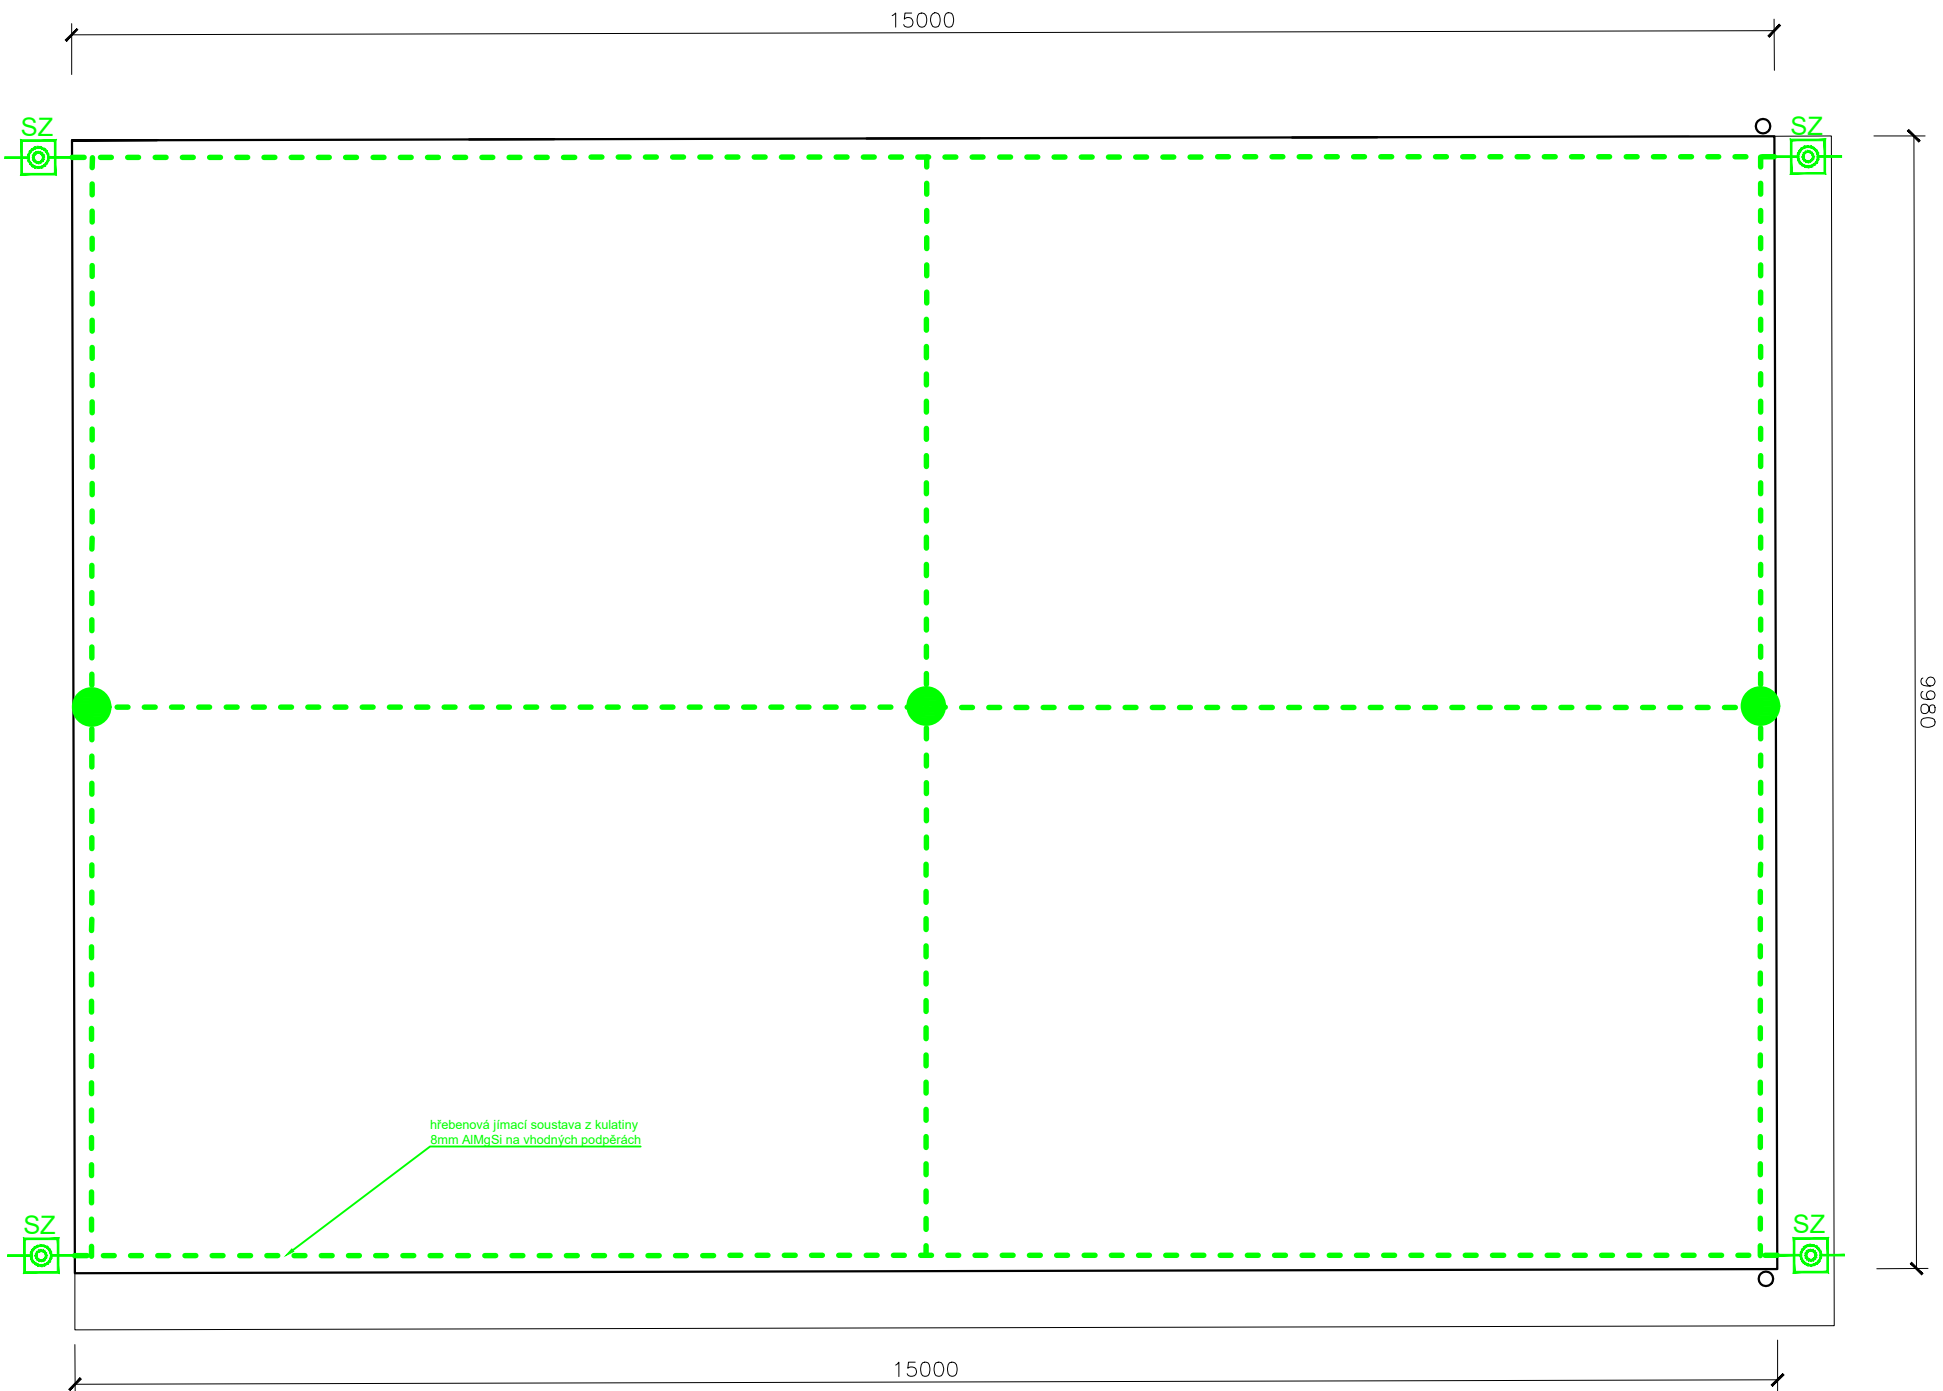

LEGENDA:

- Zemničí soustava FeZn 30/4
- Jímací tyč 700mm
- SZ Zkušební svorka

POZNÁMKA:

Provedení zemniče zajistit:
podle ČSN 332000-5-54 ed.2 pro strojené základové zemniče, zdvojený vodič 2x FeZn uložit v základní prosté bet. mazanině v hloubce 50 mm nad základovou spárou
výstupy zemních vodičů na povrch izolovat proti korozi podle ČSN !
p r a p o r c e pro napojení pospojovacích sběrnic "HOP"
kulatina 10mm FeZn, R= max. 10 ohmů

UPOZORNĚNÍ:

ZVÝŠENÁ KOROZNÍ SITUACE

PLECHOVOU KRYTINU DŮSLEDNĚ SPOJIT S HŘEBENOVOU JÍMACÍ SOUSTAVOU VČETNĚ OKAPŮ A RÝN



			ČÍSLO SOUPRAVY:
REVIZE Č.	DATUM	PO PŘIPOMÍNKOVÉM ŘÍZENÍ ZMĚNA	



MORAVIA CONSULT Olomouc a.s.
LEGIONÁŘSKÁ 1085/8 , 779 00 Olomouc

tel.: +420 585 570 444
ID schránky: kjee9md
e-mail: moravia@moravia.cz
http://www.moravia.cz


OBJEDNATEL

 Správa železniční dopravní cesty, státní organizace
v zastoupení: SZDC, s.o., Stavební správa východ, Nerudova 1, 772 58 Olomouc

JTSK

DIL – TECHNICKÁ PROSTŘEDÍ STAVEB

BPV

PROJEKTOVÁ, INŽENÝRSKÁ A KONZULTAČNÍ ORGANIZACE				 VPÚ DECO PRAHA a.s.		
CERTIFIKÁT ISO 9001		DIČ CZ60193280				
VPÚ DECO PRAHA a.s., PODBABSKÁ 1014/20, 160 00 PRAHA 6		www.vpupraha.cz				
PROJEKTANT	VYPRACOVAL	KONTROLA	HIP	ATELIER POZEMNÍCH STAVEB		
Alois Vágner	David Vágner	Ing. Miroslav Semerád	Ing.arch.Boserlova			
AKCE				ČÍSLO ZAKÁZKY 2–0474–00/40		
REKONSTRUKCE AREÁLU HZS OSTRAVA				DOKUMENTACE DSP–DPS		
SO 07 – NOVÉ GARÁŽE				MĚŘÍTKO 1:50		
J00+20 – ZAŘÍZENÍ SILNOPROUDÉ ELEKTROTECHNIKY				DATUM 02.2018		
K00–30 – ZAŘÍZENÍ SLABOPROUDÉ ELEKTROTECHNIKY				POČET FORMÁTŮ 5x A4		
OBSAH PŘÍLOHY				ČÁST	ČÍSLO PŘÍLOHY	ČÍSLO KOPIE
ZEMNÍČÍ SOUSTAVA + HROMOSVOD				D.1.4.3	02	
				D.1.4.4		
				K00	K00	
DOKUMENTACI LZE UŽÍVAT POUZE VE SMYSLU PŘÍSLUŠNÉ SMLOUVY O DÍLO, VÝKRES, ČI JEHO ČÁST, MŮŽE BÝT KOPÍROVÁN NEBO JINÝM ZPŮSOBEM ROZŠŮVÁN POUZE PO PŘEDCHOZÍM SOUHLASU VPÚ DECO PRAHA a.s.						