



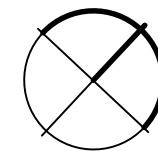

PŪDORYS 2. NP, 1:50

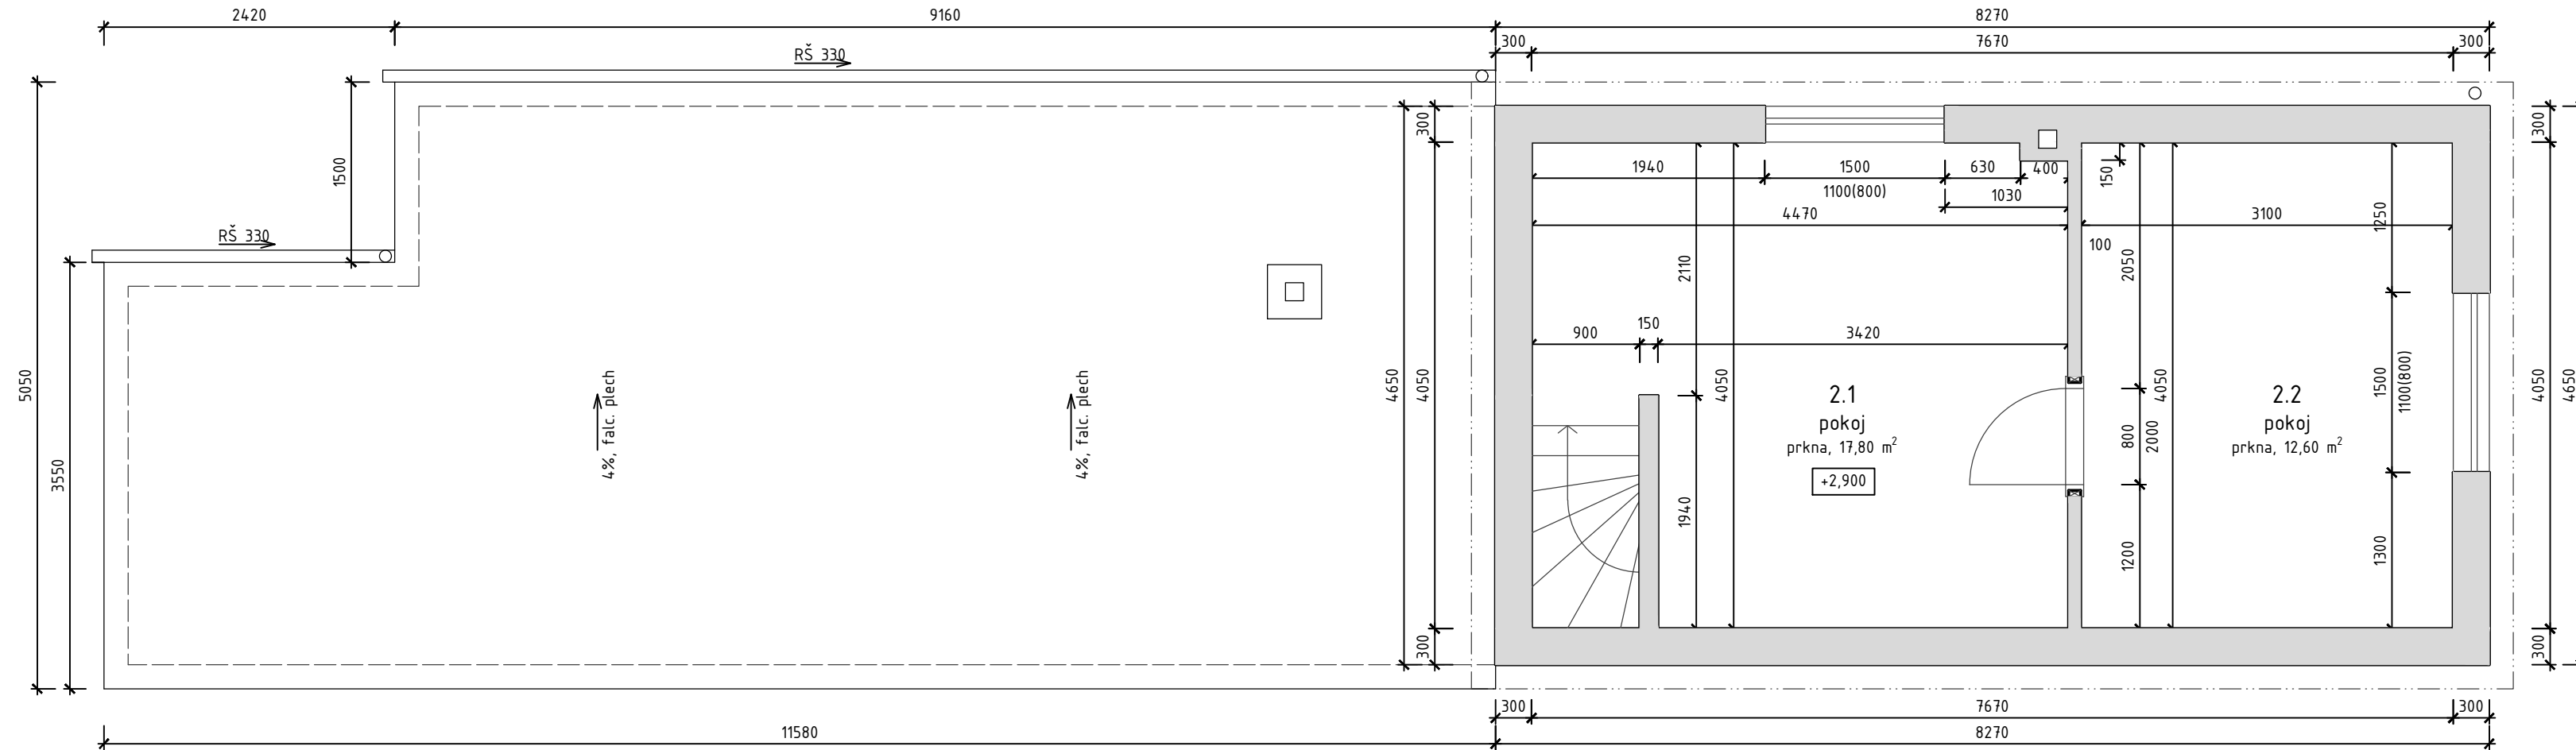

Jiná ověření:		Paré:	
Orientační schéma:		Razítko oprávněné osoby:	
		Podpis: Datum:	
Revize:	Datum:	Popis:	Kontroloval:
000	26.04.2025	Definitivní odevzdání dokumentace	Ing. Ondřej Vránek
Stavebník/Investor:		Správa železnic, státní organizace	
Adresa:		Dlážděná 1003/7, 110 00 Praha 1	
Zástupce investora:		Stavební správa západ	
Adresa:		Ke Štvanici 656/3, 186 00 Praha 8	
			
Zhotovitel díla:		VIAMONT Projekt, s.r.o.	
Adresa:		Českobrodská 628, 190 11 Praha 9 – Běchovice	
Kontakt:		T: +420 477 070 481 E: info@viamontprojekt.cz	
			
Zhotovitel části/objektu:			
Adresa:			
Kontakt:			
Hlavní projektant (HIP):		Ing. Ondřej Vránek Specialista: ---	
Název stavby/akce:		Doplnění závor na přejezdu P3550 v km 14,664 na trati Šluknov – Dolní Poustevna – Dolní Poustevna st. hr.	
Název části:		Přejezdové zabezpečovací zařízení (PZZ)	
Název objektu/dílčí části:		Velký Šenov zast., demolice	
Název přílohy:		Půdorys 2. NP	
Odpovědný projektant:		Zpracovatel přílohy:	
Ing. Simona Mansfeldová		Tomáš Saidl	
Kraj:		Měřítko: 1:50	
Ústecký		Formáty: 3A4	
		TUDU:	
		Viz. textová část	
		Smluvní datum zpracování:	
		26.04.2025	
Označení investora:		S632300081	
Zakázka:		20/2024	
Označení části:		D.2.2.5	
Označení objektu/komplexu:		SO 01-78-01	
Číslo přílohy (typ/pořadí):		2. 004	
Stupeň dokumentace:		PDPS	
Smluvní datum zpracování:		26.04.2025	
Označení investora:		Stupeň dokumentace:	
S 6 3 2 3 0 0 0 8 1		Část:	
P D P S		D 2 2 0 5	
Objekt:		Podobjekt:	
S 0 0 1 7 8 0 1		Příloha:	
X X		Revize:	
2		0 0 4	
0 0 0		0 0 0	
[Prostor pro další informace]			