


PŮDORYS TRAFOSTANICE

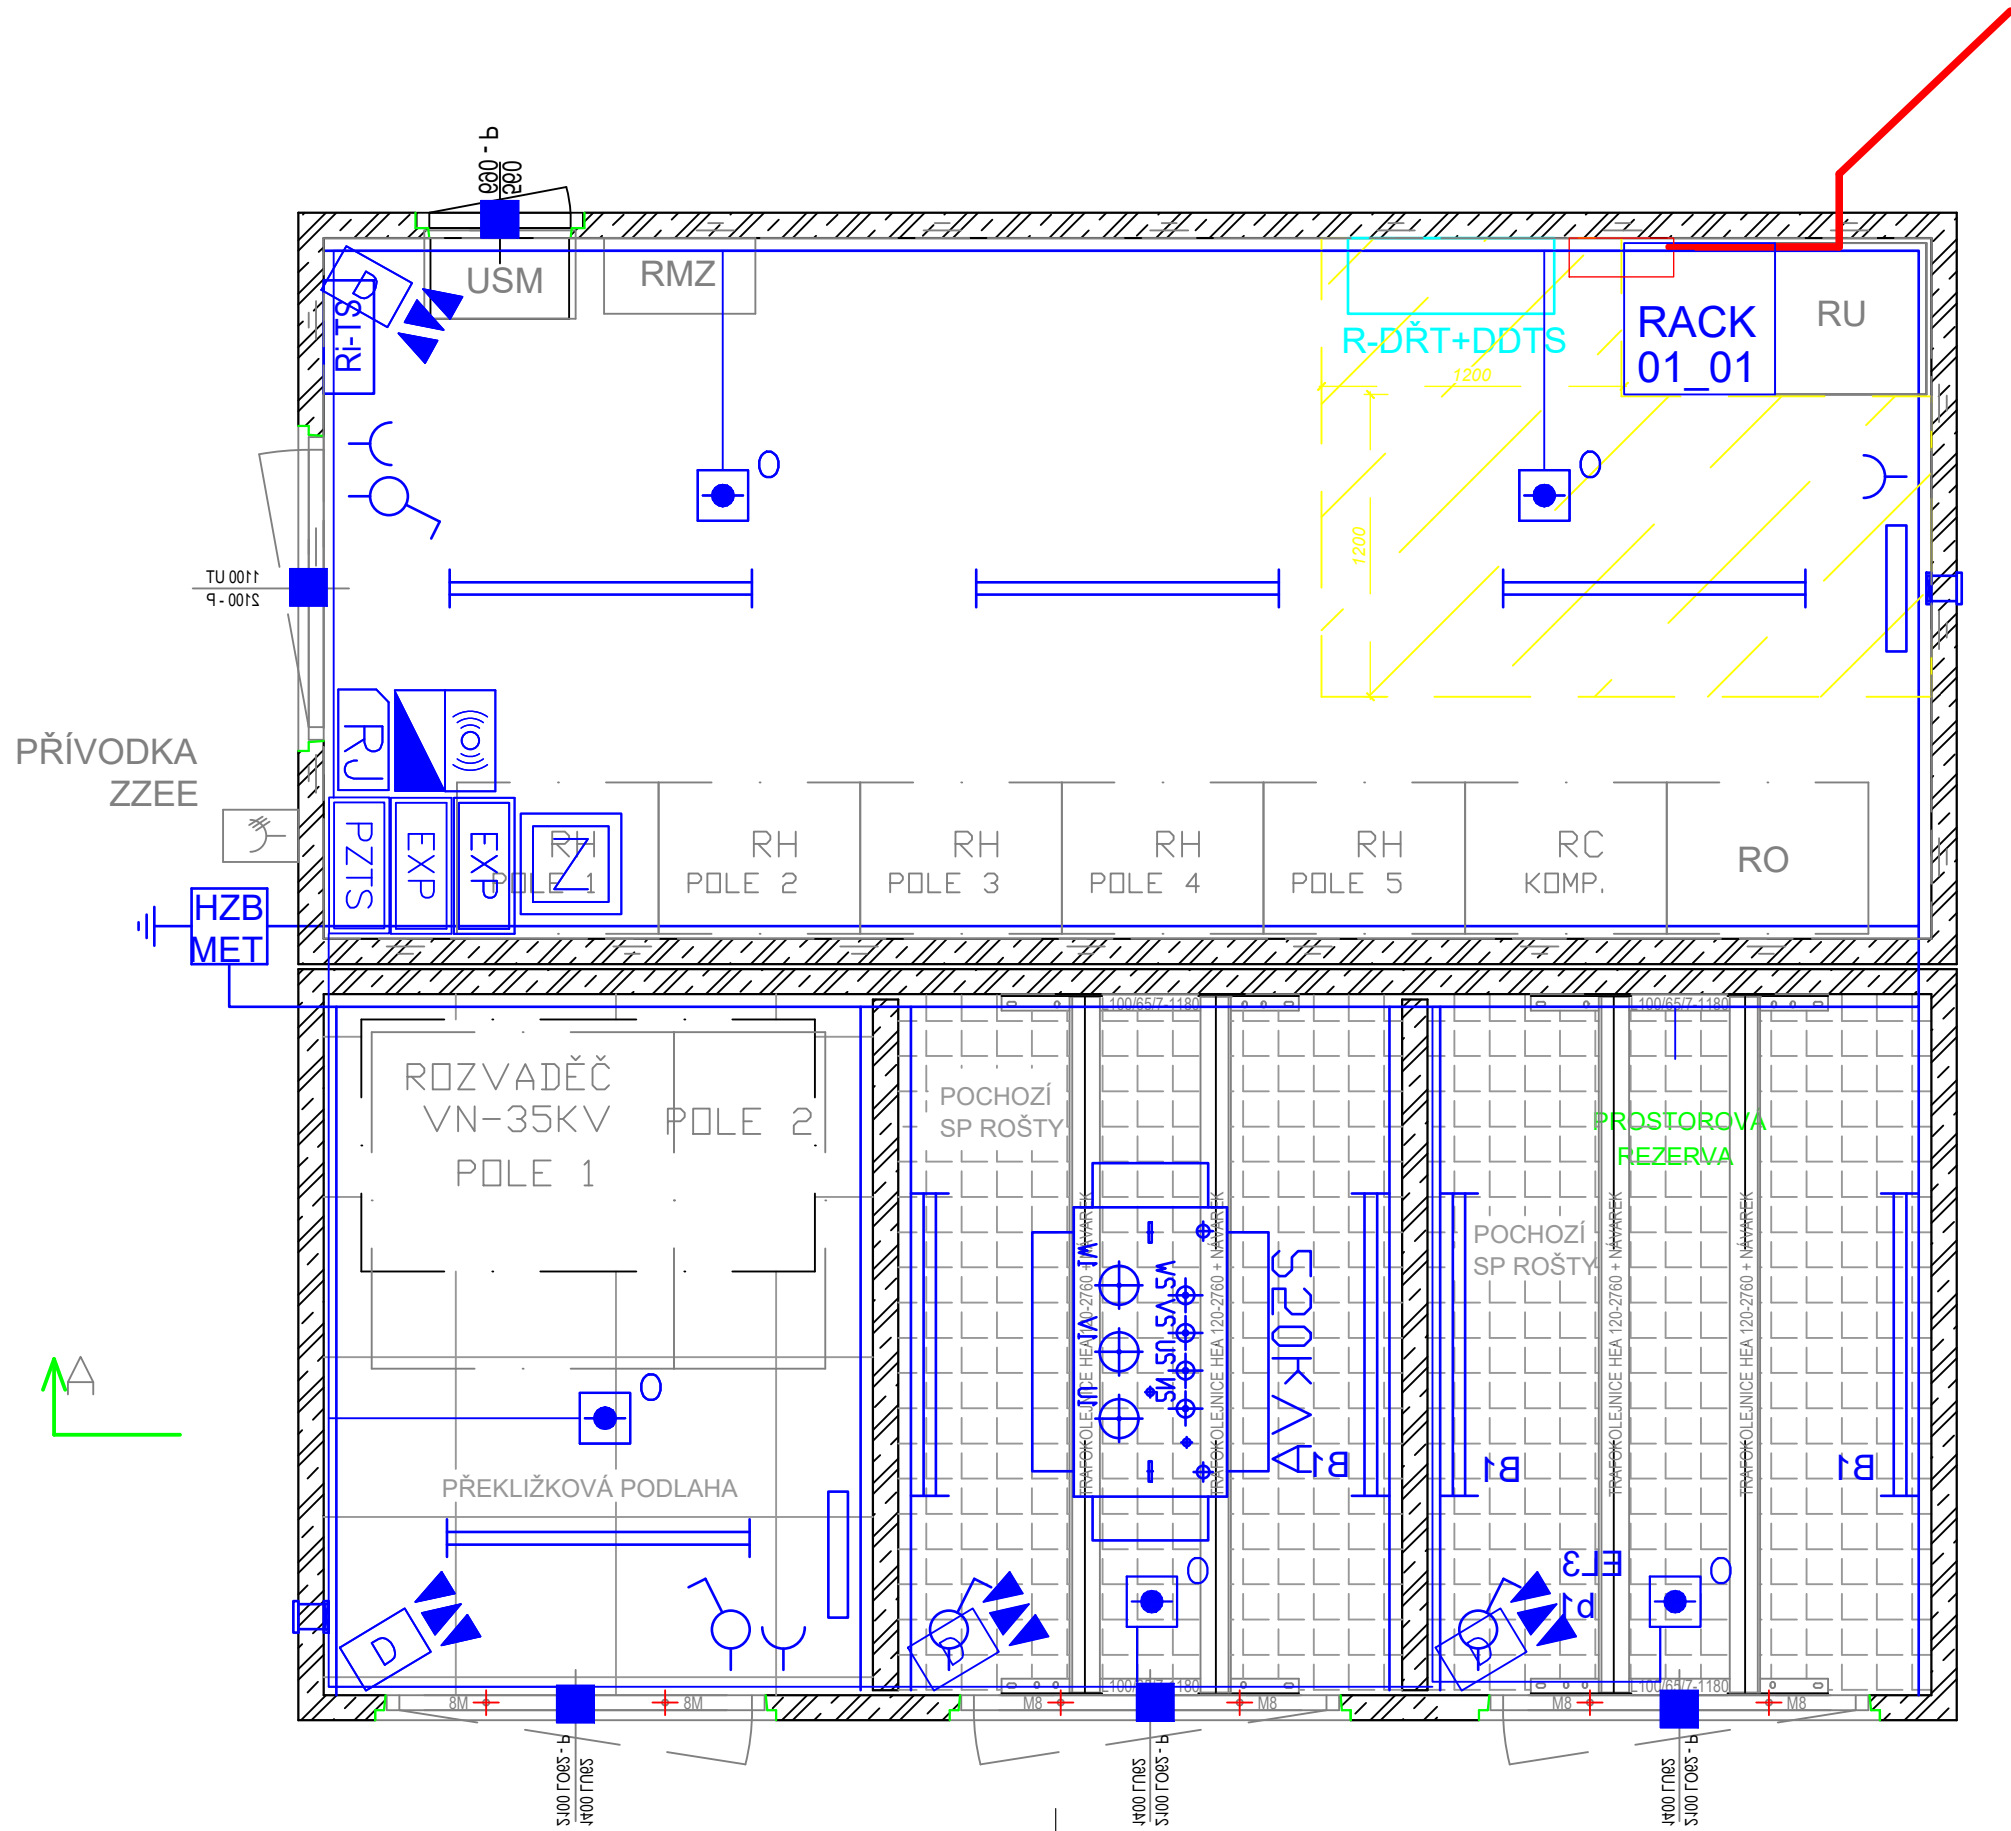

Jiná ověření:		Paré:	
Orientační schéma:		Razítko oprávněné osoby:	
Podpis:		Datum:	
Revize:	Datum:	Popis:	Kontroloval:
000	30.06.2025	Definitivní odevzdání dokumentace	Bc. Jaroslav Machain
Stavebník/Investor: Správa železnic, státní organizace			
Adresa: Dlážděná 1003/7, 110 00 Praha 1			
Zástupce investora: Oblastní ředitelství Hradec Králové			
Adresa: U Fotochemy 259, 501 01 Hradec Králové			
Zhotovitel díla:		Signal Projekt, s.r.o.	
Adresa:		IČO: 25 52 54 41	
Kontakt:		Videňská 546/55, 639 00 Brno	
		T: +420 543 233 962	
		E: projekce@signalprojekt.cz	
Zhotovitel části/objektu:		Signal Projekt, s.r.o.	
Adresa:		IČO: 25 52 54 41	
Kontakt:		Videňská 546/55, 639 00 Brno	
		T: +420 543 233 962	
		E: projekce@signalprojekt.cz	
Hlavní projektant (HIP):		Specialista: Ing. Pavel Gajdečka	
Název stavby/akce:		Vypracování projektové dokumentace	
		Oprava zabezpečovacího zařízení	
		v žst. Doudleby nad Orlicí, MK	
Název části:		Sdělovací zařízení	
Název objektu/dílní části:		ŽST Doudleby nad Orlicí, MK	
Název přílohy:		Umístění zařízení v TS	
Název dílní části přílohy:		-	
Odpovědný projektant:		Zpracovatel přílohy:	
Bc. Jaroslav Machain		Bc. Jakub Kalina	
Kraj:		Měřítko: 1:30	
Královéhradecký		Formáty: 3 x A4	
		TUDU: 1302 L1	
Označení investora:		Stupeň dokumentace: Část:	
S 6 4 0 2 3 0 0 2 3		- P D P S - D I 2 0 I	
		Objekt: P S I 2 0 2 I I - X X	
		Příloha: - 2 - 2 0 4	
		Revize: - 0 0 0	