


PŮDORYS

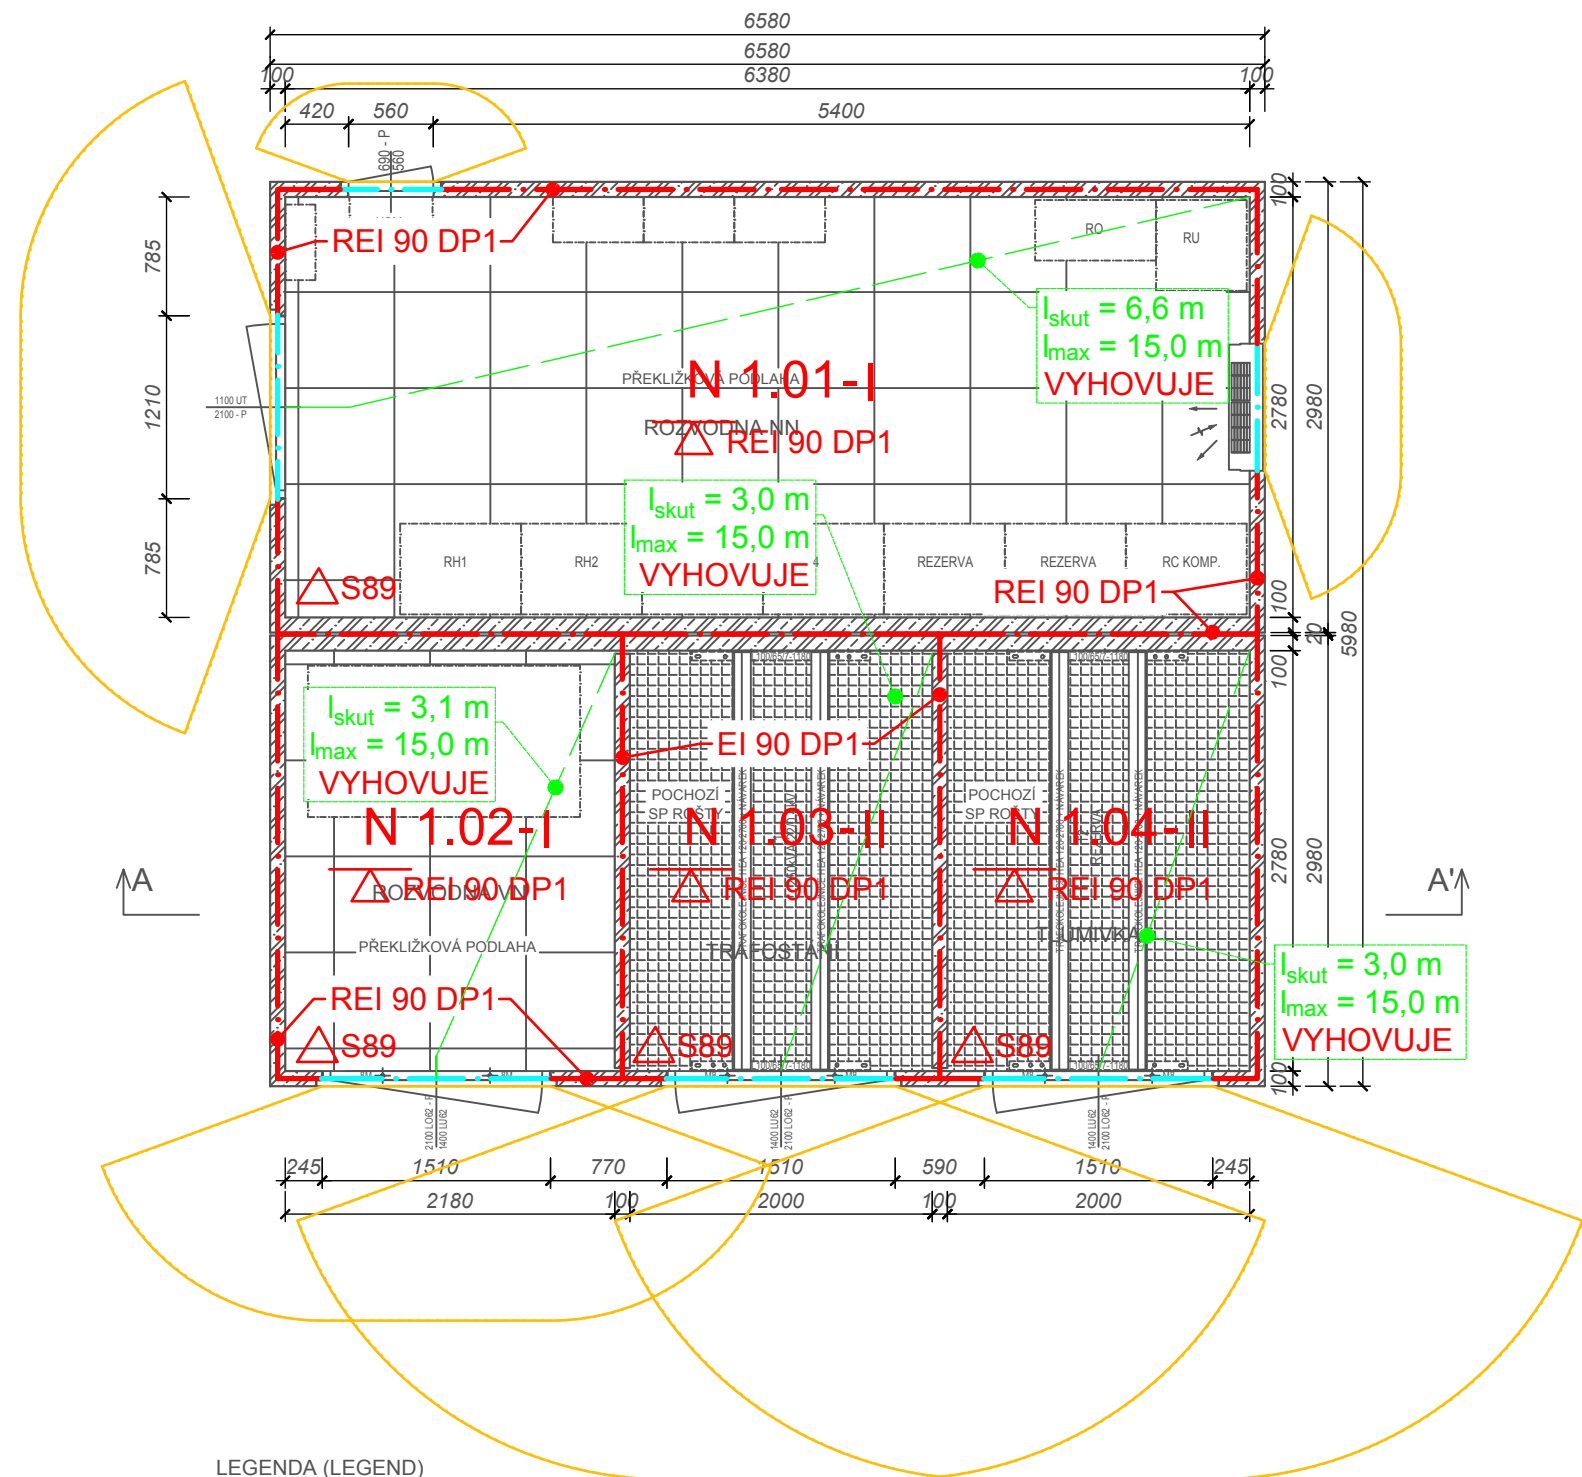

LEGENDA (LEGEND)

	Hranice požárního úseku s požární odolností Border of fire compartment with fire resistance
	Hranice požárního úseku bez požární odolnosti Border of fire compartment without fire resistance
	Požárně nebezpečný prostor Fire danger area
N 1.01-III	Označení požárního úseku - stupeň požární bezpečnosti Number of the fire compartment - fire safety degree
	Požární odolnost stěny Fire resistance of the fire wall REI 15 DP1 - viz. poznámky - see notice
	Požární odolnost požárního stropu Fire resistance of the fire cover (door) REI 45 - požární odolnost viz. pozn. - fire resistance, see notice
	Přenosný hasicí přístroj Portable fire extinguisher S89 - s náplní CO ₂ a hasicí schopností min. 89B - carbon dioxide extinguisher

	Posouzení únikových cest
	Měření délky únikové cesty
Poznámky (notice) Legenda požární odolnosti (Legend of fire resistance) R - požadavek na zachování nosnosti konstrukce - request of construction bearing E - požadavek na zachování celistvosti konstrukce - request of construction integrity I - požadavek na snížení teploty za konstrukcí - request of construction temperature lowering W - požadavek na snížení hustoty tepelného toku za konstrukcí - request of construction heat flow density decreasing 15 - požadovaná doba požární odolnosti (15 až 180 minut) - required time of fire resistance DP1 - druh konstrukce dle ČSN (DP1, DP2, DP3 - DP1 nehořlavé) - construction type according to ČSN	

Jiná ověření:		Paré:	
Orientační schéma:		Razítko oprávněné osoby:	
Revize:		Datum:	
000		30.6.2025	
Popis:		Kontroloval:	
Definitivní odevzdání dokumentace		Ing. Milan Lukášek	
Stavebník/Investor:		Správa železnic, státní organizace	
Adresa:		Dlážděná 1003/7, 110 00 Praha 1	
Zástupce investora:		Oblastní ředitelství Hradec Králové	
Adresa:		U Fotochemy 259, 501 01 Hradec Králové	
Zhotovitel díla:		Signal Projekt s.r.o.	
Adresa:		Václavská 55, 639 00 Brno	
Kontakt:		T: +420 543 233 962 E: projekce@signalprojekt.cz	
Zhotovitel části/objektu:		PRODIN a.s.	
Adresa:		K Vápence 2745, 530 02 Pardubice	
Kontakt:		T: +420 466 055 130 E: info@prodin.cz	
Hlavní projektant (HIP):		Ing. Milan Lukášek	
Specialista:		Bc. Ondřej Pešek	
Název stavby/akce:		Vypracování projektové dokumentace Oprava zabezpečovacího zařízení v žst. Doudleby n. O.	
Označení investora:		S640230023	
Název části:		Pozemní objekty budov - provozní, technologické, skladové	
Označení části:		D.2.2.1	
Název objektu/dílní části:		Doudleby nad Orlicí, technologický objekt TS	
Označení objektu/komplexu:		SO 12-72-03	
Název přílohy:		TECHNOLOGICKÝ OBJEKT TS	
Název dílní části přílohy:		PŮDORYS PBR	
Číslo přílohy (typ/pořadí):		2. 005	
Odpovědný projektant:		Zpracovatel přílohy:	
Bc. Ondřej Pešek		Ing. Jan Peterek	
Kraj:		Měřítko: 1:50	
Královéhradecký		Formáty: A3	
Katastrální území:		TUDU: 1302 L1	
viz textová část		Smluvní datum zpracování:	
		12.08.2025	
Označení investora:		Stupeň dokumentace:	
S 6 4 0 2 3 0 0 2 3		Část: D 2 2 0 1	
[Prostor pro další informace]		Objekt: S 0 1 2 7 2 0 3	
		Podobjekt: X X	
		Příloha: 2	
		Revize: 0 0 0	