


PŮDORYS TRAFOSTANICE

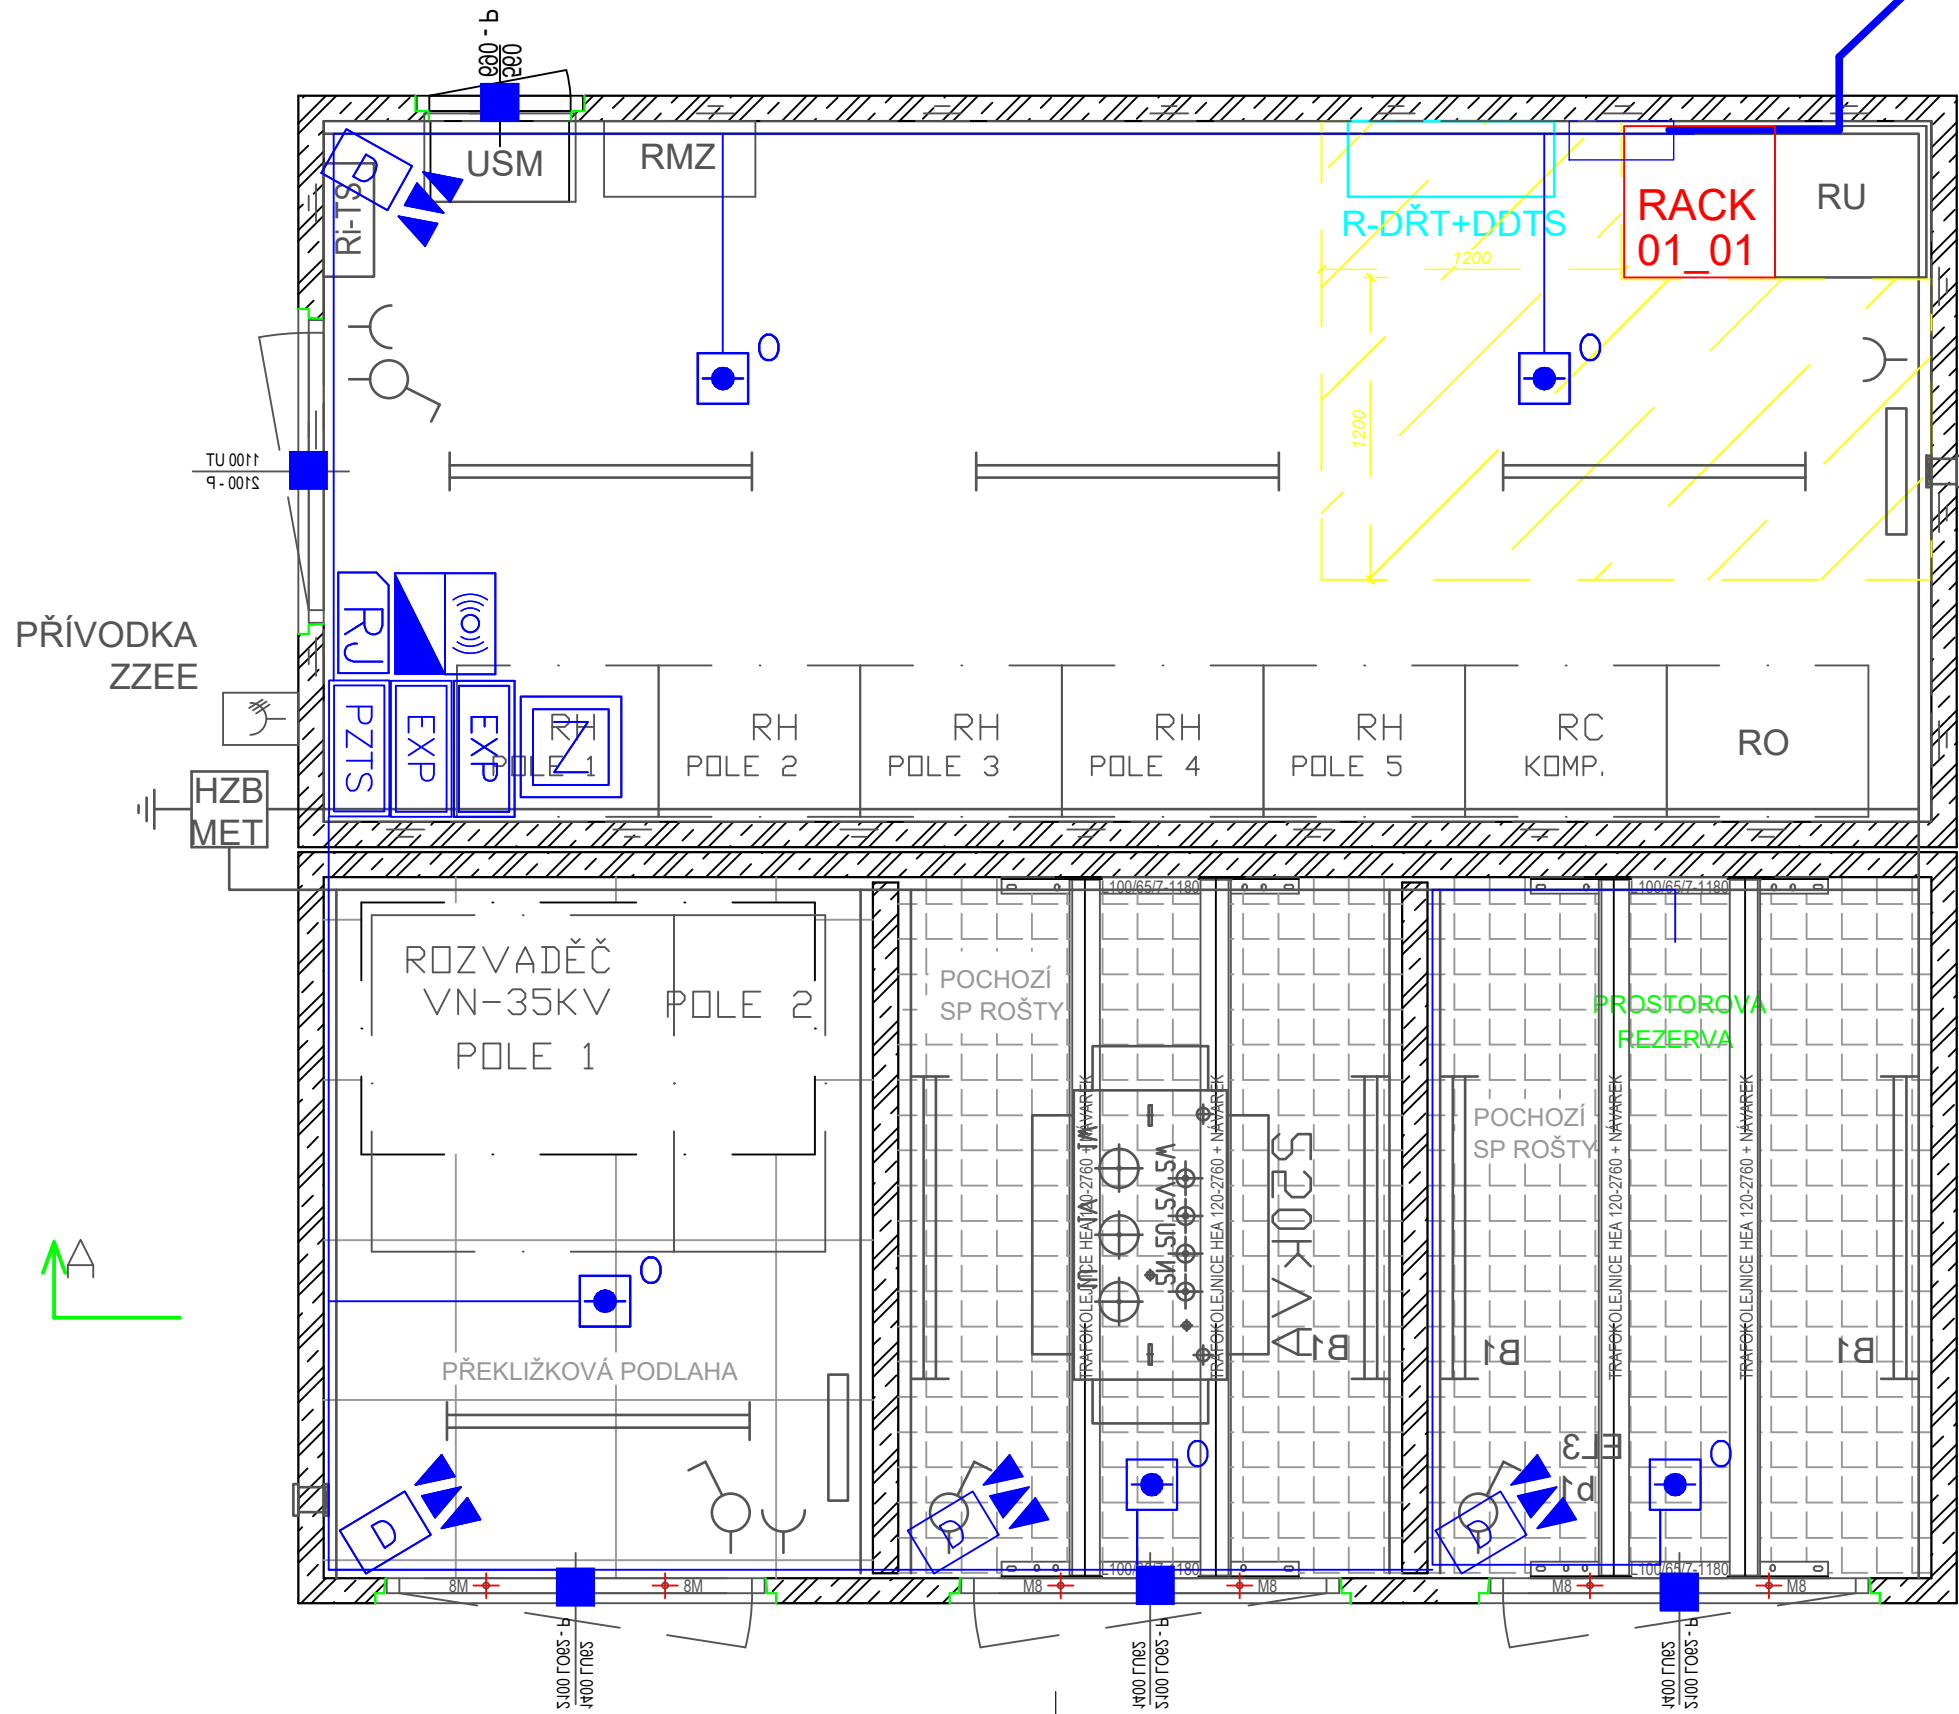

Jiná ověření:		Paré:	
Orientační schéma:		Razítko oprávněné osoby:	
Podpis:		Datum:	
Revize:	Datum:	Popis:	Kontroloval:
000	12.12.2025	Definitivní odevzdání dokumentace	Bc. Jaroslav Machain
Stavebník/Investor:		Správa železnic, státní organizace	
Adresa:		Dlážděná 1003/7, 110 00 Praha 1	
Zástupce investora:		Oblastní ředitelství Hradec Králové	
Adresa:		U Fotochemy 259, 501 01 Hradec Králové	
Zhotovitel díla:		Signal Projekt, s.r.o.	
Adresa:		IČO: 25 52 54 41	
Kontakt:		Videňská 546/55, 639 00 Brno	
		T: +420 543 233 962	
		E: projekce@signalprojekt.cz	
Zhotovitel části/objektu:		Signal Projekt, s.r.o.	
Adresa:		IČO: 25 52 54 41	
Kontakt:		Videňská 546/55, 639 00 Brno	
		T: +420 543 233 962	
		E: projekce@signalprojekt.cz	
Hlavní projektant (HIP):		Ing. Milan Lukášek	
		Specialista: Ing. Pavel Gajdečka	
Název stavby/akce:		Vypracování projektové dokumentace	
		Oprava zabezpečovacího zařízení	
		v žst. Doudleby n. O.	
		Označení investora:	
		S640230023	
		Zakázka:	
		24-074-40-113	
Název části:		Sdělovací zařízení	
		Označení části:	
		D.1.2.8	
Název objektu/dílní části:		ŽST Doudleby nad Orlicí,	
		přenosový systém	
		Označení objektu/komplexu:	
		PS 12-02-81	
Název přílohy:		Umístění zařízení v TS	
		Číslo přílohy (typ/pořadí):	
		2. 203	
Název dílní části přílohy:		-	
Odpovědný projektant:		Zpracovatel přílohy:	
Bc. Jaroslav Machain		Bc. Jakub Kalina	
Kraj:		Měřítko: 1:30	
Královéhradecký		Formáty: 3 x A4	
		TUDU: 1302 L1	
		Smluvní datum zpracování:	
		12.12.2025	
Označení investora:		Stupeň dokumentace:	
S 6 4 0 2 3 0 0 2 3		- R D S -	
		- D I 2 0 8	
		- P S I 2 0 2 8 I -	
		- X X -	
		- 2 -	
		- 2 0 4	
		- 0 0 0	