






LEGENDA:

- 


Kabelová trasa
- 

Protlak
- 

Hranice pozemků SŽ
- 

Kamera
- 

VTO

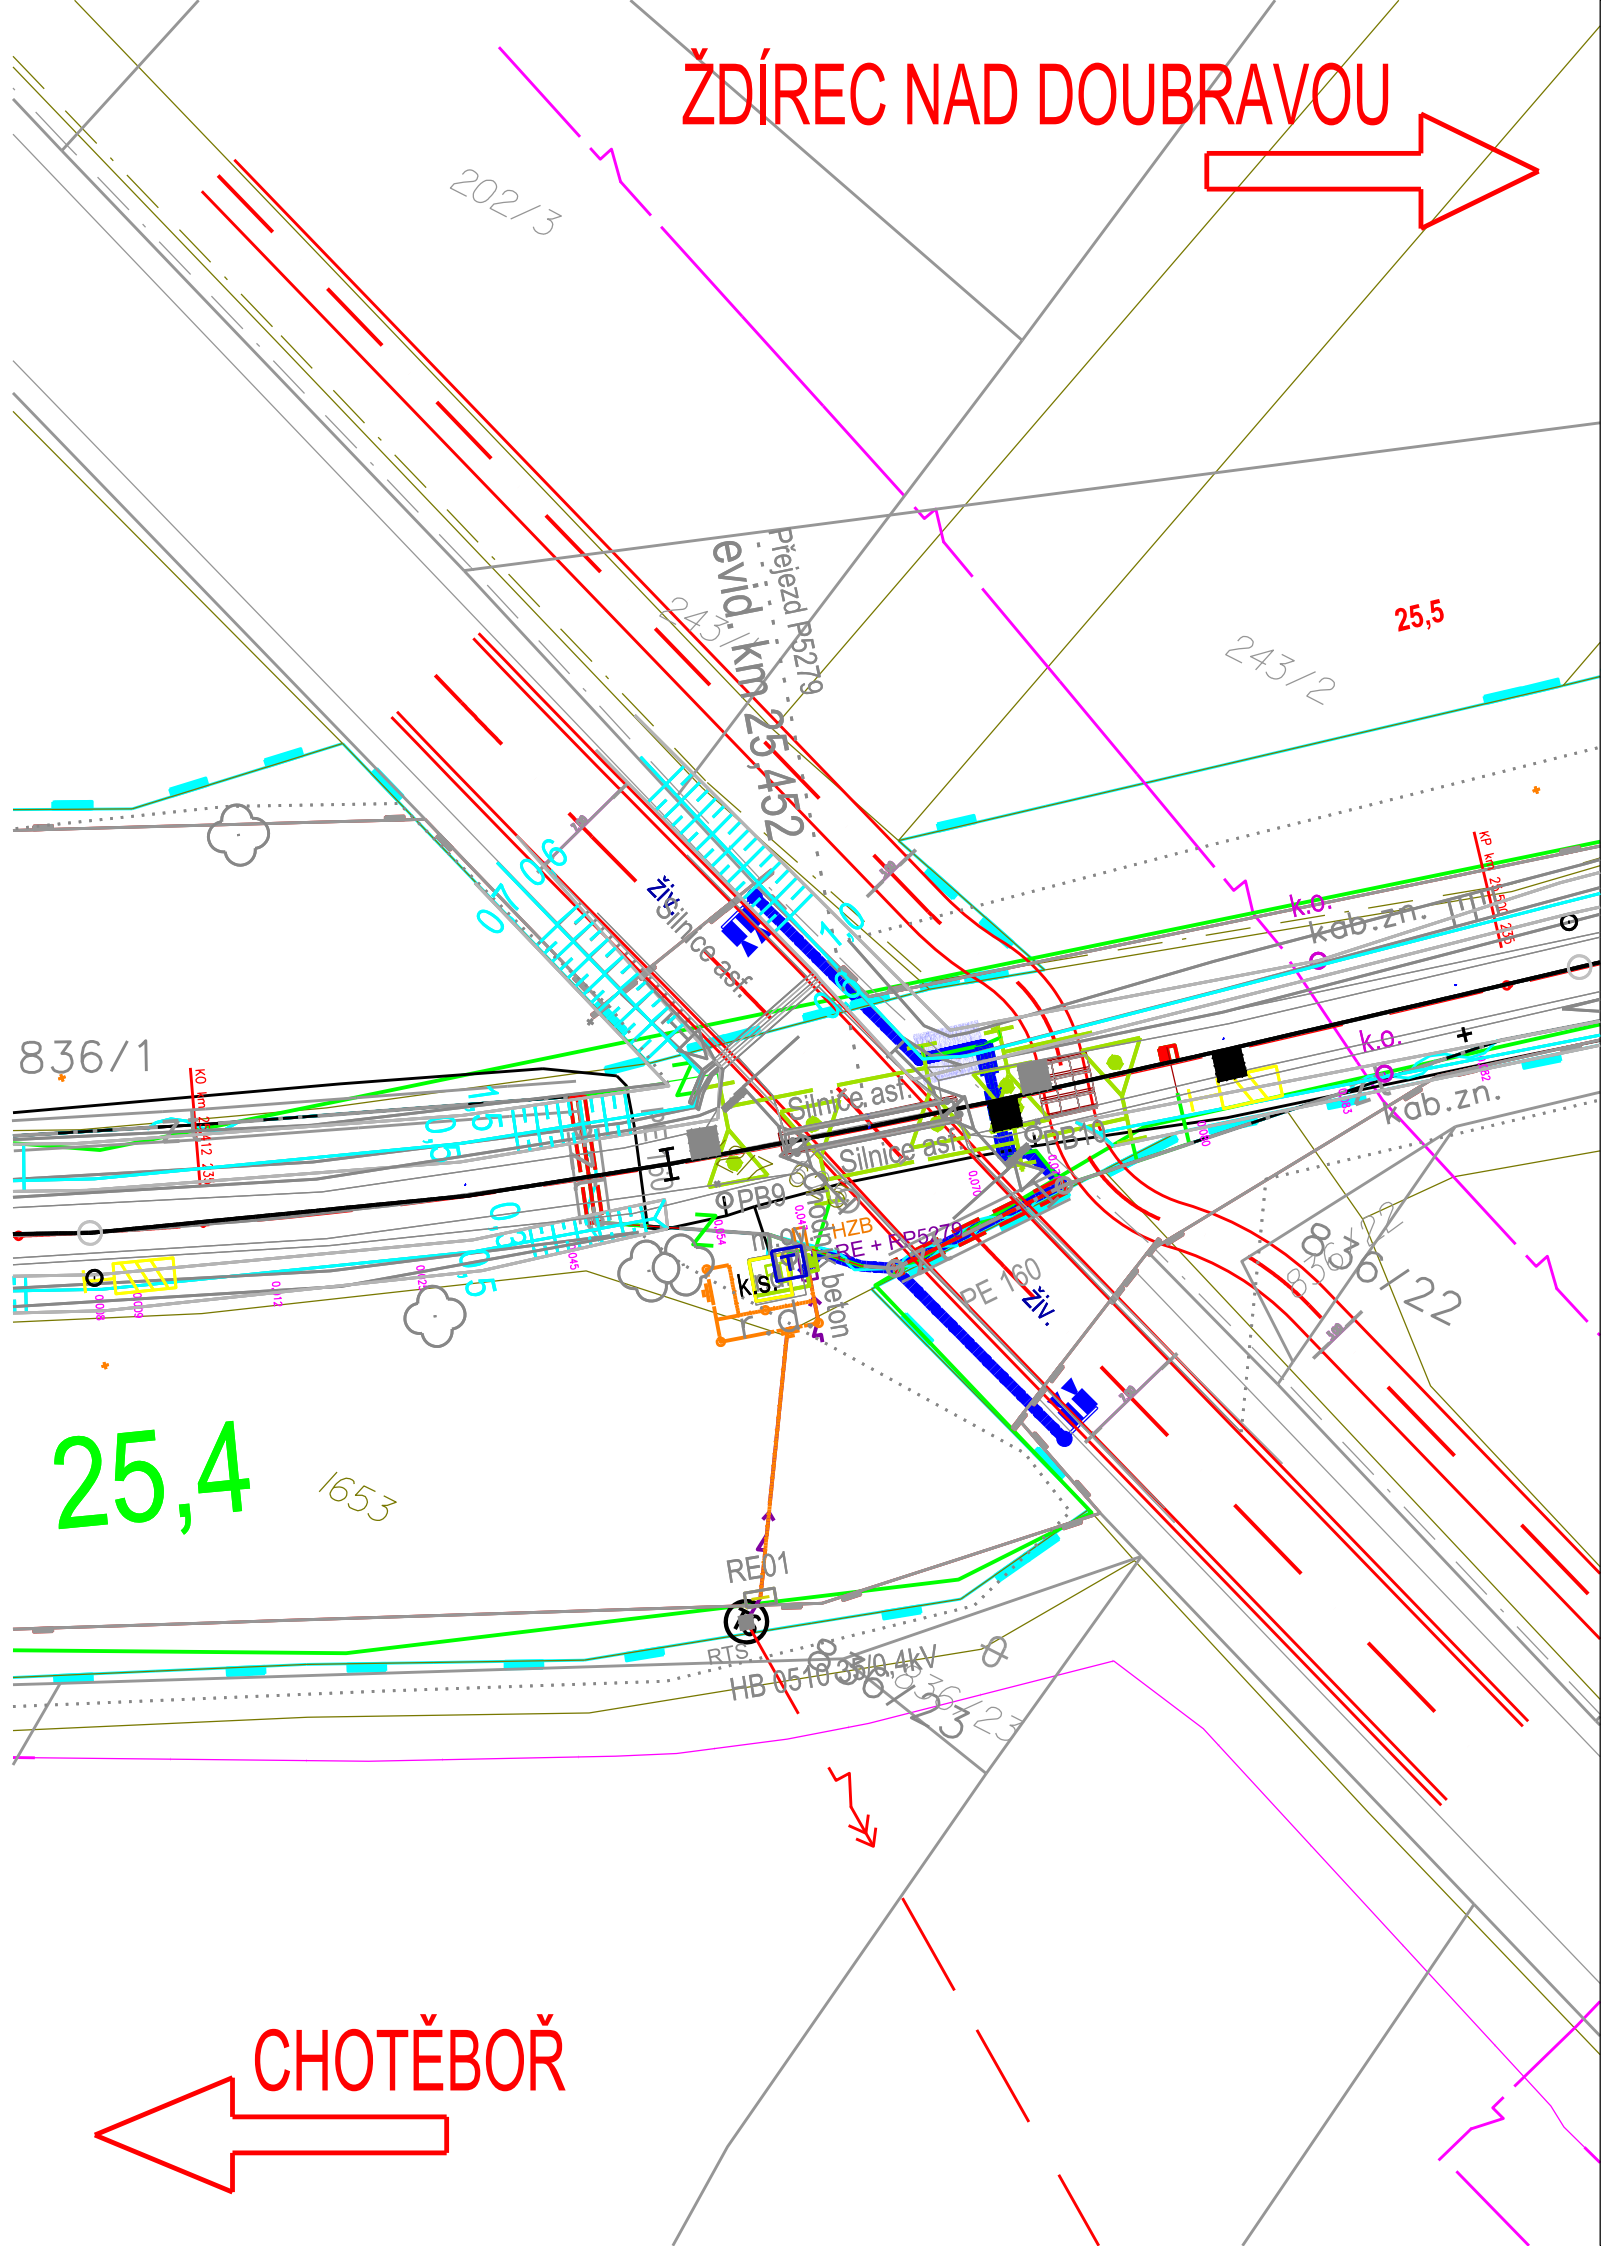

Jiná ověření:		Paré:	
Orientační schéma:		Razítko oprávněné osoby:	
Podpis:		Datum:	
Revize:	Datum:	Popis:	Kontroloval:
P01	11.12.2023	Dokumentace k připomínkám	Ing. Milan Lukášek
Stavebník/Investor:		Správa železnic, státní organizace	
Adresa:		Diážděná 1003/7, 110 00 Praha 1	
Zástupce investora:		Oblastní ředitelství Brno	
Adresa:		Kounicova 688/26, 611 43 Brno	
			
Zhotovitel díla:		Signal Projekt s.r.o.	
Adresa:		Videňská 55, 639 00 Brno	
Kontakt:		T: +420 543 233 962 E: projekce@signalprojekt.cz	
			
Zhotovitel části/objektu:		Signal Projekt s.r.o.	
Adresa:		Videňská 55, 639 00 Brno	
Kontakt:		T: +420 543 233 962 E: projekce@signalprojekt.cz	
			
Hlavní projektant (HIP):		Ing. Milan Lukášek	Specialista: Bc. Jaroslav Machaín
Název stavby/akce:		Vypracování PD - Oprava PZZ v km 25,452 trati Havlíčkův Brod - Rosice n. L.	
		Označení investora: S639230023	
Název části:		Elektrická požární a zabezpečovací signalizace	
		Zakázka: 23-105-35-113	
Název objektu/díle části:		Kamerový systém na přezdvu P5279	
		Označení části: D.1.2. 4	
		Označení objektu/komplexu: PS 11-02-41	
Název přílohy:		Situace P5279	
		Číslo přílohy (typ/pořadí): 2. 004	
Odpovědný projektant:		Zpracovatel přílohy: Bc. Jakub Kalina	Měřítko: 1:500
			Formáty: 3 x A4
Kraj: Vysočina		Katastrální území: viz textová část	TUDU: 1611 M1
S-kód:		Stupeň dokumentace:	Část:
S 6 3 9 2 3 0 0 2 3		- P D P S	- D I 2 0 4
		Objekt:	Příloha:
		- P S I 1 0 2 4 1	- X X
		Podoblet:	Revize:
		- 2 - 0 0 4	- P 0 1
[Prostor pro další informace]			