



PŮDORYS NA KÓTĚ 198,00

MĚŘÍTKO 1 : 25

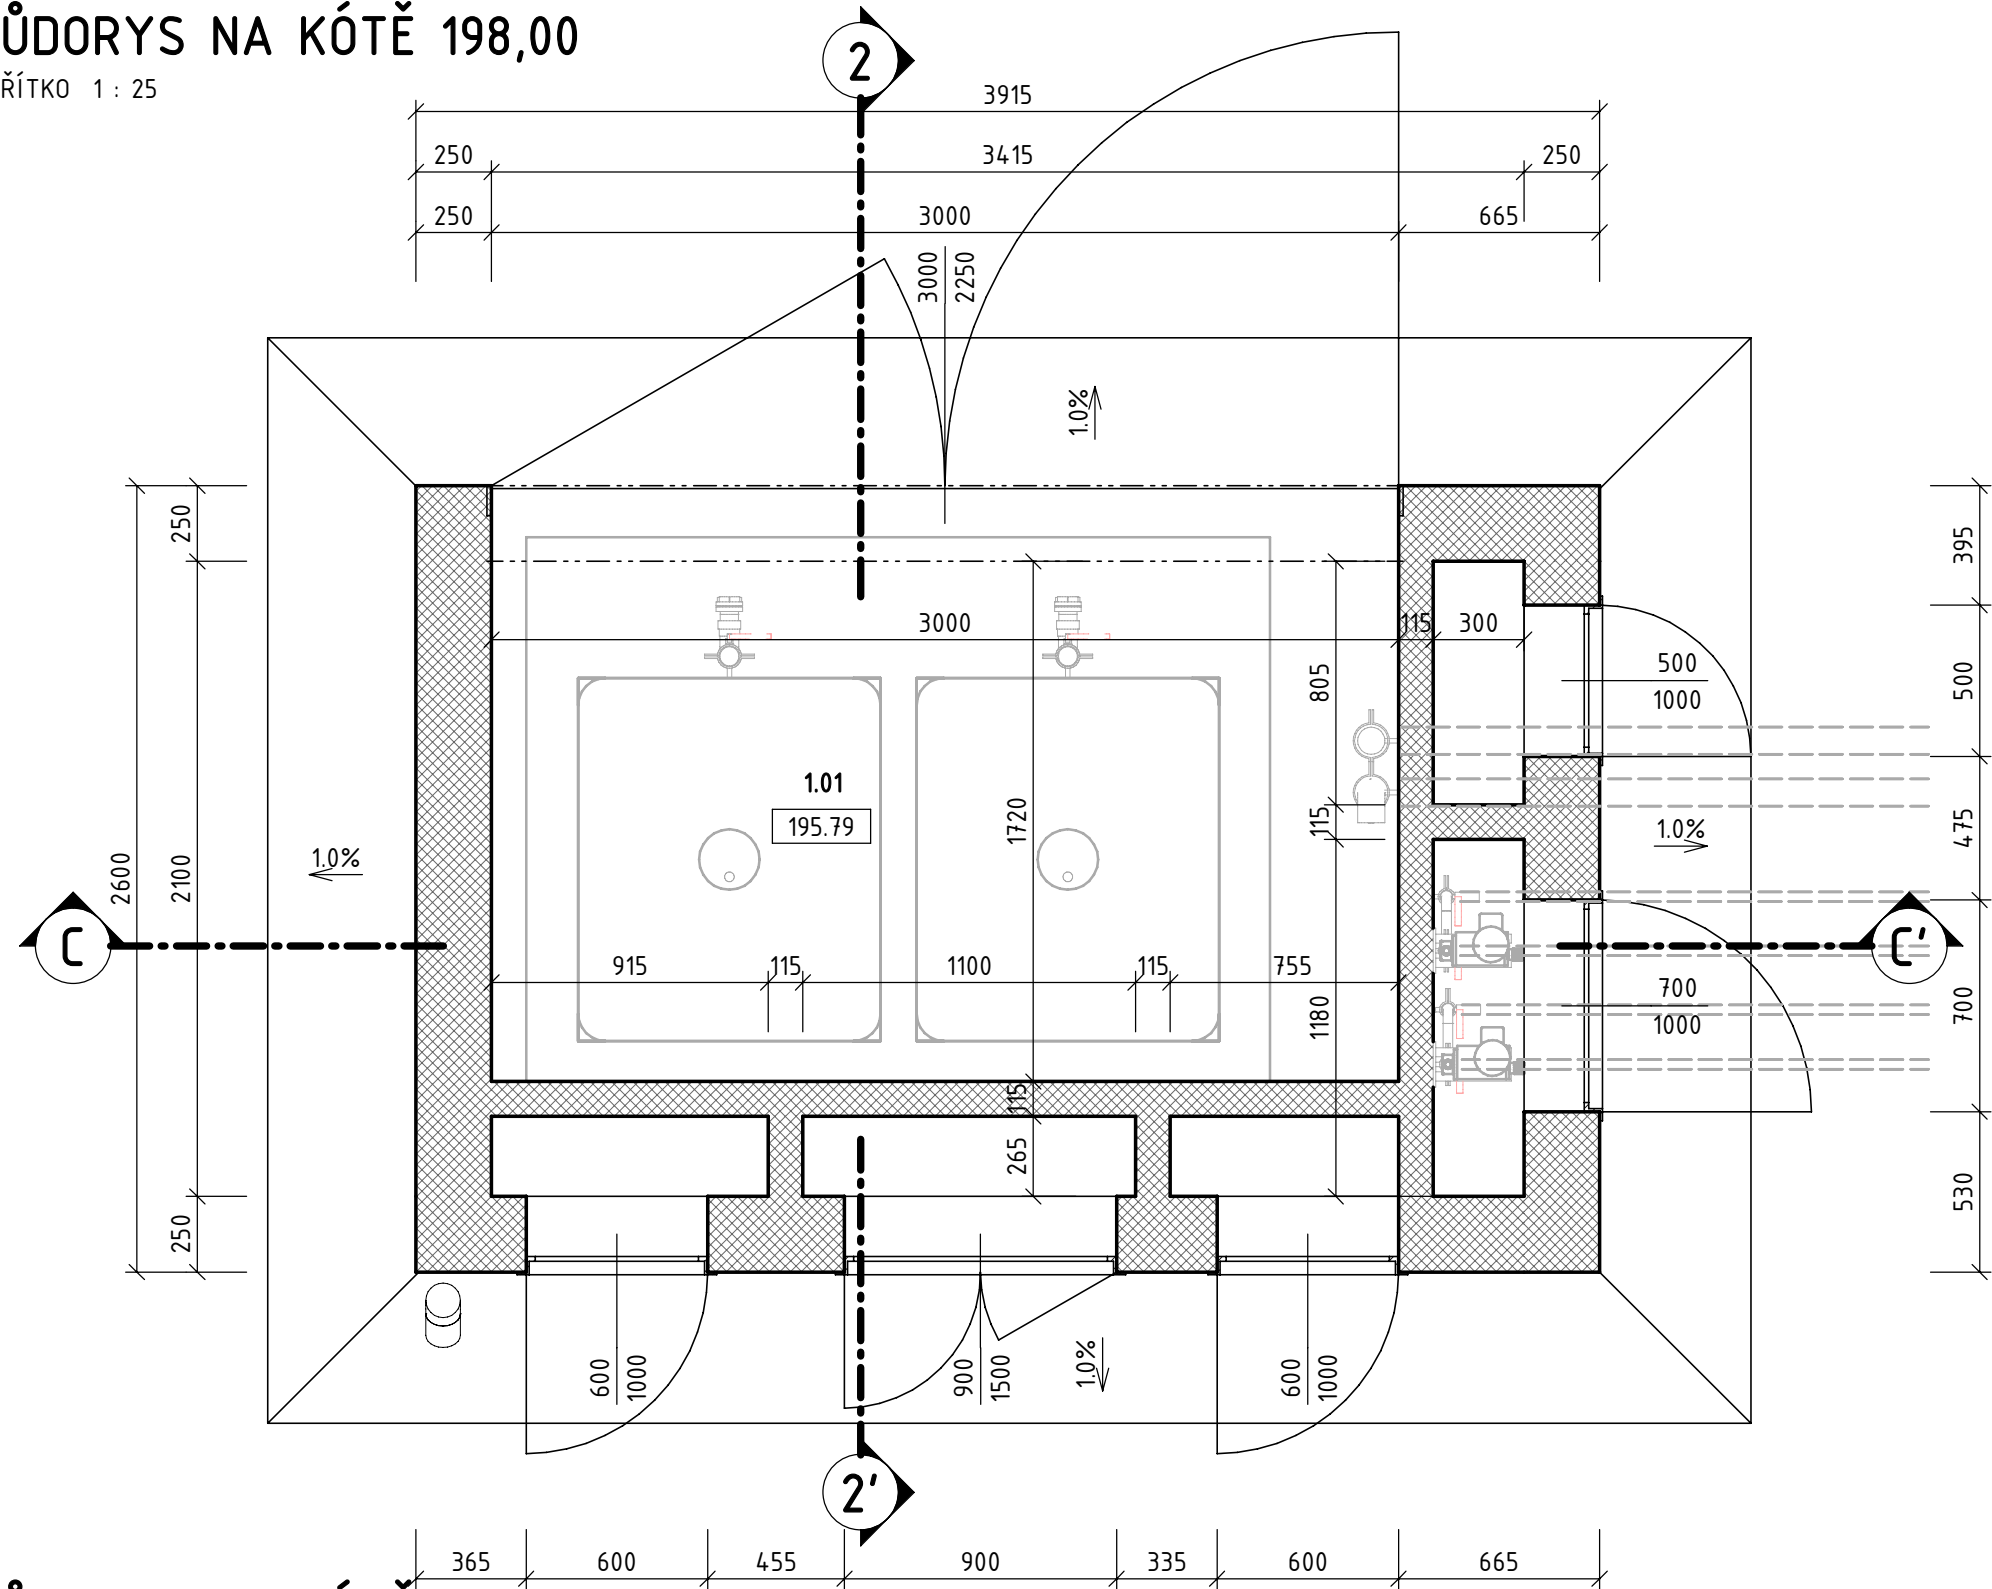


PŮDORYS NA KÓTĚ 199,00

MĚŘÍTKO 1 : 25

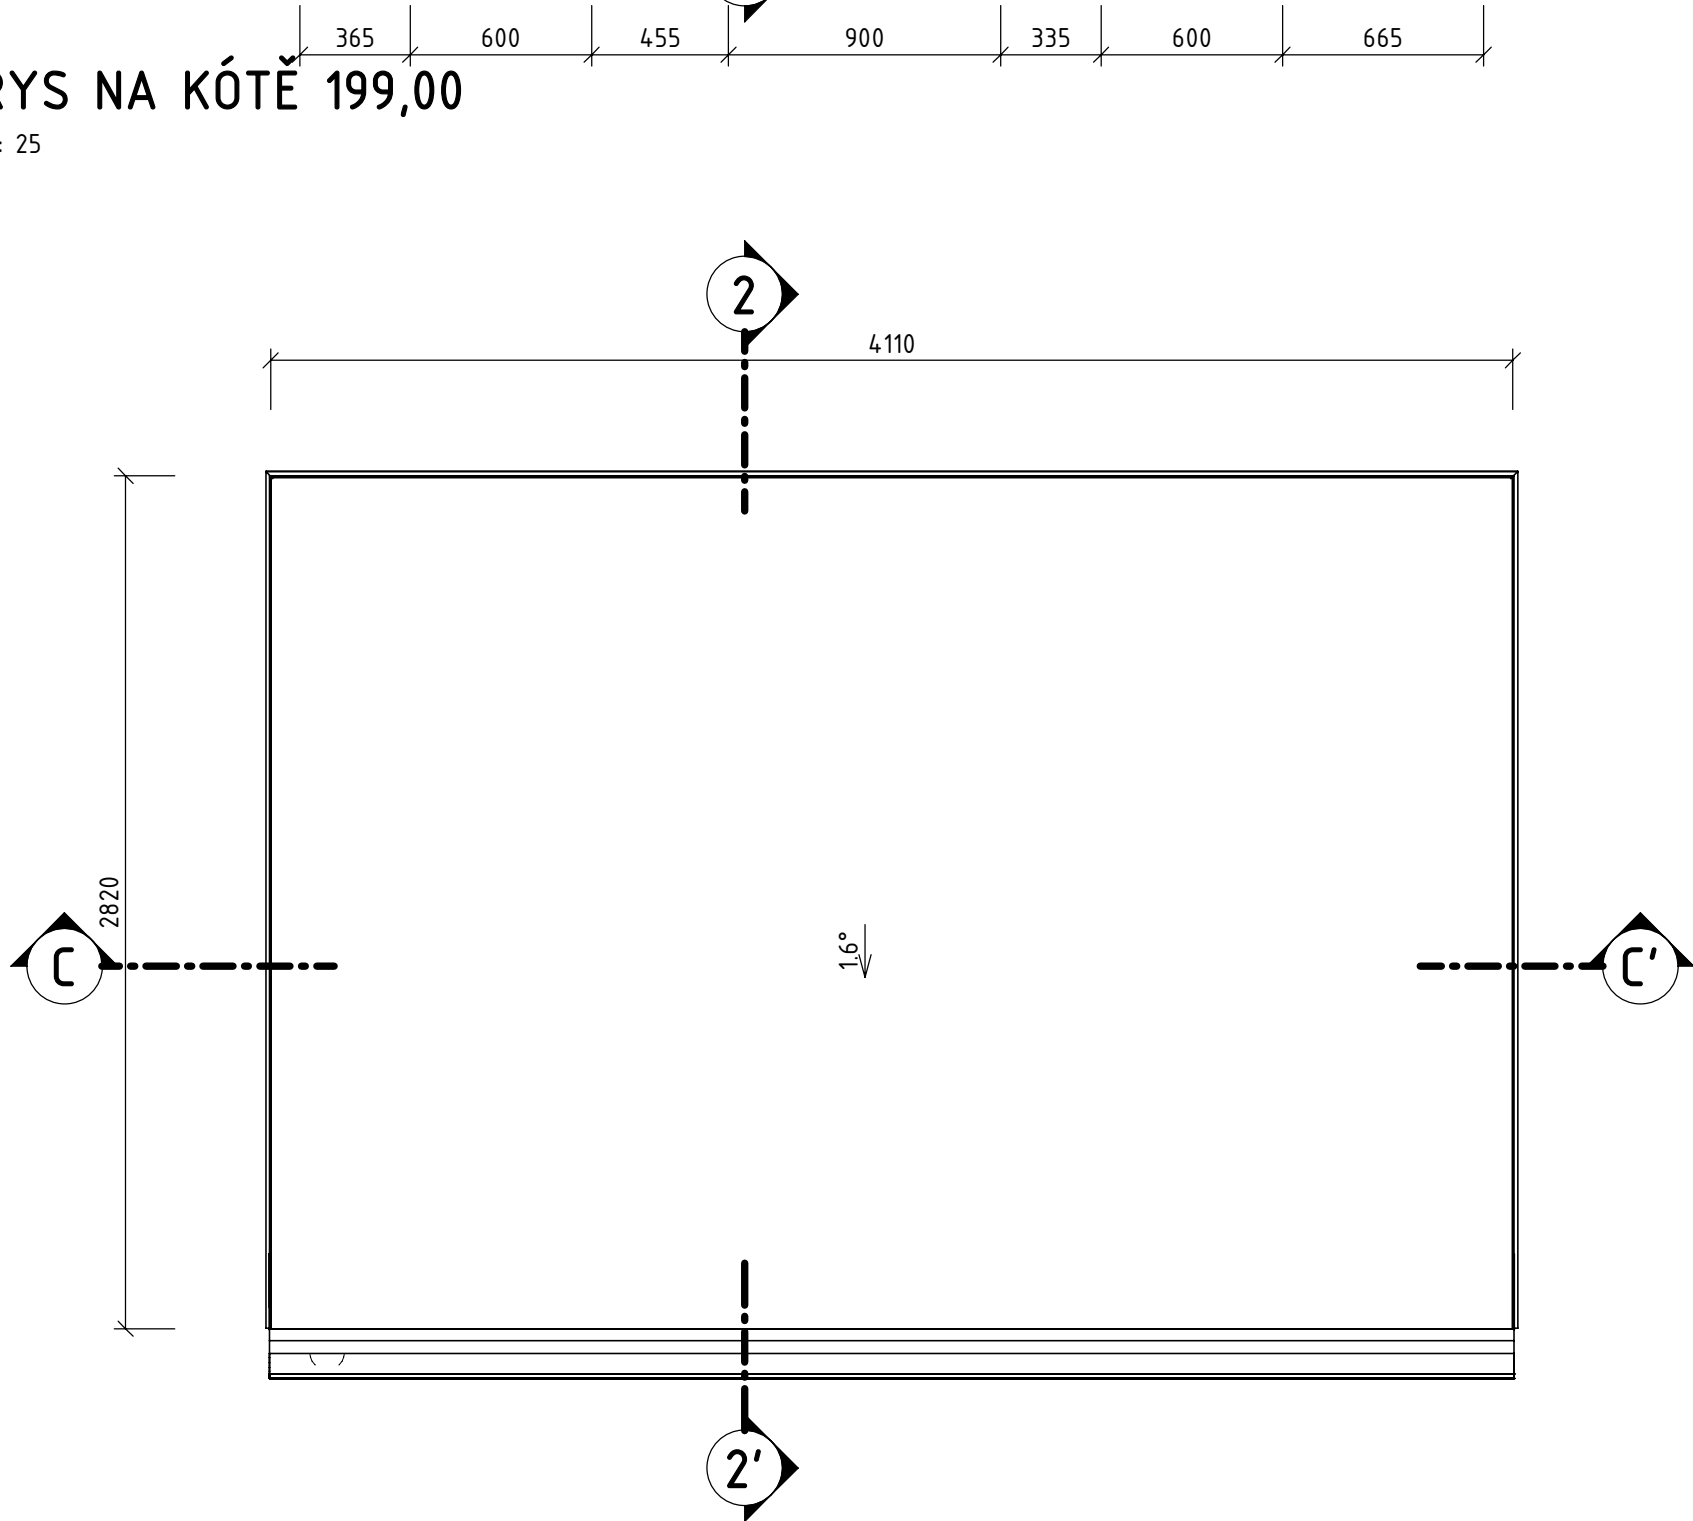


ŘEZ C-C'

MĚŘÍTKO 1 : 25

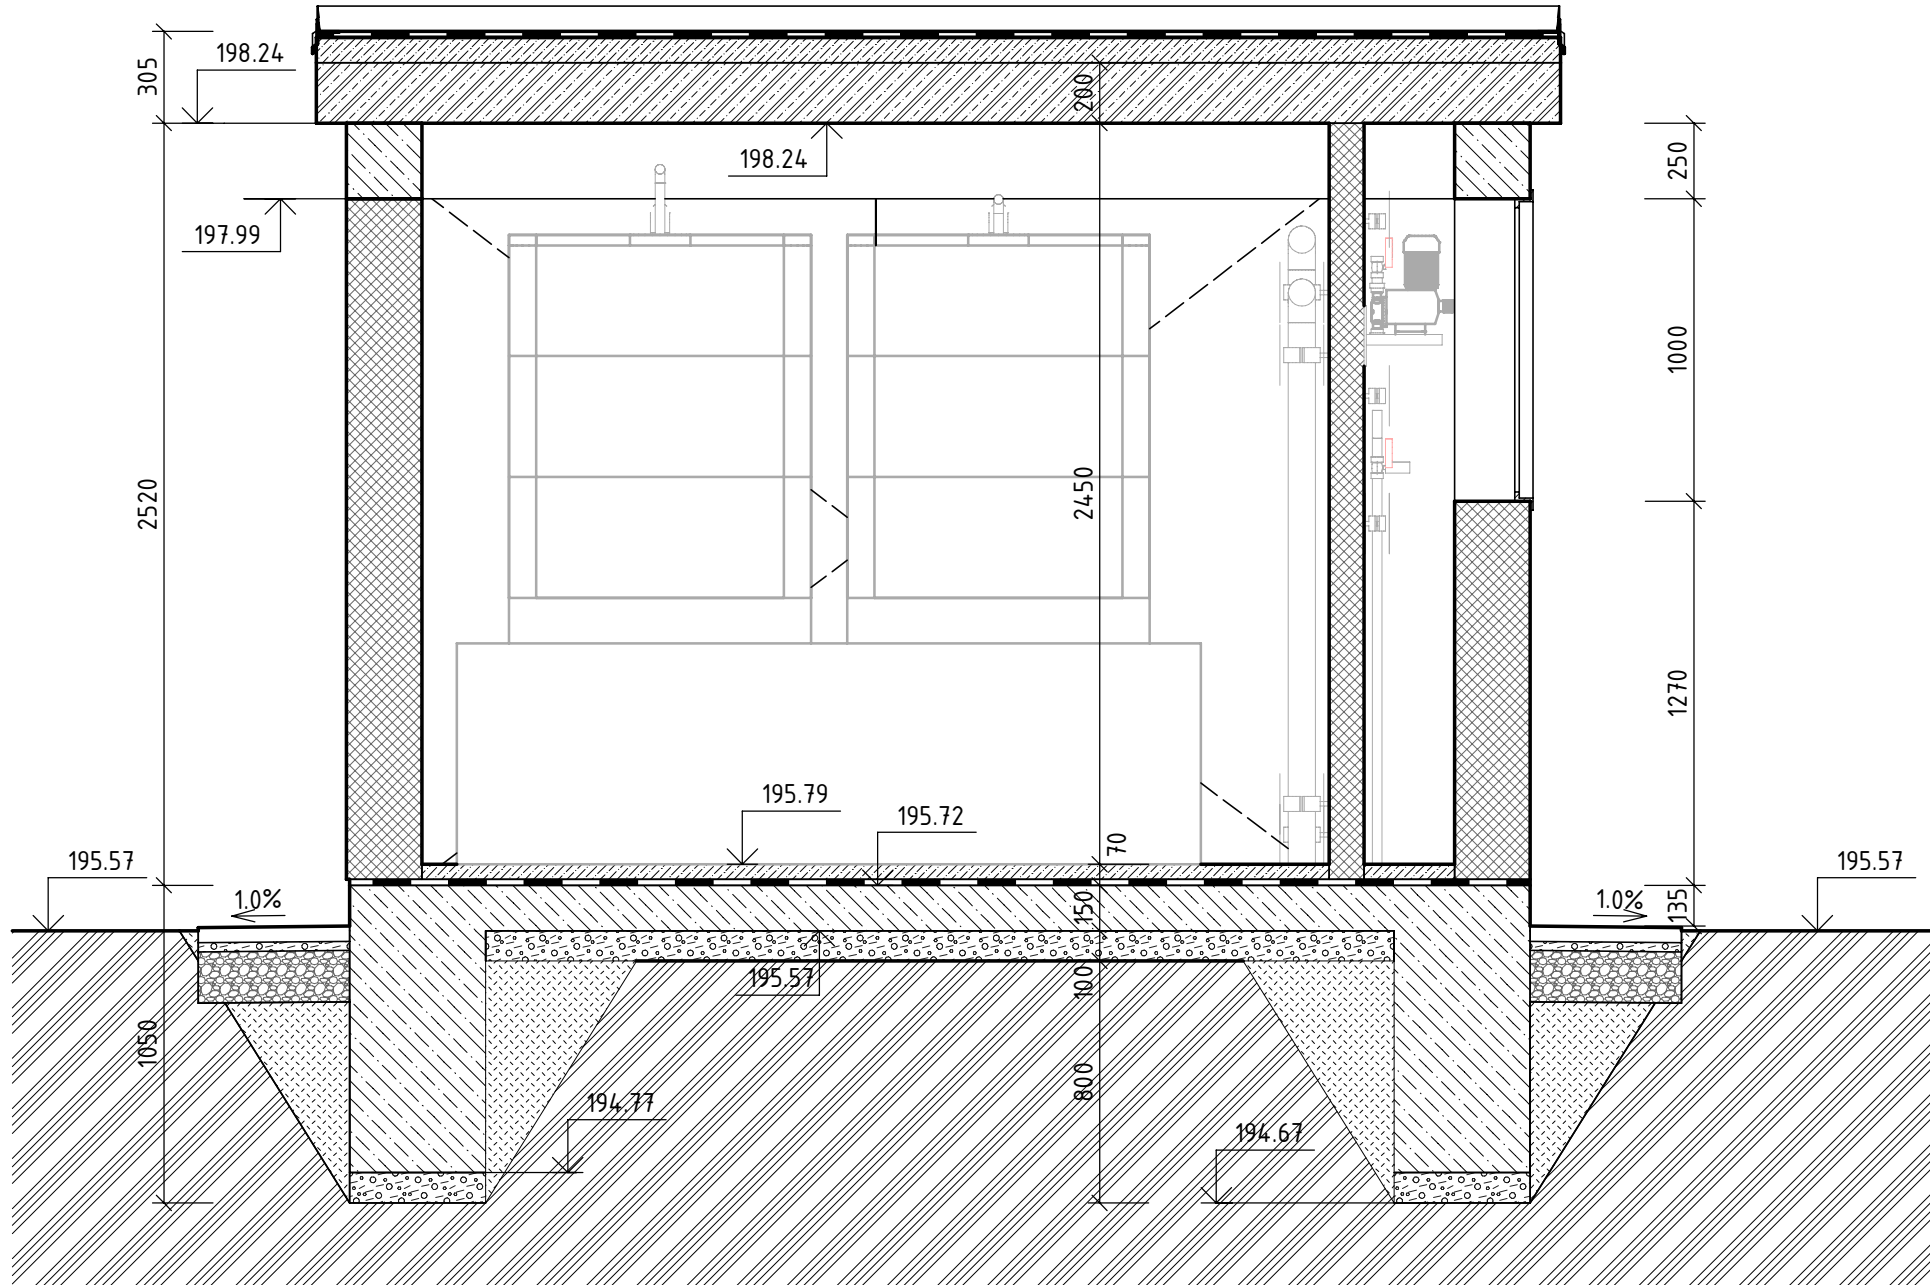

ŘEZ 2-2'


MĚŘÍTKO 1 : 25

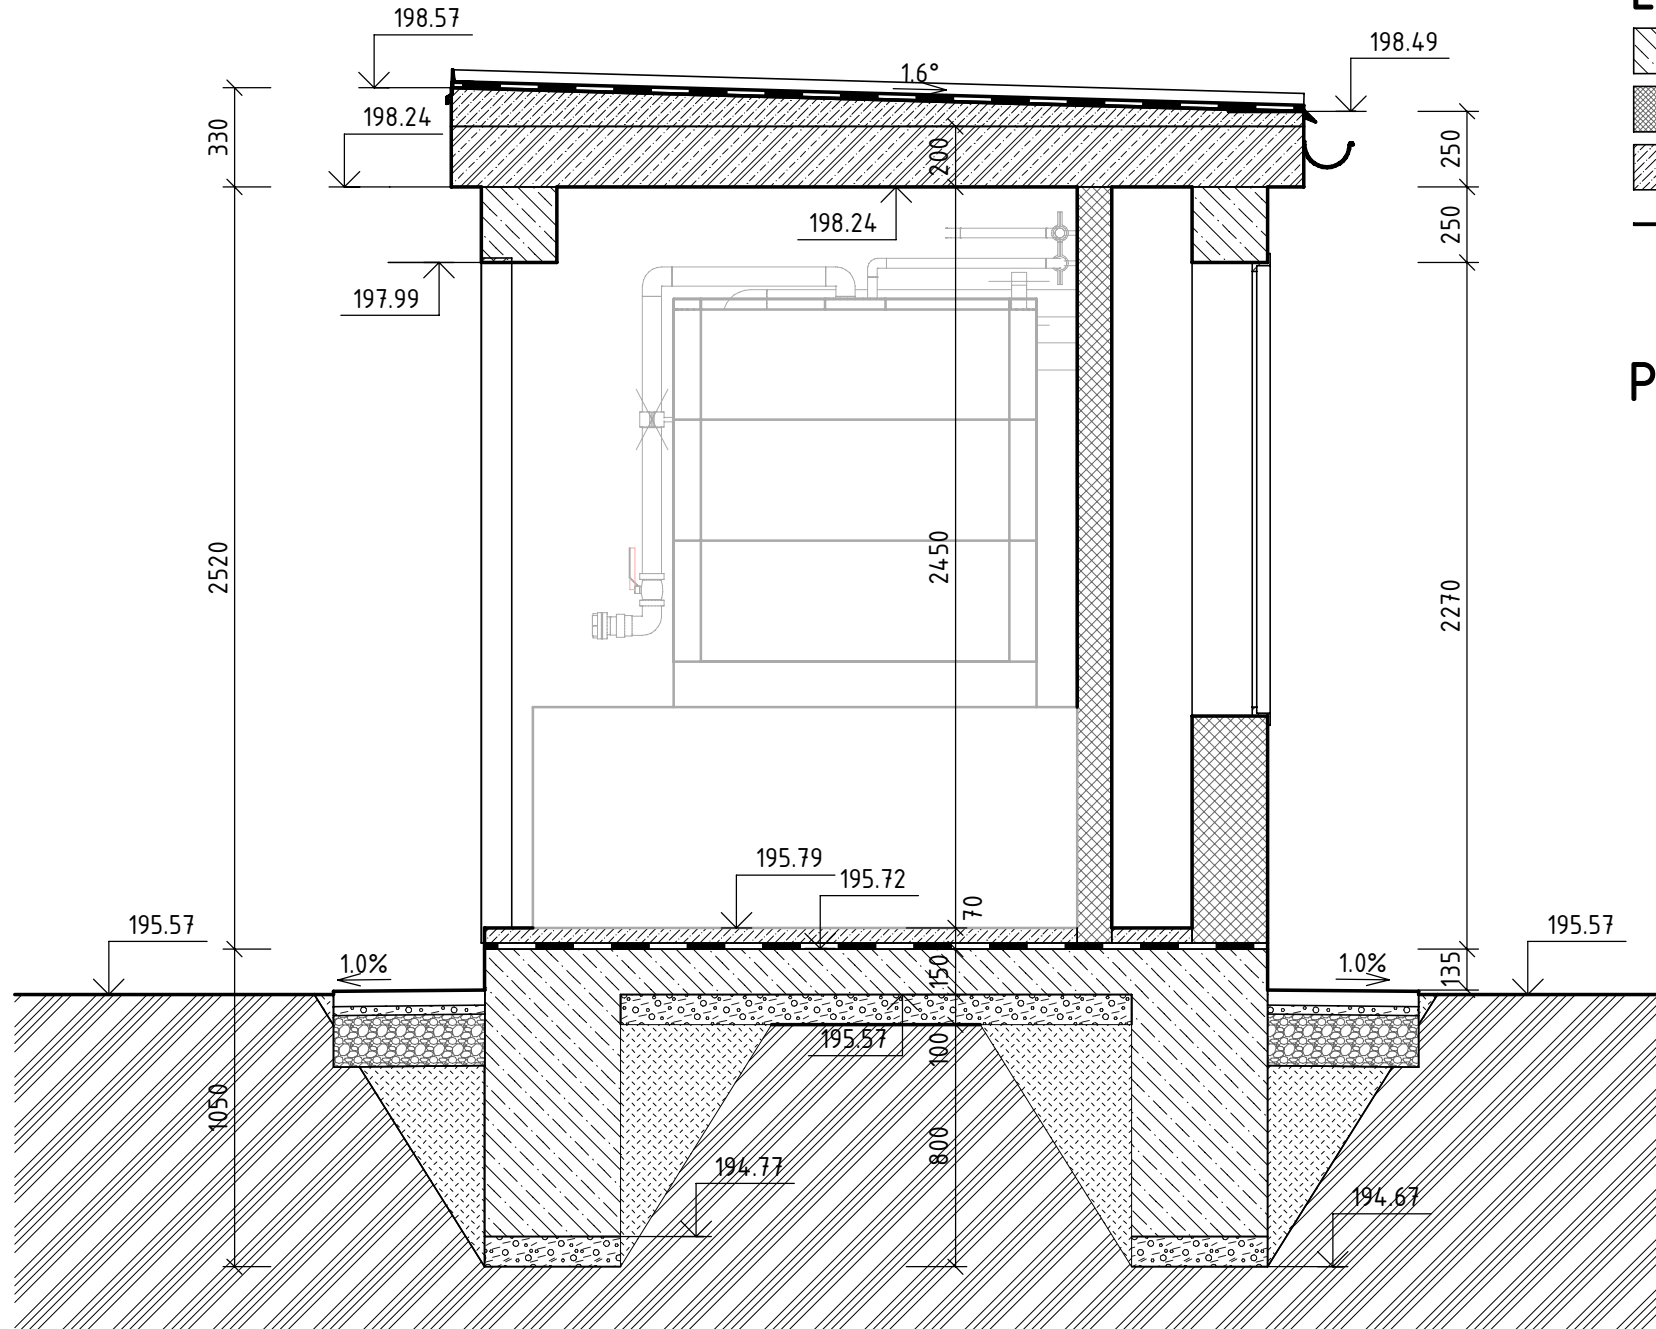

LEGENDA MATERIÁLŮ


- BETON - PROSTÝ
- VÁPENOPÍSKOVÉ CIHLY
- BETON - VÝPLŇOVÝ
- HYDROIZOLACE
- ŠTĚRKODŘ
- ZÁSYP ZEMINOU VHODNOU K HUTNĚNÍ
- ROSTLÝ TERÉN

PŮDORYSNÉ SCHEMA

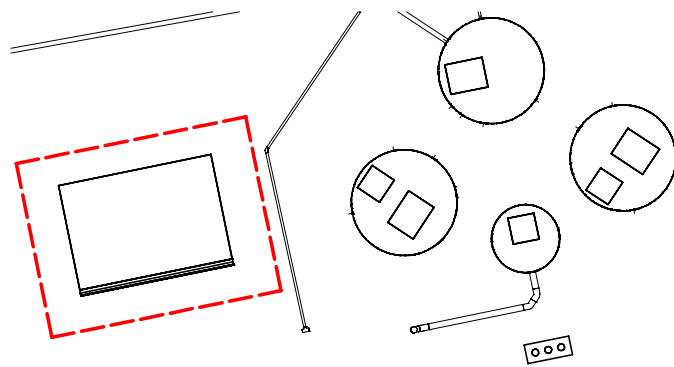

VÝKAZ MÍSTNOSTÍ

ČÍSLO	NÁZEV	PLOCHA	POVRCHOVÁ ÚPRAVA			POZNÁMKY
			PODLAHA	STĚNY	STROP	
0.01	Rozdělovací šachta Š1	1.77 m²	PROTISKLUZ. STĚRKA	BEZPR. NÁTĚR	ŽB. DESKA	
0.02	Čerpací stanice 1	4.91 m²	CHEMICKY ODOLNÝ NÁTĚR	CHEMICKY ODOLNÝ NÁTĚR	CHEMICKY ODOLNÝ NÁTĚR	
0.03	Čerpací stanice 2	4.91 m²	CHEMICKY ODOLNÝ NÁTĚR	CHEMICKY ODOLNÝ NÁTĚR	CHEMICKY ODOLNÝ NÁTĚR	
0.04	Armaturní šachta	4.91 m²	PROTISKLUZ. STĚRKA	BEZPR. NÁTĚR	ŽB. DESKA	

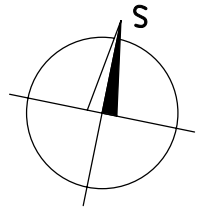

Spolufinancováno  
Evropskou unií

Projekt „Studie pro vybrané úseky železniční trati Praha - letiště Václava Havla“  
je spolufinancovaný EU z programu Nástroj pro propojení Evropy (CEF)  
Za tuto publikaci odpovídá pouze její autor. Evropská unie nenese odpovědnost za jakékoli využití informací v ní obsažených.

Paré:

Razítko oprávněné osoby:

Podpis:			Datum:
Revize:	Datum:	Popis:	Kontroloval:
P01	02/2026	Čistopis	Ing. Kubová Ph.D.

<b>Stavebník / investor:</b>	<b>Správa železnic, státní organizace</b>	
Adresa:	Dlážděná 1003/7, 110 00 Praha 1	
Zástupce investora:	Stavební správa západ	
Adresa:	Ke Štvanici 656/3, 186 00 Praha 8-Karlín	

<b>Zhotovitel díla:</b>	<b>SUDOP Praha a.s.</b>	
Adresa:	Olšanská 2643/1a, 130 00 Praha 3 - Žižkov	
Kontakt:	T: +420 267 094 111 E: praha@sudop.cz	
Zhotovitel části / objektu:	Sterplan a.s.	
Adresa:	Pod Dráhou 4, 170 00 Prague 7, Czech Republic	
Kontakt:	E: www.sterplan.cz	
Hlavní projektant (HIP):	Ing. arch. David Šabata	Specialista: Ing. Kubová Ph.D.

<b>Název stavby / akce:</b>		<b>Označení (S-kód):</b>	
<b>Modernizace a dostavba ŽST Praha Masarykovo nádraží</b>		<b>S631500649</b>	
<b>Název části:</b>		<b>Zakázka:</b>	
<b>Potrubií vedení</b>		<b>24-105.230</b>	
<b>Název objektu/dílní části:</b>		<b>Označení části:</b>	
<b>ŽST Praha Masarykovo nádraží, splašková tlaková přípojka</b>		<b>D.2.1.6</b>	
<b>Název přílohy:</b>		<b>Číslo objektu / komplexu:</b>	
<b>PŘÍSTŘEŠEK NA CHEMIKALIE, ELEKTROPŘÍŘEK, PŘÍŘEK VZT</b>		<b>SO 11 - 31 - 06</b>	
<b>Název dílní části přílohy:</b>		<b>Číslo přílohy:</b>	
<b>2.011</b>		<b>2.011</b>	
<b>Odpovědný projektant:</b>		<b>Stupeň dokumentace:</b>	
<b>Ing. Kubová Ph.D.</b>		<b>DSPS</b>	
<b>Kraj:</b>		<b>Smluvní datum zpracování:</b>	
<b>Praha</b>		<b>30.11.2027</b>	
<b>Stupeň dokumentace:</b>		<b>Číslo:</b>	
<b>S631500649</b>		<b>000</b>	
<b>Objekt:</b>		<b>Revize:</b>	
<b>000</b>		<b>000</b>	

DOKUMENT LZE UŽÍAT POUZE VE SMYSLU PŘÍSLUŠNÉ SMLOUVY O DÍLO. ZÁKLADNÍ ČÁST NEMŮŽE BYTÍ DÍLE ŽÁKOVNA Č. 121/2000 Sb. KOPÍROVÁNÁ NEBO JINÝM ZPŮSOBEM ROZŠÍŘOVÁNA. BEZ SOUHLASU SUDOP PRAHA a.s.