




SCHÉMA ZAPOJENÍ SVÍTIDEL - SPÍNÁNÍ POMOCÍ TLAČÍTEK

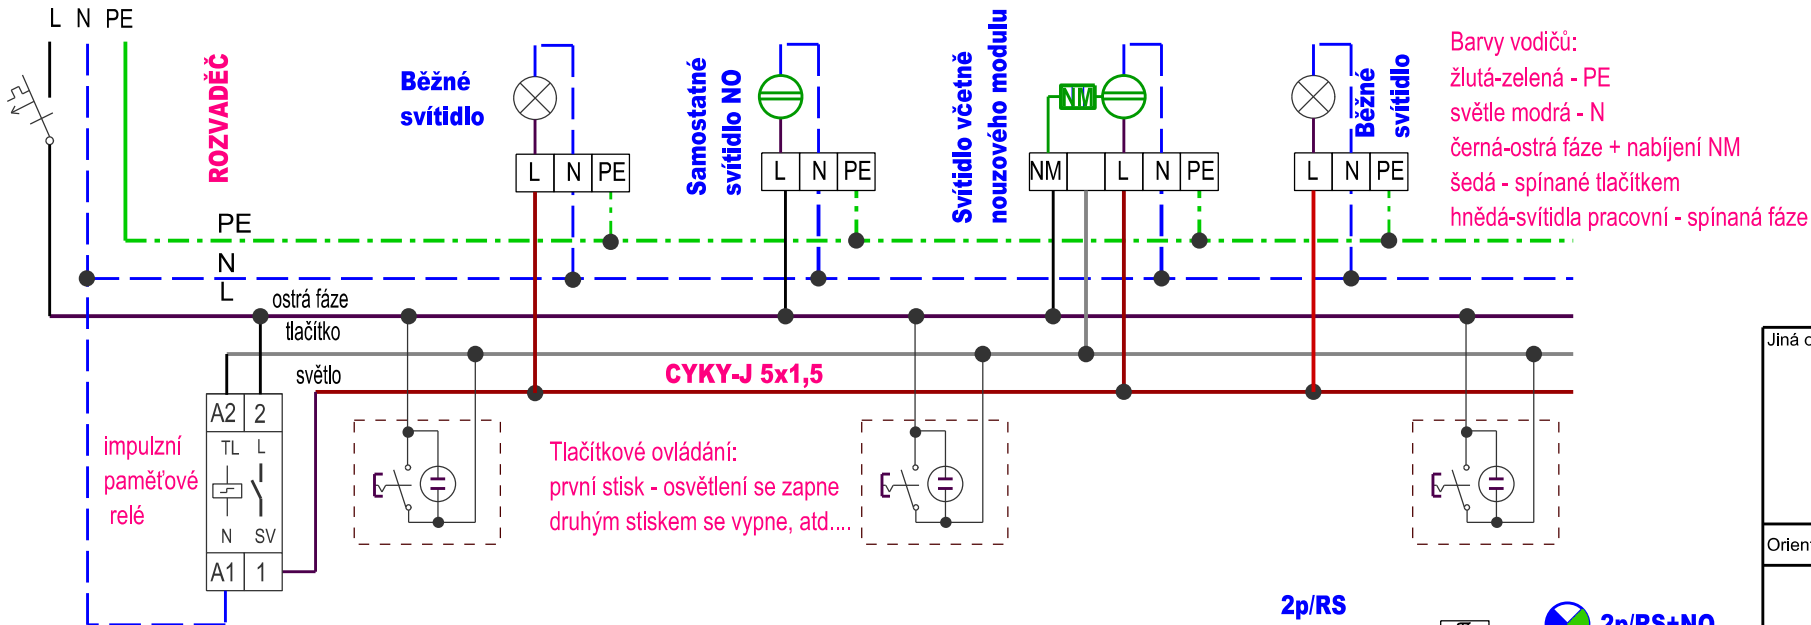

Rozvinutý pohled rozmístění svítidel na schodišti

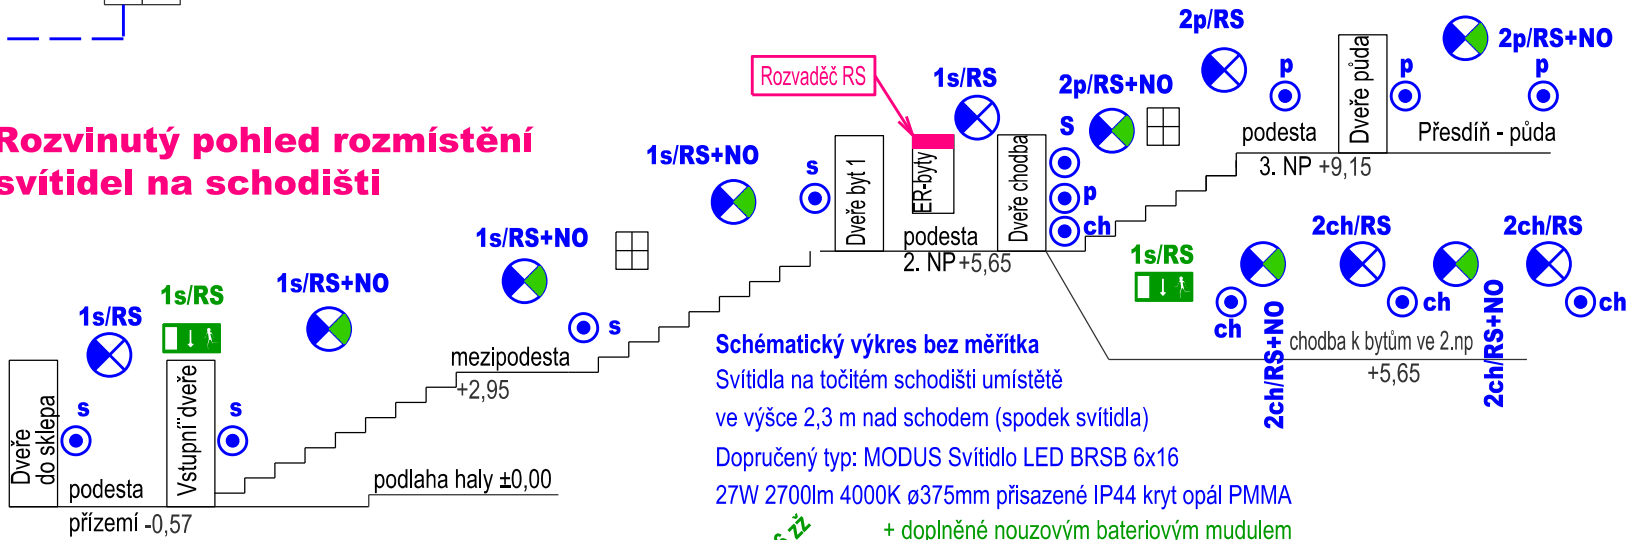

PŮDORYS MEZIPODESTA M: 1:50

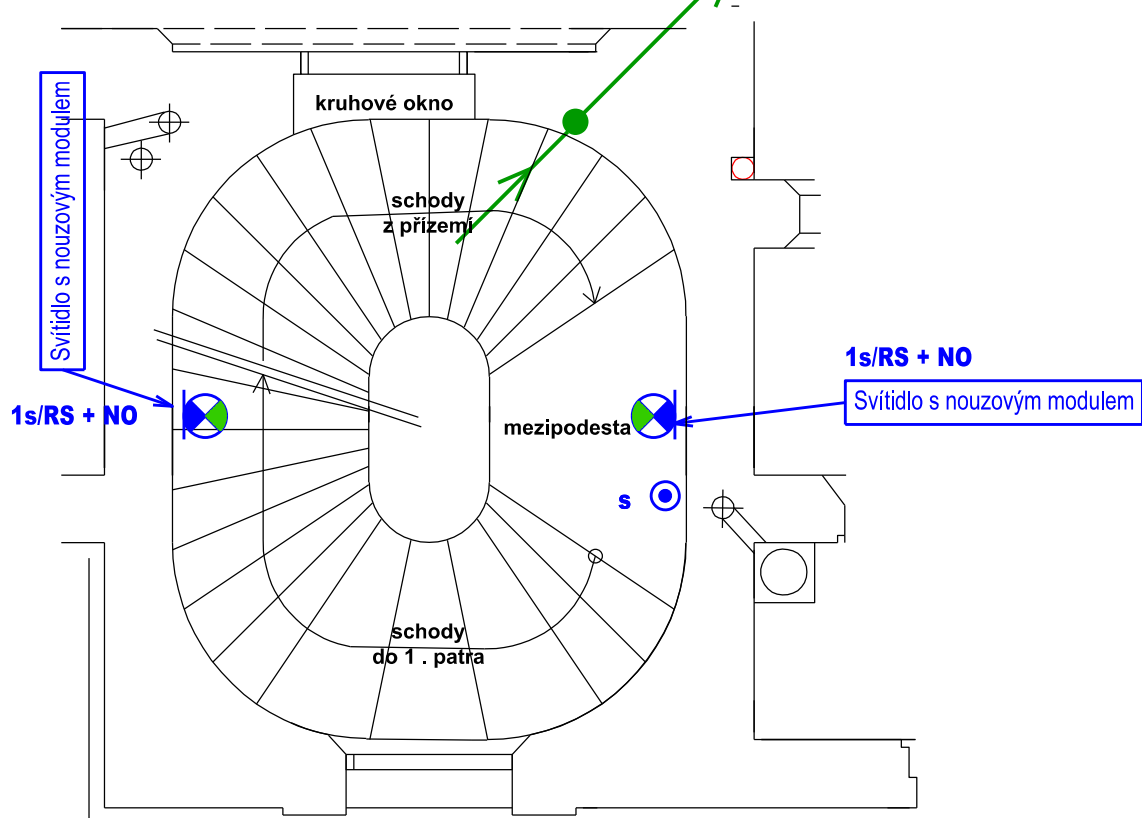

Jiná ověření:

Paré:

Orientační schéma:

Razítko oprávněné osoby:

Podpis:

Datum:

Revize:	Datum:	Popis:	Kontroloval:

Stavebník/investor:	Správa železnic, státní organizace	
Adresa:	Dlážděná 1003/7, 110 00 Praha 1	
Zástupce investora:	Stavební správa západ	
Adresa:	Ke Štvanici 656/3, 186 00 Praha 8	

Zhotovitel díla:	Silet CZ s.r.o.	
Adresa:	Seifertova 2919/12, Žižkov, 130 00 Praha 3	
Kontakt:	T: +420 602 273 800 E: office@silet.cz	
Zhotovitel částí/objektu:	Silet CZ s.r.o.	Ing. Karel ROUBAL - IČ: 1163 1414
Adresa:	Seifertova 2919/12, Žižkov, 130 00 Praha 3	PROJEKTOVÁNÍ V INVESTIČNÍ VÝSTAVBĚ 312 00 Plzeň, Republikánská 32 tel. 377 451 102, e-mail: kroubal@volny.cz
Kontakt:	T: +420 605 112 785 E: martin.kures@silet.cz	
Hlavní projektant (HIP):	Ing. Miroslav Vejskal	Specialista: Gabriela Boušová

Název stavby/akce:	Plzeň zastávka - oprava bytové části - PD	Označení investora: S752 956
		Zakázka: 24Zak00025
Název části:	Pozemní stavební objekty a technické vybavení pozemních stavebních objektů	Označení části: D.2.2.1.3
Název objektu/dílní části:	Elektroinstalace	Číslo objektu/komplexu: SO 222 01 01 Objekty dle seznamu SK 11-01-00
Název přílohy:	Schéma - osvětlení schodiště	Číslo přílohy (typ/pořadí): E - 05
Název dílní části přílohy:		
Odpovědný projektant: Ing. Karel Roubal	Zpracovatel přílohy: Ing. Karel Roubal	Měřítko: 1: 50 Formáty: x A4
Kraj: Plzeňský	Katastrální území: Plzeň [721981]	TUDU:
		Stupeň dokumentace: PDPS
		Smluvní datum zpracování: [11.2025]
Označení investora:	Stupeň dokumentace:	Část:
S 7 5 2 9 5 6	- X X X X -	X X X X
		S K 1 1 0 1 0 0 - X X - X -
		X - 0 0 0