


PŮDORYS SUTERÉN VÝŘEZ Měř. 1:50

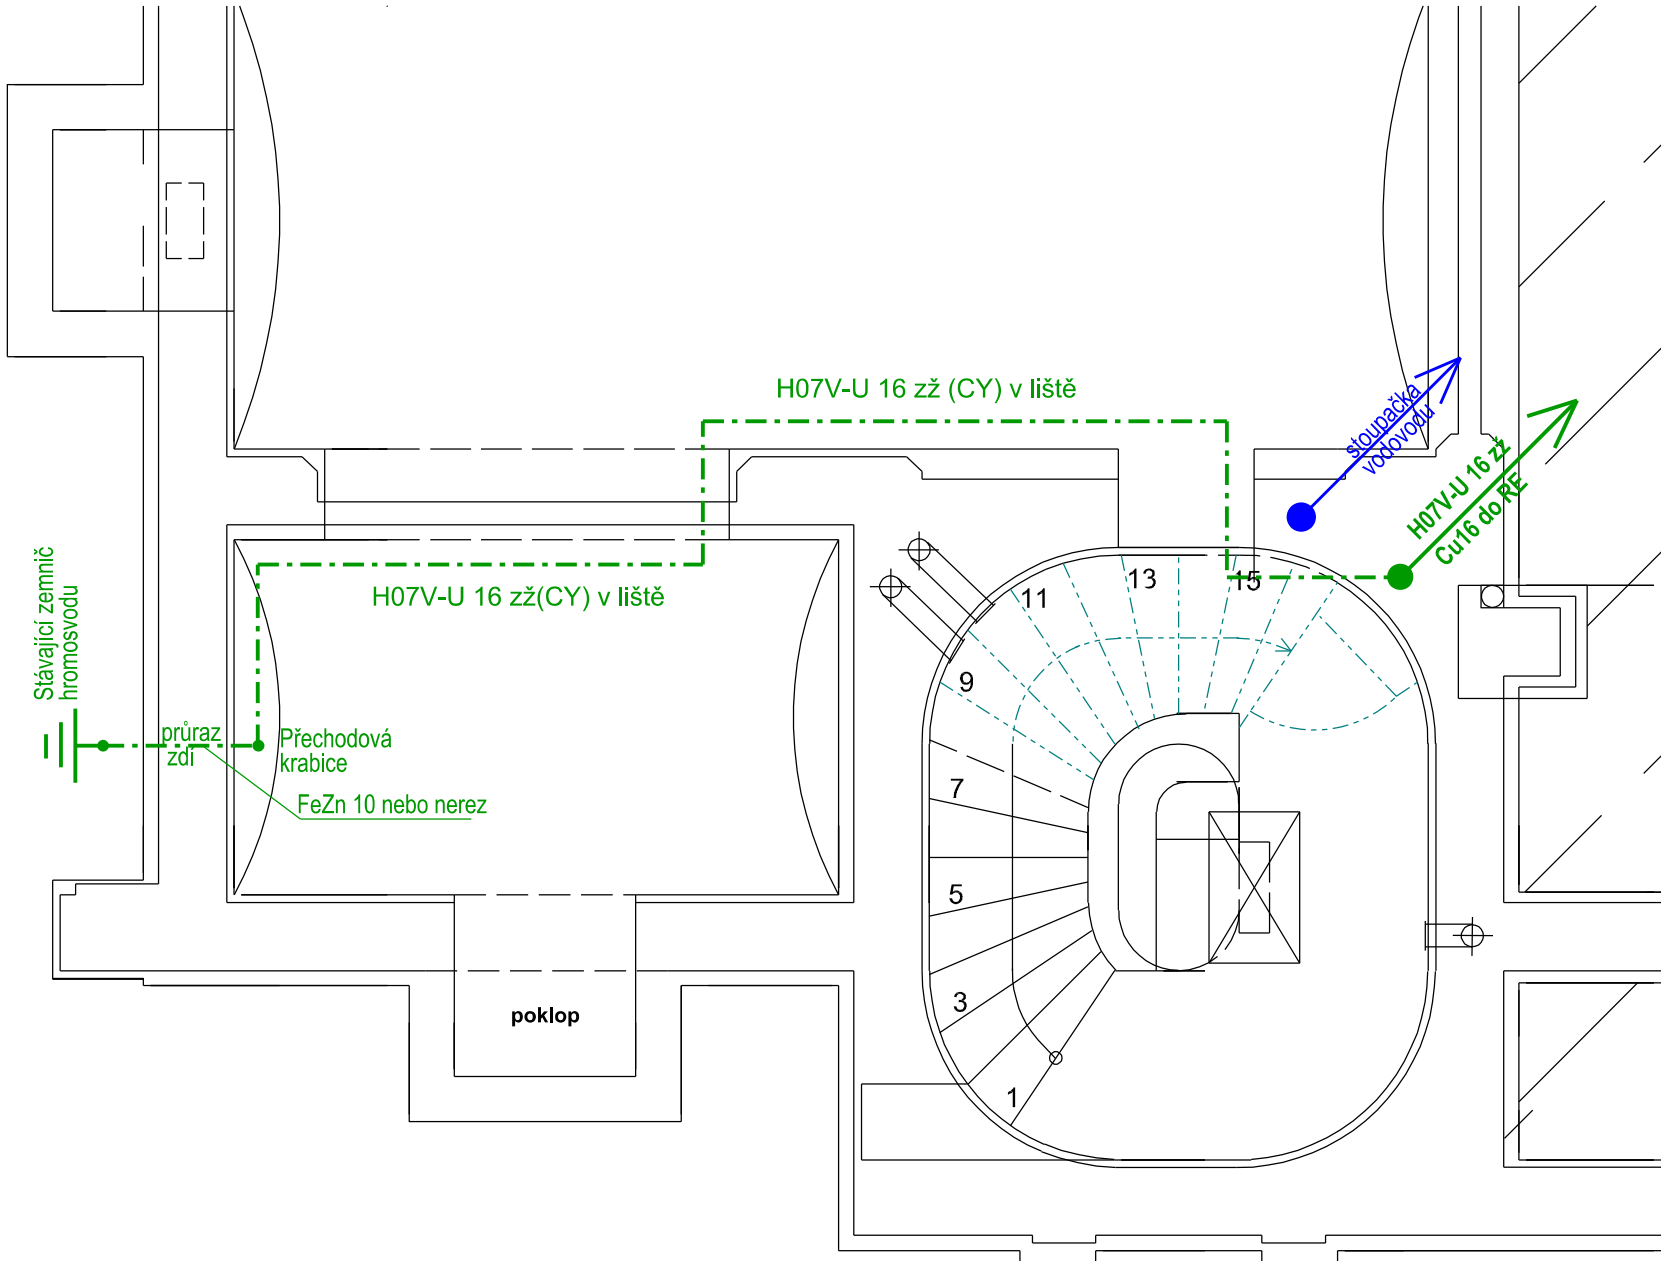


Technický popis

Ze stávajícího zemniče hromosvodu napojte přes krabici ve sklepě vodič Cu 16 zž

a zaveďte do RE-byty ve 2. NP (kvůli přep. ochraně SPD 1)

Zemní odpor nutno přeměřit, jeho hodnota musí být pod 15 ohmů

Další podrobnosti jsou v technické zprávě

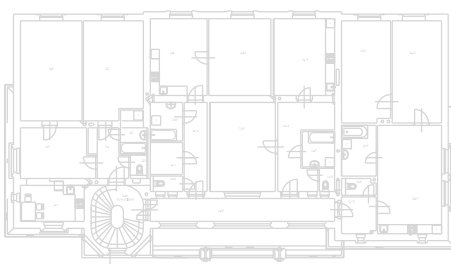Jiná ověření:		Paré:	
Orientační schéma:	Razítko oprávněné osoby:		
			
Revize:	Datum:	Podpis:	Datum:
Stavebník/investor:		Správa železnic, státní organizace	
Adresa:	Dlážděná 1003/7, 110 00 Praha 1		
Zástupce investora:	Stavební správa západ		
Adresa:	Ke Štvanici 656/3, 186 00 Praha 8		
		 SPRÁVA ŽELEZNIC	
Zhotovitel díla:		Sileti CZ s.r.o.	
Adresa:	Seifertova 2919/12, Žižkov, 130 00 Praha 3		
Kontakt:	T: +420 602 273 800 E: office@sileticz.eu		
			
Zhotovitel částí/objektu:	Sileti CZ s.r.o.		Ing. Karel ROUBAL - IČ: 1163 1414
Adresa:	Seifertova 2919/12, Žižkov, 130 00 Praha 3		PROJEKTOVÁNÍ V INVESTIČNÍ VÝSTAVBĚ
Kontakt:	T: +420 605 112 785 E: martin.kures@sileticz.eu		312 00 Plzeň, Republikánská 32 tel. 377 451 102, e-mail: kroubal@volny.cz
Hlavní projektant (HIP):	Ing. Miroslav Vejskal		Specialista: Gabriela Boušová
Název stavby/akce:		Plzeň zastávka - oprava bytové části - PD	
		Označení investora: S752 956	
		Zakázka: 24Zak00025	
Název části:	Pozemní stavební objekty a technické vybavení pozemních stavebních objektů		Označení částí: D.2.2.1.3
Název objektu/dílčí části:	Elektroinstalace		Číslo objektu/komplexu: SO 222 01 01 Objekty dle seznamu SK 11-01-00
Název přílohy:	Půdorysné schéma - uzemnění suterén		Číslo přílohy (typ/pořadí): E - 08
Název dílčí části přílohy:			
Odpovědný projektant:	Zpracovatel přílohy:	Měřítko: 1: 50	Stupeň dokumentace:
Ing. Karel Roubal	Ing. Karel Roubal	Formáty: x A4	PDPS
Kraj:	Katastrální uzemí:	TUDU:	Smluvní datum zpracování:
Plzeňský	Plzeň [721981]		[11.2025]
Označení investor:	Stupeň dokumentace:	Část:	Objekt:
S 7 5 2 9 5 6	- X X X X -	X X X X	S K 1 1 0 1 0 0
			Fodobjekt:
			Příloha:
			Revize:
			X - 0 0 0