


Schéma slaboproudu - 1. a 2. NP

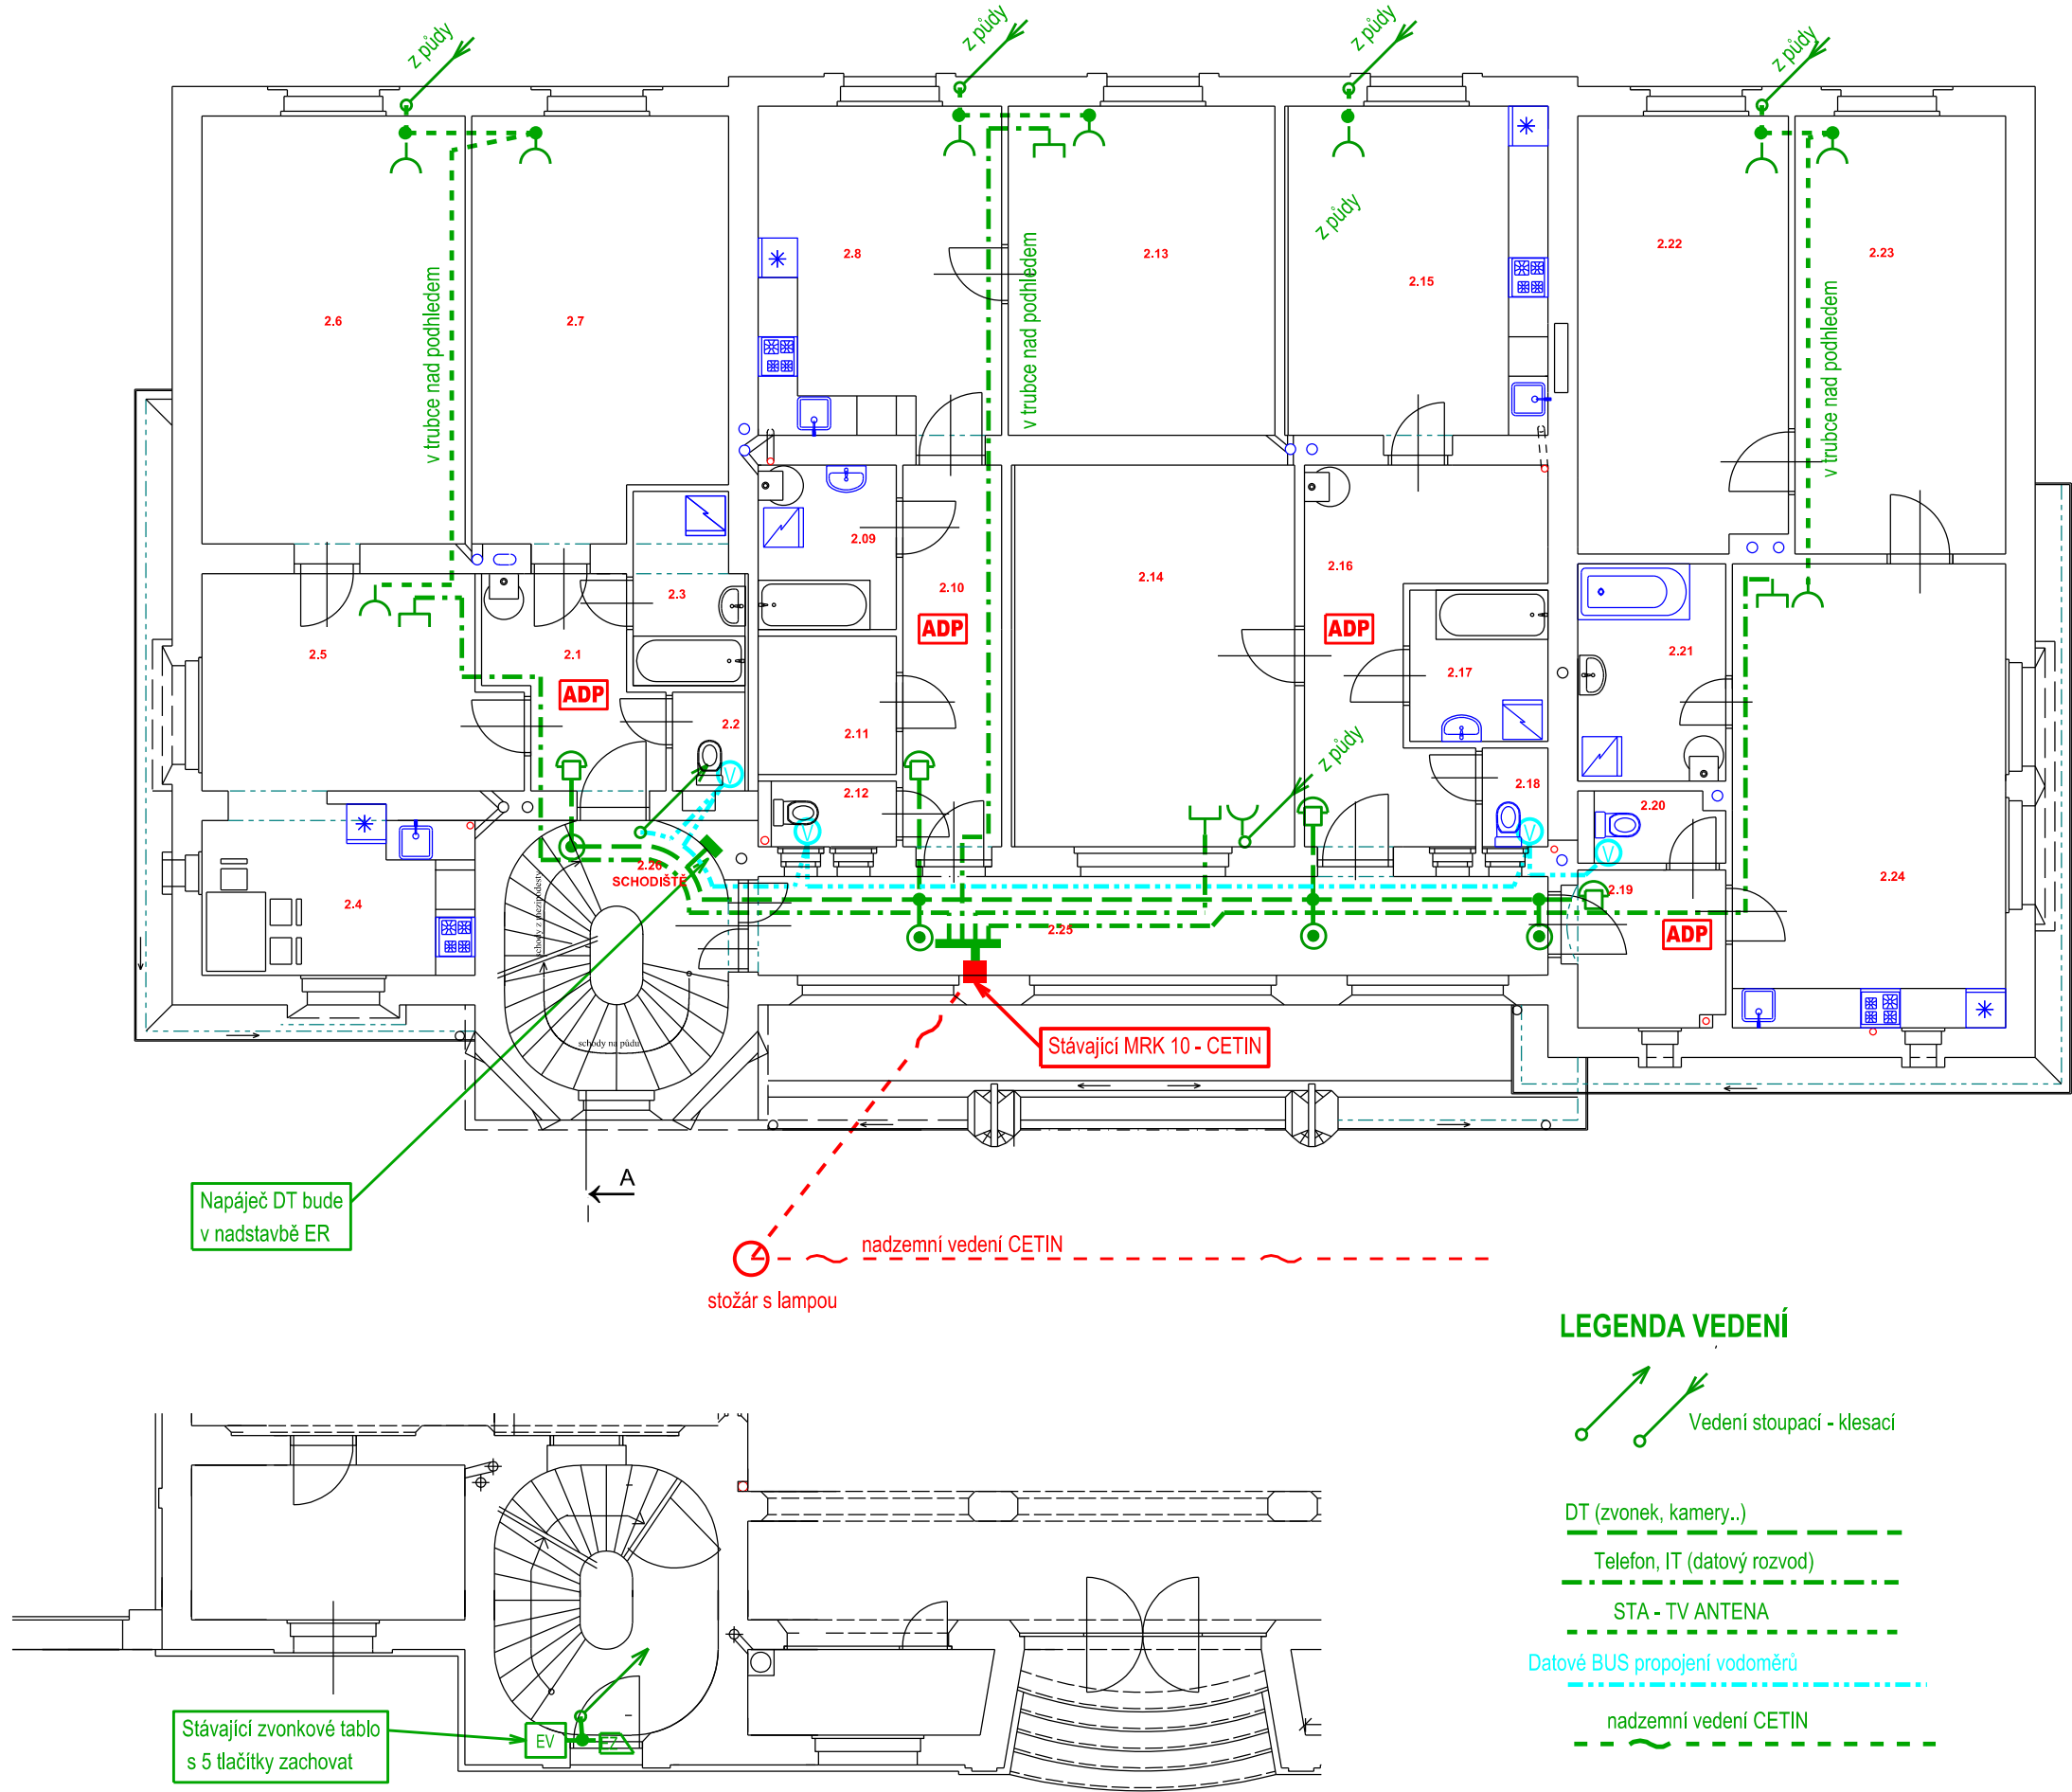

LEGENDA ZNAČEK

- EV Hlasitý el. vrátný, popřípadě i s kamerou
- DT Přístroj DT
- EI El. zámek
- Dvojzásuvka 2 x RJ 45 - telefon / data (IT)
- Zásuvka TV (STA) + satelit
- Krabice slaboproudu - protahovací popř. odbočná (se svorkami)
- Zvonek
- Zvonkové tlačítko
- Digitální vodoměr
- Uzemnění
- ADP Bateriové čidlo - AUTONOMNÍ DETEKCE POŽÁRU A SIGNALIZACE KOUŘE

LEGENDA VEDENÍ

- Vedení stoupací - klesací
- DT (zvonek, kamery,..)
- Telefon, IT (datový rozvod)
- STA - TV ANTENA
- Datové BUS propojení vodoměrů
- nadmerní vedení CETIN

Jiná ověření:		Paré:	
Orientační schéma:		Razítko oprávněné osoby:	
Revize:	Datum:	Popis:	Kontrolovat:

Stavebník/investor: Adresa: Zástupce investora: Adresa:	Správa železnic, státní organizace Dlážděná 1003/7, 110 00 Praha 1 Stavební správa západ Ke Štvanici 656/3, 186 00 Praha 8	SPRÁVA ŽELEZNIC
Zhotovitel díla: Adresa: Kontakt:	Silet CZ s.r.o. Selfertova 2919/12, Žižkov, 130 00 Praha 3 T: +420 602 273 800 E: office@silet.cz.eu	Silet CZ s.r.o.
Zhotovitel částí/objektu: Adresa: Kontakt:	Silet CZ s.r.o. Selfertova 2919/12, Žižkov, 130 00 Praha 3 T: +420 605 112 785 E: martin.kures@silet.cz.eu	Ing. Karel ROUBAL - IČ: 1163 1414 PROJEKTOVÁNÍ V INVESTIČNÍ VÝSTAVBĚ 312 00 Plzeň, Republika 32 tel. 377 451 102, e-mail: kroubal@volny.cz
Hlavní projektant (HIP):	Ing. Miroslav Vejšekal	Specialista: Gabriela Boušová

Název stavby/akce:	Plzeň zastávka - oprava bytové části - PD	Označení investora: S752 956
		Zakázka: 24Zak00025
Název části:	Pozemní stavební objekty a technické vybavení pozemních stavebních objektů	Označení části: D.2.2.1.3
Název objektu/díle části:	Elektroinstalace	Číslo objektu/komplexu: SO 222 01 01 Objekty dle seznamu SK 11-01-00
Název přílohy:	Schéma slaboproudu - 1. a 2. NP	Číslo přílohy (typ/pořadí): E - 12
Název díle části přílohy:		
Odpovědný projektant: Ing. Karel Roubal	Zpracovatel přílohy: Ing. Karel Roubal	Měřítko: 1: 50 Formát: x A4
Kraj: Plzeňský	Katastrální území: Plzeň (721981)	TUDU:
Smluvní datum zpracování: [11.2025]		Stupeň dokumentace: PDPS
S 7 5 2 9 5 6 - X X X X - X X X X S K 1 1 0 1 0 0 - X X - X - X - 0 0 0		