



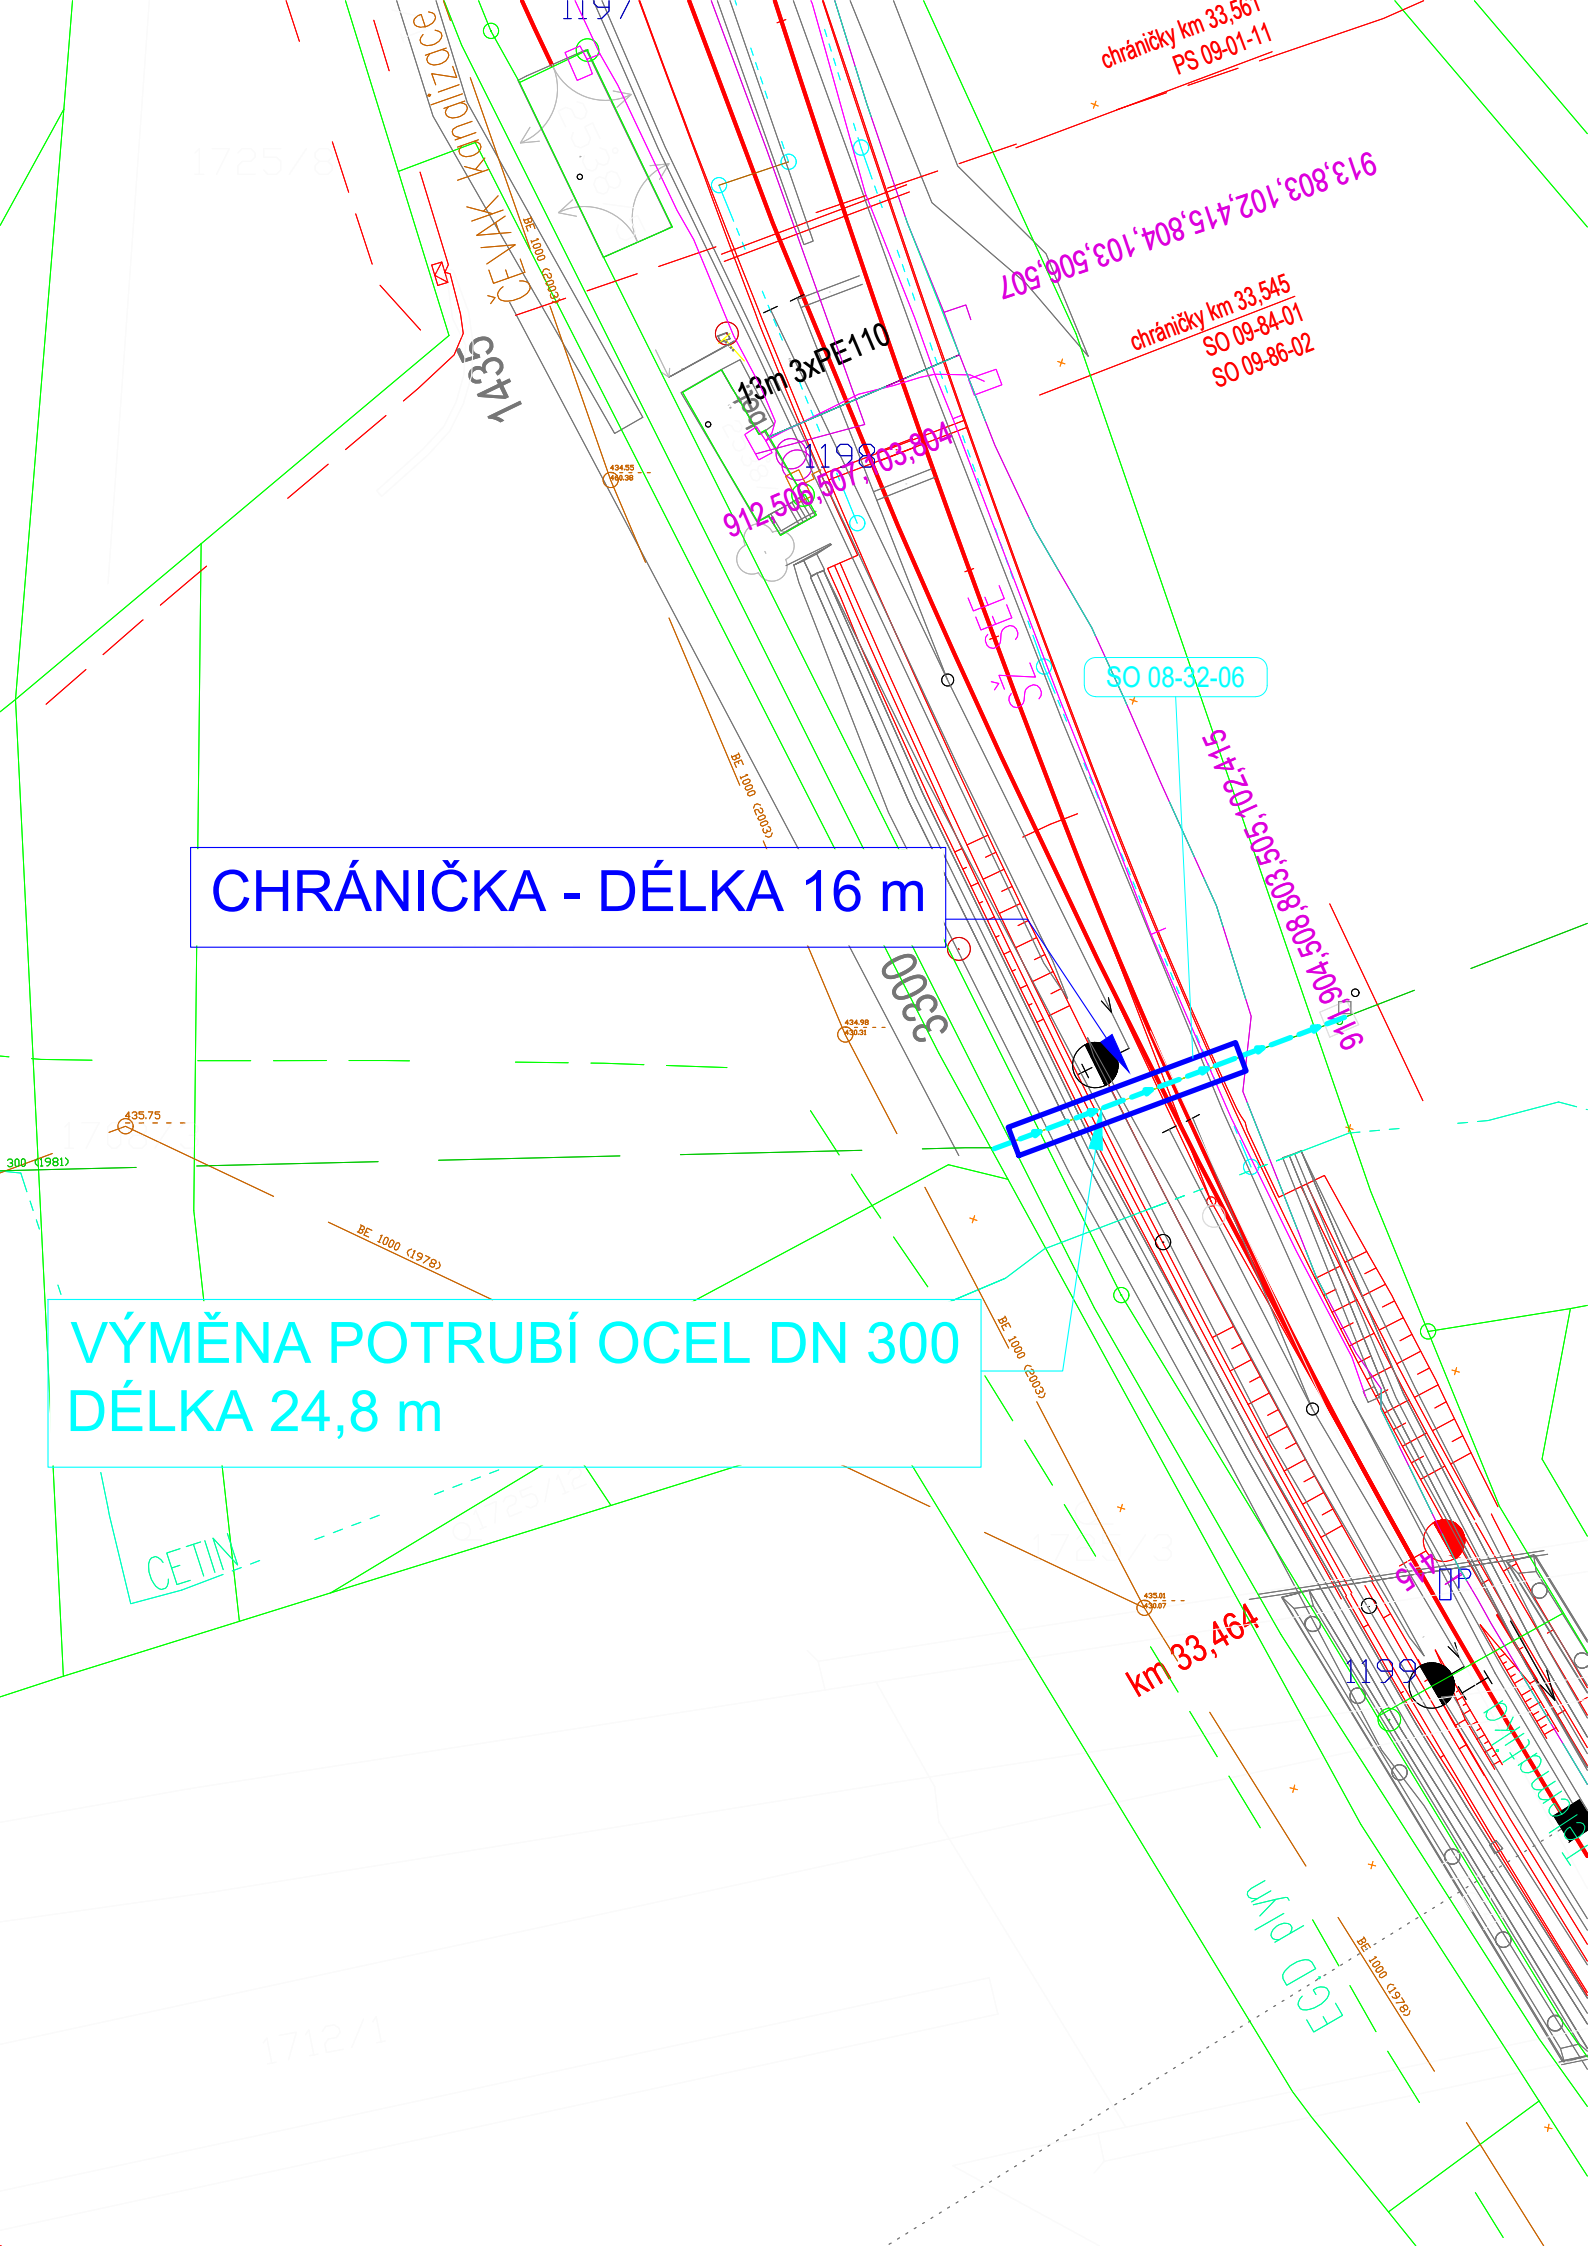

SO 08-32-06 Ochrana vodovodu v km 33,500

Profil potrubí: DN 300
Materiál: Ocel
Výměna potrubí v délce: 24,8 m
Délka chráněného úseku: 16 m
Správce vodovodu: Městská Vodohospodářská s.r.o.

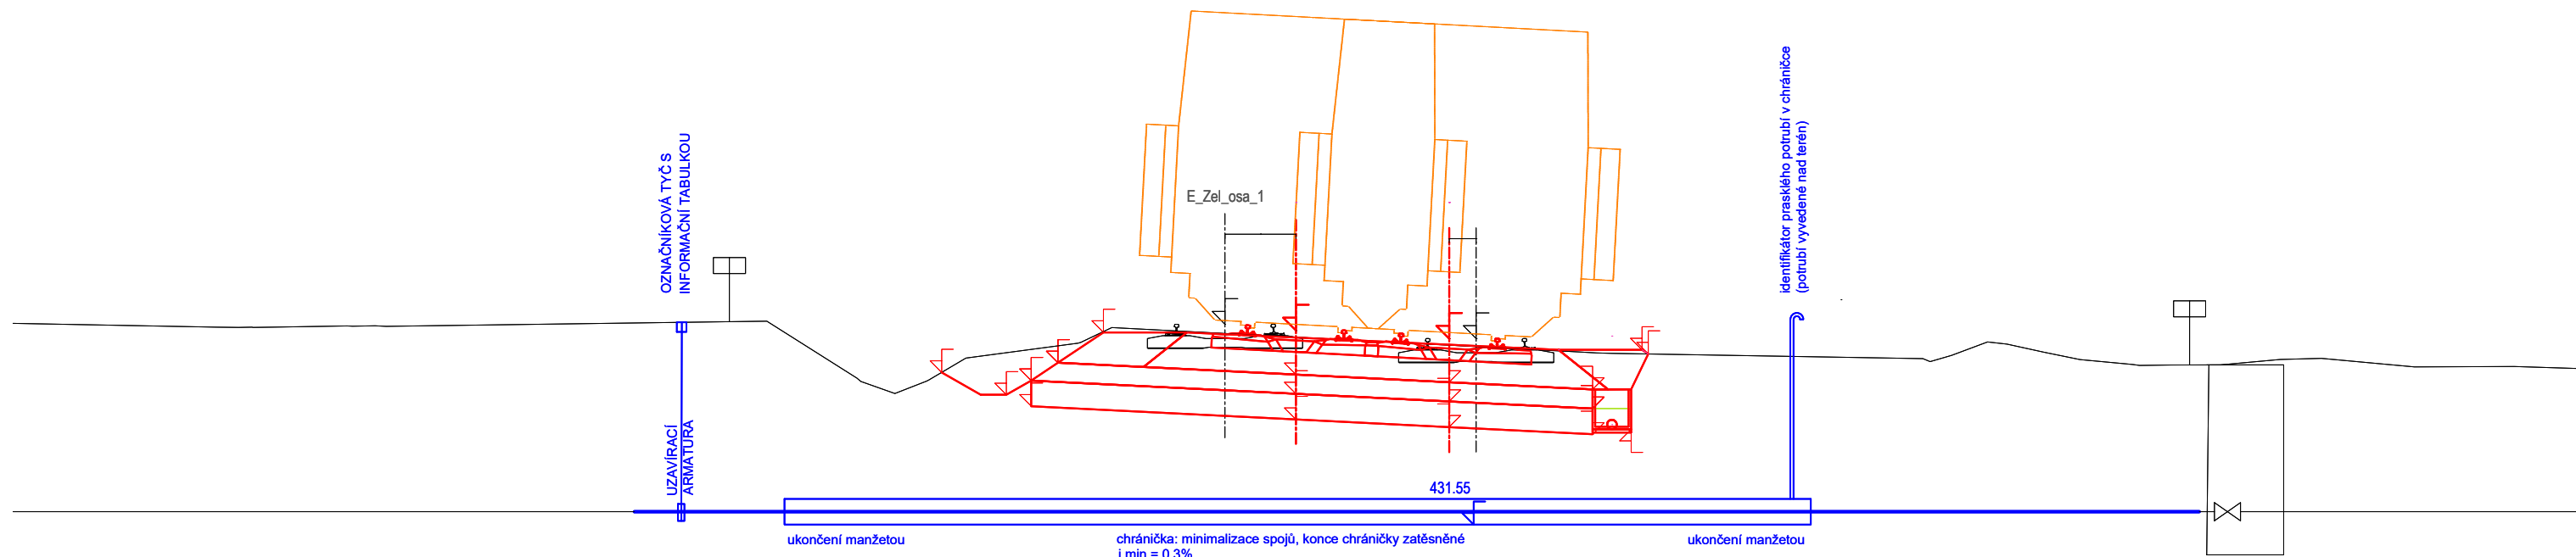

SROVNÁVACÍ ROVINA
425.0 m n. m., Bpv

Paré:

Orientační schéma:

Razítko oprávněné osoby:

Podpis:

Datum:

Revize:	Datum:	Popis:	Kontroloval:
000	27.10.2025	Definitivní odevzdání dokumentace	Ing. Kubová Ph.D.

Stavebník / investor:	Správa železnic, státní organizace	
Adresa:	Dlážděná 1003/7, 110 00 Praha 1	
Zástupce investora:	Stavební správa západ	
Adresa:	Ke Stvanici 656/3, 186 00 Praha 8	

Zhotovitel díla:	SP + SEU_Velenice - Veselí_DSP	
Adresa:	Olšanská 1a, 130 00 Praha 3	
Kontakt:	T: +420 605 229 020 E: praha@sudop.cz	
Zhotovitel části / objektu:	Sweco a.s.	
Adresa:	Táborská 31, 140 16 Praha 4	
Kontakt:	T: +420 261 102 242 E: praha@sweco.cz	
Hlavní projektant (HIP):	Ing. Michal Mečí	Specialista: Ing. Dagmar Kubová Ph.D.

Název stavby / akce:	Optimalizace a elektrizace trati České Velenice (mimo) - Veselí nad Lužnicí (mimo)	Označení (S-kód): S631500664
		Zakázka: 24-026.201
Název části:	Potrubní vedení	Označení části: D.2.1.6
Název objektu:	Ochrana vodovodu v km 33,498	Číslo objektu / komplexu: SK000023
Název přílohy:	Situace SO 08-32-06	Číslo přílohy: 2 . 025
Název dílčí části přílohy:		Stupeň dokumentace: PDPS
Odpovědný projektant:	Zpracovatel přílohy: Jan Kolínský	Měřítko: 1:500
Ing. Dagmar Kubová Ph.D.		Formáty: 4xA4
Kraj: Jihočeský	Katastrální území: viz textová část	TUDU: 1701
		Smluvní datum zpracování: 27.10.2025

S-kód:	Stupeň dokumentace:	Část:	Objekt:	Podobjekt:	Příloha:	Revize:
S631500664	PDPS	D2162	SK000023	00	2025	000

DOKUMENT LZE UŽÍVAT POUZE VE SMYSLU PRÍSLUŠNÉ SMLOUVY O DÍLO, ŽÁDNÁ JEHO ČÁST NEMŮŽE BYT DLE ZÁKONA č.121/2000 Sb., KOPÍROVÁNA NEBO JINÝM ZPŮSOBEM ROZŠÍŘOVÁNA BEZ SOUHLASU SUDOP PRAHA a.s.