


PŮDORYS 1:50

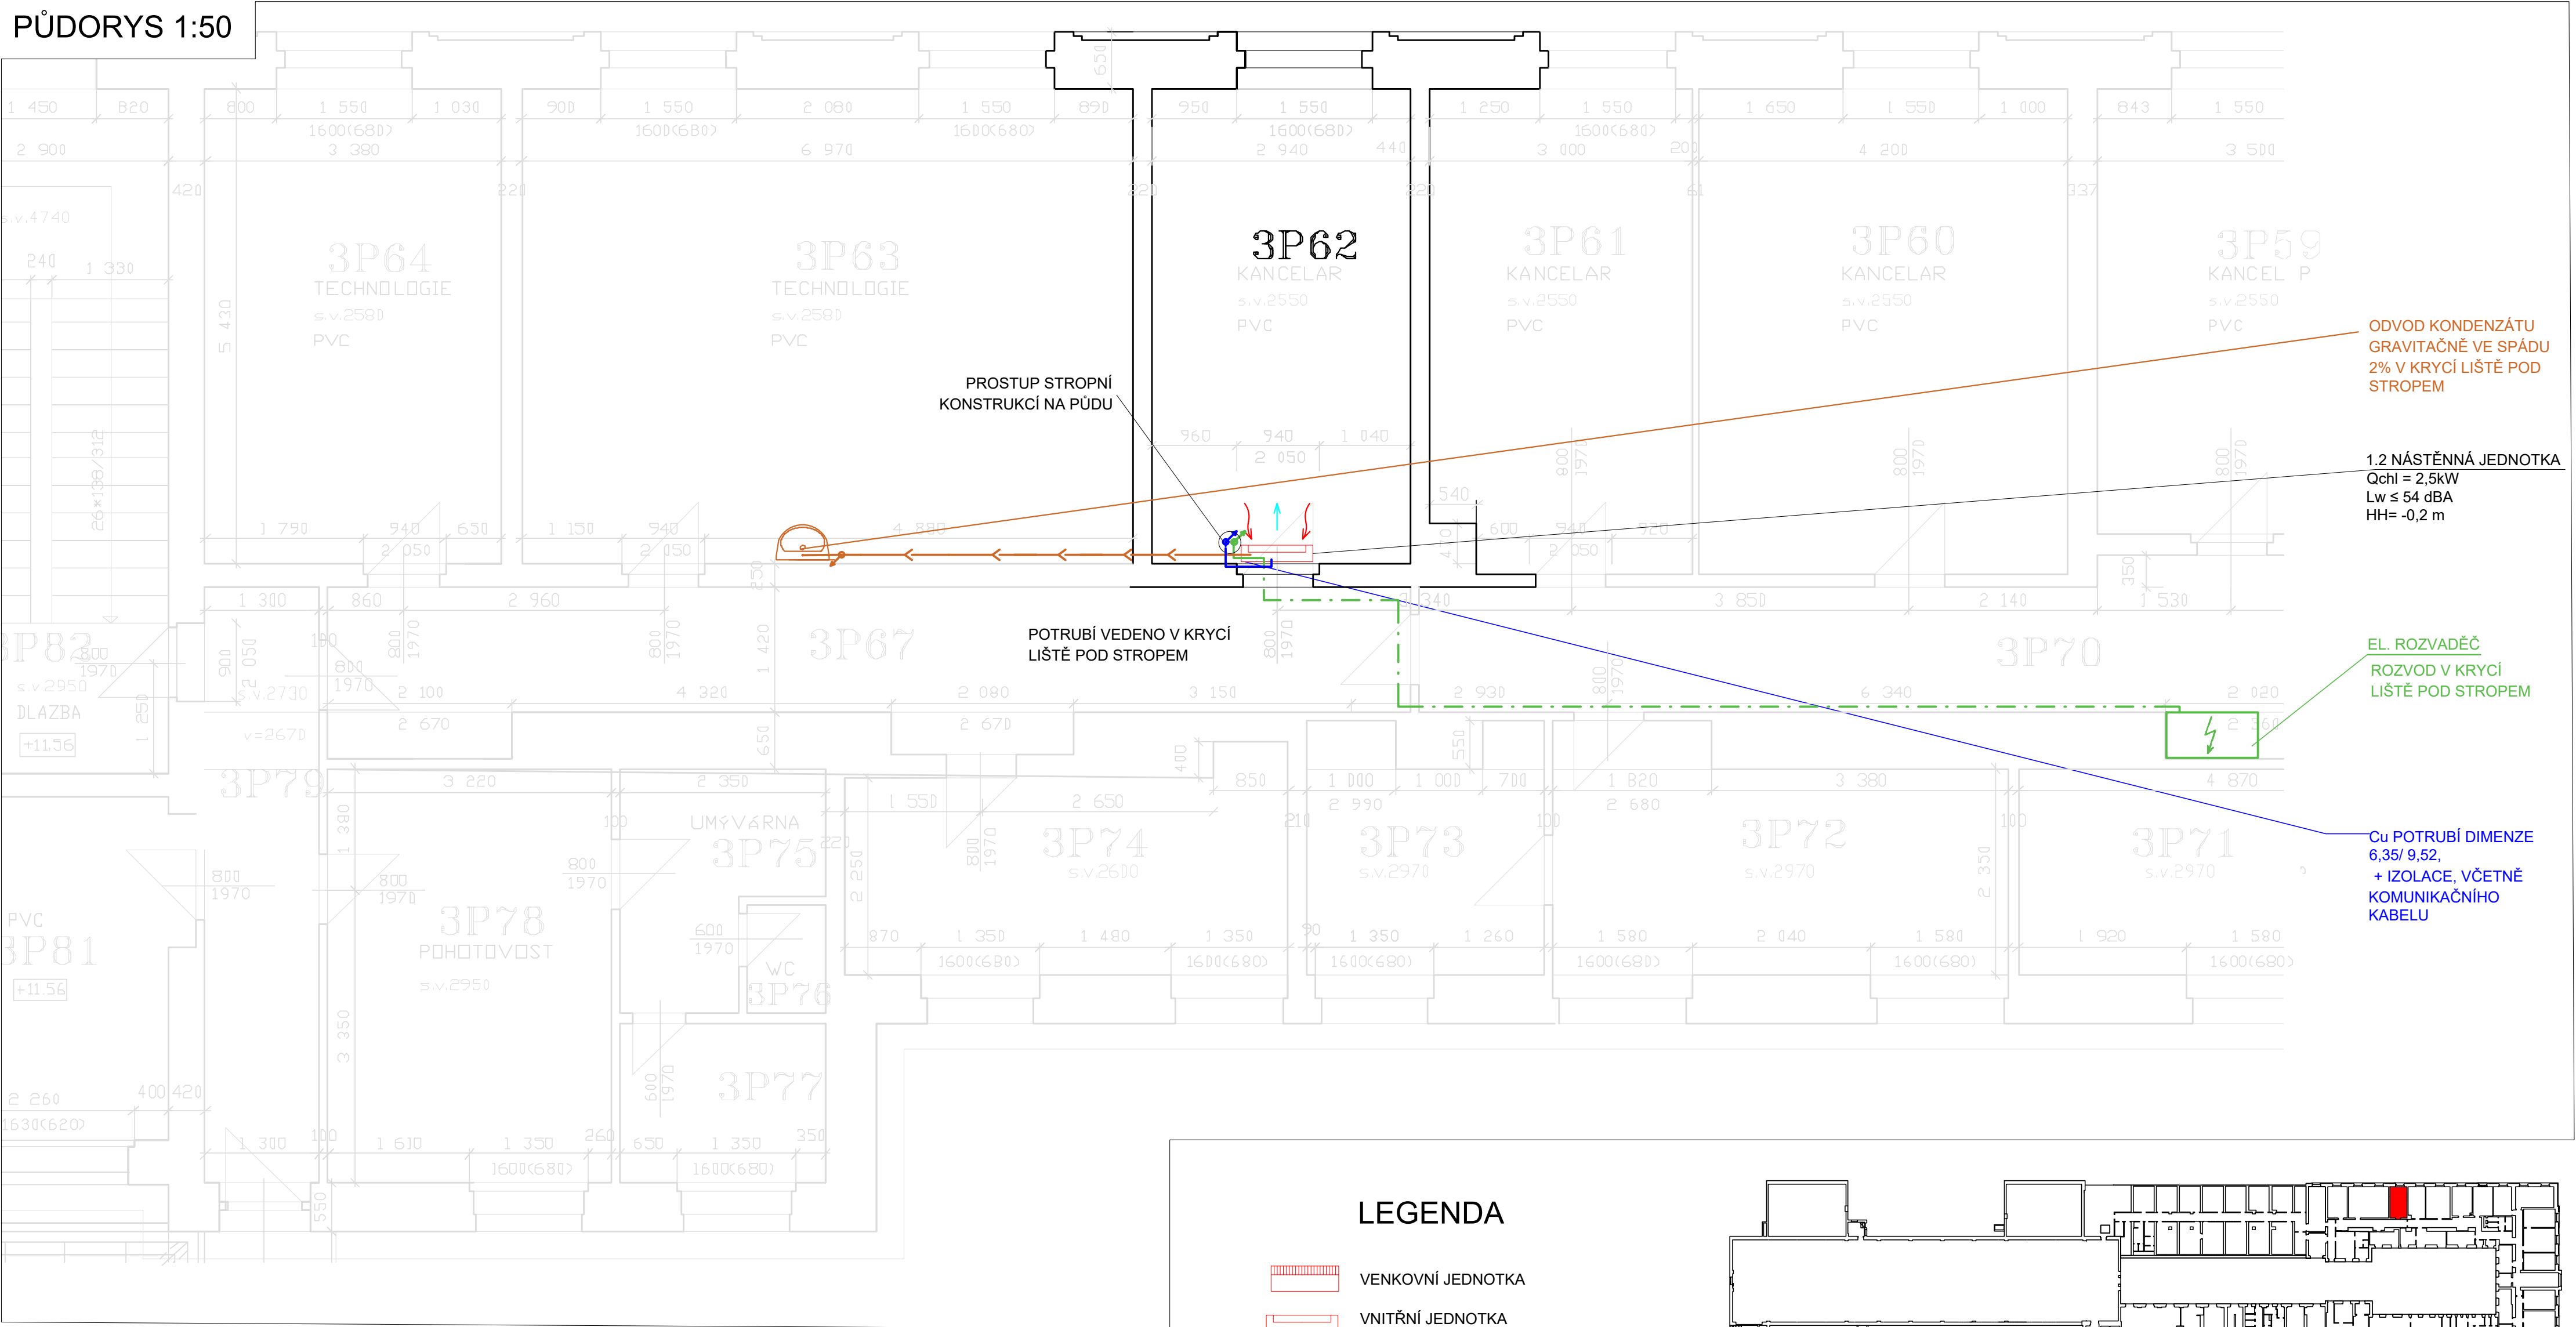


POZNÁMKY

- VENKOVNÍ JEDNOTKA O CHLADÍCÍM VÝKONU 2,5 kW, EN. TŘÍDĚ, A++, EER=4,3; SEER 7,0, PŘÍKON: 0,58kW / 230V / 16A
- VNITŘNÍ JEDNOTKA O CHLADÍCÍM VÝKONU 2,5kW
- NAD VNITŘNÍ JEDNOTKOU MUSÍ BÝT ZACHOVÁNA MINIMÁLNÍ VOLNÁ VZDÁLENOST 200 mm
- PŘIPOJOVACÍ DIMENZE POTRUBÍ CHLADIVA 6,35/9,52
- VENKOVNÍ JEDNOTKA BUDE UMÍSTĚNA NA STABILNÍ A ROVNÉ PLOŠE NA KONSTRUKCI.
- TRASY POTRUBÍ JSOU ZAKRESLENY SCHEMATICKY.
- VNITŘNÍ JEDNOTKA BUDE NAPOJENA NA ODVOD KONDENZÁTU, PŘES ZÁPACHOVOU UZÁVĚRKU, ODVOD KONDENZÁTU BUDE ODVEDEN GRAVITAČNĚ, VE SPÁDU 2%.
- V KLIMATIZOVANÉ MÍSTNOSTI BUDE INFRAČERVENÝ OVLADAČ

LEGENDA

- VENKOVNÍ JEDNOTKA
- VNITŘNÍ JEDNOTKA
- CHLADIVOVÉ POTRUBÍ- PŘÍVOD/ODVOD + IZOLACE, VČETNĚ KOMUNIKAČNÍHO KABELU
- ODVOD KONDENZÁTU
- NAPÁJECÍ KABEL 230V / 16A

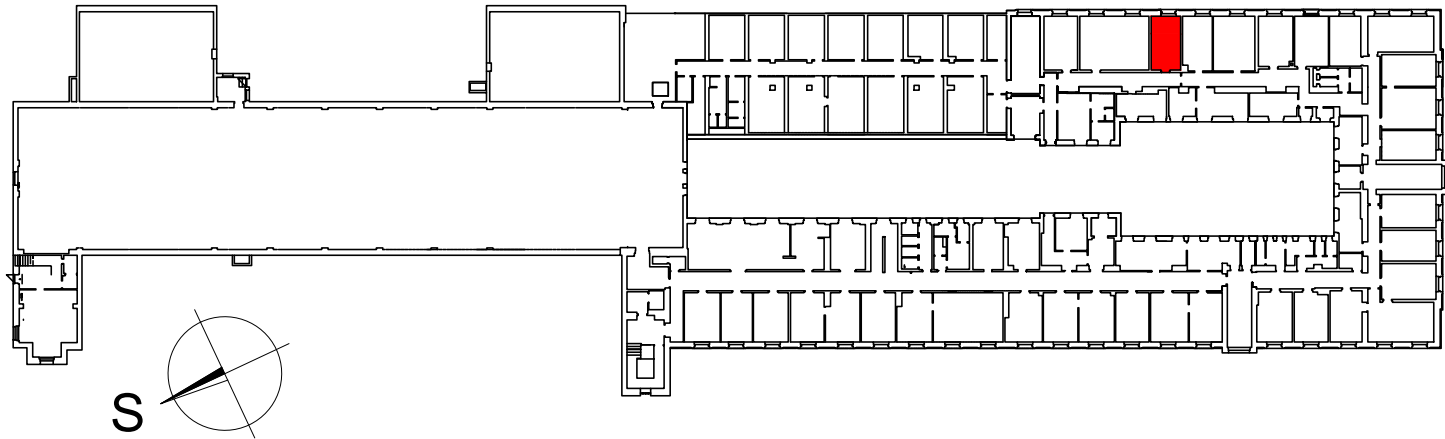

Profesní část: CHLAZENÍ			 INT CZ s.r.o. Běleč nad Orlicí 188, 503 46 telefon: +420 725 491 030 e-mail: info@inttechnology.cz IČ: 288 13 618 DIČ: CZ28813618
Zodpovědný projektant: Ing. Jaroslava Petříková	Vypracoval: David Kočka	Schválil: Ing. Jiří Krepindl	
Investor: Správa železnic, státní organizace, Dílžďená 1003/7, Praha 110 00			Měřítko: 1:50
Místo stavby: č.p. 914, ul. Riegrovo náměstí, st.p. 1534			Formát: 2 x A4
ŽST. HRADEC KRÁLOVÉ HL.N. OBJEKT 1			Stupeň projektu: DPS
			Revize: -
PŮDORYS 4.NP			Číslo zakázky: 25-0018-P
			Datum: 4/2025
			Číslo výkresu: SO.01.03