


PŮDORYS 1:50

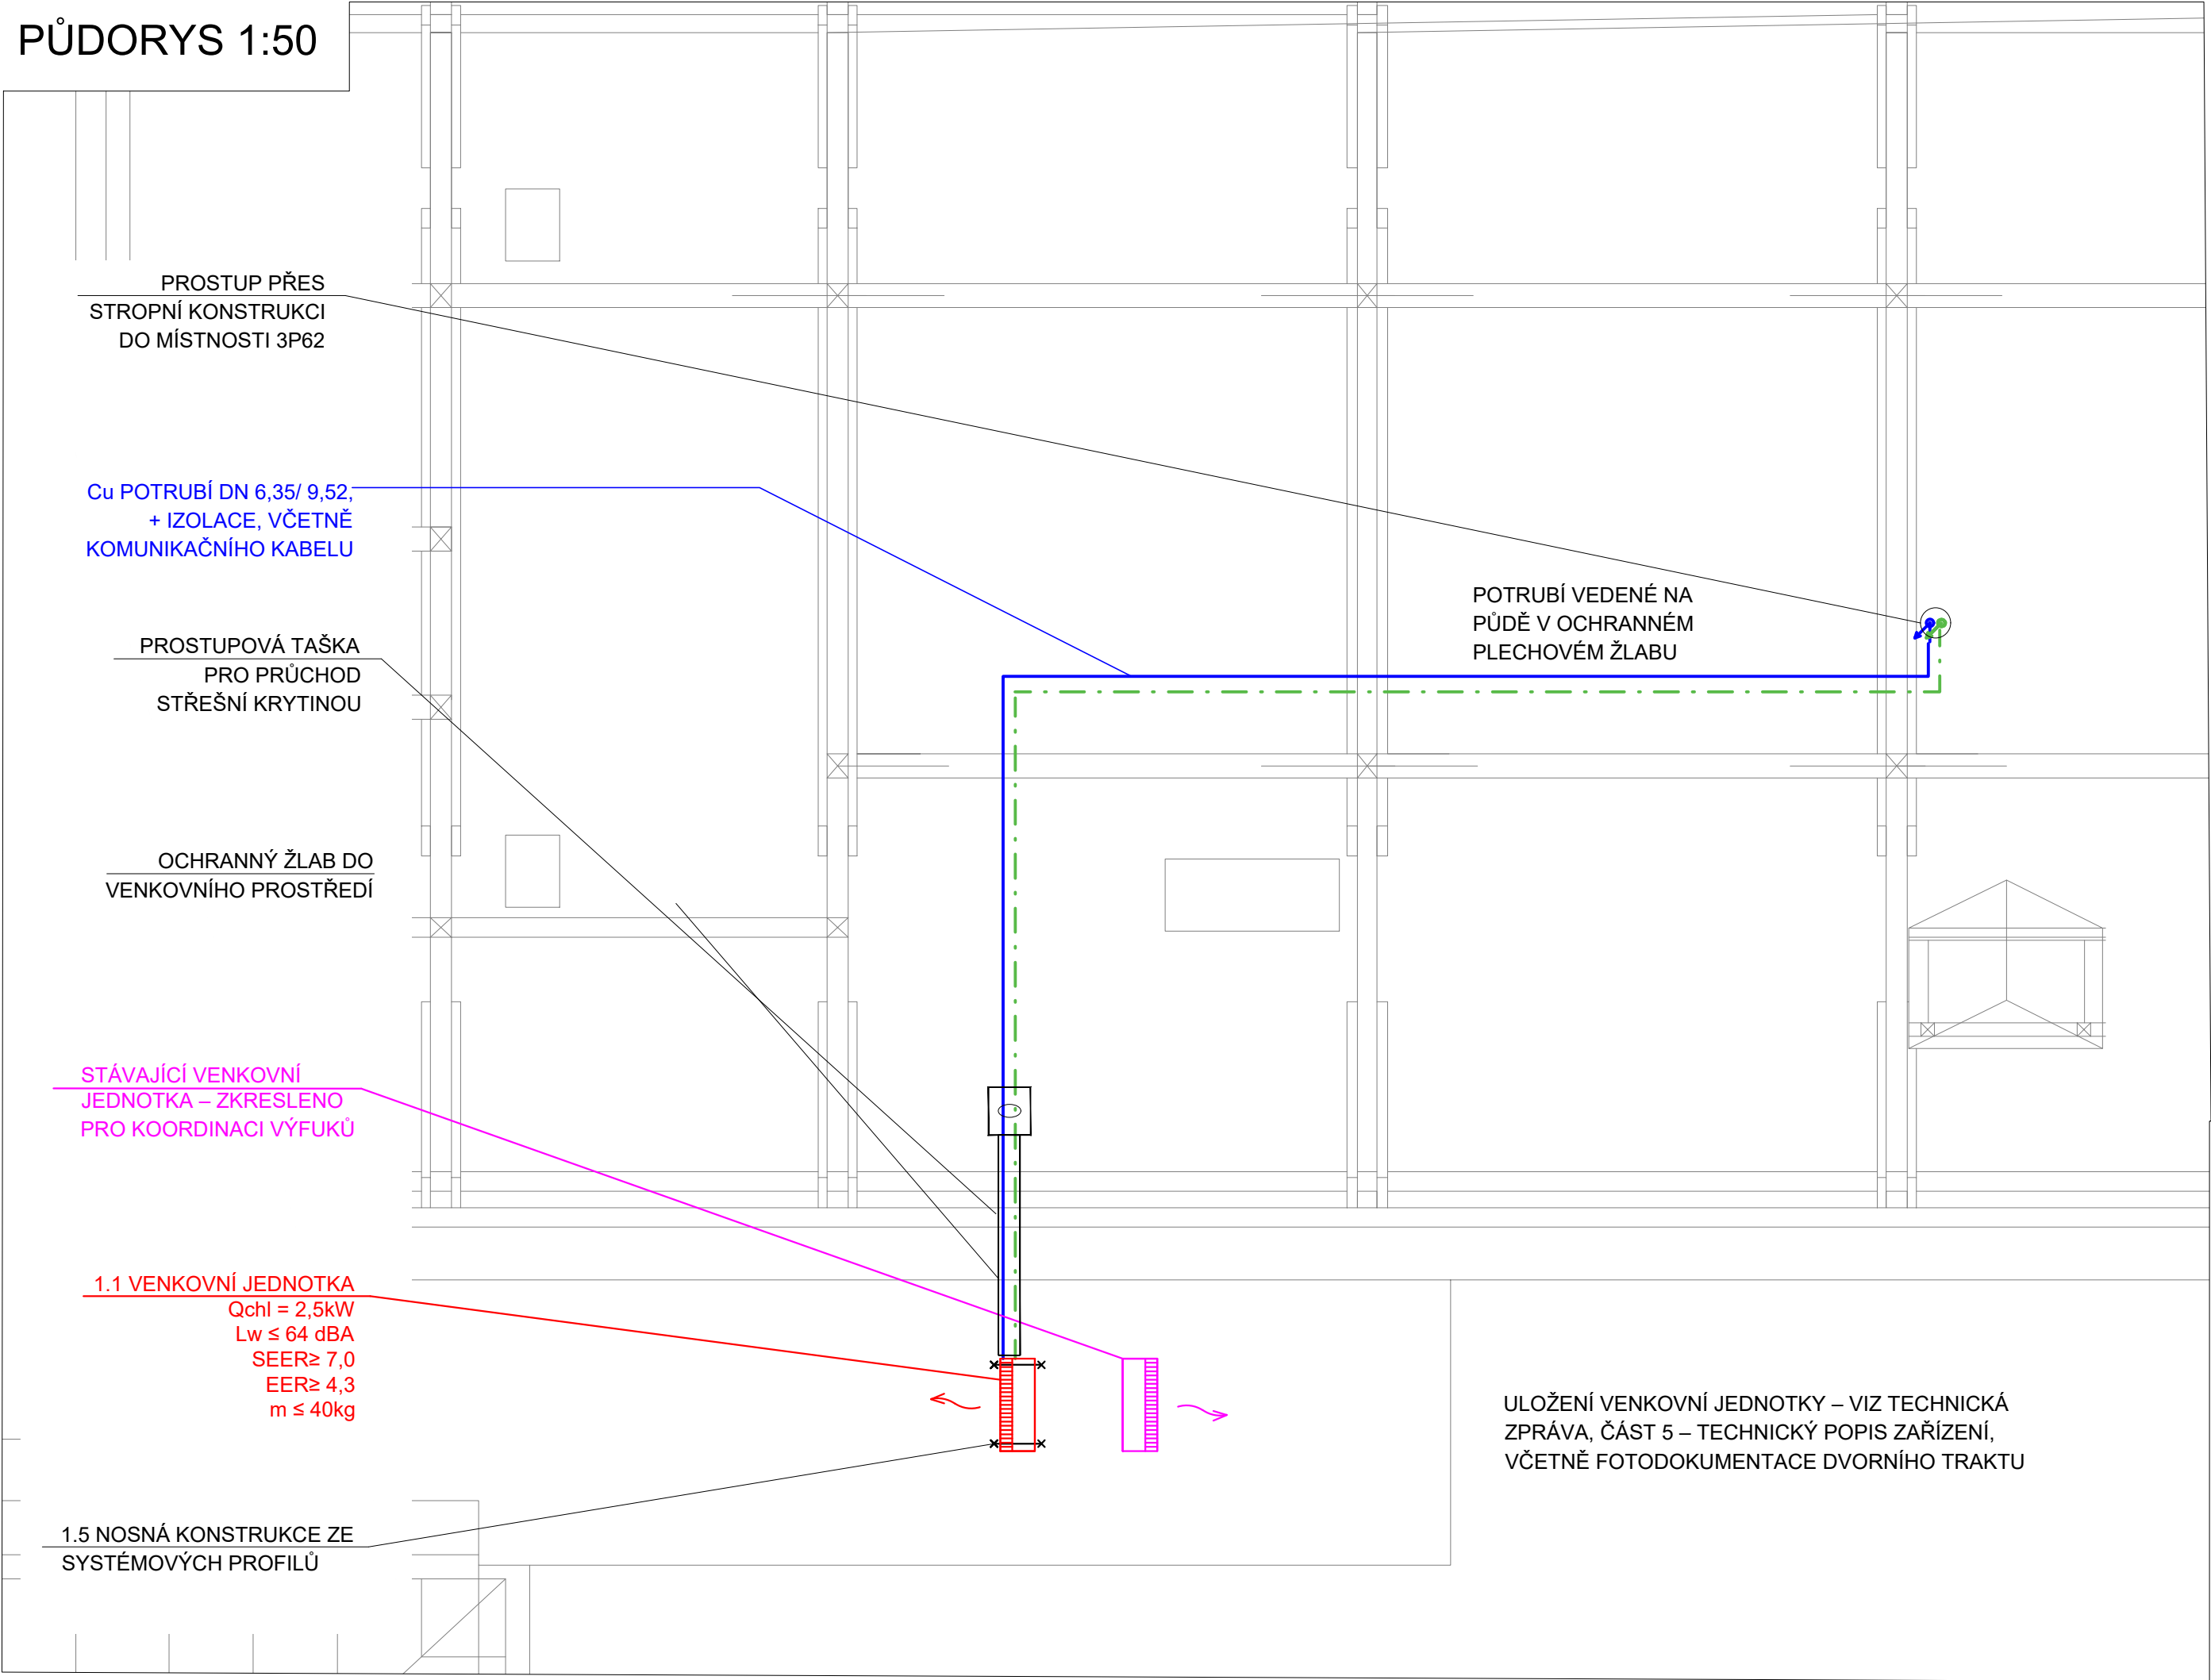


POZNÁMKY

- VENKOVNÍ JEDNOTKA O CHLADÍCÍM VÝKONU 2,5 kW, EN. TŘÍDĚ, A++, EER=4,3; SEER 7,0, PŘÍKON: 0,58kW / 230V / 16A
- VNITŘNÍ JEDNOTKA O CHLADÍCÍM VÝKONU 2,5kW
- NAD VNITŘNÍ JEDNOTKOU MUSÍ BÝT ZACHOVÁNA MINIMÁLNÍ VOLNÁ VZDÁLENOST 200 mm
- PŘIPOJOVACÍ DIMENZE POTRUBÍ CHLADIVA 6,35/9,52
- VENKOVNÍ JEDNOTKA BUDE UMÍSTĚNA NA STABILNÍ A ROVNÉ PLOŠE NA KONSTRUKCI.
- JEDNOTKA BUDE OPATŘENA OCHRANNÝM KOVOVÝM MŘÍŽOVÁNÍM, KTERÉ BUDE SLOUŽIT JAKO KRYT. TENTO KRYT ZAJISTÍ OCHRANU JEDNOTKY PŘED MECHANICKÝM POŠKOZENÍM.
- TRASY POTRUBÍ JSOU ZAKRESLENY SCHEMATICKY.
- VNITŘNÍ JEDNOTKA BUDE NAPOJENA NA ODVOD KONDENZÁTU, PŘES ZÁPACHOVOU UZÁVĚRKU, ODVOD KONDENZÁTU BUDE ODVEDEN GRAVITAČNĚ, VE SPÁDU.
- V KLIMATIZOVANÉ MÍSTNOSTI BUDE INFRAČERVENÝ OVLADAČ
- SMĚR VÝFUKU VENKOVNÍCH JEDNOTEK BUDOU ORIENTOVÁNY OD SEBE

LEGENDA

- | | | | |
|--|---|--|--|
| | STÁVAJÍCÍ VENKOVNÍ JEDNOTKA
-ZKRESLENO PRO KOORDINACI VÝFUKŮ | | CHLADIVOVÉ POTRUBÍ- PŘÍVOD/ODVOD
+ IZOLACE, VČETNĚ KOMUNIKAČNÍHO KABELU |
| | VENKOVNÍ JEDNOTKA | | ODVOD KONDENZÁTU |
| | VNITŘNÍ JEDNOTKA | | NAPÁJECÍ KABEL 230V / 16A |

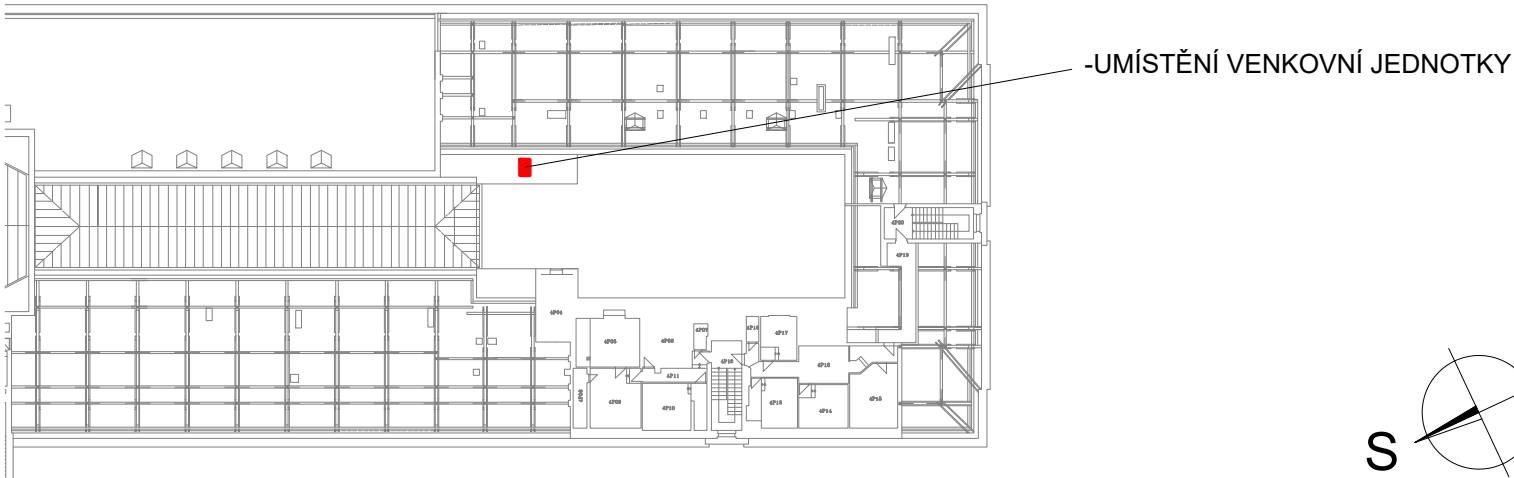

Profesní část: CHLAZENÍ			 INT CZ s.r.o. Běleč nad Orlicí 188, 503 46 telefon: +420 725 491 030 e-mail: info@intechology.cz IČ: 288 13 618 DIČ: CZ28813618
Zodpovědný projektant: Ing. Jaroslava Petříková	Vypracoval: David Kočka	Schválil: Ing. Jiří Krepindl	
Investor: Správa železnic, státní organizace, Dlážďená 1003/7, Praha 110 00 Místo stavby: č.p. 914, ul. Riegrovo náměstí, st.p. 1534			Měřítko: 1:50 Formát: 2 x A4 Stupeň projektu: DPS Revize: - Číslo zakázky: 25-0018-P Datum: 9/2025
ŽST. HRADEC KRÁLOVÉ HL.N. OBJEKT 1			Číslo výkresu SO.01.04
PŮDORYS PŮDY			