


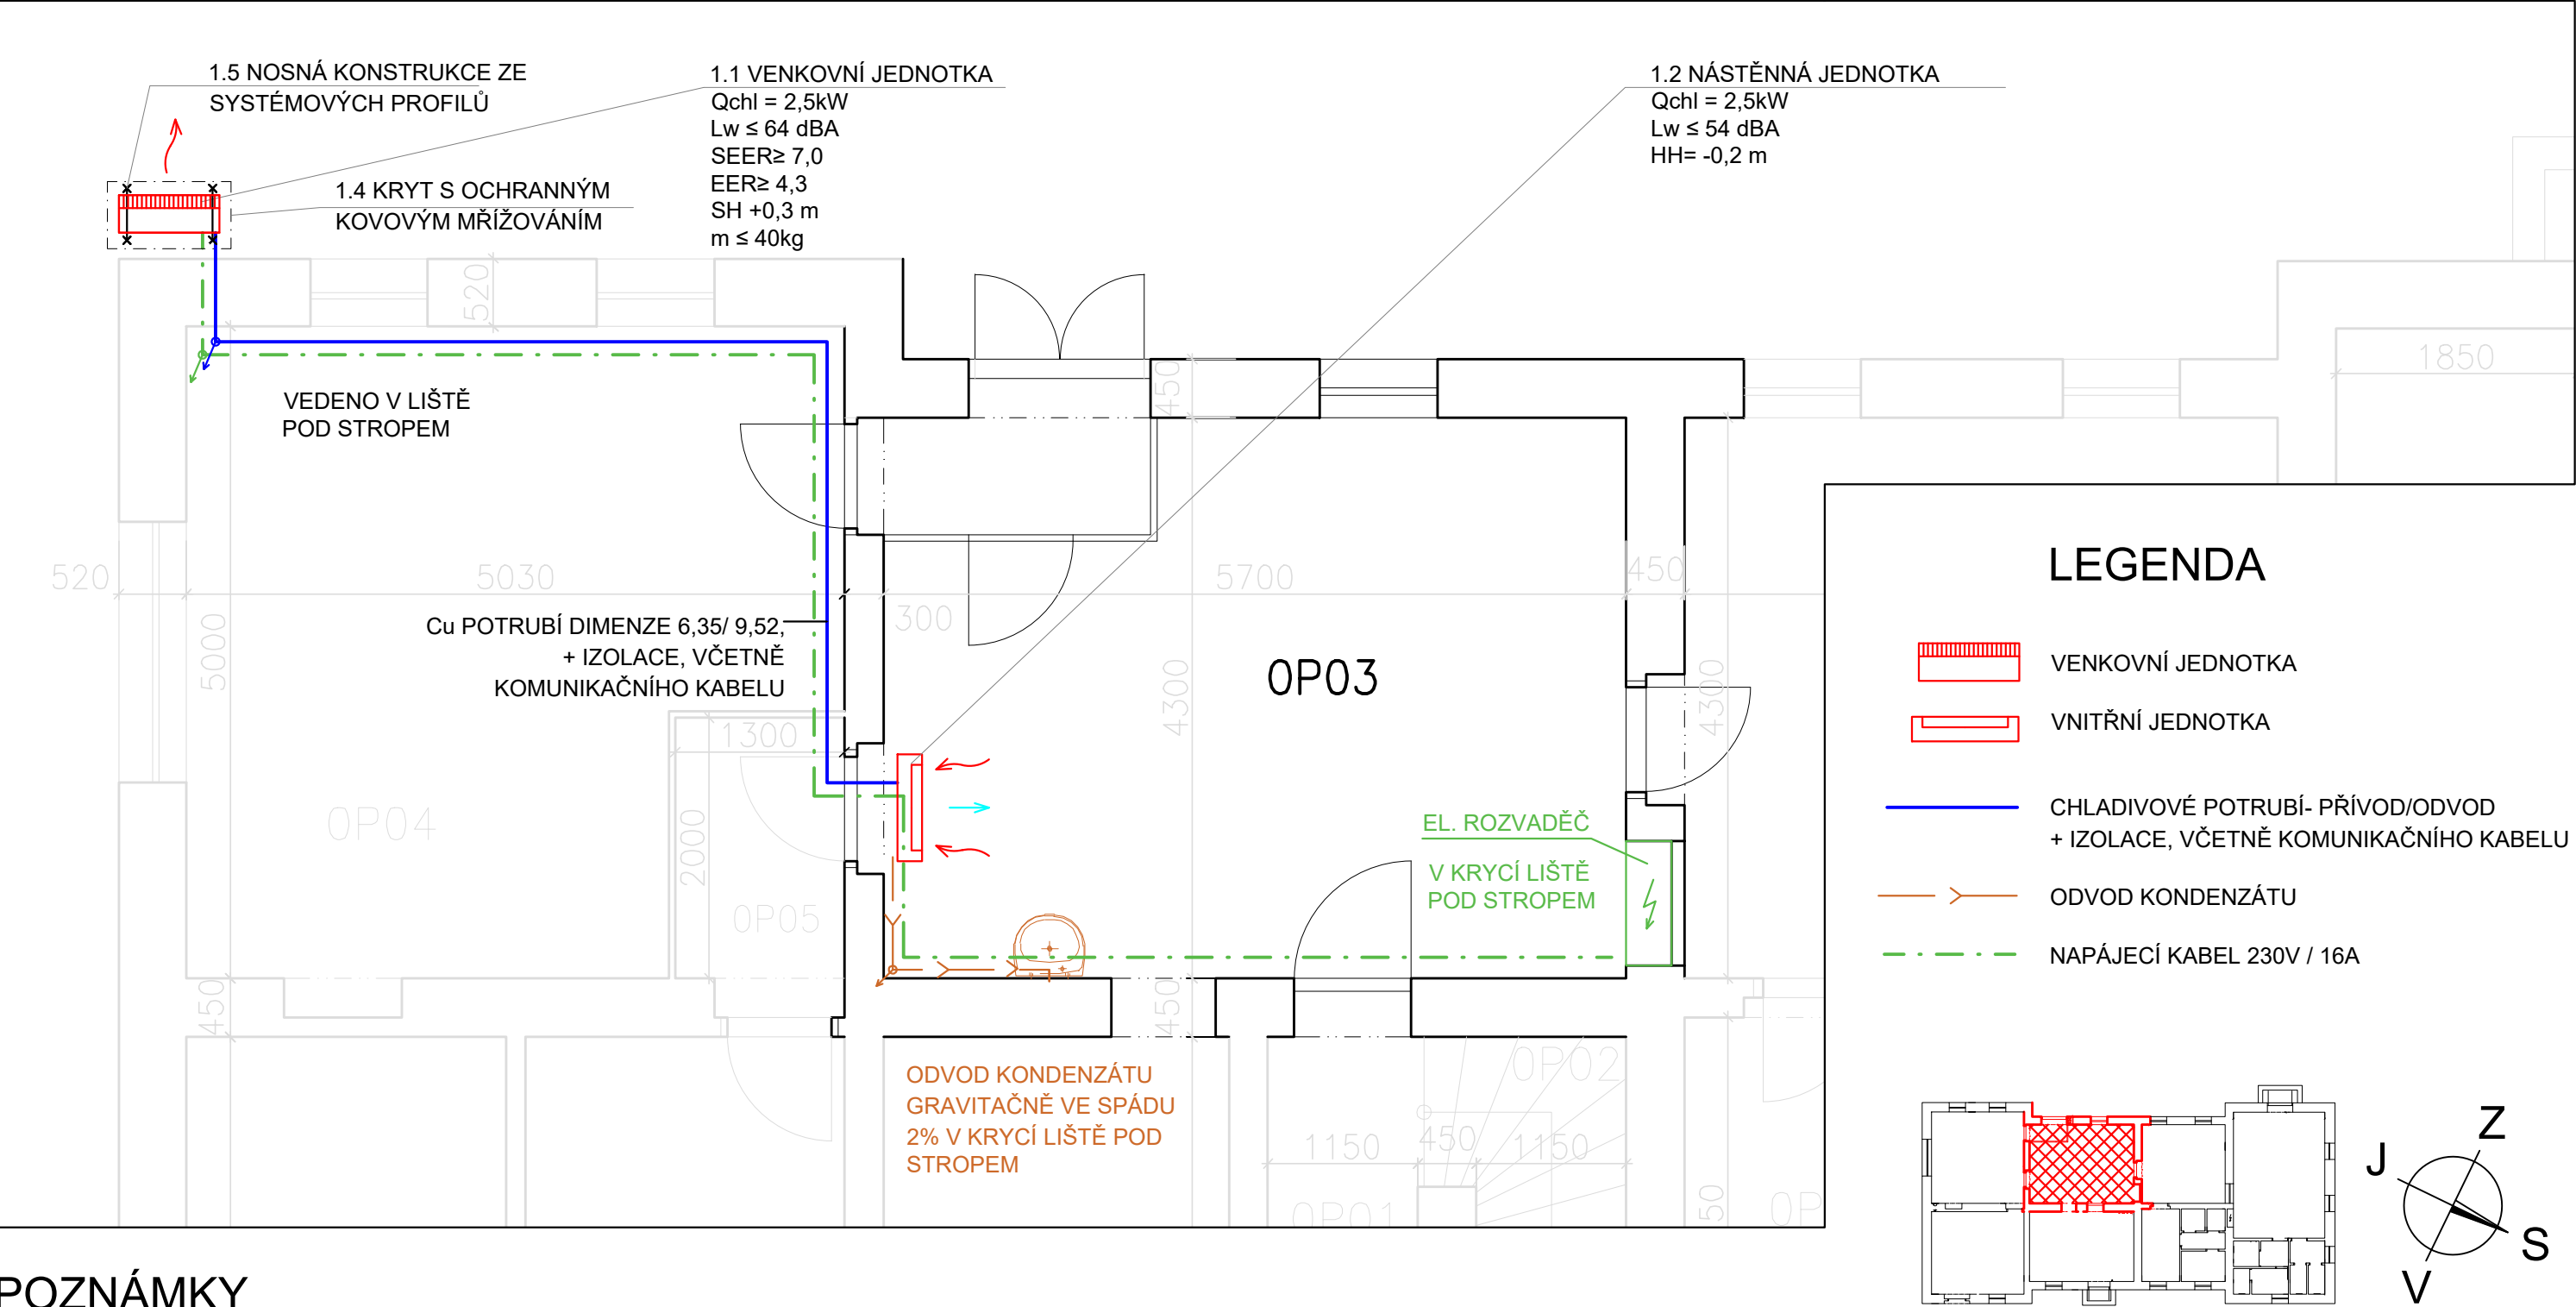

POZNÁMKY

- VENKOVNÍ JEDNOTKA O CHLADÍCÍM VÝKONU 2,5 kW, EN. TŘÍDĚ, A++, EER=4,3; SEER 7,0, PŘÍKON: 0,58kW / 230V / 16A
- VNITŘNÍ JEDNOTKA O CHLADÍCÍM VÝKONU 2,5kW
- NAD VNITŘNÍ JEDNOTKOU MUSÍ BÝT ZACHOVÁNA MINIMÁLNÍ VOLNÁ VZDÁLENOST 200 mm
- PŘIPOJOVACÍ DIMENZE POTRUBÍ CHLADIVA 6,35/9,52
- VENKOVNÍ JEDNOTKA BUDE UMÍSTĚNA NA STABILNÍ A ROVNÉ PLOŠE NA KONSTRUKCI.
- JEDNOTKA BUDE OPATŘENA OCHRANNÝM KOVOVÝM MŘÍŽOVÁNÍM, KTERÉ BUDE SLOUŽIT JAKO KRYT. TENTO KRYT ZAJISTÍ OCHRANU JEDNOTKY PŘED MECHANICKÝM POŠKOZENÍM.
- TRASY POTRUBÍ JSOU ZAKRESLENY SCHEMATICKY.
- VNITŘNÍ JEDNOTKA BUDE NAPOJENA NA ODVOD KONDENZÁTU, PŘES ZÁPACHOVOU UZÁVĚRKU, ODVOD KONDENZÁTU BUDE ODVEDEN GRAVITAČNĚ, VE SPÁDU.
- V KLIMATIZOVANÉ MÍSTNOSTI BUDE UMÍSTĚN INFRAČERVENÝ OVLADAČ

Profesní část: CHLAZENÍ			 INT CZ s.r.o. Běleč nad Orlicí 188, 503 46 telefon: +420 725 491 030 e-mail: info@intechology.cz IČ: 288 13 618 DIČ: CZ28813618
Zodpovědný projektant: Ing. JAROSLAVA PETŘÍKOVÁ	Vypracoval: DAVID KOČKA	Schválil: Ing. JIŘÍ KREPINDL	
Investor: Správa železnic, státní organizace, Dlážděná 1003/7, Praha 110 00			Měřítko: 1:50
Místo stavby: Předměřice nad Labem, č.p.130, ul. V Aleji, st.p. 169			Formát: 2x A4
Předměřice nad Labem - Výpravní budova Objekt 2.			Stupeň projektu: DPS
			Revize: -
			Číslo zakázky: 25-0018-P
			Datum: 04/2025
PŮDORYS			Číslo výkresu SO.02.03