

PŮDORYS 1:50


1.2 NÁSTĚNNÁ JEDNOTKA
Qchl = 2,5kW
Lw ≤ 54 dBA
HH= -0,2 m

ODVOD KONDENZÁTU
GRAVITAČNĚ VE SPÁDU
2% V KRYCÍ LIŠTĚ POD
STROPEM

1.4 KRYT S OCHRANNÝM
KOVOVÝM MŘÍŽOVÁNÍM

1.5 NOSNÁ KONSTRUKCE ZE
SYSTÉMOVÝCH PROFILŮ

1.1 VENKOVNÍ JEDNOTKA
Qchl = 2,5kW
Lw ≤ 64 dBA
SEER≥ 7,0
EER≥ 4,3
SH +0,3 m
m ≤ 40kg


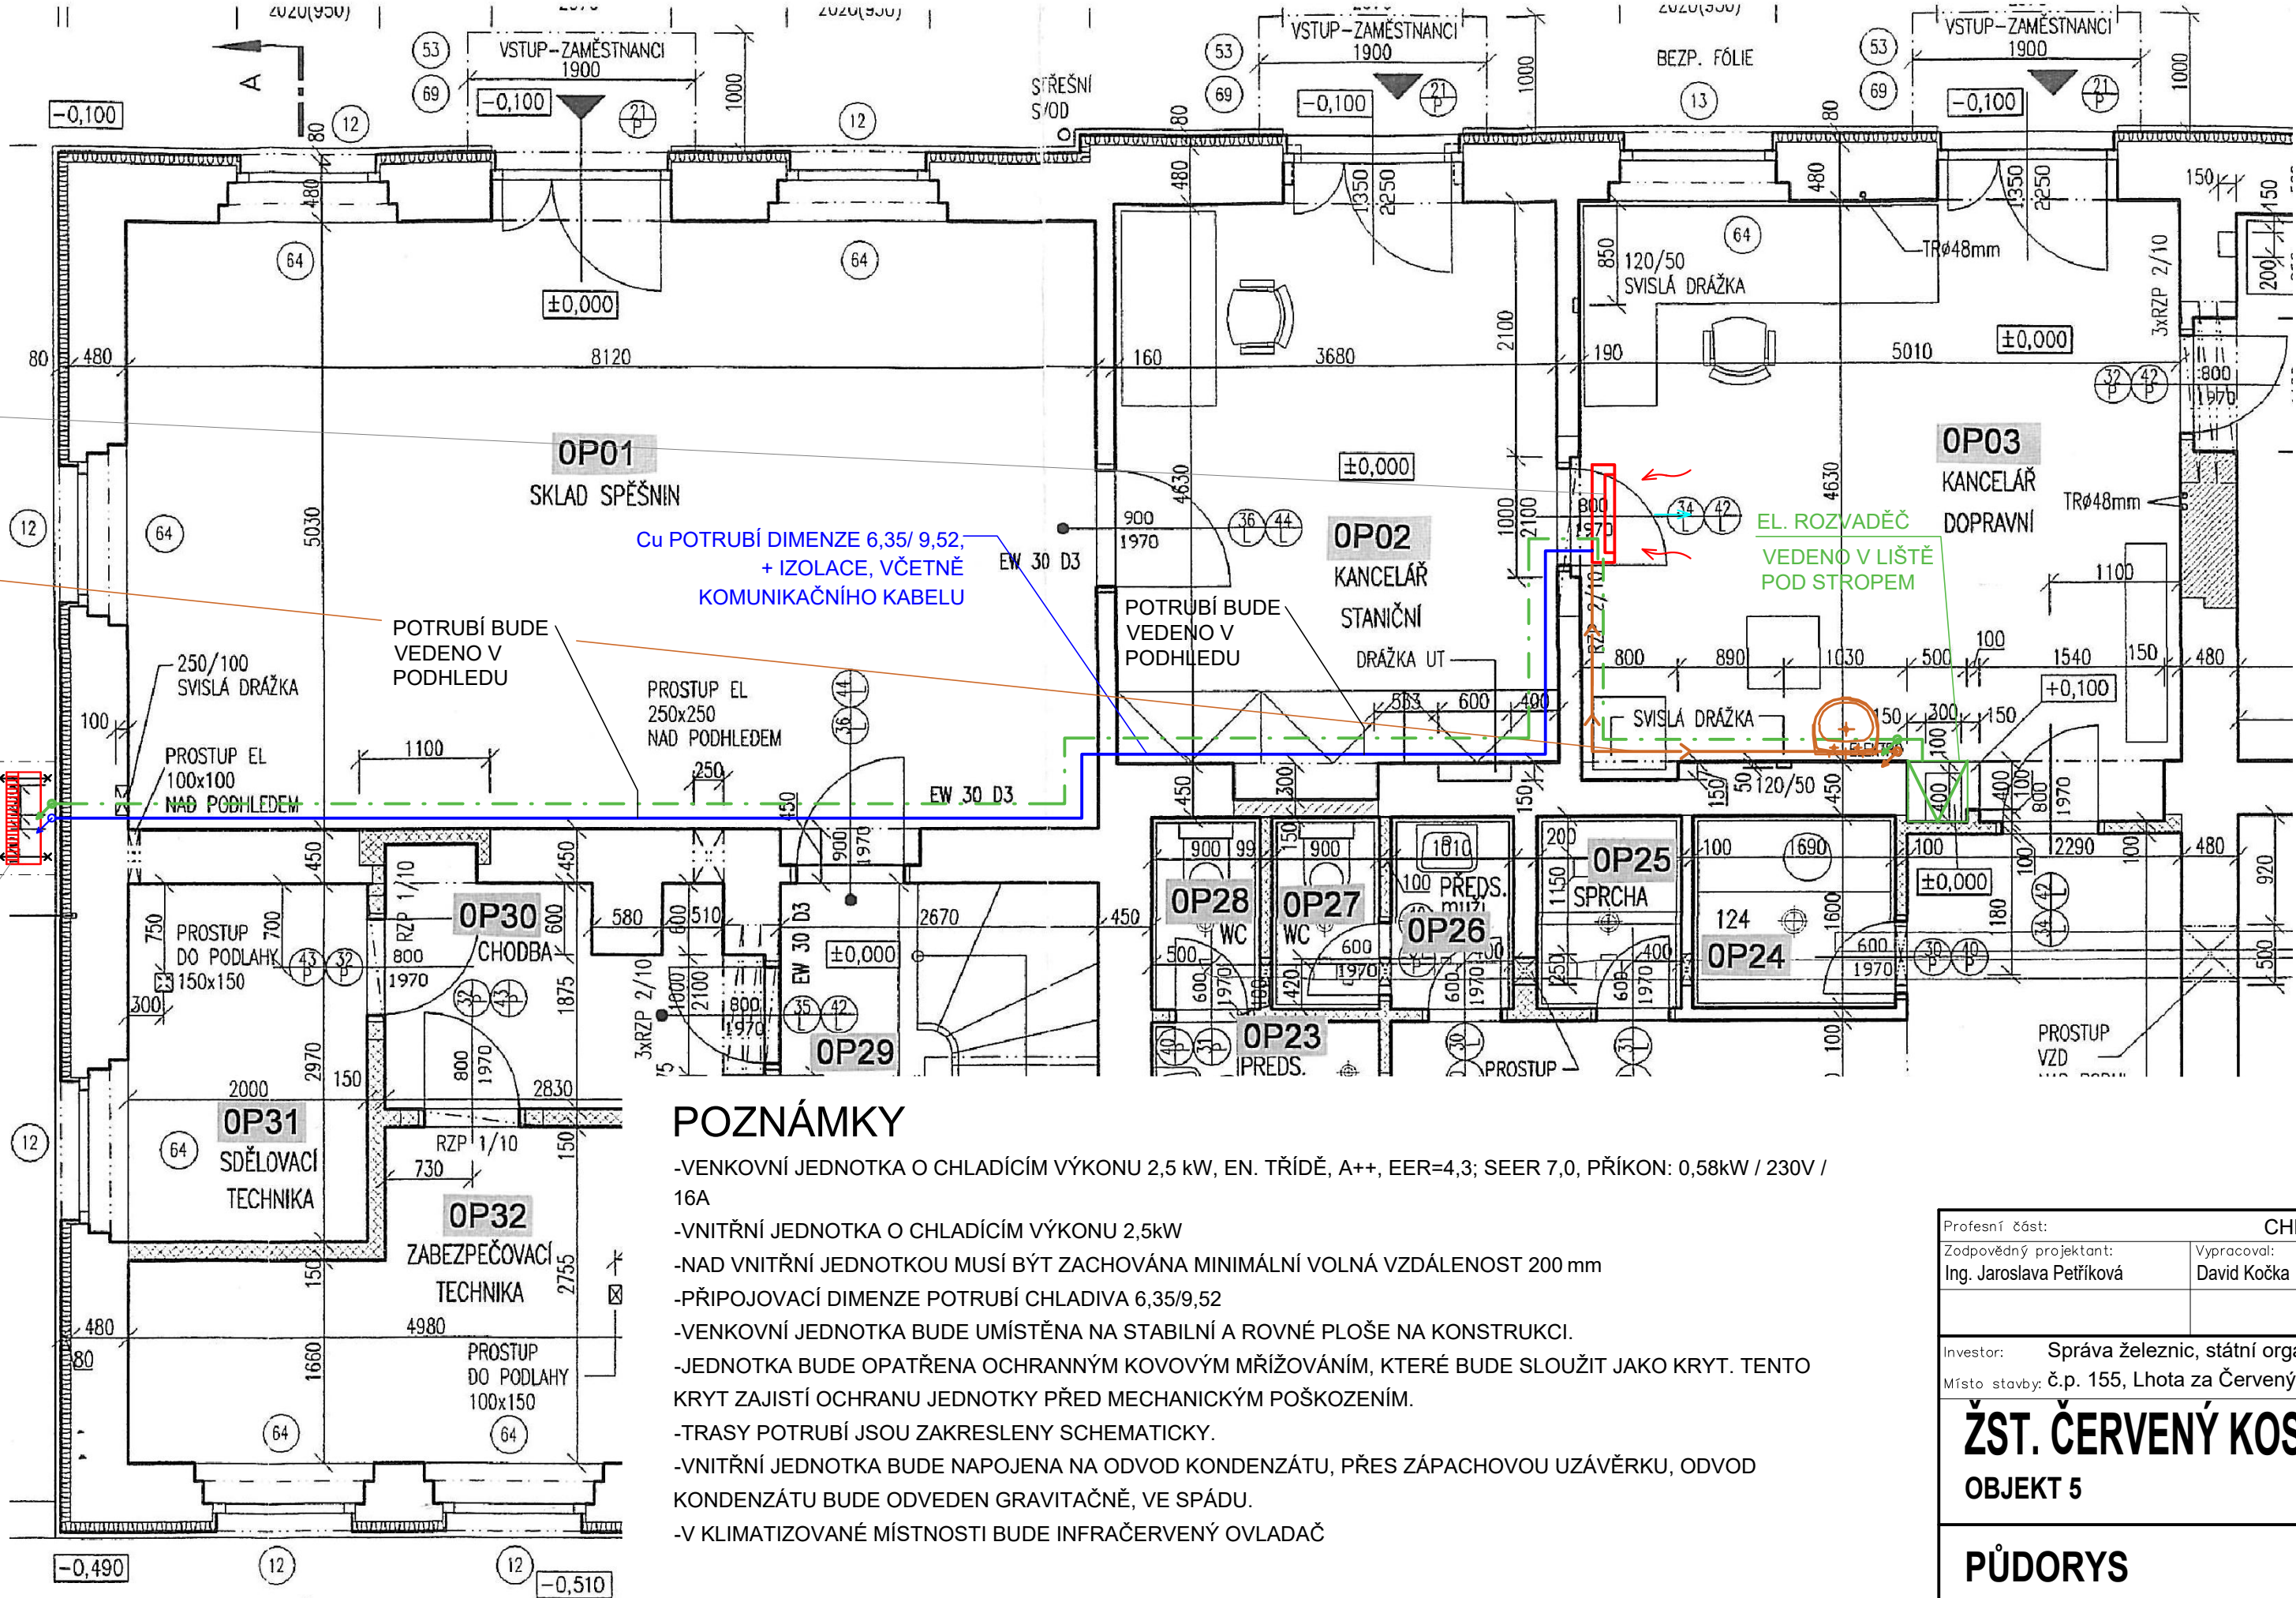


POZNÁMKY

- VENKOVNÍ JEDNOTKA O CHLADÍCÍM VÝKONU 2,5 kW, EN. TRÍDĚ, A++, EER=4,3; SEER 7,0, PŘÍKON: 0,58kW / 230V / 16A
- VNITŘNÍ JEDNOTKA O CHLADÍCÍM VÝKONU 2,5kW
- NAD VNITŘNÍ JEDNOTKOU MUSÍ BÝT ZACHOVÁNA MINIMÁLNÍ VOLNÁ VZDÁLENOST 200 mm
- PŘIPOJOVACÍ DIMENZE POTRUBÍ CHLADIVA 6,35/9,52
- VENKOVNÍ JEDNOTKA BUDE UMÍSTĚNA NA STABILNÍ A ROVNÉ PLOŠE NA KONSTRUKCI.
- JEDNOTKA BUDE OPATŘENA OCHRANNÝM KOVOVÝM MŘÍŽOVÁNÍM, KTERÉ BUDE SLOUŽIT JAKO KRYT. TENTO KRYT ZAJISTÍ OCHRANU JEDNOTKY PŘED MECHANICKÝM POŠKOZENÍM.
- TRASY POTRUBÍ JSOU ZAKRESLENY SCHEMATICKY.
- VNITŘNÍ JEDNOTKA BUDE NAPOJENA NA ODVOD KONDENZÁTU, PŘES ZÁPACHOVOU UZÁVĚRKU, ODVOD KONDENZÁTU BUDE ODVEDEN GRAVITAČNĚ, VE SPÁDU.
- V KLIMATIZOVANÉ MÍSTNOSTI BUDE INFRAČERVENÝ OVLADAČ

LEGENDA

- VENKOVNÍ JEDNOTKA
- VNITŘNÍ JEDNOTKA
- CHLADIVOVÉ POTRUBÍ-
PŘÍVOD/ODVOD
+ IZOLACE, VČETNĚ
KOMUNIKAČNÍHO KABELU
- ODVOD KONDENZÁTU
- NAPÁJECÍ KABEL 230V / 16A

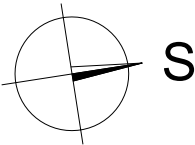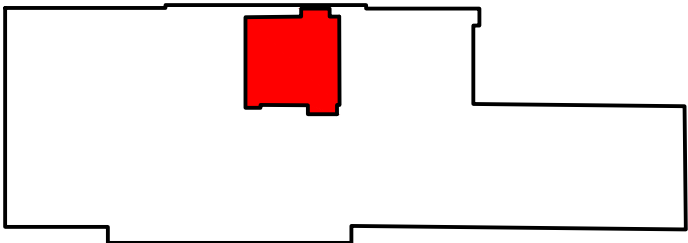

Profesní část: CHLAZENÍ			 INT CZ s.r.o. Běleč nad Orlicí 188, 503 46 telefon: +420 725 491 030 e-mail: info@intechology.cz IČ: 288 13 618 DIČ: CZ28813618
Zodpovědný projektant: Ing. Jaroslava Petříková	Vypracoval: David Kočka	Schválil: Ing. Jiří Krepindl	
Investor: Správa železnic, státní organizace, Dlážďená 1003/7, Praha 110 00			Měřítko: 1:50
Místo stavby: č.p. 155, Lhota za Červeným Kostelcem. st.p. 185			Formát: 3 x A4
ŽST. ČERVENÝ KOSTelec OBJEKT 5			Stupeň projektu: DPS
			Revize: -
PŮDORYS			Číslo zakázky: 25-0018-P
			Datum: 4/2025
			Číslo výkresu: SO.05.03