


PŪDORYS 1:50

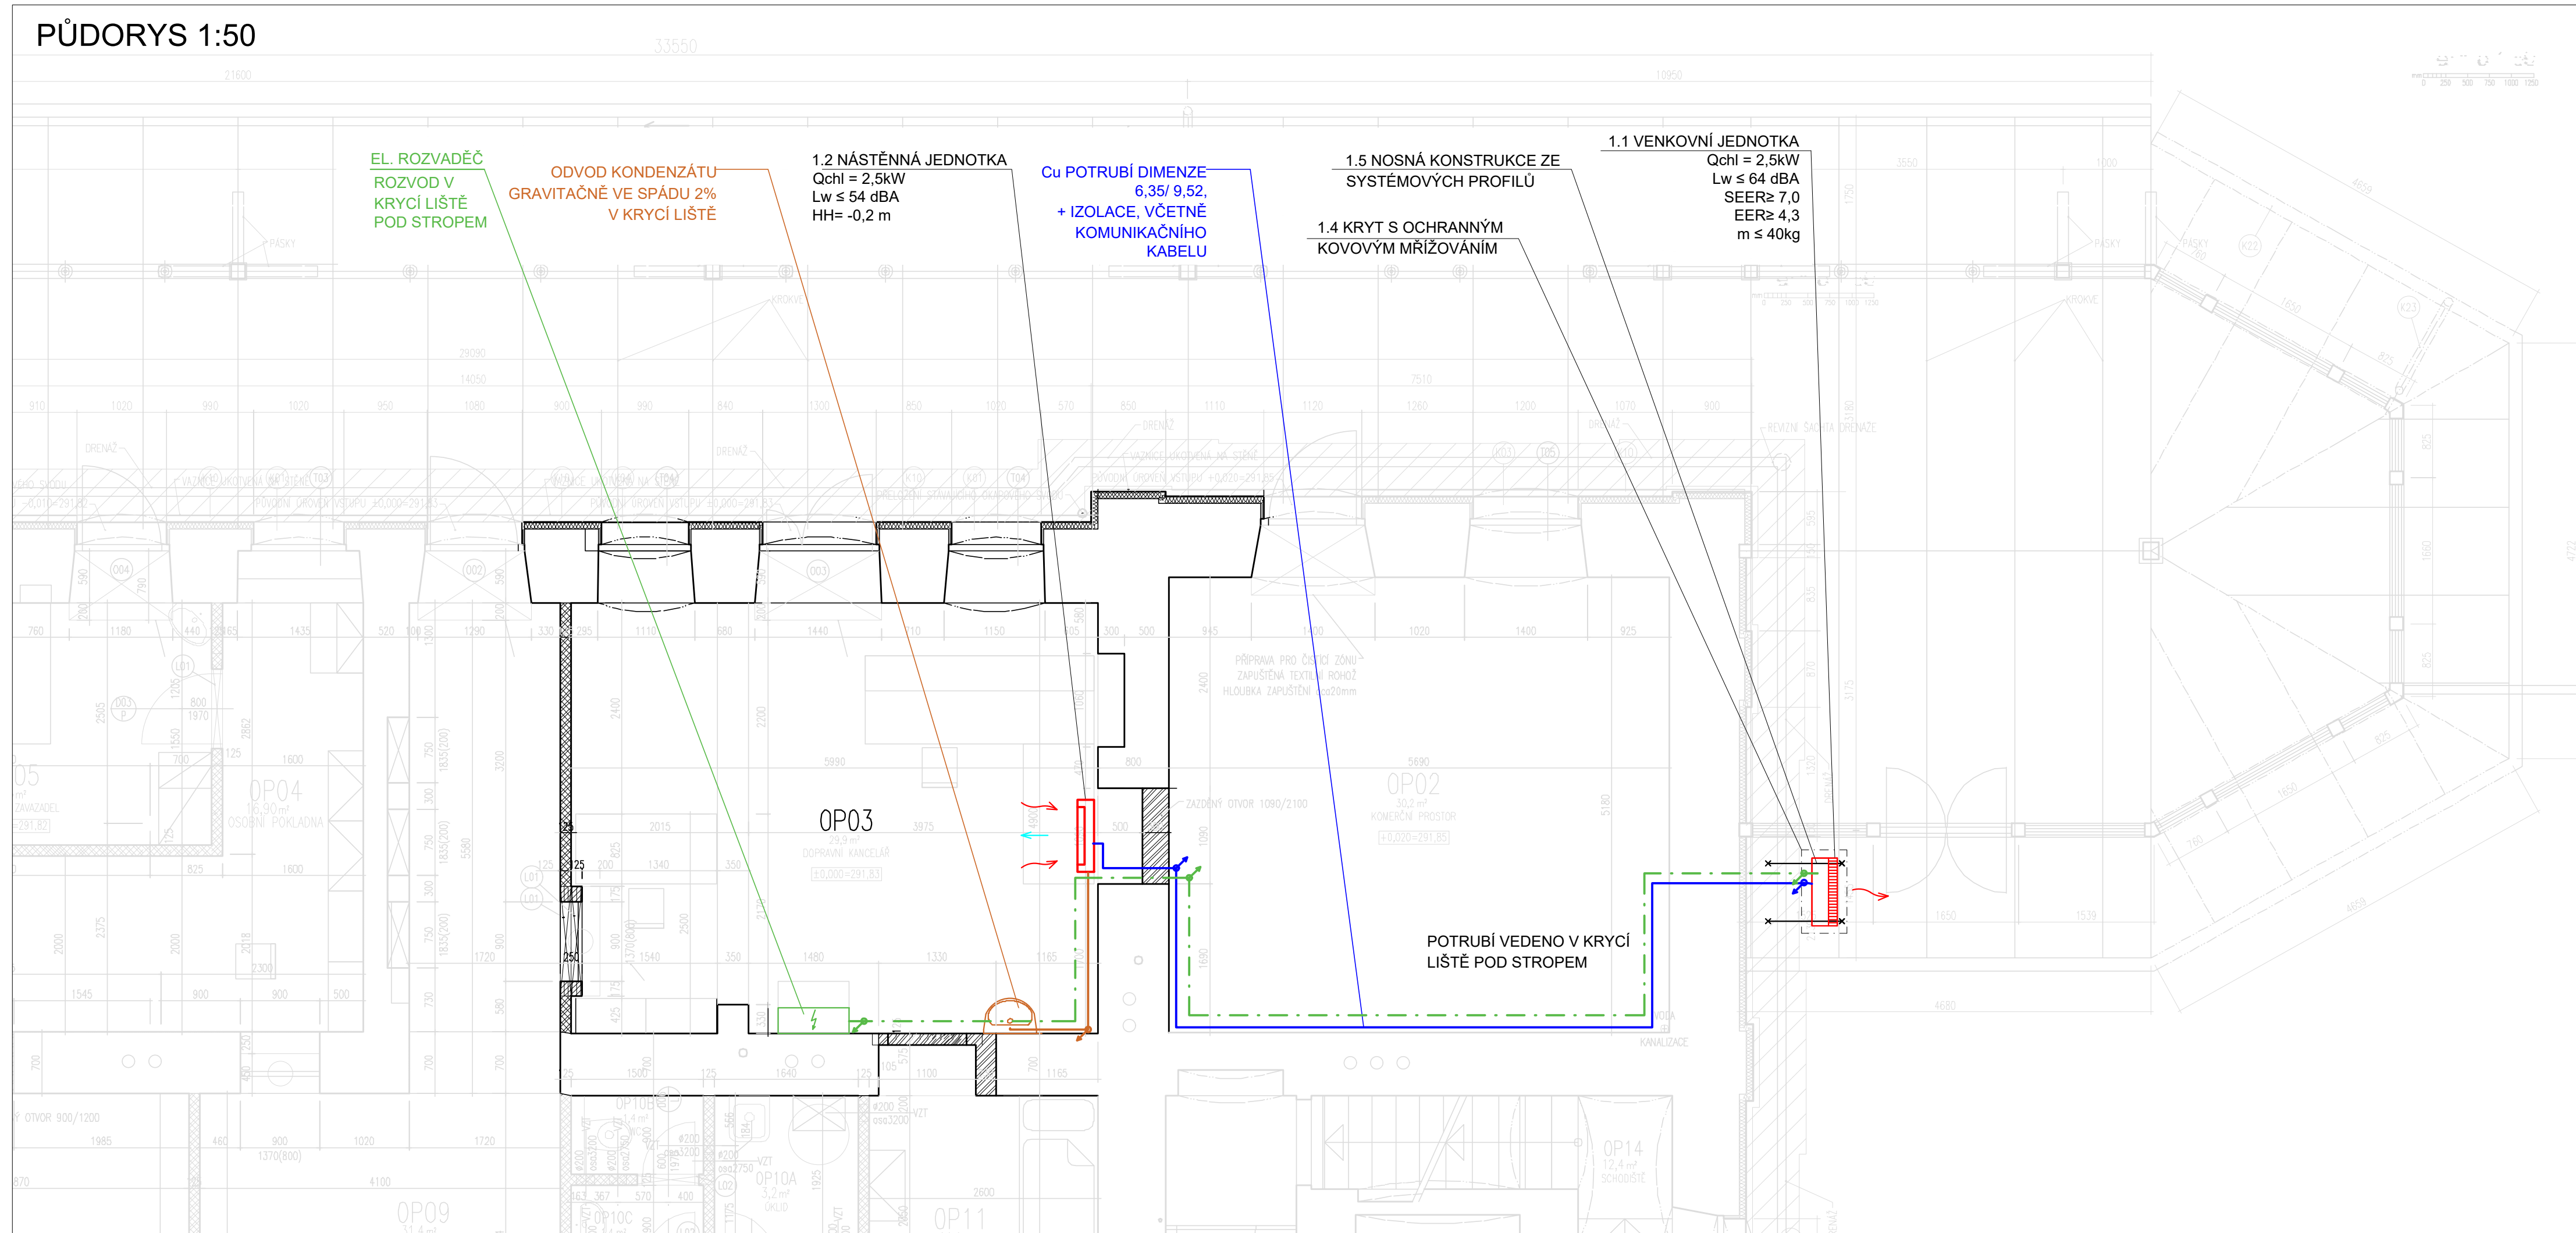

POZNÁMKY

-VENKOVNÍ JEDNOTKA O CHLADÍCÍM VÝKONU 2,5 kW, EN. TŘÍDĚ, A++, EER=4,3; SEER 7,0, PŘÍKON: 0,58kW / 230V / 16A

-VNITŘNÍ JEDNOTKA O CHLADÍCÍM VÝKONU 2,5kW

-NAD VNITŘNÍ JEDNOTKOU MUSÍ BÝT ZACHOVÁNA MINIMÁLNÍ VOLNÁ VZDÁLENOST 200 mm

-PŘIPOJOVACÍ DIMENZE POTRUBÍ CHLADIVA 6,35/9,52

-VENKOVNÍ JEDNOTKA BUDE UMÍSTĚNA NA STABILNÍ A ROVNÉ PLOŠE NA KONSTRUKCI.

-JEDNOTKA BUDE OPATŘENA OCHRANNÝM KOVOVÝM MŘÍŽOVÁNÍM, KTERÉ BUDE SLOUŽIT JAKO KRYT. TENTO KRYT ZAJISTÍ OCHRANU JEDNOTKY PŘED MECHANICKÝM POŠKOZENÍM.

-TRASY POTRUBÍ JSOU ZAKRESLENY SCHEMATICKY.

-VNITŘNÍ JEDNOTKA BUDE NAPOJENA NA ODVOD KONDENZÁTU, PŘES ZÁPACHOVOU UZÁVĚRKU, ODVOD KONDENZÁTU BUDE ODVEDEN GRAVITAČNĚ, VE SPÁDU.

-V KLIMATIZOVANÉ MÍSTNOSTI BUDE INFRAČERVENÝ OVLADAČ

LEGENDA



VENKOVNÍ JEDNOTKA





VNITŘNÍ JEDNOTKA

CHLADIVOVÉ POTRUBÍ- PŘÍVOD/ODVOD
+ IZOLACE, VČETNĚ KOMUNIKAČNÍHO KABELU

→ ODVOD KONDENZÁTU

— . — . — NAPÁJECÍ KABEL 230V / 16A

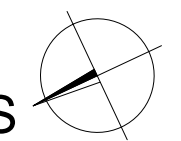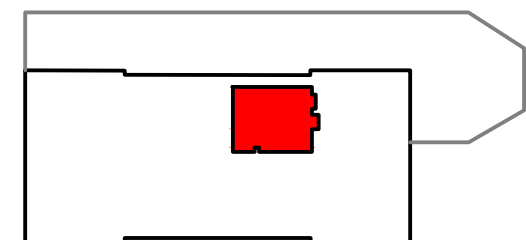

Profesní část:			CHLAZENÍ					
Zodpovědný projektant:			Vpracoval:			Schválil:		
Ing. Jaroslava Petříková			David Kočka			Ing. Jiří Krepindl		
Investor: Správa železnic, státní organizace, Dílážděná 1003/7, Praha 110 00						Měřítko: 1:50		
Místo stavby: č.p. 344, ul. Nádražní. Budova, je součástí pozemku st.p. 1693						Formát: 2 x A4		
ŽST ČESKÁ SKALICE OBJEKT 6						Stupeň projektu: DPS		
						Revize: -		
						Číslo zakázky: 25-0018-P		
PŮDORYS						Datum: 4/2025		
						Číslo výkresu SO.06.03		