


LIBEREC 2. NP

střecha nad 1.np

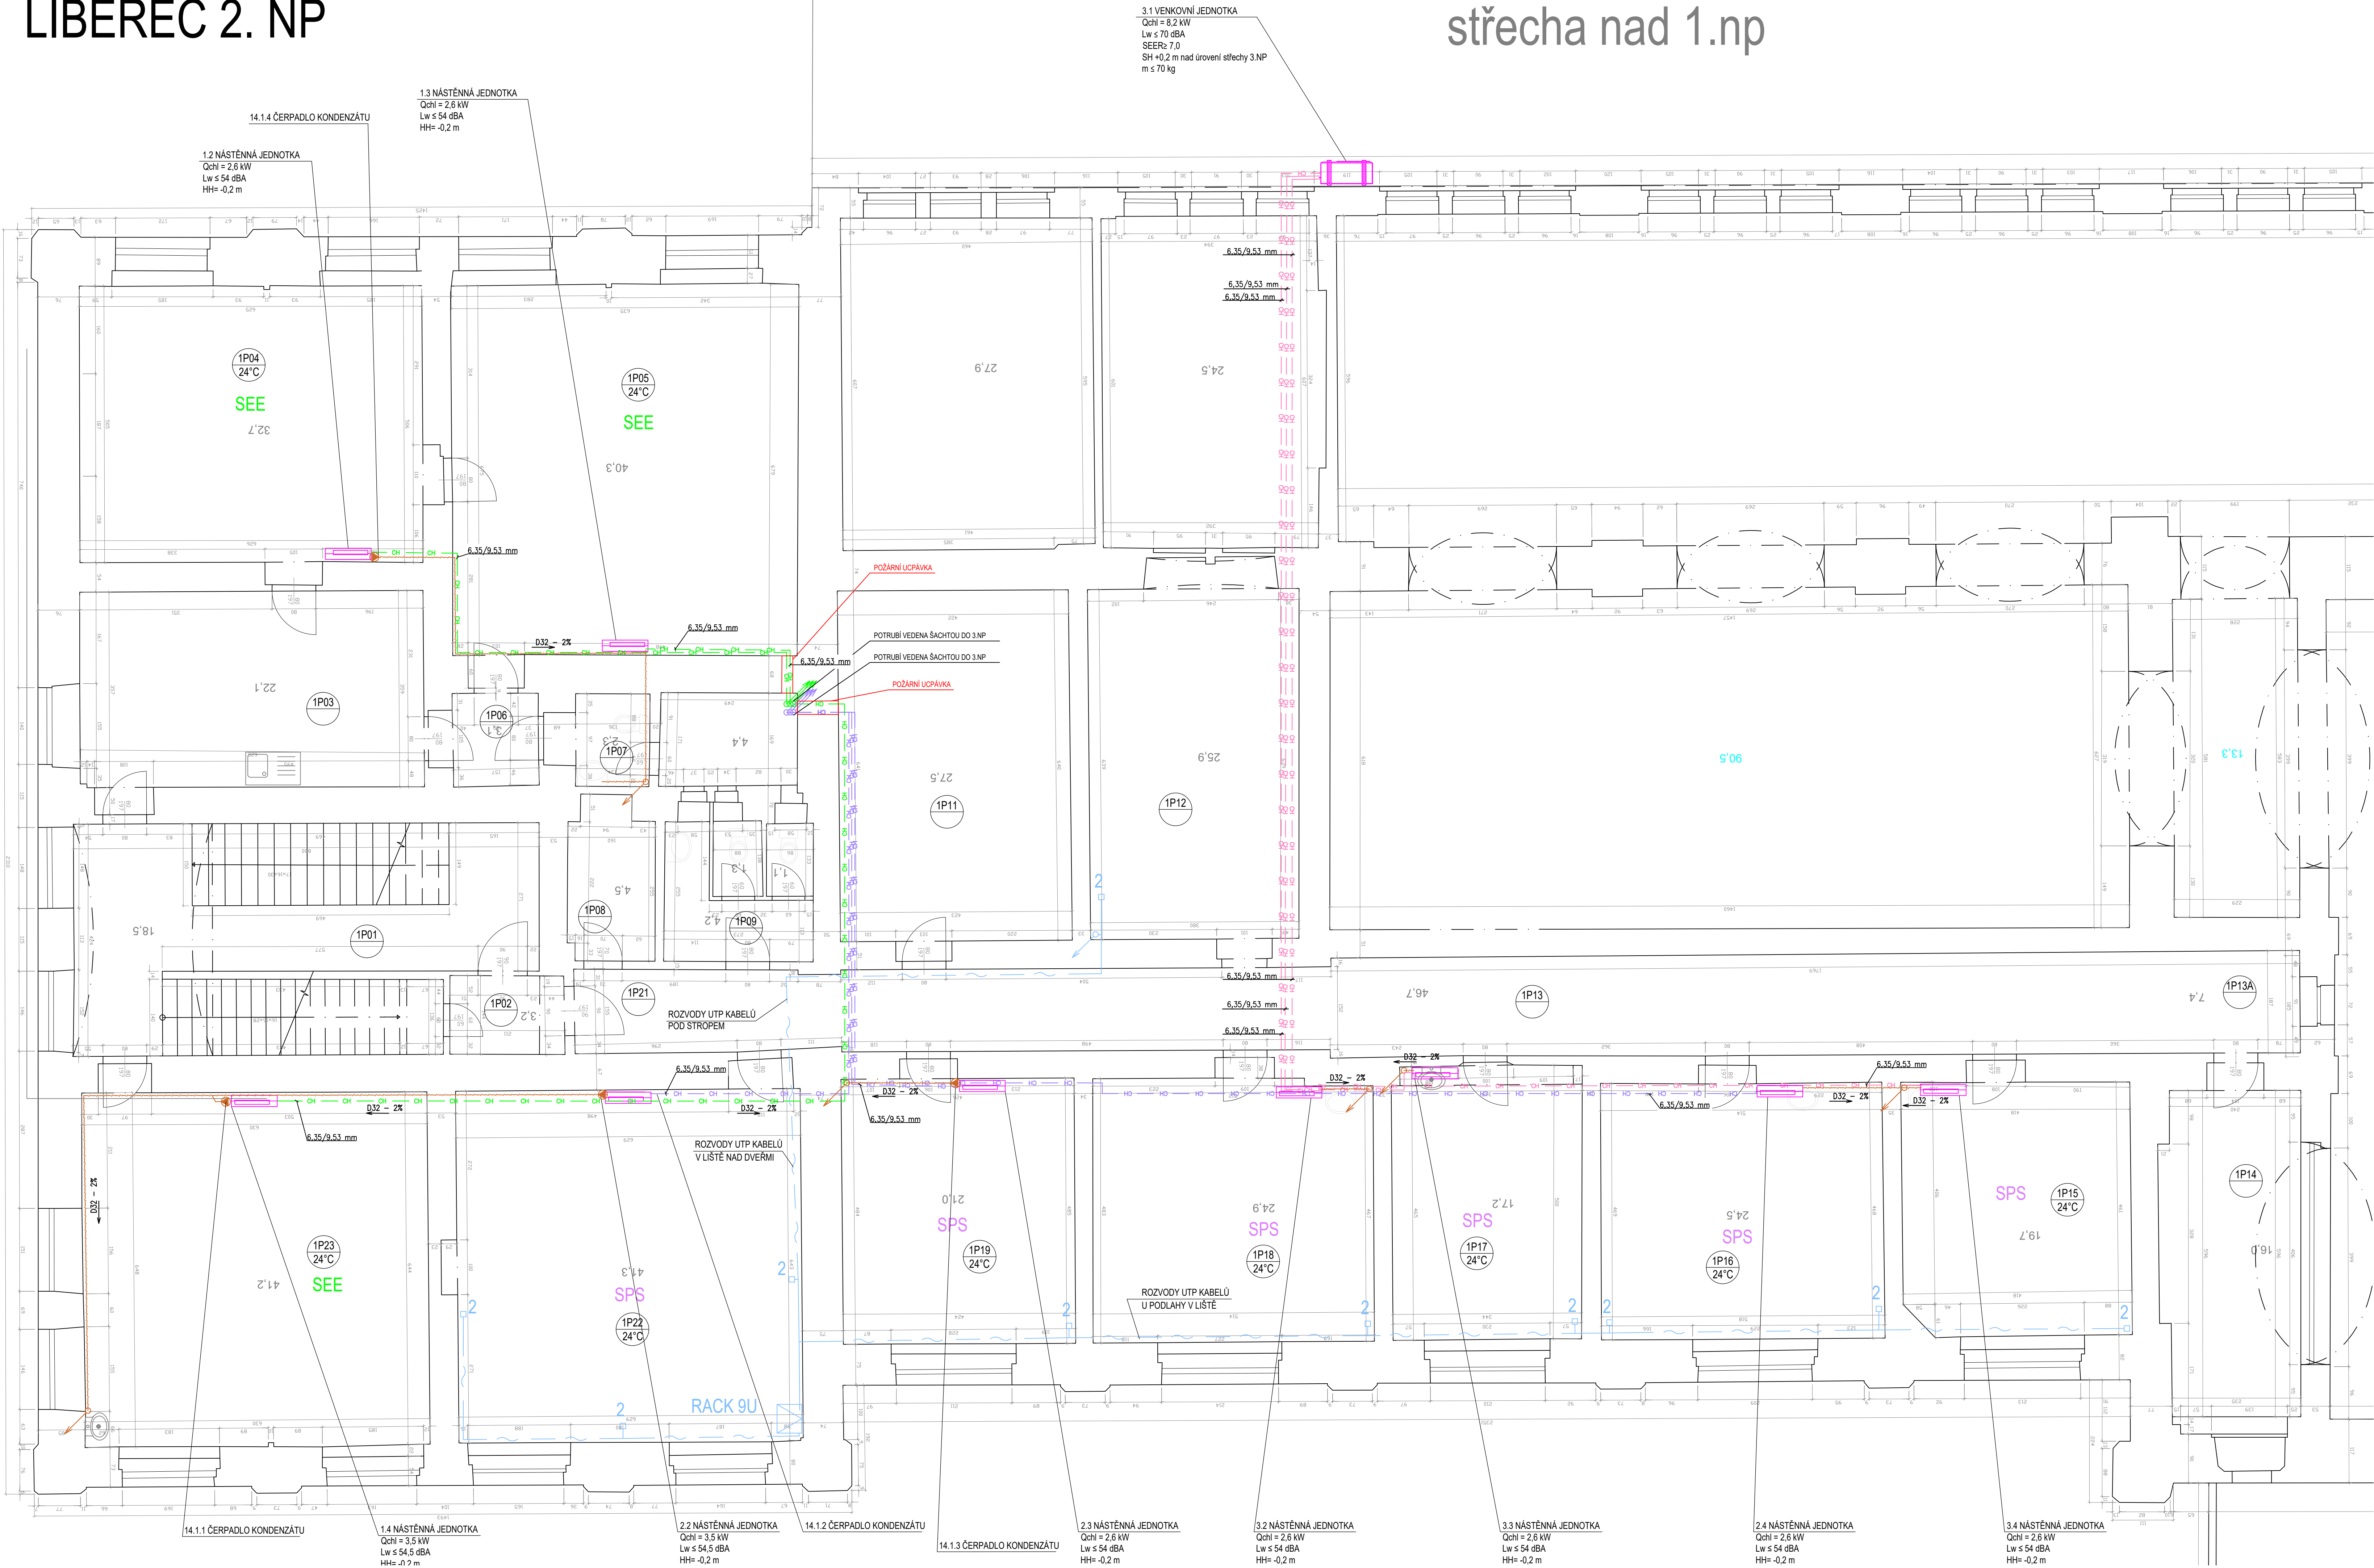

LEGENDA OZNAČENÍ:  
SSZT správa sdělovací a zabezpečovací techniky  
ST správa trať  
SMT správa mostů a tunelů  
SEE správa elektrotechniky a energetiky  
SPS správa pozemních staveb  
PO provozní obvod Liberec


LEGENDA ZNAČENÍ

- VENKOVNÍ CHLADÍČ JEDNOTKA
- VNITŘNÍ CHLADÍČ JEDNOTKA NÁSTĚNNÁ
- VNITŘNÍ CHLADÍČ JEDNOTKA KAZETOVÁ
- CHLADIVOVÉ POTRUBÍ KAPALNÉ A PLYNNÉ FÁZE  
VČ. IZOLACE A VČETNĚ KOMUNIKAČNÍHO KABELU
- ODVOD KONDENZÁTU
- ČERPADLO KONDENZÁTU
- ROZVADĚČ ELEKTRO
- ČÍSLO MÍSTNOSTI/ VNITŘNÍ TEPLOTA V LÉTĚ
- STOUPACÍ POTRUBÍ VEDENÉ NAHORU/DOLŮ / PRUBĚŽNÉ
- TRASA UTP KABELŮ
- DATOVÁ ZÁSUVKA

POZNÁMKA:

- U VNITŘNÍCH JEDNOTEK JE UVEDEN NOMINÁLNÍ CHLADÍČ VÝKON.
- POTRUBÍ CHLADIVA BUDE VEDENÉ TĚSNĚ PO STĚNÁCH V OCHRANNÝCH POHLEDYVÝCH PLASTOVÝCH ŽLABECH - LIŠTÁCH PŘÍPADNĚ. BUDE VEDENO V PODLEDECH, UCHYČENO KE STROPNÍ KONSTRUKCI.
- POTRUBÍ CHLADIVA VEDENÉ V CHŮC A VE SHROMAŽDOVACÍM PROSTORU BUDE PŘES KAUKČKOVOU IZOLACI DODATEČNĚ IZOLOVÁNO MINERÁLNÍ VLNOU TL. 20mm.
- POTRUBÍ CHLADIVA, VEDENÉ V EXTERIÉRU, BUDE VČ. ÚPRAVY DO VENKOVNÍHO PROSTŘEDÍ, BUDOU VEDENA V UZAVŘENÝCH OCELOPLECHOVÝCH ŽLABECH.
- VENKOVNÍ KONDENZAČNÍ JEDNOTKY JSOU UMÍSTĚNY NA BETONOVÉM ZÁKLADU NEBO OCELOVÉ KONSTRUKCI VÝŠKY MIN. 400 mm.
- PŘESNÉ UMÍSTĚNÍ POTRUBÍ A ZAŘÍZENÍ, JAK VÝŠKOVÉ TAK PŮDORYSNĚ, BUDE ODSOULHASENO PŘED VLASTNÍ MONTÁŽÍ S INVESTOREM NA STAVBĚ.
- VEŠKERÉ ELEMENTY A ZAŘÍZENÍ A JEJICH MONTÁŽ NA STAVBĚ MUSÍ ODPOVÍDAT PŘEDPISŮM PLATNÝM V ČR. ZEJMÉNA SE, JEDNA O POUŽITĚ ZAŘÍZENÍ, KOMPONENTY, TECHNOLOGICKÉ POSTUPY VE VZTAHU NA VLASTNÍ PRACOVNÍ ČINNOSTI INVESTORA.
- VNITŘNÍ JEDNOTKY BUDOU NÁPOJENY NA ODVOD KONDENZÁTU DO KANALIZACE PŘEDNOSTNĚ GRAVITAČNĚ V DOSTATEČNÉM SPÁDU.
- PRO VNITŘNÍ JEDNOTKY BEZ MOŽNOSTI GRAVITAČNÍHO ODVODU KONDENZÁTU BUDOU DOPLNĚNÝ ČERPADLA KONDENZÁTU.
- KAZETOVÉ VNITŘNÍ JEDNOTKY BUDOU VYBAVENY ČERPADLY KONDENZÁTU Z VÝROBY.
- NA HRANICI POŽÁRNÍCH ÚSEKŮ BUDE PROVEDENO DOTĚSNĚNÍ PROSTUPU POŽÁRNÍ ÚPÁVKOU.

SITUACE OBJEKTU - ÚROVEŇ 1.NP

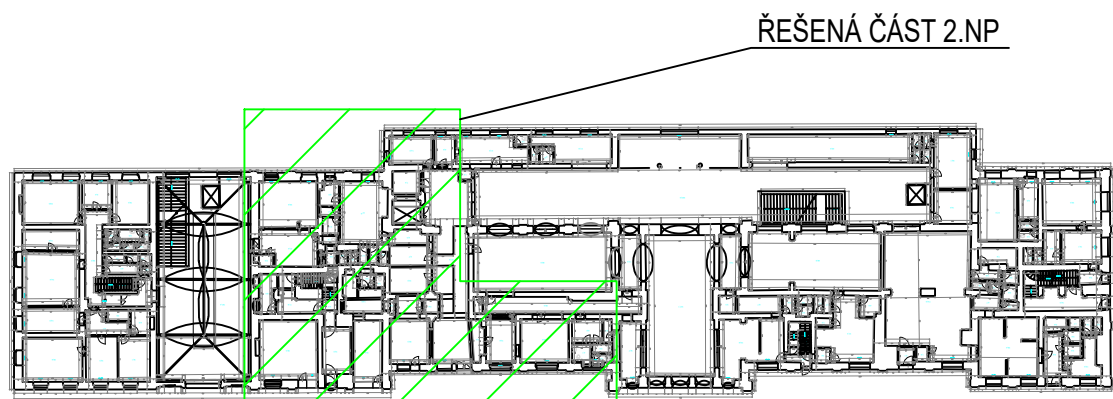

|                                                                              |                          |             |             |                                                                                                                                                                                                                                                                                |
|------------------------------------------------------------------------------|--------------------------|-------------|-------------|--------------------------------------------------------------------------------------------------------------------------------------------------------------------------------------------------------------------------------------------------------------------------------|
| Profesní část:                                                               |                          | CHLAZENÍ    |             | <div> <b>in TECHNOLOGY</b></div> <div>INT CZ s.r.o.   Bělohřezská 188, 503 48<br/>Liberec   IČO: 250 490 000   e-mail: info@inttechnology.cz<br/>tel: 288 13 618   fax: 228 81 9618</div> |
| Zodpovědný projektant:                                                       | Ing. JAROSLAVA PETŘÍKOVÁ | Výpracoval: | DAVID KOCKA |                                                                                                                                                                                                                                                                                |
| Schválil:                                                                    | Ing. JIŘÍ KREPINDL       |             |             |                                                                                                                                                                                                                                                                                |
| Investor: Správa železnic, státní organizace, Dílážední 1003/7, Praha 110 00 |                          |             |             |                                                                                                                                                                                                                                                                                |
| Místo stavby: Liberec, č.p.155, ul. Nákladní                                 |                          |             |             |                                                                                                                                                                                                                                                                                |
| <b>LIBEREC - Výpravní budova</b>                                             |                          |             |             | Měřítko: 1:50<br>Formát: 18x A4<br>Stupeň projektu: PDS<br>Revize: -<br>Číslo zakázky: 25-0018-P<br>Datum: 05/2025<br>Číslo výkresu:                                                                                                                                           |
| Objekt 7.                                                                    |                          |             |             |                                                                                                                                                                                                                                                                                |
| <b>PŮDORYS 2.NP</b>                                                          |                          |             |             |                                                                                                                                                                                                                                                                                |
|                                                                              |                          |             |             |                                                                                                                                                                                                                                                                                |
|                                                                              |                          |             |             | <b>SO.07.03</b>                                                                                                                                                                                                                                                                |