


LIBEREC 4. NP

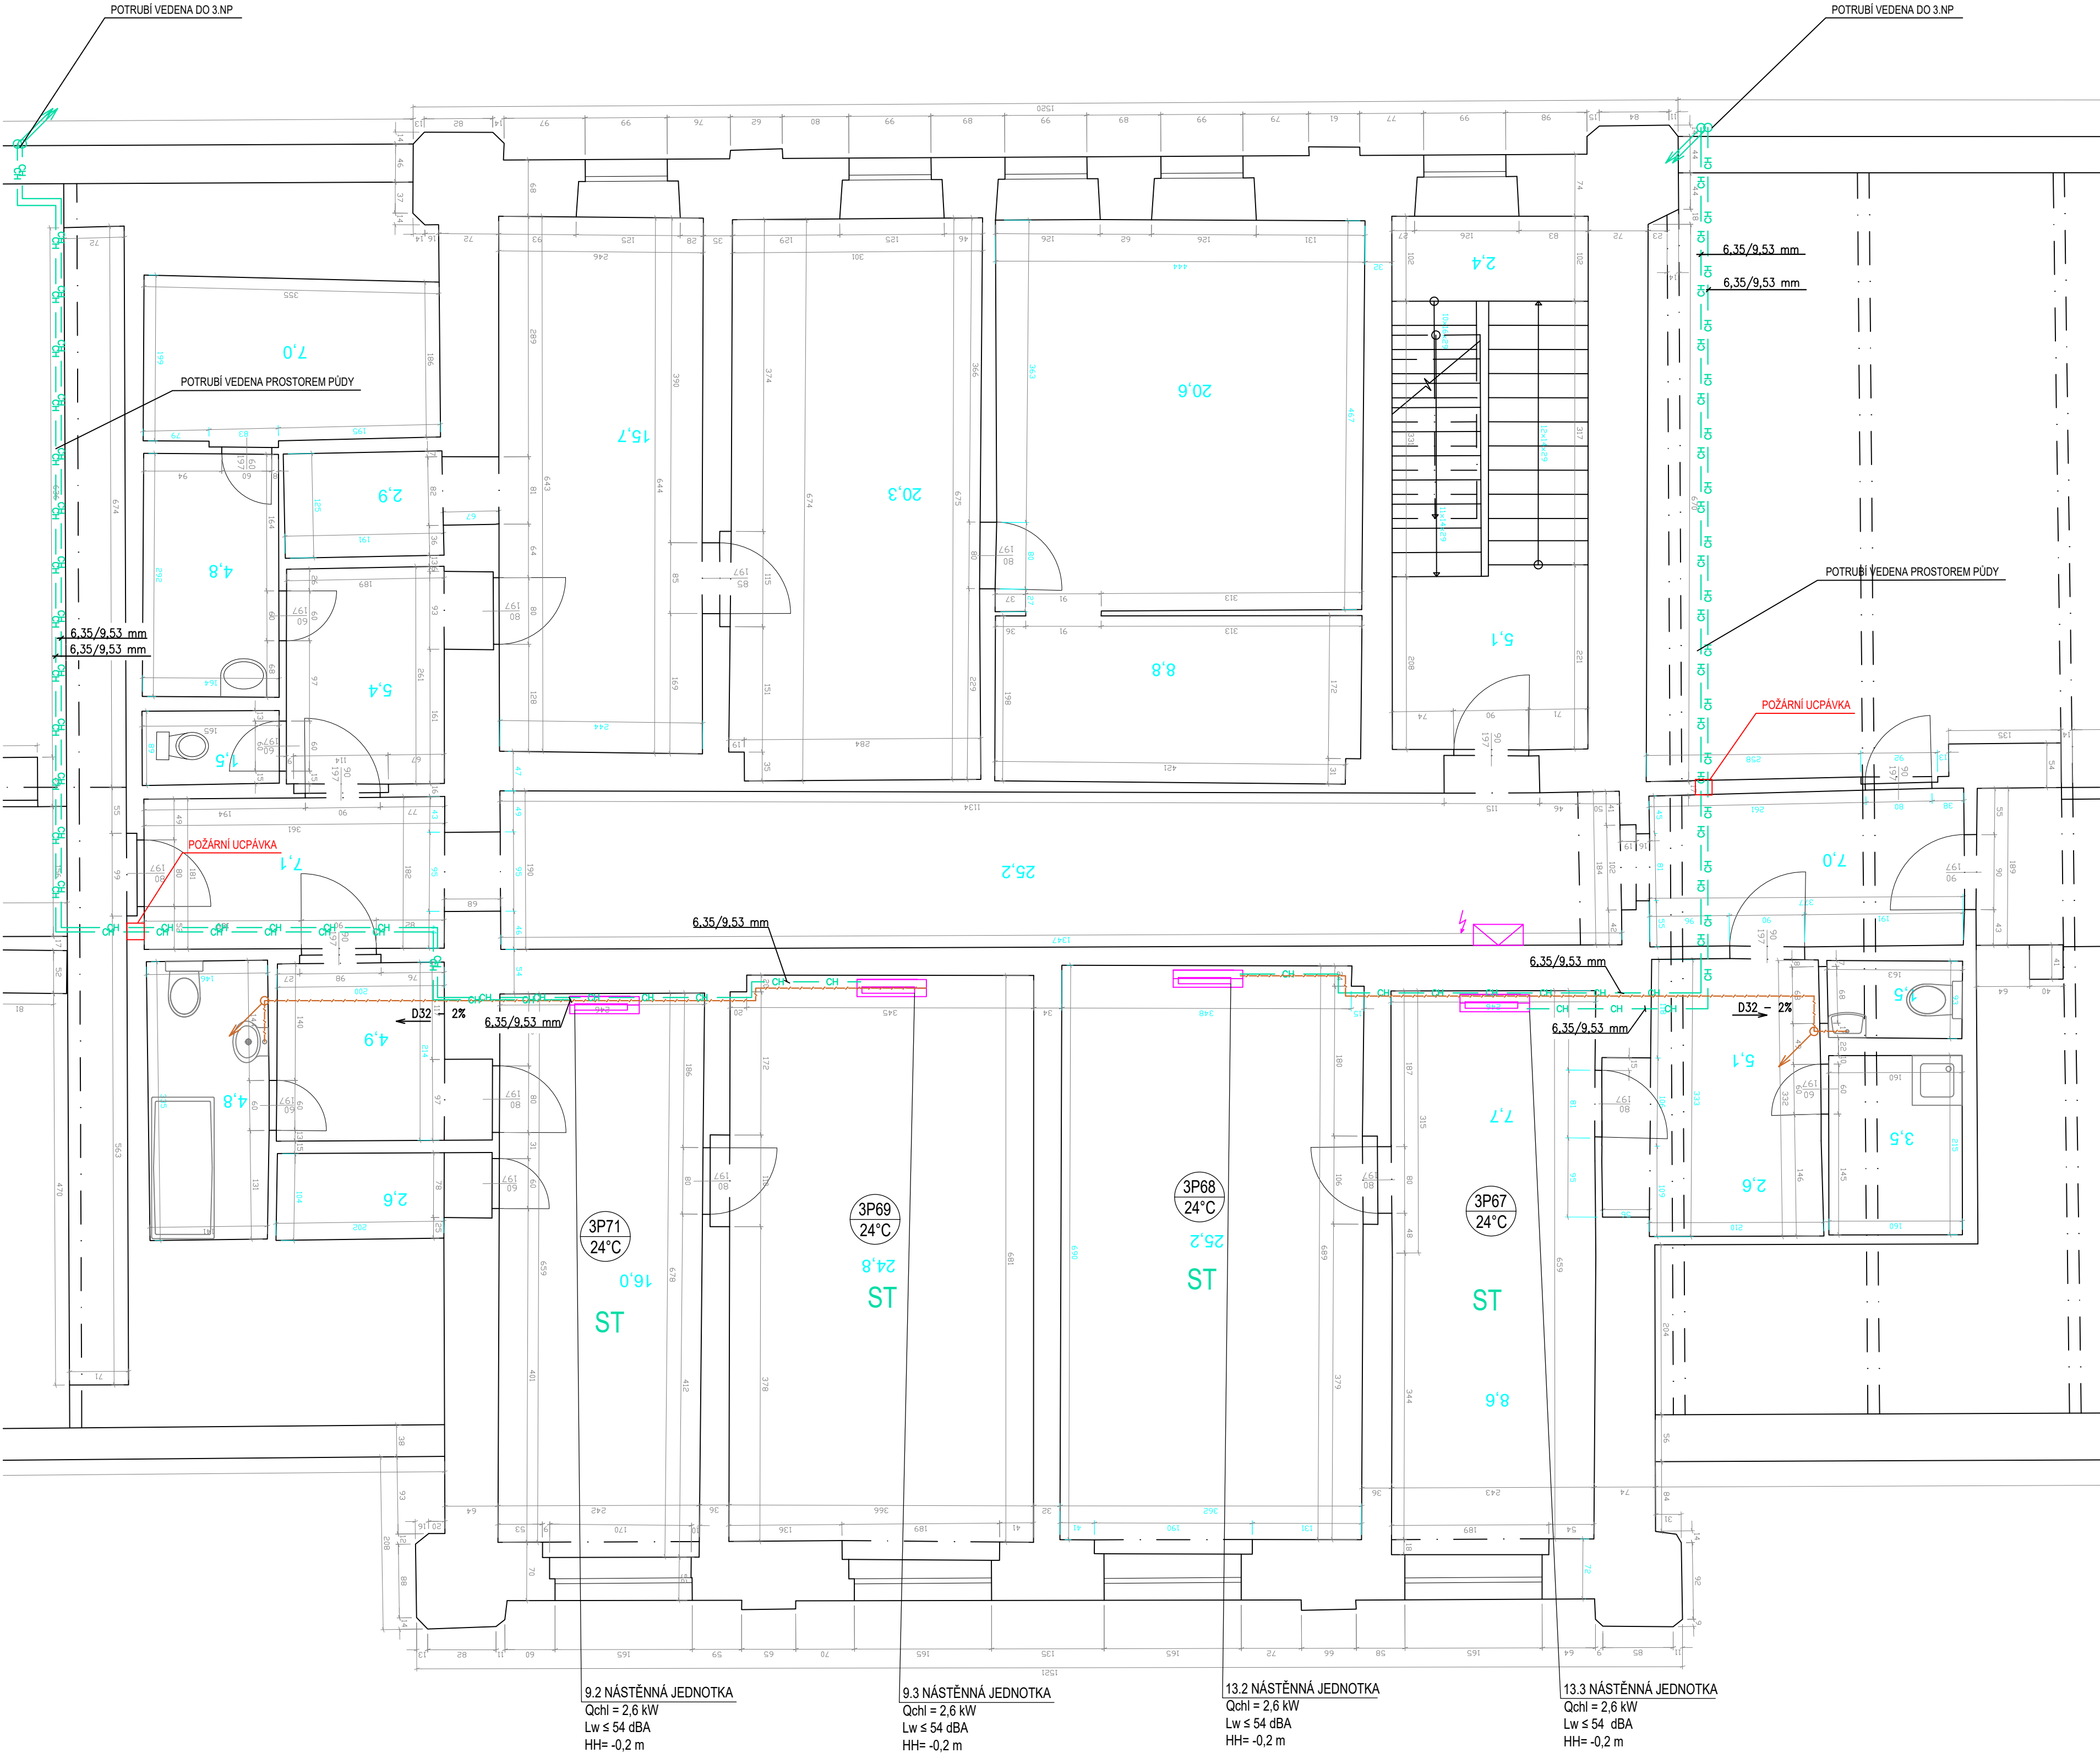

LEGENDA ZNAČENÍ

- VENKOVNÍ CHLADÍČ JEDNOTKA
- VNITŘNÍ CHLADÍČ JEDNOTKA NÁSTĚNNÁ
- VNITŘNÍ CHLADÍČ JEDNOTKA KAZETOVÁ
- CHLADIVOVÉ POTRUBÍ KAPALNÉ A PLYNNÉ FÁZE VČ. IZOLACE A VČETNÉ KOMUNIKAČNÍHO KABELU
- ODVOD KONDENZÁTU
- ČERPADLO KONDENZÁTU
- ROZVADĚČ ELEKTRO
- ČÍSLO MÍSTNOSTI/ VNITŘNÍ TEPLOTA V LÉTĚ
- STOUPACÍ POTRUBÍ VEDENÉ NAHORU/DOLŮ / PRŮBĚŽNÉ
- TRASA UTP KABELŮ
- DATOVÁ ZÁSUVKA

IZNÁMKA:
U VNITŘNÍCH JEDNOTEK JE UVEDEN NOMINÁLNÍ CHLADÍČ VÝKON.
POTRUBÍ CHLADIVA BUDE VEDENÉ TĚSNĚ PO STĚNÁCH V OCHRANNÝCH POHLEDOVÝCH PLASTOVÝCH ŽLABECH - LIŠTÁCH, PŘÍPADNĚ JBUDE VEDENO V PODHLEDECH, UCHYCENO KE STROPNÍ KONSTRUKCI
POTRUBÍ CHLADIVA VEDENÉ V CHŮC A VE SHROMAŽDOVACÍM PROSTORU BUDE PŘES KAUKČUKOVOU IZOLACI
DODATEČNĚ IZOLOVÁNO MINERÁLNÍ VLNOU TL. 20mm.
POTRUBÍ CHLADIVA, VEDENÉ V EXTERIÉRU, BUDE VČ. ÚPRAVY DO VENKOVNÍHO PROSTŘEDÍ, BUDOU VEDENA V UZAVŘENÝCH OCELOPLECHOVÝCH ŽLABECH.
VENKOVNÍ KONDENZAČNÍ JEDNOTKY JSOU UMÍSTĚNY NA BETONOVÉM ZÁKLADU NEBO OCELOVÉ KONSTRUKCI VÝŠKY MIN. 400 mm .
PŘESNÉ UMÍSTĚNÍ POTRUBÍ A ZAŘÍZENÍ, JAK VÝŠKOVĚ TAK PŮDORYSNĚ, BUDE ODSOUHLASENO PŘED VLASTNÍ MONTÁŽÍ S INVESTOREM NA STAVBĚ.
VEŠKERÉ ELEMENTY A ZAŘÍZENÍ A JEJICH MONTÁŽ NA STAVBĚ MUŠÍ ODPOVÍDAT PŘEDPISŮM PLATNÝM V ČR. ZEJMÉNA SE JEDNÁ O POUŽITÉ ZAŘÍZENÍ, KOMPONENTY, TECHNOLOGICKÉ POSTUPY VE VZTAHU NA VLASTNÍ PRACOVNÍ ČINNOST INVESTORA
VNITŘNÍ JEDNOTKY BUDOU NAPOJENY NA ODVOD KONDENZÁTU DO KANALIZACE PŘEDNOTSNĚ GRAVITAČNĚ V DOSTATEČNĚM SPÁDU
PRO VNITŘNÍ JEDNOTKY BEZ MOŽNOSTI GRAVITAČNÍHO ODVODU KONDENZÁTU BUDOU DOPLNĚNY ČERPADLA KONDENZÁTU
KAZETOVÉ VNITŘNÍ JEDNOTKY BUDOU VYBAVENY ČERPADLY KONDENZÁTU Z VÝROBY
NA HRANICI POŽÁRNÍCH ÚSEKŮ BUDE PROVEDENO DOTĚSNĚNÍ PROSTUPU POŽÁRNÍ UCPÁVKOU

LEGENDA OZNAČENÍ:


- SSZT správa sdělovací a zabezpečovací techniky
- ST správa tratí
- SMT správa mostů a tunelů
- SEE správa elektrotechniky a energetiky
- SPS správa pozemních staveb
- PO provozní obvod Liberec

LEGENDA MÍSTNOSTÍ

Č.M.	M²	ÚČEL
3P01	23,17	SCHODIŠTĚ
3P02	10,32	CHODBA
3P03	24,8	POKOJ
3P04	34,37	POKOJ
3P05	16,8	KUCHYŇ
3P06	19,0	POKOJ
3P07	8,1	PŘEDSÍŇ
3P08	5,4	KOUPELNA
3P09	2,0	OSTATNÍ
3P11	1,85	WC
3P12	2,92	SCHODIŠTĚ
3P13	40,32	PŮDA
3P14	40,96	PŮDA
3P15	40,32	PŮDA
3P16	47,5	CHODBA
3P17	1,3	WC
3P18	4,6	KOUPELNA
3P19	5,25	OSTATNÍ
3P21	2,34	OSTATNÍ
3P22	4,9	PŘEDSÍŇ
3P23	15,5	KUCHYŇ
3P24	20,1	POKOJ
3P25	29,5	POKOJ
3P26	13,8	SCHODIŠTĚ
3P27	28,8	CHODBA
3P28	24,7	PŮDA
3P29	28,8	PŮDA
3P31	28,8	PŮDA
3P32	34,83	PŮDA
3P33	24,95	PŮDA
3P34	7,68	SKLAD
3P35	3,84	SCHODIŠTĚ
3P36	4,5	KOUPELNA
3P37	1,0	OSTATNÍ
3P38	4,86	CHODBA
3P39	30,44	POKOJ
3P41	6,64	PŘEDSÍŇ
3P42	16,6	POKOJ
3P43	16,6	POKOJ
3P44	24,8	KUCHYŇ
3P45	23,79	SCHODIŠTĚ
3P46	21,4	POKOJ
3P47	13,86	POKOJ
3P48	13,9	PŘEDSÍŇ
3P49	13,7	POKOJ
3P51	1,1	WC
3P52	1,2	OSTATNÍ
3P53	16,9	KUCHYŇ
3P54	2,7	KOUPELNA

Č.M.	M²	ÚČEL
3P55	10,92	CHODBA
3P56	23,9	PŮDA
3P57	22,5	PŮDA
3P58	22,5	PŮDA
3P59	35,0	CHODBA
3P61	22,5	PŮDA
3P62	7,71	CHODBA
3P63	3,33	PŘEDSÍŇ
3P64	3,3	KUCHYŇKA
3P65	1,27	WC
3P67	15,9	KANCELÁŘ
3P68	24,94	KANCELÁŘ
3P69	24,71	KANCELÁŘ
3P71	16,38	KANCELÁŘ
3P72	4,87	PŘEDSÍŇ
3P73	2,43	SKLAD
3P74	4,82	SKLAD
3P76	31,5	PŮDA
3P77	32,0	PŮDA
3P78	31,5	PŮDA
3P79	7,2	CHODBA
3P81	5,2	KOUPELNA
3P82	23,45	POKOJ
3P83	15,34	KUCHYŇ
3P84	5,27	PŘEDSÍŇ
3P85	23,8	POKOJ
3P86	19,72	POKOJ
3P87	3,54	OSTATNÍ

SITUACE OBJEKTU - ÚROVEŇ 1.NP

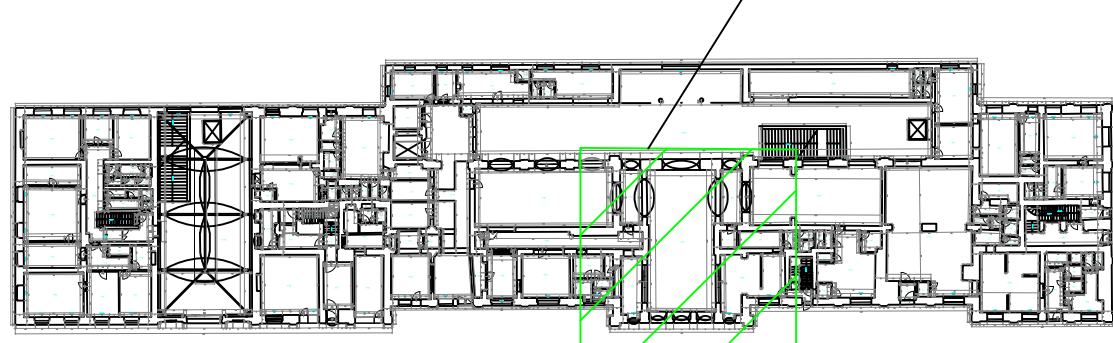

Profesní část: Zodpovědný projektant: Ing. JAROSLAVA PETŘÍKOVÁ			CHLAZENÍ Vyracoval: DAVID KOČKA		Schválil: Ing. JIŘÍ KŘEPINDL	 INT CZ s.r.o. Běleč nad Orlicí 188, 503 46 telefon: +420 725 491 030 e-mail: info@inttechnology.cz IČ: 288 13 618 DIČ: CZ28813618
Investor: Správa železnic, státní organizace, Dílžďená 1003/7, Praha 110 00			Měřítko: 1:50		Formát: 18x A4	
Místo stavby: Liberec, č.p.155, ul. Nákladní			Stupeň projektu: DPS		Revize: -	
LIBEREC - Výpravní budova Objekt 7.			Číslo zakázky: 25-0018-P		Datum: 05/2025	Číslo výkresu: SO.7.05
PŮDORYS 4.NP						