


- Veškeré kabelové vedení bude v provedení CYKY.
- Kabelové rozvody elektroinstalace budou vedeny v kabelových lištách na stěně.
- Z nového rozvaděče RV3 bude napájena opravená elektroinstalace v místnostech viz PD.
- Stávající svítidla budou vyměněna za nová, kruhová přisazená svítidla.
- Do prvního svítidla za dveří na schodišti do 1PP bude přiveden přírodní kabel CYKY-J 3x1,5. Svítidla v 1PP a kabeláž již po opravných pracích.
- Kabel CYKY-J 4x16 po stávající rozvaděč RV100 bude veden v elektroinstalacní liště spolu s kabely elektroinstalace.
- Do stávajících rozvodů ČDT, SŽT a SSZT nebude bez předchozí domluvy zasahováno!

RV3	- nový rozvaděč RV3, z kterého bude napájena elektroinstalace
RE100+RV100	- stávající rozvaděč, elektroměrový rozv. RE100 bude demontován, měnění rozvaděče RV100 nově v RV3
Z	- zásuvka 230 V, 16 A, jednonásobná, umístění pod vypínačem osvětlení
S	- vypínač faz. č. 1, 230 V, 10 A, ovládní svítidel v místnosti S
⊗	- přisazené kruhové svítidlo LED, min 40 W, 4000 K, výměna stávajícího svítidla

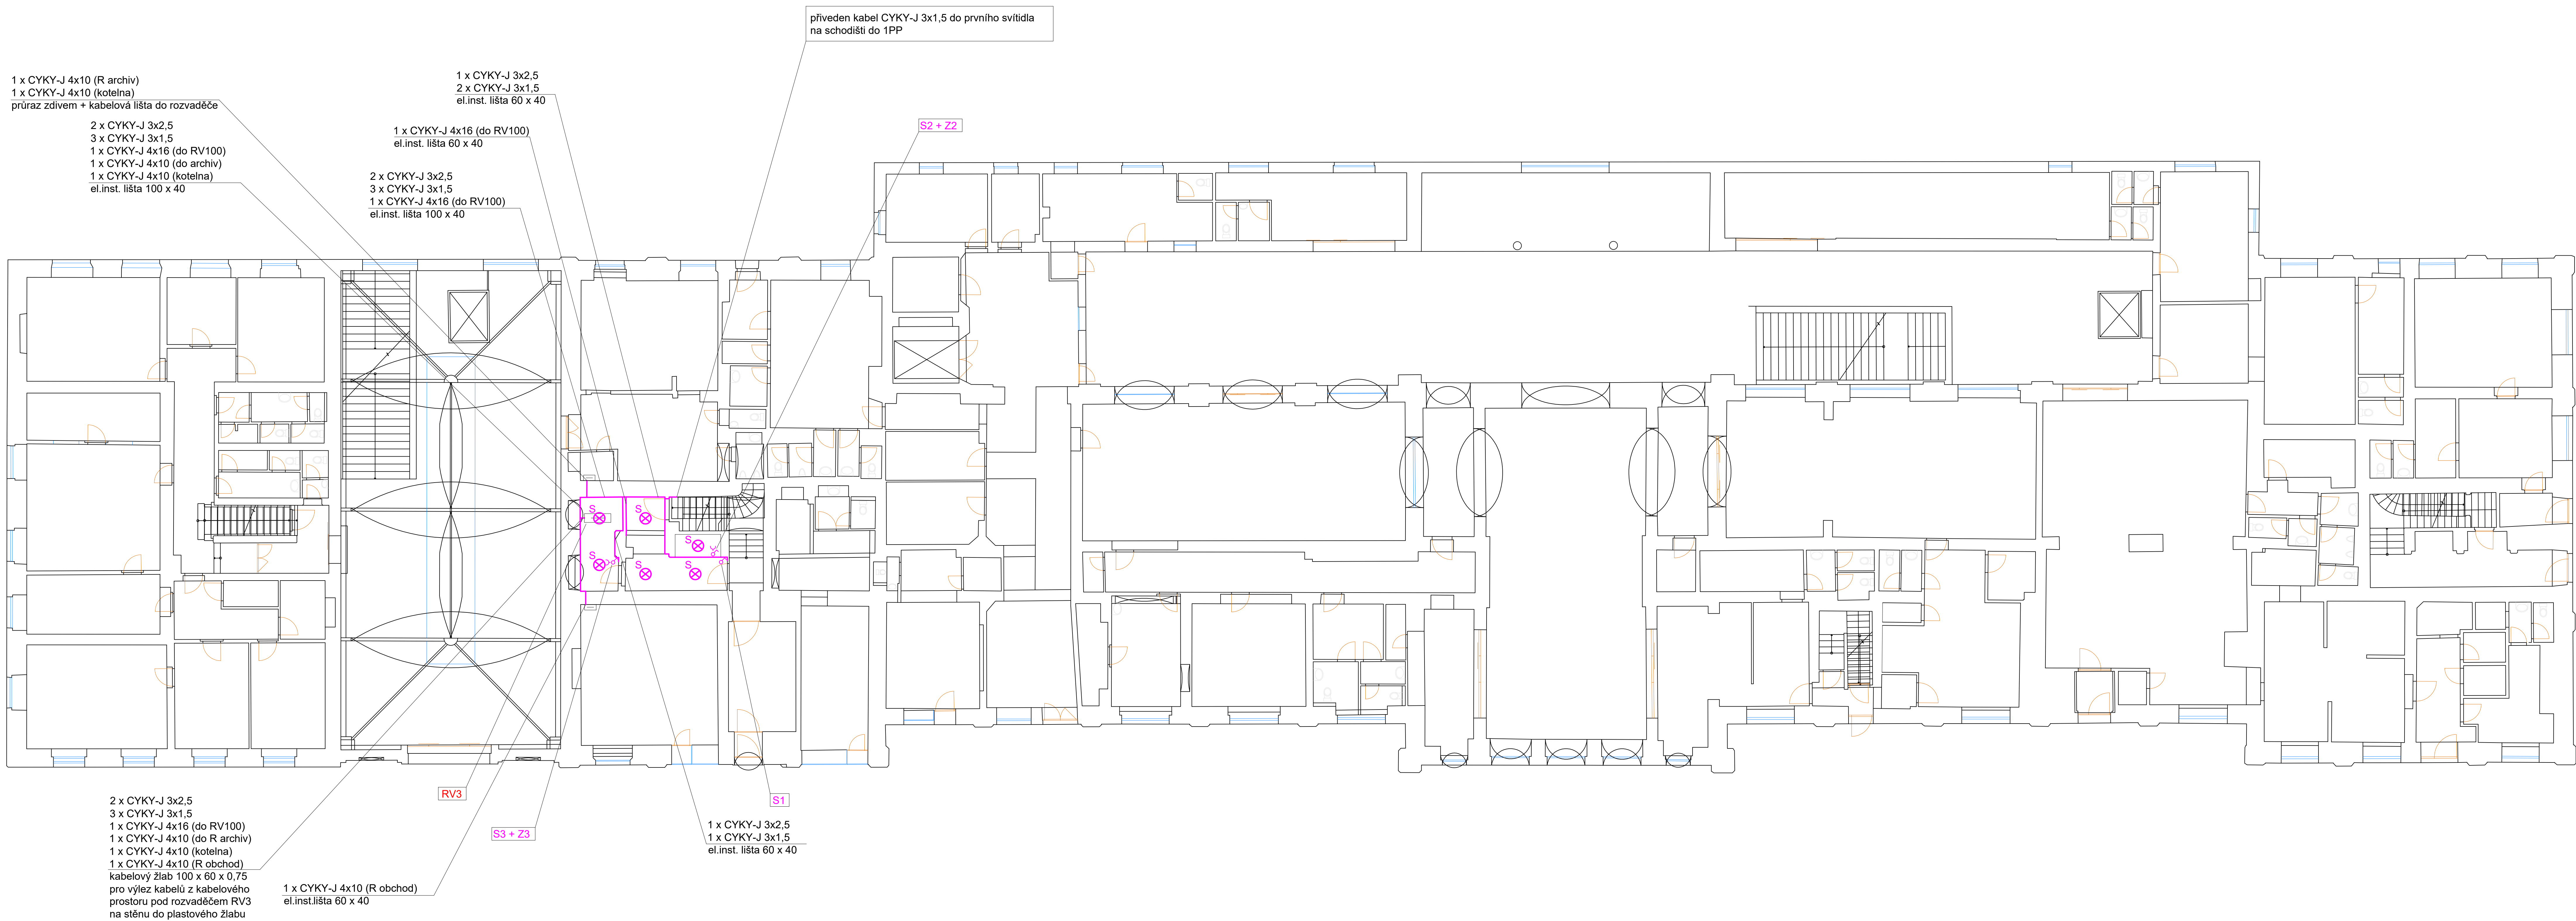

Prostředí: SILNOPROUDA ELEKTROTECHNIKA			
Zodpovědný projektant: Bc. Martin Sršň	Typ projektu: Bc. Martin Sršň	Schválil: Bc. Martin Sršň	
Investor: Správa železnic, státní organizace, Džáržádná 100/37, Praha 11 00		 NET CZ a.s. Bělehradská 158, 503 46 Praha +420 223 623 623 email: info@intechology.cz IČ: 268 15 91 02 DIČ: CZ26815916	
Místo stavby: LIBEREC - Výpravní budova Objekt 7.		Měřítko: 1:100 Formát: 14 x A4 Štupel projekt: POSP Řešitel: Datum zadání: 25-0018-P Datum: 06/2025 Dátum výkresu:	
2.104 PŮDORYS 1NP - ELEKTROINSTALACE		SO.07.00	