


PŮDORYS 1:50


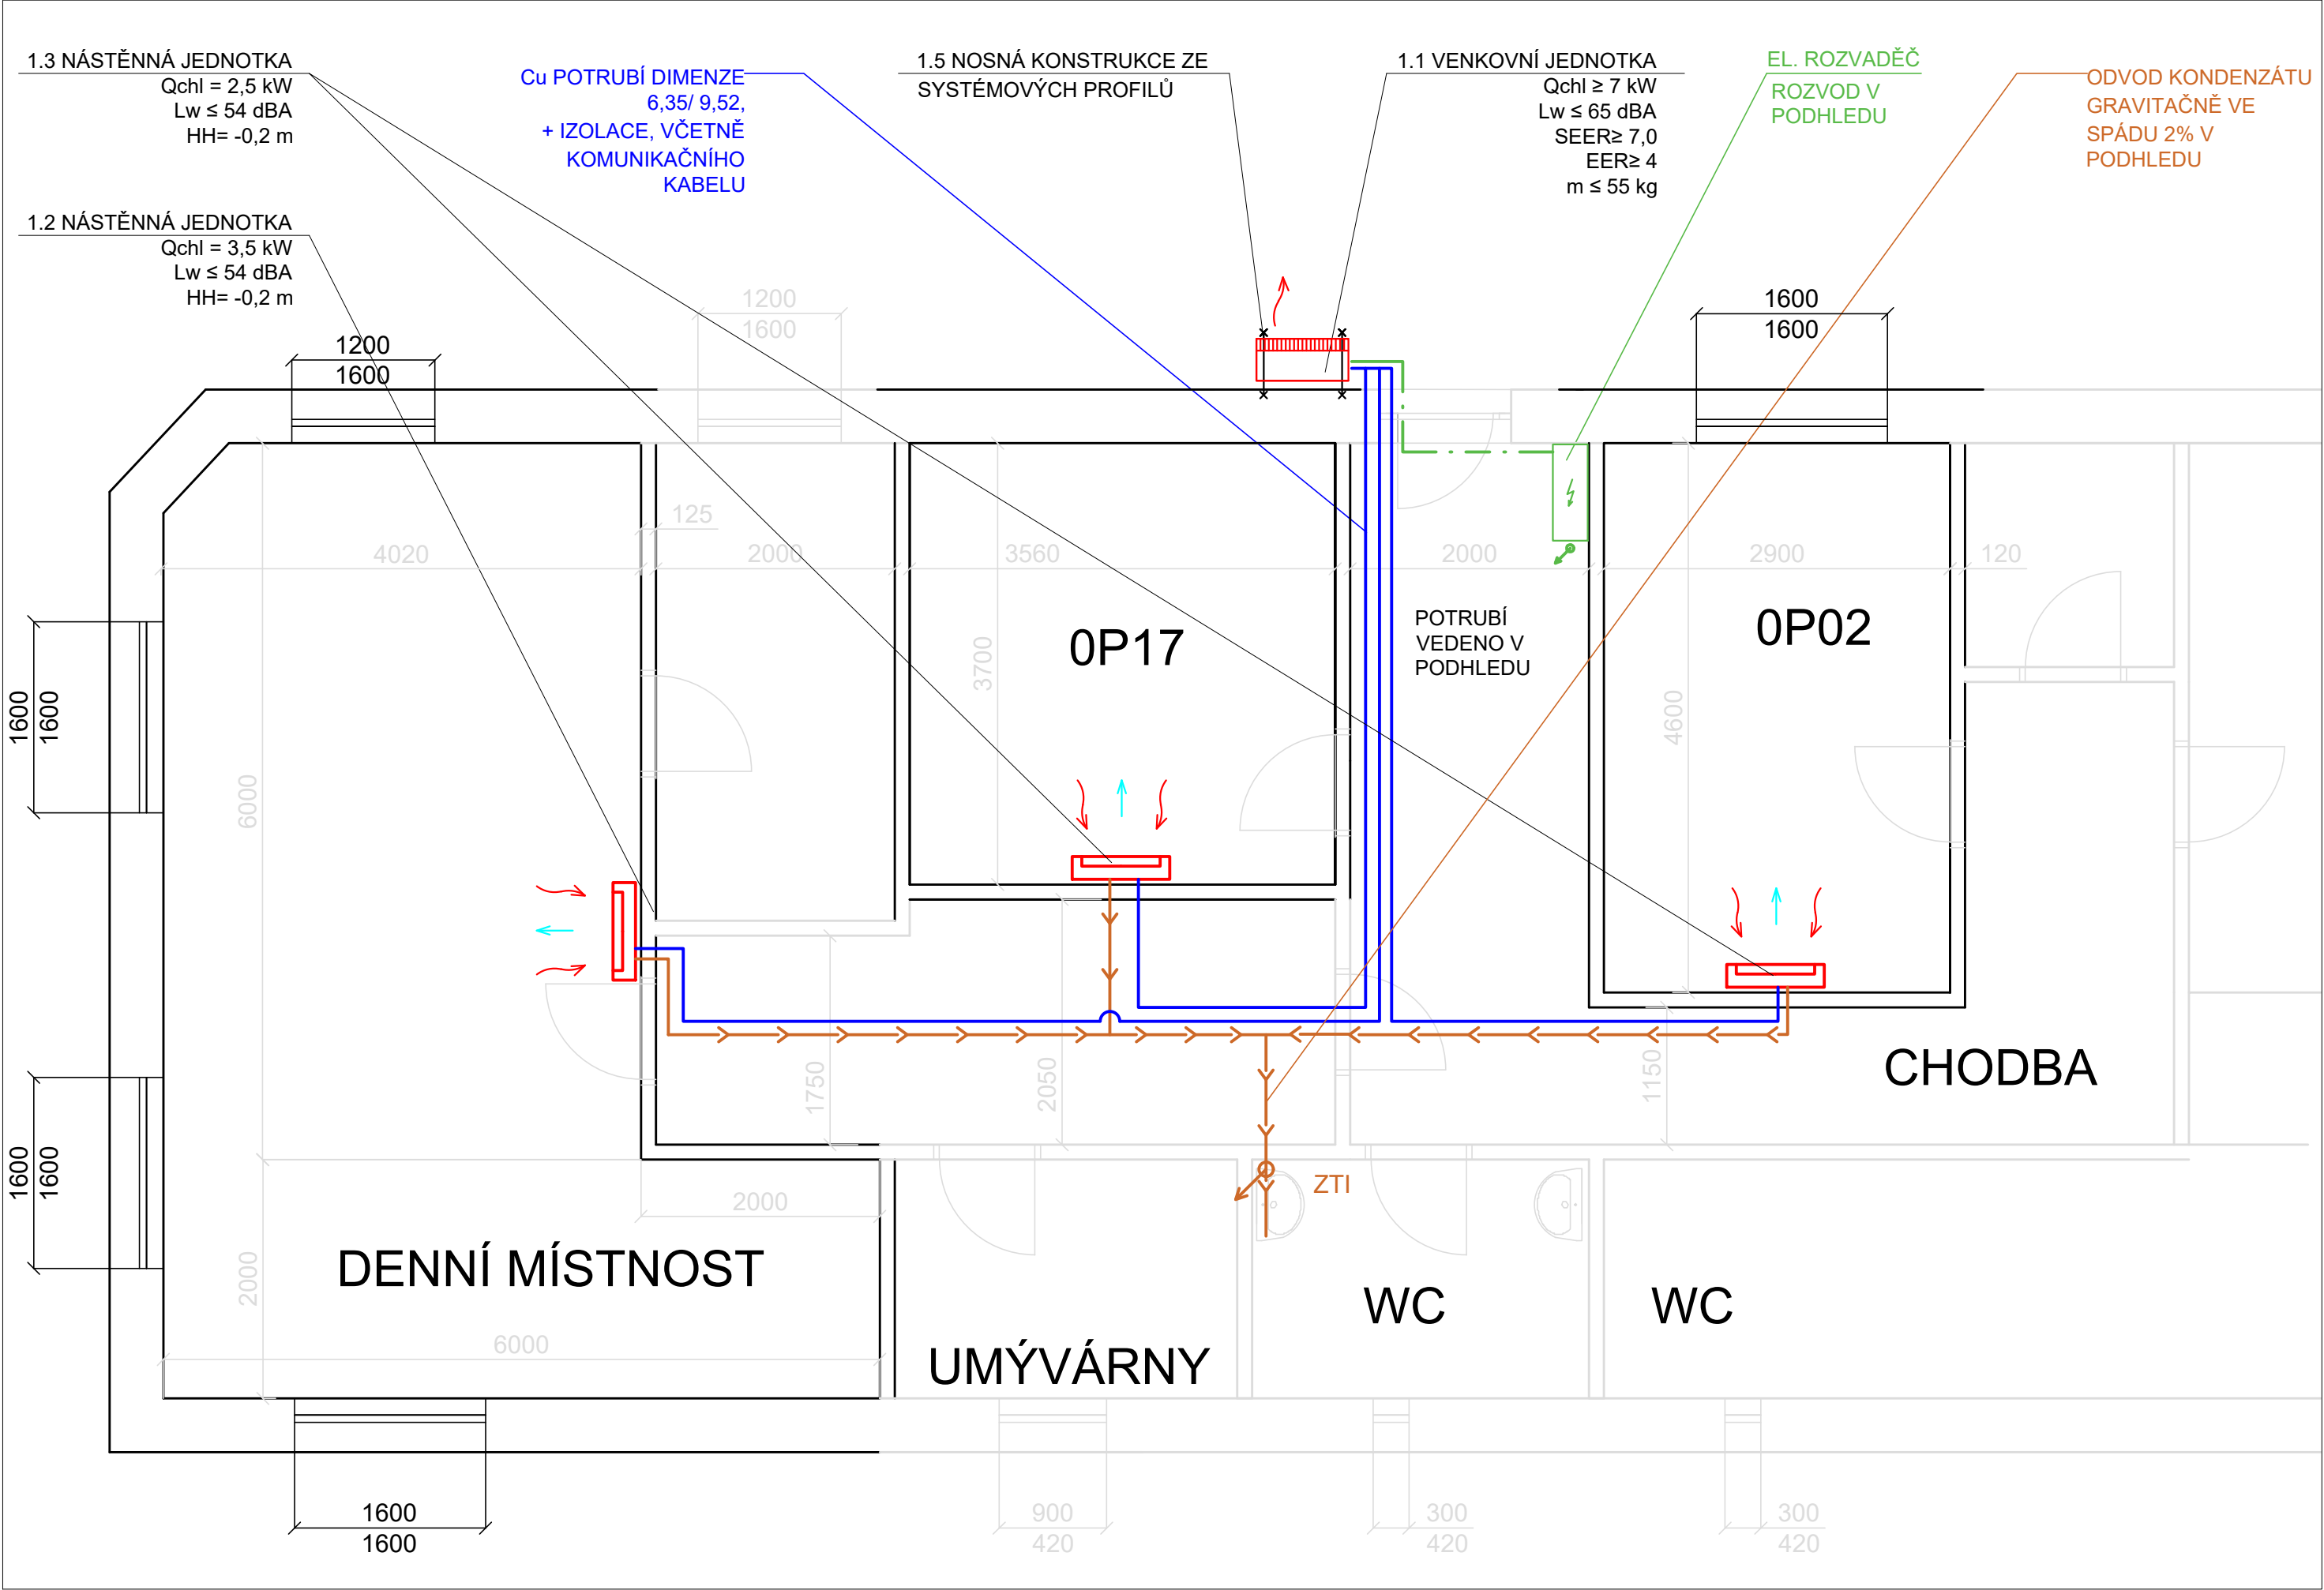


POZNÁMKY

- VENKOVNÍ KONDENZAČNÍ JEDNOTKA SYSTÉMU MULTISPLIT, PRO CHLADIVO R32, PRO CHLADÍCÍ VÝKON QCHL= 7 [kW], HLADINU AKUSTICKÉHO VÝKONU LW=65 [DBA], HMOTNOST DO 55KG, DÉLKA JEDNÉ VĚTVE MAX 20M, SOUČTOVÁ DÉLKA POTRUBÍ MAX 60M . SEER=7,5
- VNITŘNÍ JEDNOTKA O CHLADÍCÍM VÝKONU 2,5kW NEBO 3,5 kW
- NAD VNITŘNÍ JEDNOTKOU MUSÍ BÝT ZACHOVÁNA MINIMÁLNÍ VOLNÁ VZDÁLENOST 200 mm
- PŘIPOJOVACÍ DIMENZE POTRUBÍ CHLADIVA 6,35/9,52
- VENKOVNÍ JEDNOTKA BUDE UMÍSTĚNA NA STABILNÍ A ROVNÉ PLOŠE NA KONSTRUKCI.
- TRASY POTRUBÍ JSOU ZAKRESLENY SCHEMATICKY.
- VNITŘNÍ JEDNOTKY BUDOU NAPOJENY NA ODVOD KONDENZÁTU, PŘES ZÁPACHOVOU UZÁVĚRKU, ODVOD KONDENZÁTU BUDE ODVEDEN GRAVITAČNĚ, VE SPÁDU 2%.
- V KLIMATIZOVANÝCH MÍSTNOSTECH BUDE INFRAČERVENÝ OVLADAČ

LEGENDA

- VENKOVNÍ JEDNOTKA
- VNITŘNÍ JEDNOTKA
- CHLADIVOVÉ POTRUBÍ- PŘÍVOD/ODVOD + IZOLACE, VČETNĚ KOMUNIKAČNÍHO KABELU
- ODVOD KONDENZÁTU
- NAPÁJECÍ KABEL 230V / 20A; CYKY 3C x 2,5

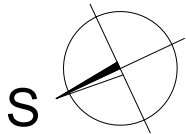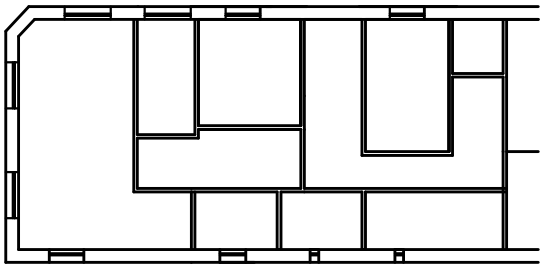

Profesní část: CHLAZENÍ			 INT CZ s.r.o. Běleč nad Orlicí 188, 503 46 telefon: +420 725 491 030 e-mail: info@intechology.cz IČ: 288 13 618 DIČ: CZ28813618
Zodpovědný projektant: Ing. Jaroslava Petříková	Vypracoval: David Kočka	Schválil: Ing. Jiří Krepindl	
Investor: Správa železnic, státní organizace, Dlážděná 1003/7, Praha 110 00 Místo stavby: č.p. 719, ul. Na Důchodě, st.p. 777/1, k.ú. Plotiště nad Labem			Měřítko: 1:50
OŘ HRADEC KRÁLOVÉ Objekt 8			Formát: 2 x A4
			Stupeň projektu: DPS
			Revize: -
			Číslo zakázky: 25-0018-P
PŮDORYS			Datum: 4/2025
			Číslo výkresu SO.08.03