


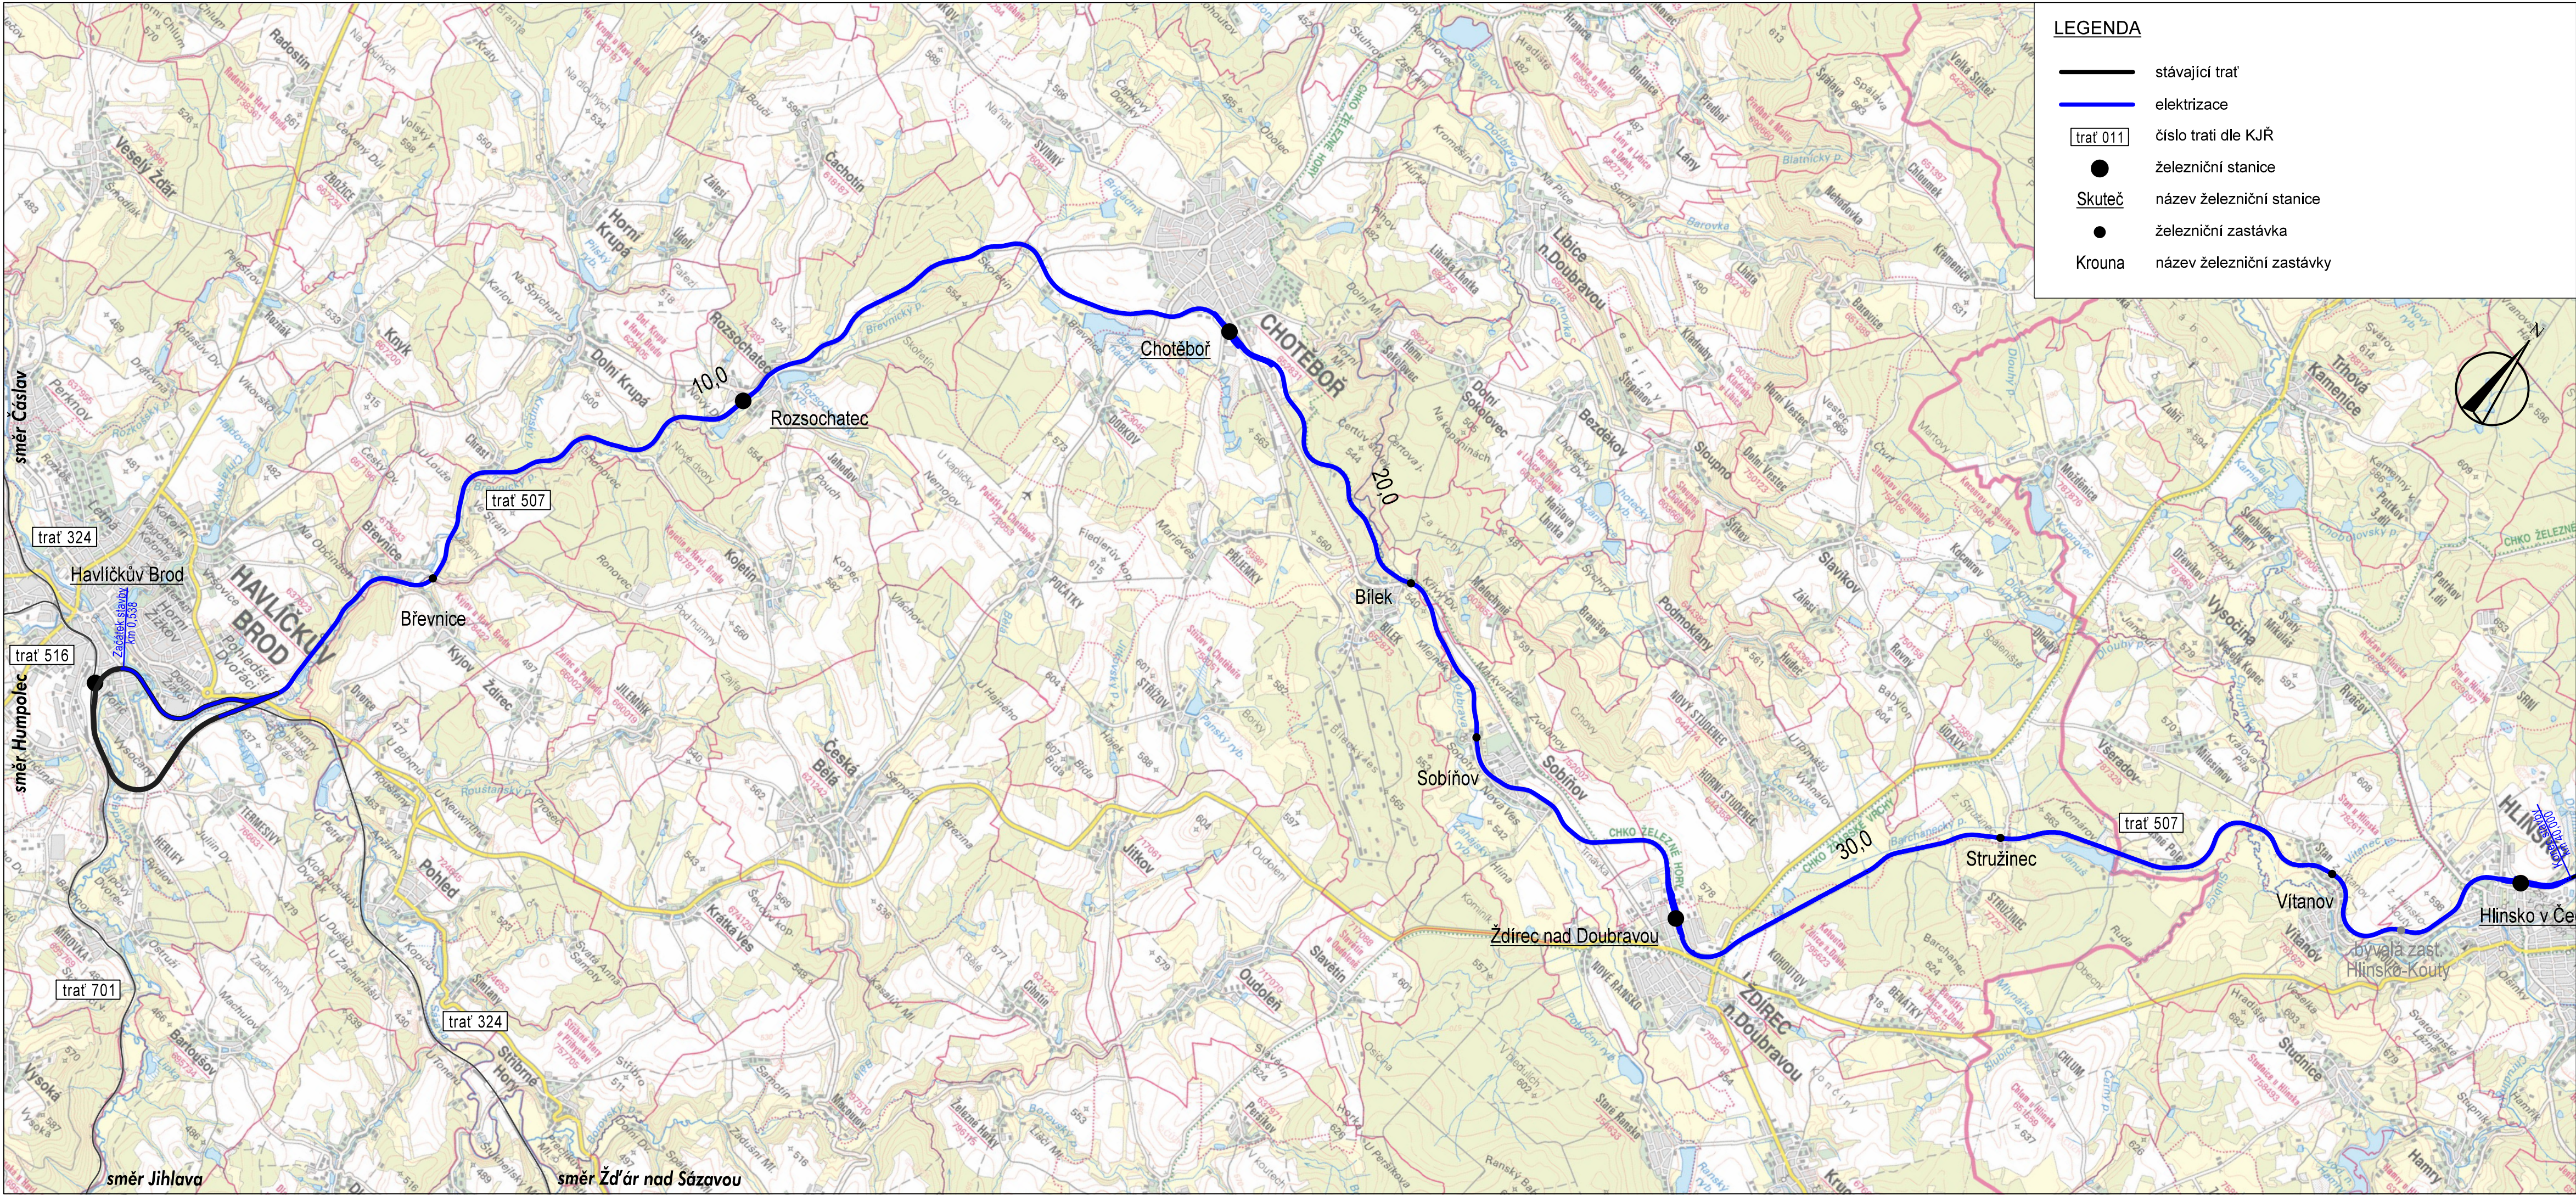

LEGENDA

- stávající trať
- elektrizace
- trať 011 číslo trati dle KJŘ
- železniční stanice
- Skuteč název železniční stanice
- železniční zastávka
- Krouna název železniční zastávky

Orientační schéma:

Paré:

Razítko oprávněné osoby:

Podpis:


Datum:

Revize:	Datum:	Popis:	Kontroloval:
V04	06.01.2023	Páté dílčí plnění	Helzer
V03	06.01.2023	Třetí dílčí plnění	Helzer
V02	06.10.2022	Druhé dílčí plnění	Helzer
V01	06.05.2022	První dílčí plnění	Helzer

Stavebník / investor:	Správa železnic, státní organizace
Adresa:	Dlážděná 1003/7, 110 00 Praha 1
Zástupce investora:	Generální ředitelství, Odbor přípravy staveb
Adresa:	Dlážděná 1003/7, 110 00 Praha 1



Zhotovitel díla:	SUDOP PRAHA a.s.
Adresa:	Olšanská 1a, 130 00 Praha 3
Kontakt:	T: +420 267 094 111 E: praha@sudop.cz
Zhotovitel části / objektu:	SUDOP PRAHA a.s.
Adresa:	Olšanská 1a, 130 00 Praha 3
Kontakt:	T: +420 267 094 111 E: praha@sudop.cz
Hlavní projektant (HIP):	Ing. Matěj Mareš
Specialista:	-

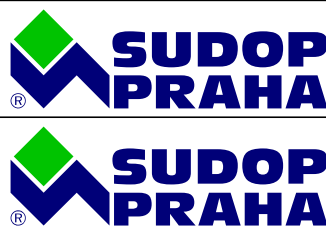

Název stavby / akce:	Záměr projektu Elektrizace trati Havlíčkův Brod - Žďírec n/D - Hlinsko	Označení (S-kód): -
Název části:	Výkresová část	Zakázka: 21-309.205
Název objektu:	Přehledné situace variant	Označení části: E
Název přílohy:	Havlíčkův Brod - Žďírec nad Doubravou - Hlinsko	Číslo objektu / komplexu: -
Název dílčí části přílohy:		Číslo přílohy: 2 . 001
Odpovědný projektant:	Zpracovatel přílohy: Bc. Matěj Beneš	Stupeň dokumentace: ZP
Ing. Matěj Mareš	Měřítko: 1:50000	Formáty: 4xA4
Kraj:	Katastrální území: -	TUDU: -
		Smluvní datum zpracování: 31.01.2024

S-kód:	Stupeň dokumentace:	Část:	Objekt:	Podobjekt:	Příloha:	Revize:
S X X X X X X X X X X X X	Z P X X X	E X X X X	X X X X X X X X X X	X X	2	0 0 1

DOKUMENT LZE UŽÍVAT POUZE VE SMYSLU PRÍSLUŠNÉ SMLOUVY O DÍLO, ŽÁDNÁ JEHO ČÁST NEMŮŽE BYT DLE ZÁKONA č.121/2000 Sb., KOPÍROVÁNA NEBO JINÝM ZPŮSOBEM ROZŠÍŘOVÁNA BEZ SOUHLASU SUDOP PRAHA a.s..