


Legenda:


Nové nebo doplňované zařízení

stávající sděl.zařízení bez úprav

žst. Staré Město – budova ATÚ, 1. N.P.

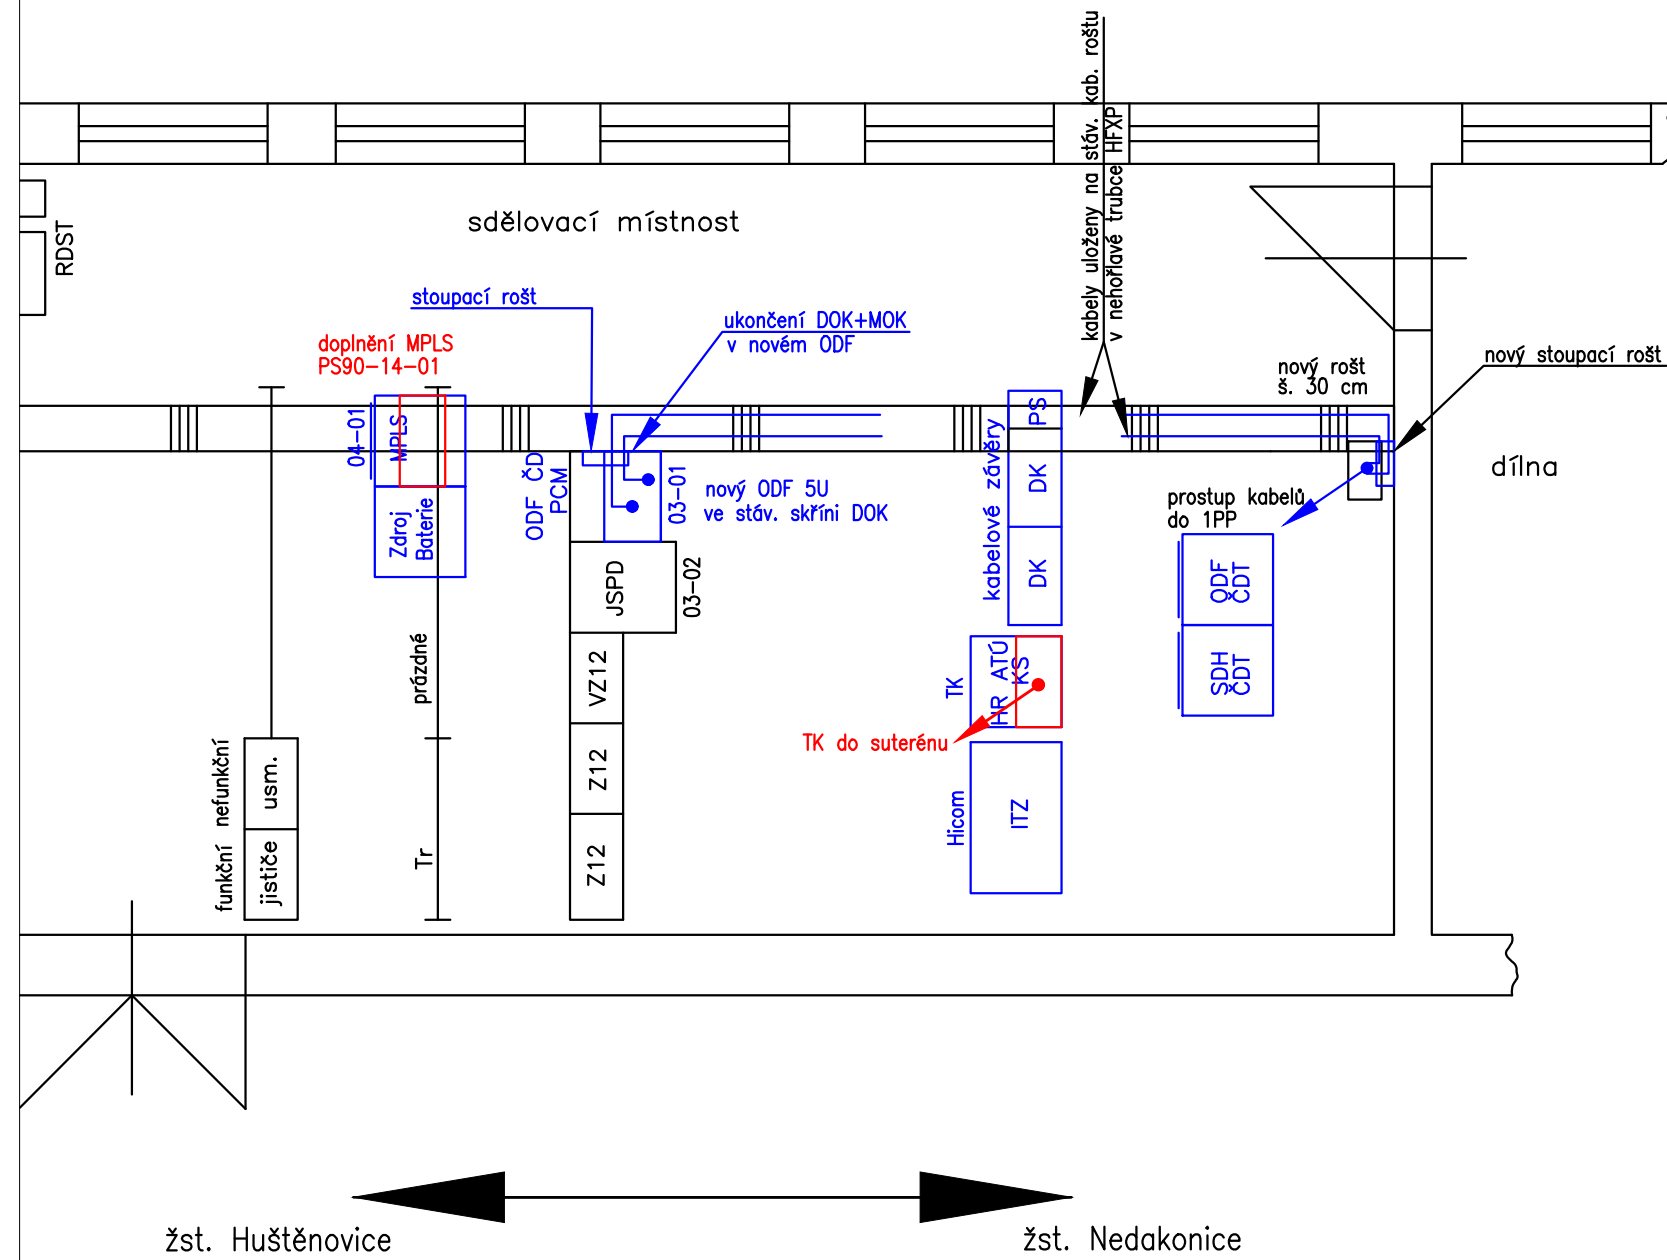

žst. Staré Město – budova ATÚ, 1. P.P.

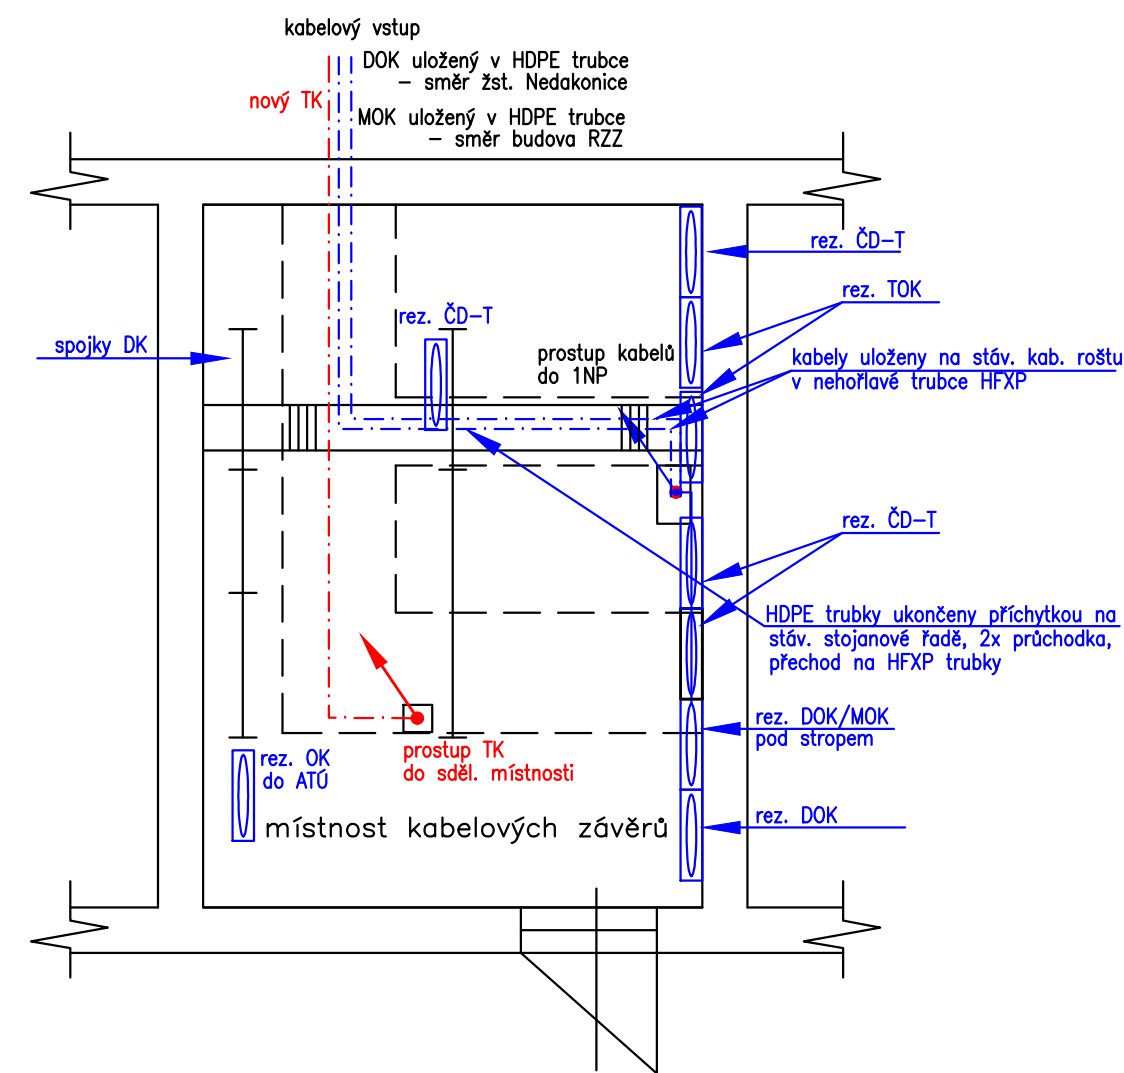

žst. Huštěnovice

žst. Nedakonice



			ČÍSLO SOUPRAVY:
REVIZE Č.	DATUM	ZMĚNA	



SUDOP BRNO, spol. s r.o.
Kounicova 26
611 36 Brno

OBJEDNAVATEL:	SŽDC, s.o., Dílžďěňá 1003/7, 110 00 Praha 1 Stavební správa východ (organizační jednotka)		tel. : +420 972 625 804 E-mail: sudop@sudop-brno.cz
PROFESNÍ SKUPINA:	21 SDĚLOVACÍ TECHNIKA	VEDOUcí PROF. SKUPINY Ing. Josef Naništa	ŘEDITEL Ing. Jiří Moláček
ODPOVĚDNÝ PROJ. ZAKÁZKY Ing. Radoslav Moláček v.r.	ODPOVĚDNÝ PROJ. PS, SO Bc. Martin Řeháček <i>Dě</i>	NAVRHL, VYPRACOVAL Bc. Martin Řeháček <i>Dě</i>	KONTROLOVAL Ing. Josef Naništa <i>J. Naništa</i>
Olomoucký, Zlínský		POVĚŘENÝ OÚ: Otokovice	
<p style="text-align: center;">Změna trakční soustavy na AČ 25 kV, 50 Hz v úseku Nedakonice - Říkovice</p> <p>PS 03-14-01 žst. Staré Město u U.H., úprava a doplnění MK</p>			
Půdorys, žst. Staré Město u U.H., budova ATÚ		STUPEŇ: Příprava dokumentace ZAK. ČÍSLO 16005-01-0916 ARCH. ČÍSLO 2016230015 MĚŘÍTKO 1:50 POČET FORMÁTŮ 3x A4 DATUM: 11/2016 ČÁST DOKUM. D.2.1 PŘÍLOHA 2.202	